





















LEGENDE

MATRICULE	X	Y	Z
B.1	757494.137	1373816.192	336.712
B.2	757478.872	1373725.733	336.392
B.3	757593.171	1373843.425	335.861
B.4	757425.546	1373763.339	337.221

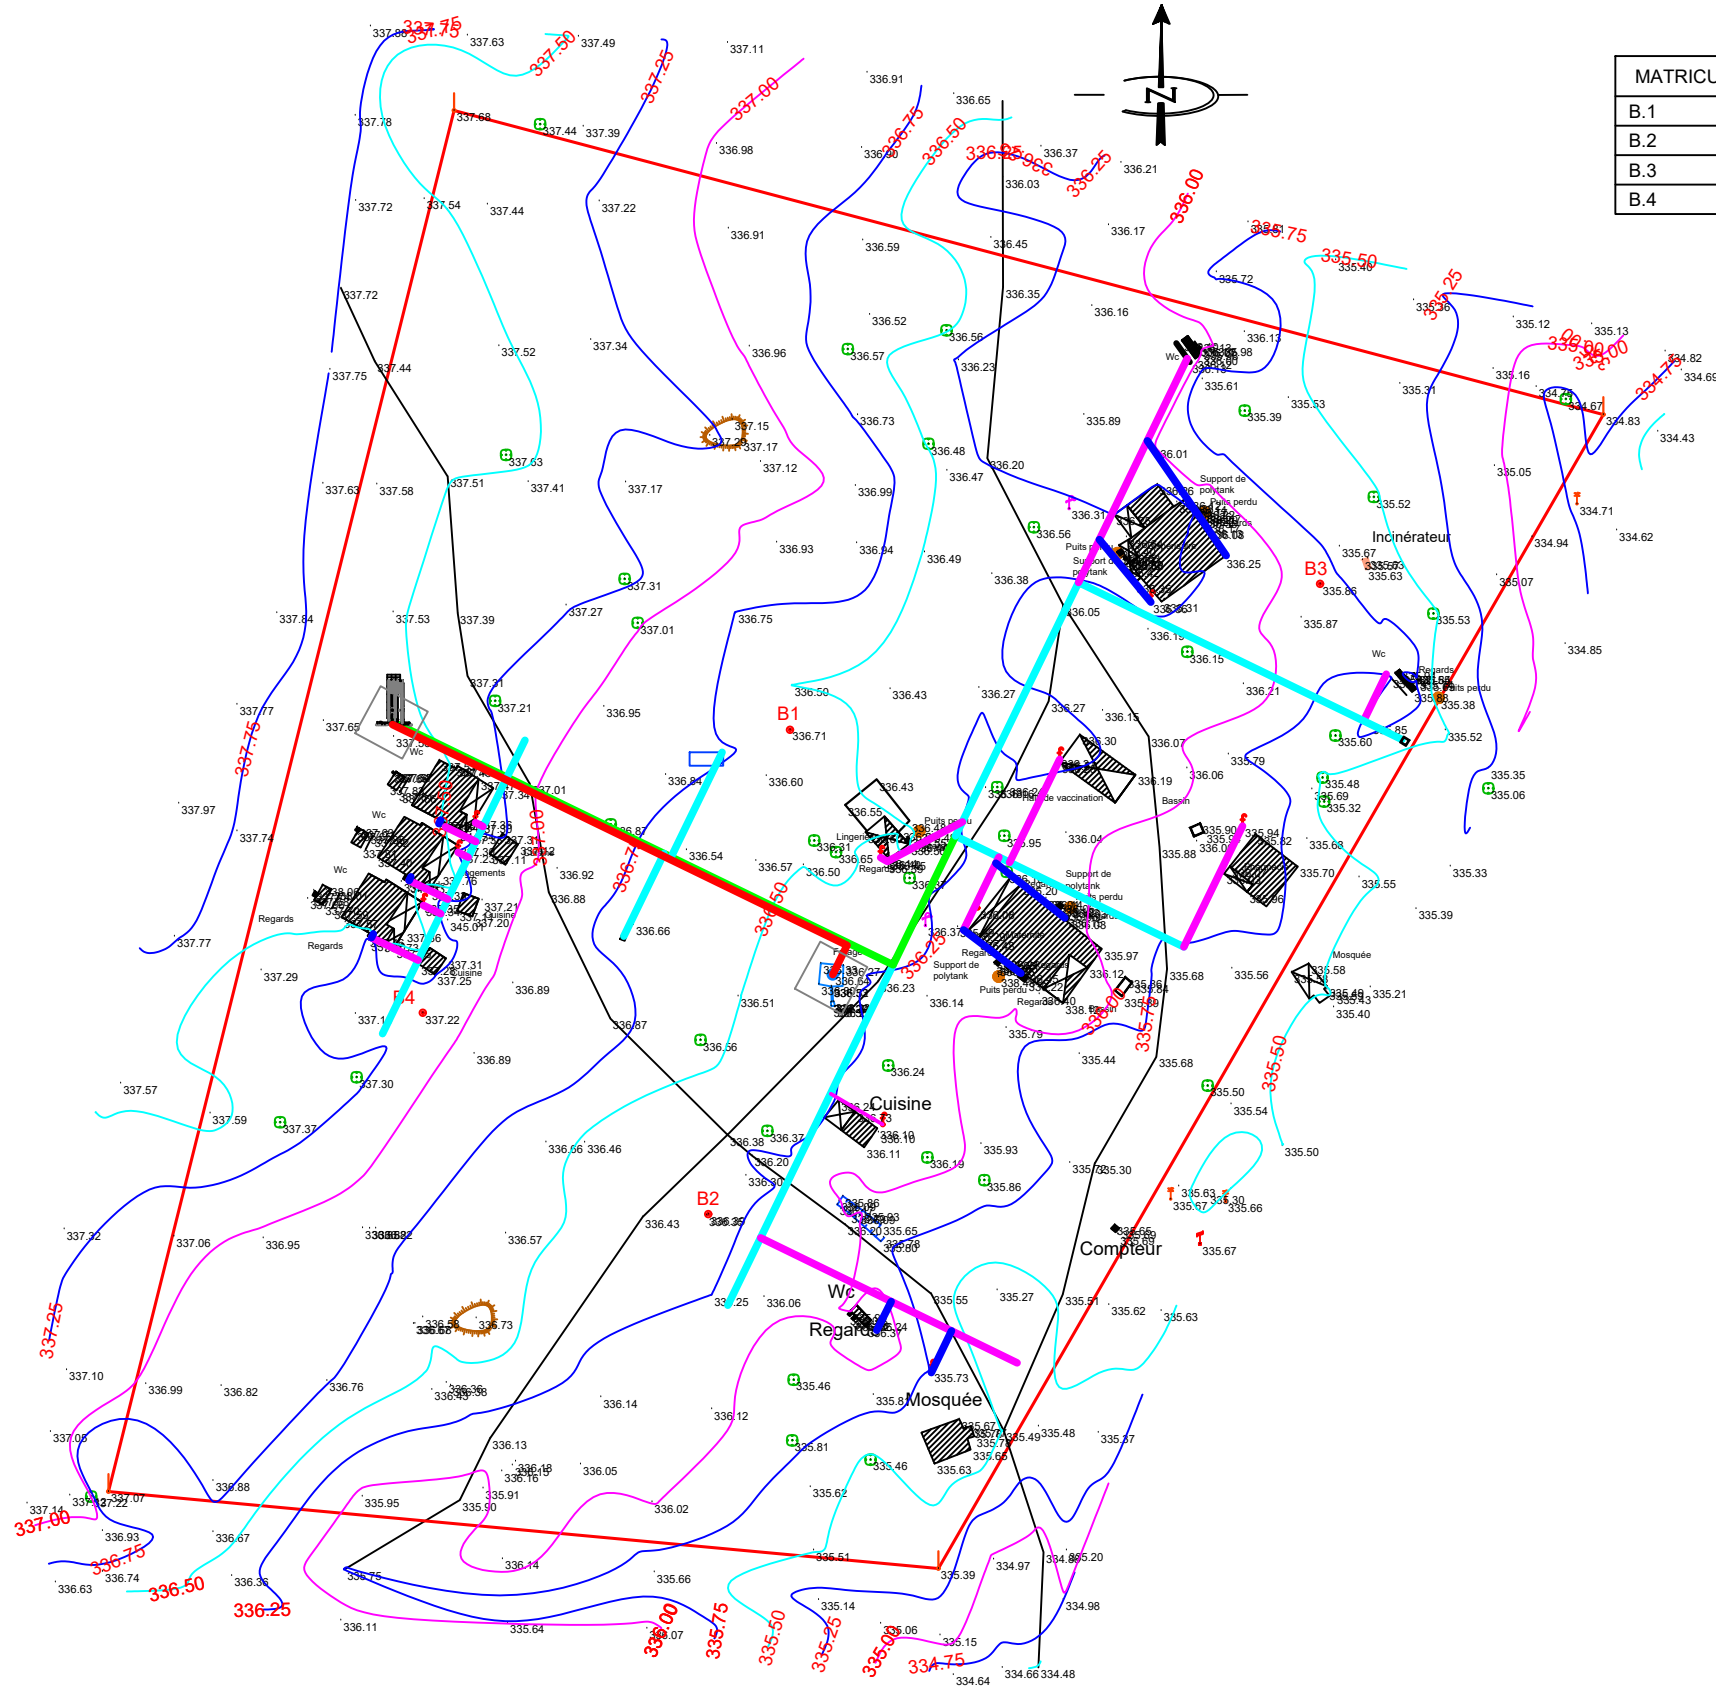Courbe de niveau:.....	 .25
	 .50
	 1
Borne topo:.....	
Site de nouveau Robinet:...	
Batiment:.....	
Hangare.....	
Puits perdu:.....	
Regard:.....	
Limite:.....	
Termitiere:.....	
Lampadaire:.....	
Poteau en beton:.....	
Sentier:.....	



Conduite de Refoulement (PVC - DN 63 ; PN 16)	
Conduite d'alimentation (PVC - DN 90 ; PN 10)	
Conduite de distribution (PVC - DN 63 ; PN 10)	
Conduite de branchement (PHD - DN 32 ; PN 10)	
Conduite de raccordement (PHD - DN 25 ; PN 10)	

BURKINA FASO



La Patrie ou la mort, Nous Vaincrons

MAITRE D'OUVRAGE



Agence Belge de Développement

BUREAU D'ETUDES




Générale de
l'Ingénierie pour le
Développement

06 BP 9271 Ouagadougou 06
Tél : (+226) 65 87 46 46 / (+226) 25 37 85 96
Email : gidconseils@yahoo.fr
BURKINA FASO

ETUDES TECHNIQUES POUR LA REALISATION DES
OUVRAGES D'EAU POTABLE DANS LES ECOLES ET
CSPS DANS LES REGIONS DU CENTRE-EST ET DU
PLATEAU CENTRAL
-BURKINA FASO-




CSPS DE TAMASGO
(commune de Méguet, province du Ganzourgou, région du Plateau Central)

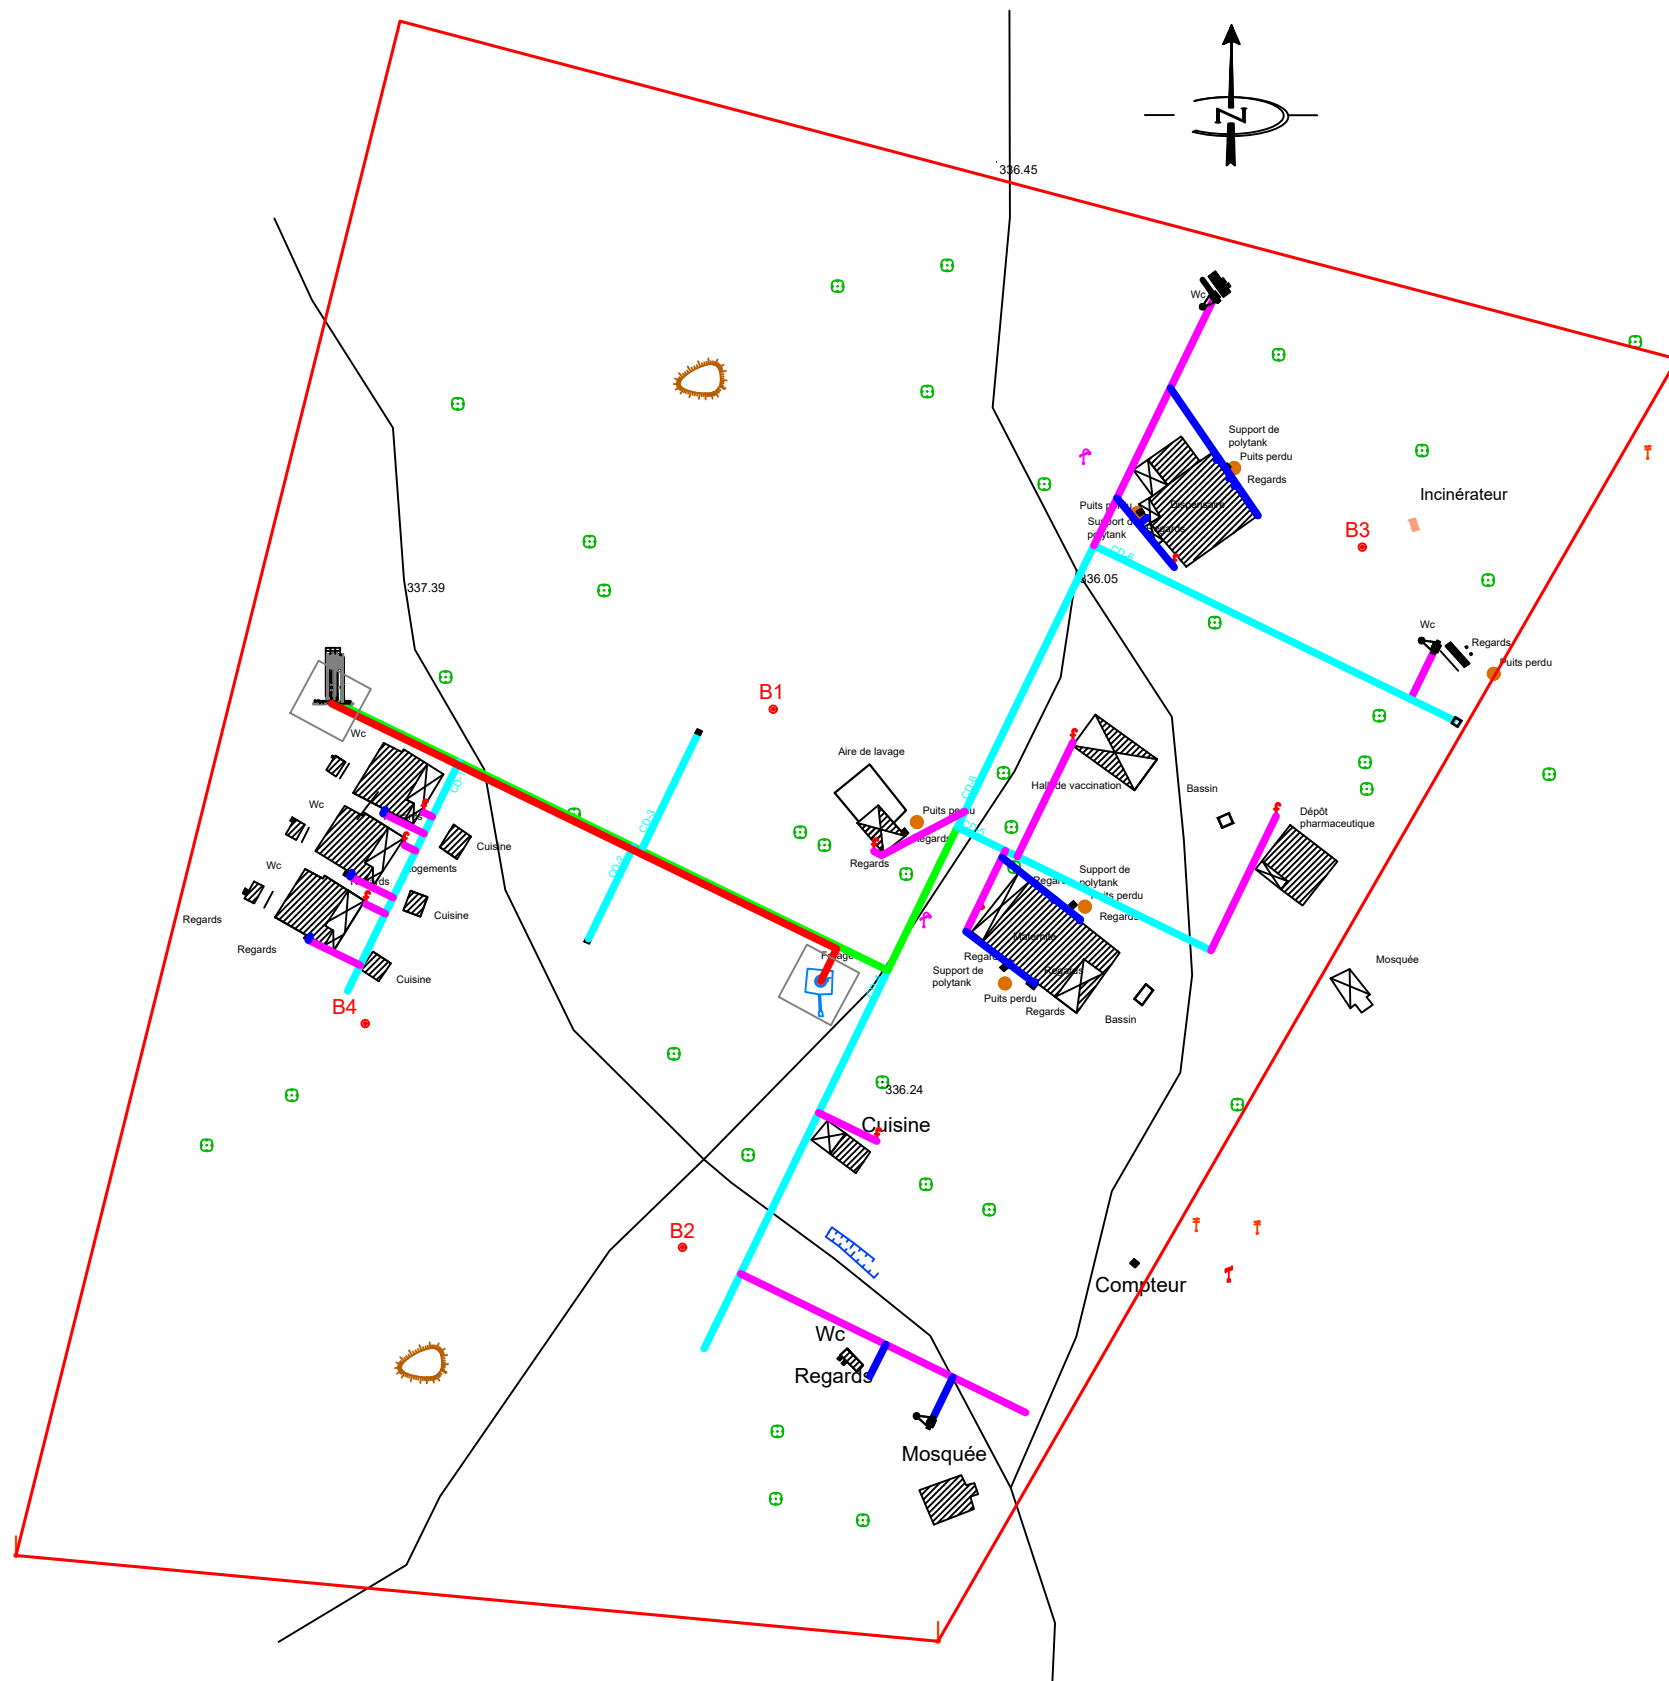Juillet 2025	Plan N°: TAM-1
Avant-Projet Détaillé (APD) Version définitive	TITRE : Plan de masse Echelle : 1 / 1 000 Superficie du terrain : 4,712 ha




LEGENDE


- Conduite de Refoulement (PVC - DN 63 ; PN 16)
- Conduite d'alimentation (PVC - DN 90 ; PN 10)
- Conduite de distribution (PVC - DN 63 ; PN 10)
- Conduite de branchement (PHD - DN 32 ; PN 10)
- Conduite de raccordement (PHD - DN 25 ; PN 10)
- Château d'eau métallique
- Dispositif de lave main
- Regard équipé de vanne de sectionnement
- Regard de vidange
- Regard de réservation

<div><div>BURKINA FASO</div><div></div><div>La Patrie ou la mort, Nous Vaincrons</div></div>	<div><div>MAITRE D'OUVRAGE</div><div></div><div>Agence Belge de Développement</div></div>	<div><div>BUREAU D'ETUDES</div><div></div><div>Générale de l'Ingénierie pour le Développement 06 BP 9271 Ouagadougou 06 Tél : (+226) 65 87 46 46 / (+226) 25 37 85 96 Email : gidconseils@yahoo.fr BURKINA FASO</div></div>	<div><div>ETUDES TECHNIQUES POUR LA REALISATION DES OUVRAGES D'EAU POTABLE DANS LES ECOLES ET CSPPS DANS LES REGIONS DU CENTRE-EST ET DU PLATEAU CENTRAL -BURKINA FASO- CSPPS DE TAMASGO (commune de Méguet, province du Ganzourgou, région du Plateau Central)</div></div>
			<div><div>Juillet 2025</div><div>Plan N°: TAM-2</div></div>
			<div><div>Avant-Projet Détaillé (APD) Version définitive</div><div>TITRE : Plan du réseau Echelle : 1 / 1 000 Superficie du terrain : 4,712 ha</div></div>


COUPE A A 1/200

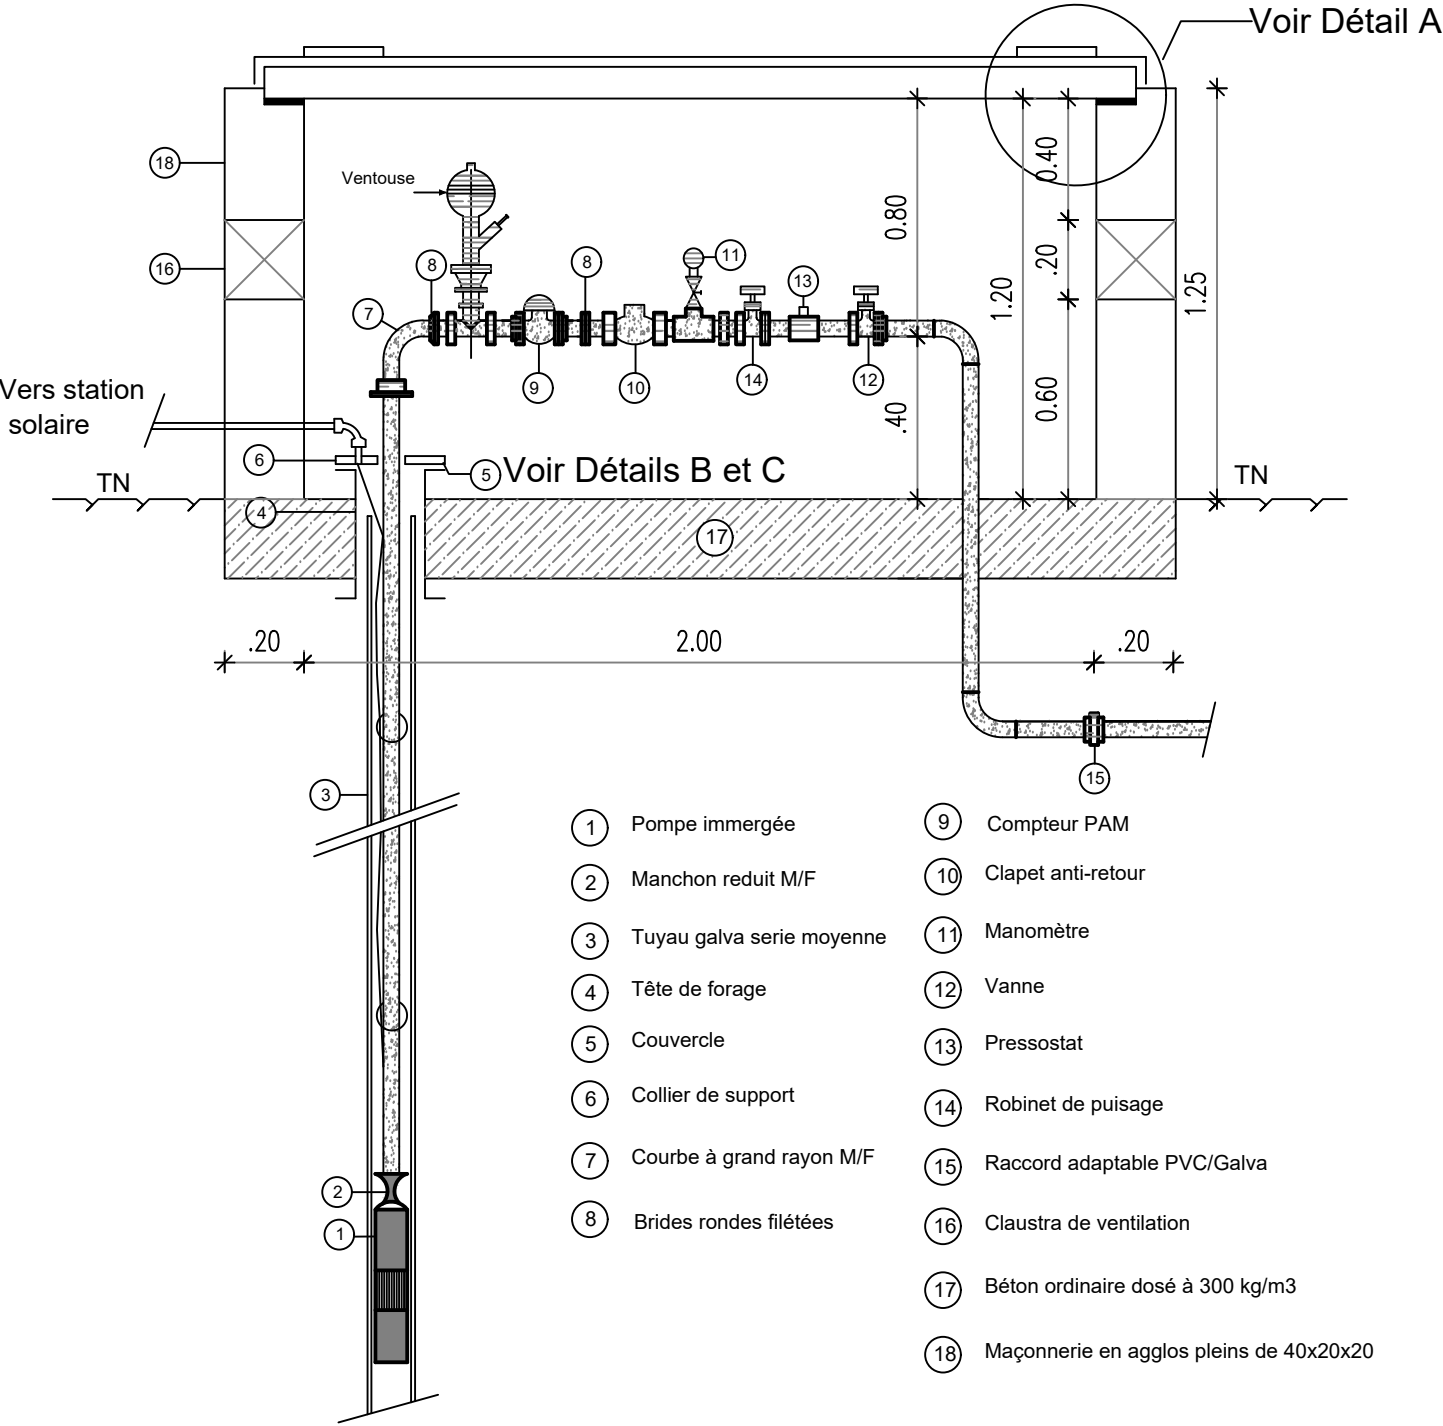



DETAIL A

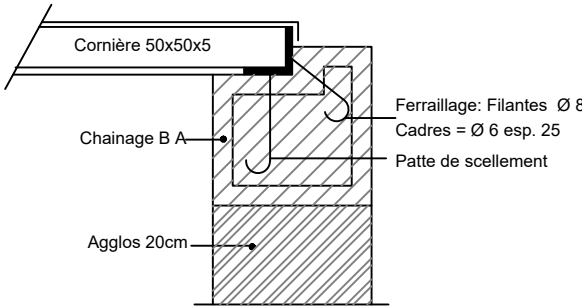

DETAIL B 1/100

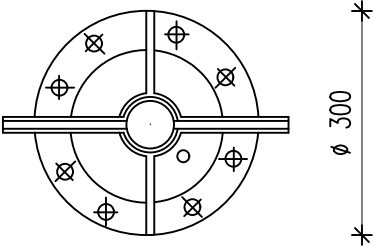

DETAIL C 1/100

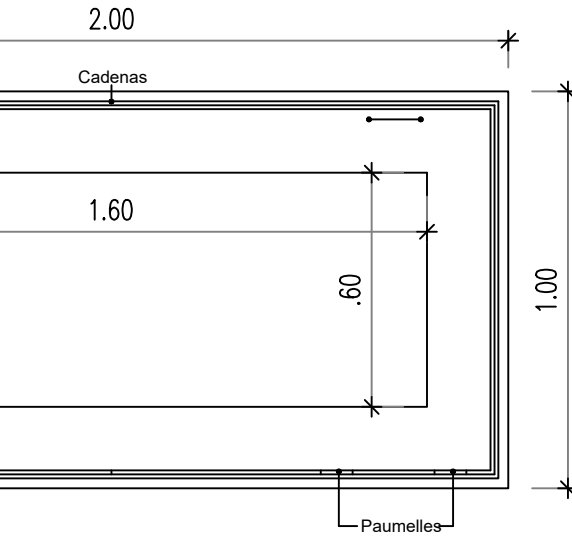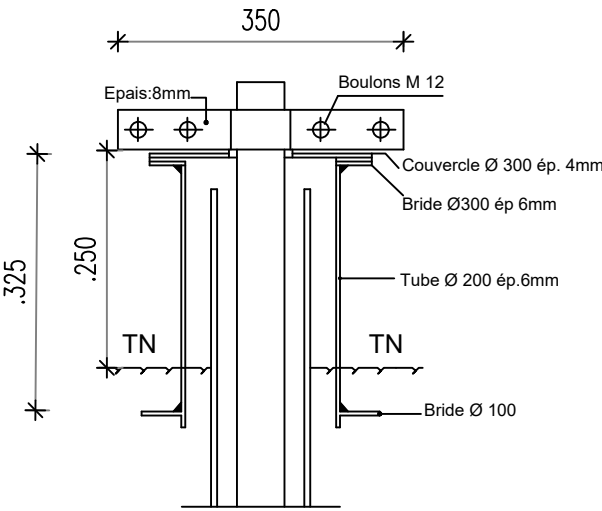

VUE DE DESSUS

BURKINA FASO



La Patrie ou la mort, Nous Vaincrons

MAITRE D'OUVRAGE



Agence Belge de Développement

BUREAU D'ETUDES



**Générale de
l'Ingénierie pour le
Développement**



06 BP 9271 Ouagadougou 06
Tél : (+226) 65 87 46 46 / (+226) 25 37 85 96
Email : gidconseils@yahoo.fr
BURKINA FASO

**ETUDES TECHNIQUES POUR LA REALISATION DES
OUVRAGES D'EAU POTABLE DANS LES ECOLES ET
CSPS DANS LES REGIONS DU CENTRE-EST ET DU
PLATEAU CENTRAL
-BURKINA FASO-**


CSPS DE TAMASGO
(commune de Méguet, province du Ganzourgou, région du Plateau Central)

Juillet 2025	Plan N°: TAM-3	Echelle : 1 / 100
Avant-Projet Détaillé (APD) Version définitive	TITRE : Regard de tête de forage équipé	


VUE DE FACE

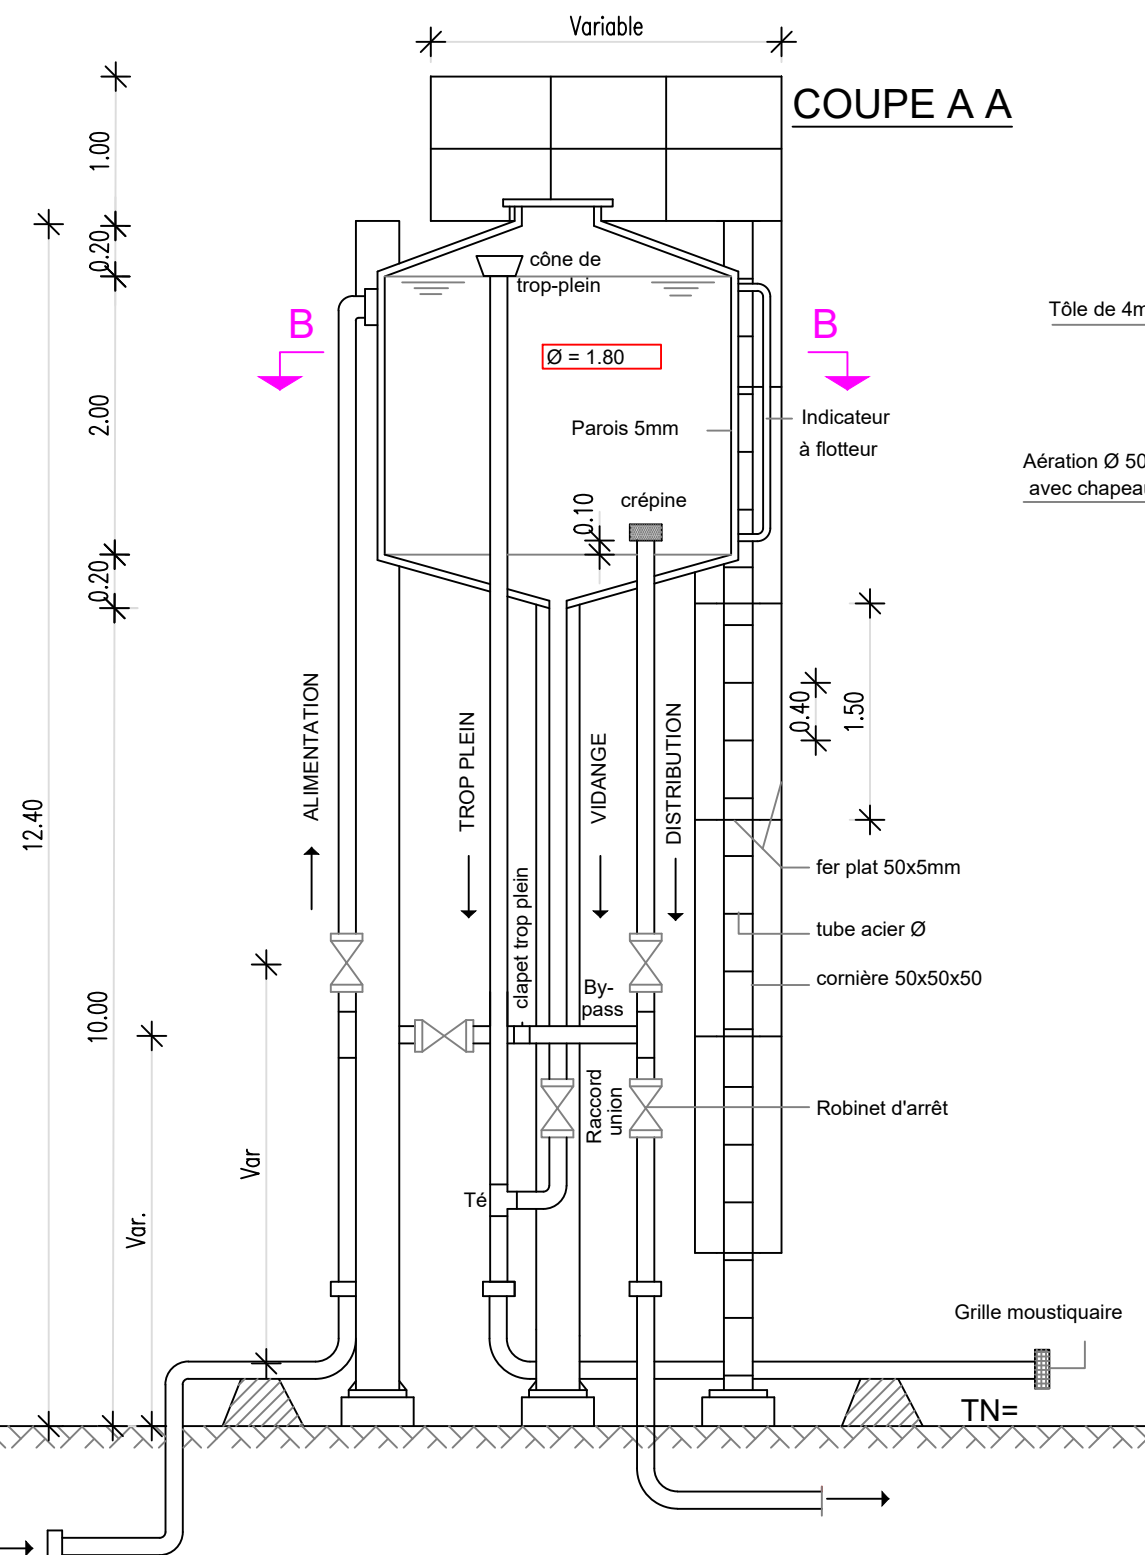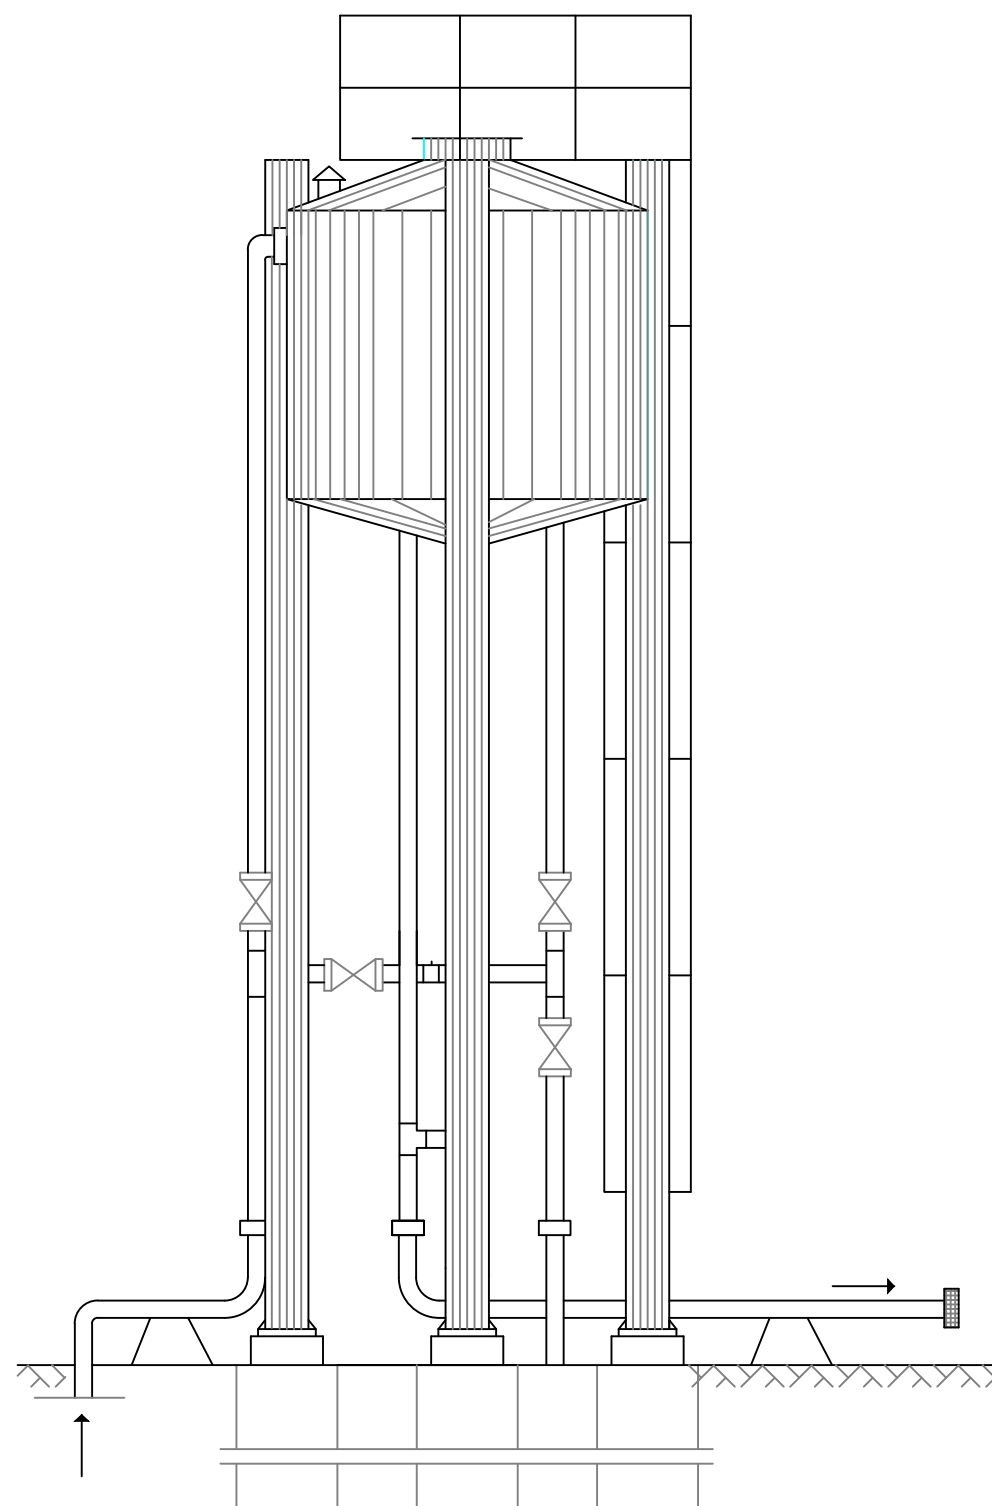

VUE EN PLAN

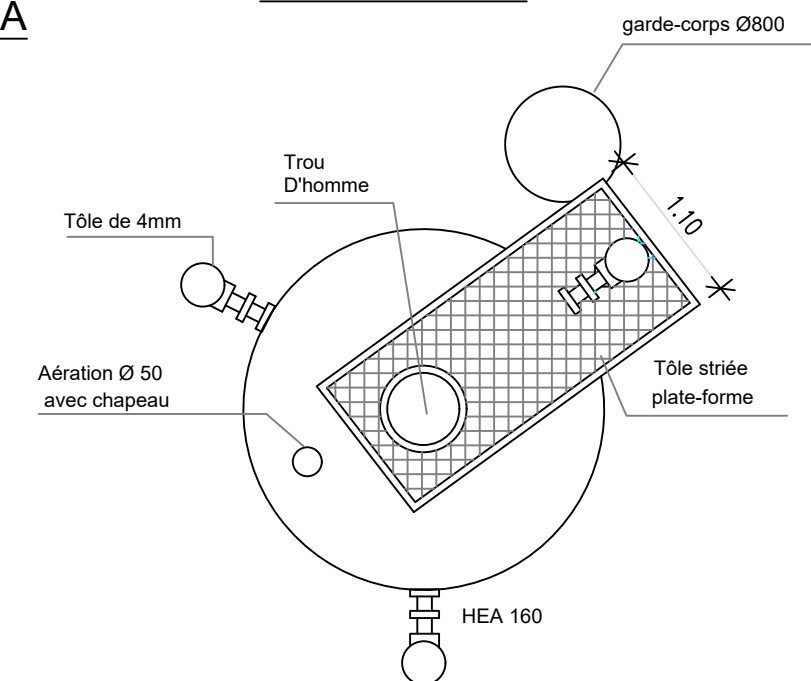

COUPE B B

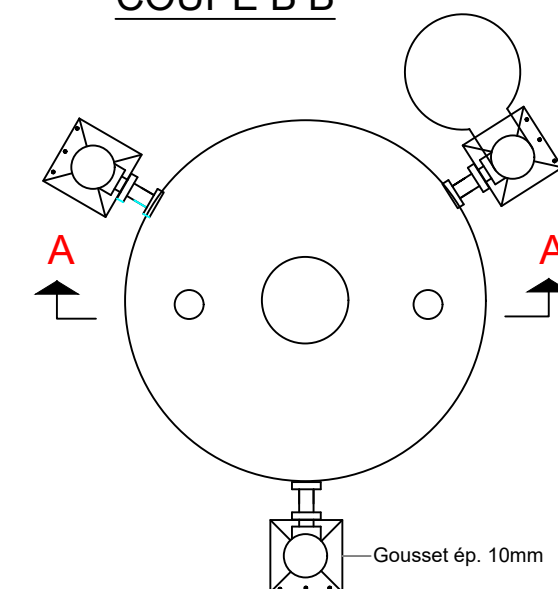

BURKINA FASO



La Patrie ou la mort, Nous Vaincrons

MAITRE D'OUVRAGE



Agence Belge de Développement

BUREAU D'ETUDES



Générale de
l'Ingénierie pour le
Développement

06 BP 9271 Ouagadougou 06
Tél : (+226) 65 87 46 46 / (+226) 25 37 85 96
Email : gidconseils@yahoo.fr
BURKINA FASO

ETUDES TECHNIQUES POUR LA REALISATION DES
OUVRAGES D'EAU POTABLE DANS LES ECOLES ET
CSPS DANS LES REGIONS DU CENTRE-EST ET DU
PLATEAU CENTRAL
-BURKINA FASO-

CSPS DE TAMASGO
(commune de Méguet, province du Ganzourgou, région du Plateau Central)

Juillet 2025


Plan N°: TAM-4

Echelle : 1 / 100


Avant-Projet Détaillé (APD)

Version définitive


TITRE : Château d'eau métallique

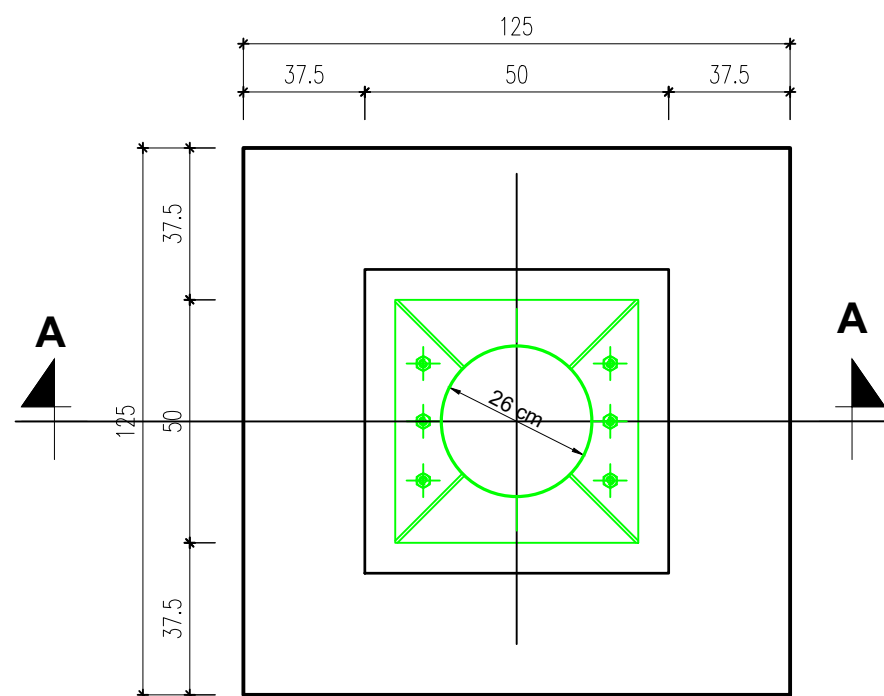


VUE EN PLAN D'UNE SEMELLE

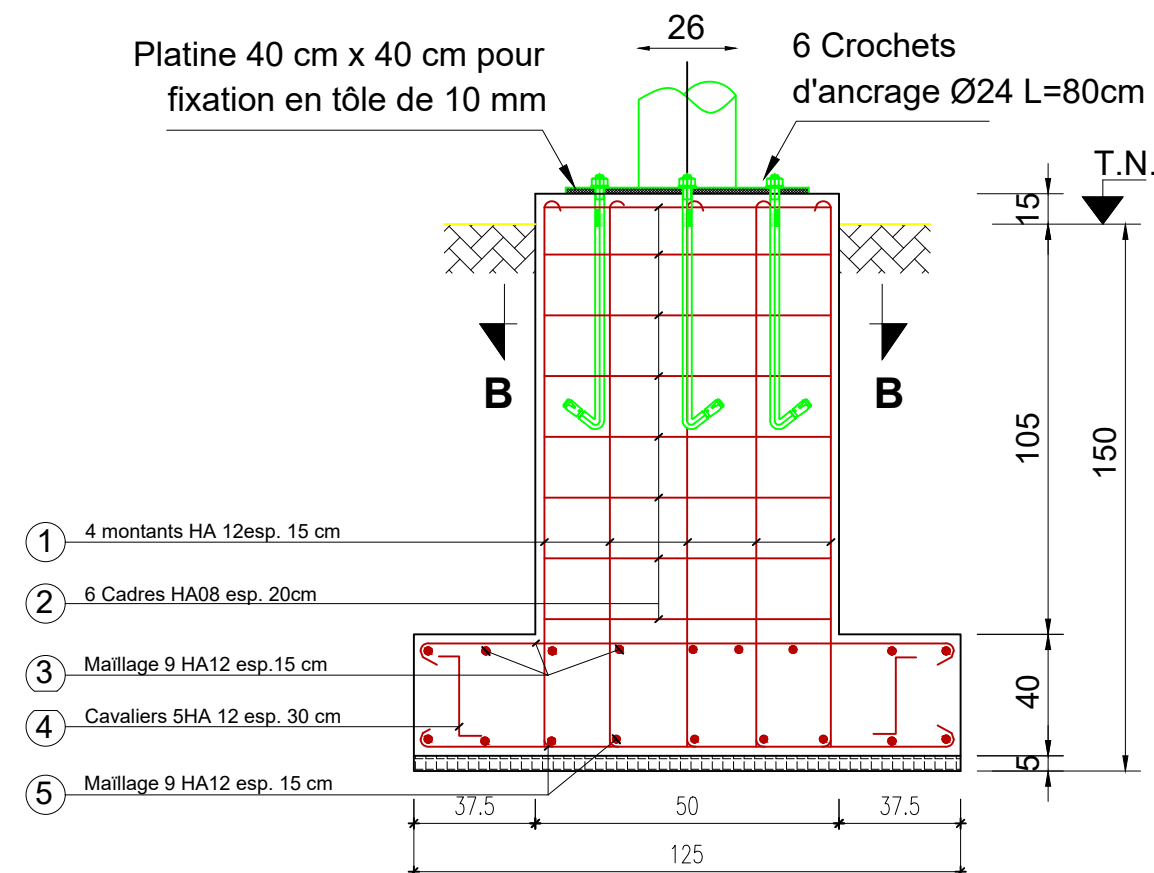

COUPE A-A

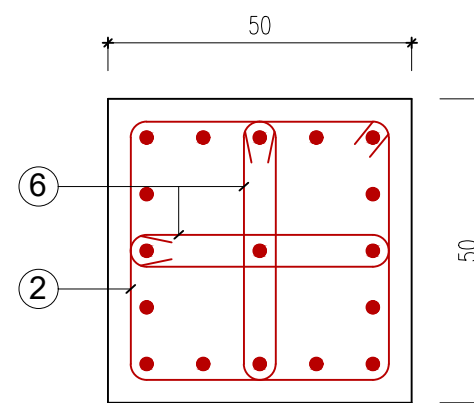

COUPE B-B

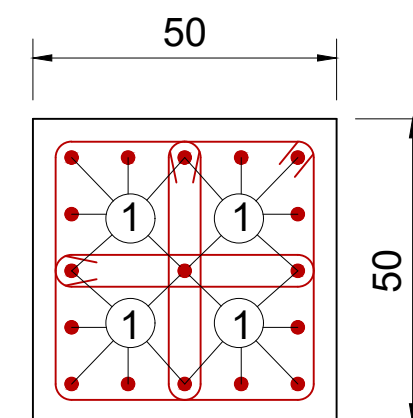

COUPE B-B

NOMENCLATURE DES ACIERS POUR UNE SEMELLE				
N°	DESIGNATION	NOMBRE	LONGUEUR	FACONNAGE
1	Montants HA12	17	1.60	
2	Cadres HA08	06	1.90	
3	Maillage HA12	09	1.30	
4	Cavalier HA12	05	0.97	
5	Maillage HA12	09	1.30	
6	Epingle HA6	6	1.15	

BURKINA FASO



La Patrie ou la mort, Nous Vaincrons

MAITRE D'OUVRAGE



Agence Belge de Développement

BUREAU D'ETUDES



Générale de
l'Ingénierie pour le
Développement

06 BP 9271 Ouagadougou 06
Tél : (+226) 65 87 46 46 / (+226) 25 37 85 96
Email : gidconseils@yahoo.fr
BURKINA FASO

ETUDES TECHNIQUES POUR LA REALISATION DES
OUVRAGES D'EAU POTABLE DANS LES ECOLES ET
CSPS DANS LES REGIONS DU CENTRE-EST ET DU

PLATEAU CENTRAL

-BURKINA FASO-

CSPS DE TAMASGO

(commune de Méguet, province du Ganzourgou, région du Plateau Central)

Juillet 2025


Plan N°: TAM-5

Echelle : 1 / 100


Avant-Projet Détaillé (APD)

Version définitive


TITRE : Fondations du château

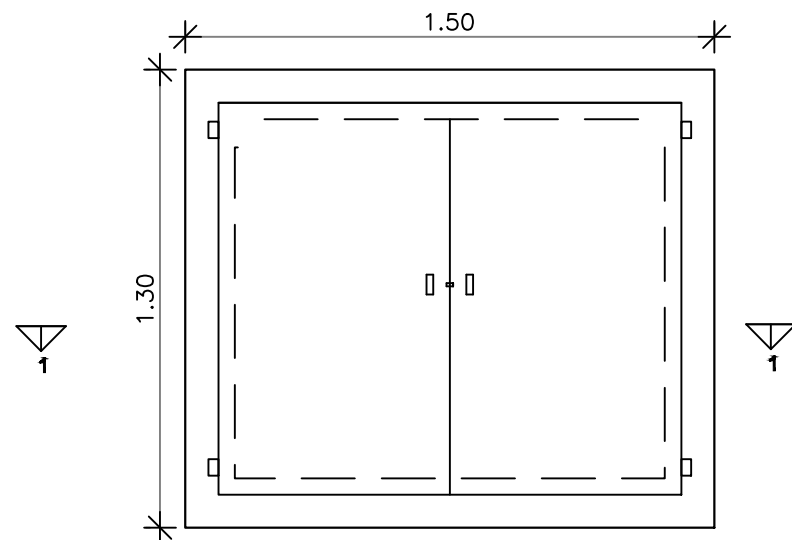

VUE EN PLAN

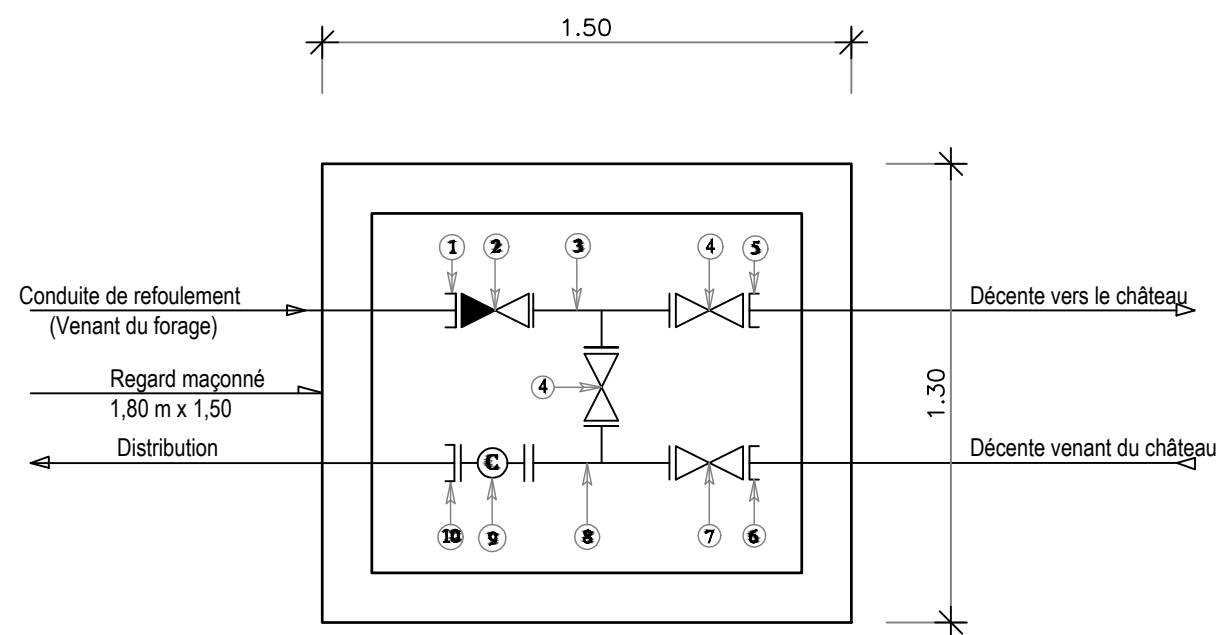

SCHEMA DES PIECES DU BY-PASS

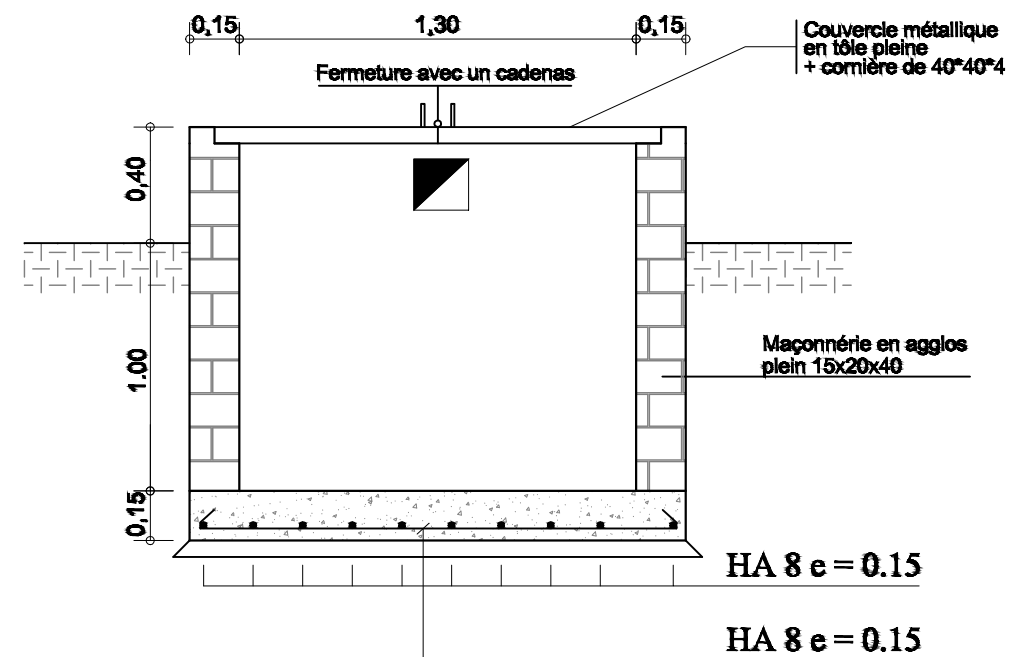

COUPE 1 - 1

Pièces N°	Désignation	Matériaux	Quantité
1	Adaptateur à bride DN63	Fonte	01
2	Clapet anti-retour DN63	Fonte	01
3	Té fonte égal à brides DN63	Fonte	01
4	Robinet vanne à brides DN63	Fonte	02
5	Bride à souder DN63	Galva	01
6	Bride à souder DN63	Galva	01
7	Robinet vanne à brides DN63	Fonte	01
8	Té fonte égal à brides DN 63/63/63	Fonte	01
9	Compteur à bride DN 63	Fonte	01
10	Adaptateur à bride DN63; PN16	Fonte	01

BURKINA FASO



La Patrie ou la mort, Nous Vaincrons

MAITRE D'OUVRAGE



Agence Belge de Développement

BUREAU D'ETUDES



Générale de
l'Ingénierie pour le
Développement

06 BP 9271 Ouagadougou 06
Tél : (+226) 65 87 46 46 / (+226) 25 37 85 96
Email : gidconseils@yahoo.fr
BURKINA FASO

ETUDES TECHNIQUES POUR LA REALISATION DES
OUVRAGES D'EAU POTABLE DANS LES ECOLES ET
CSPS DANS LES REGIONS DU CENTRE-EST ET DU
PLATEAU CENTRAL

-BURKINA FASO-

CSPS DE TAMASGO

(commune de Méguet, province du Ganzourgou, région du Plateau Central)

Juillet 2025



Plan N°: TAM-6

Echelle : 1 / 100

Avant-Projet Détaillé (APD)

Version définitive

TITRE : Regard de by pass au pied du château

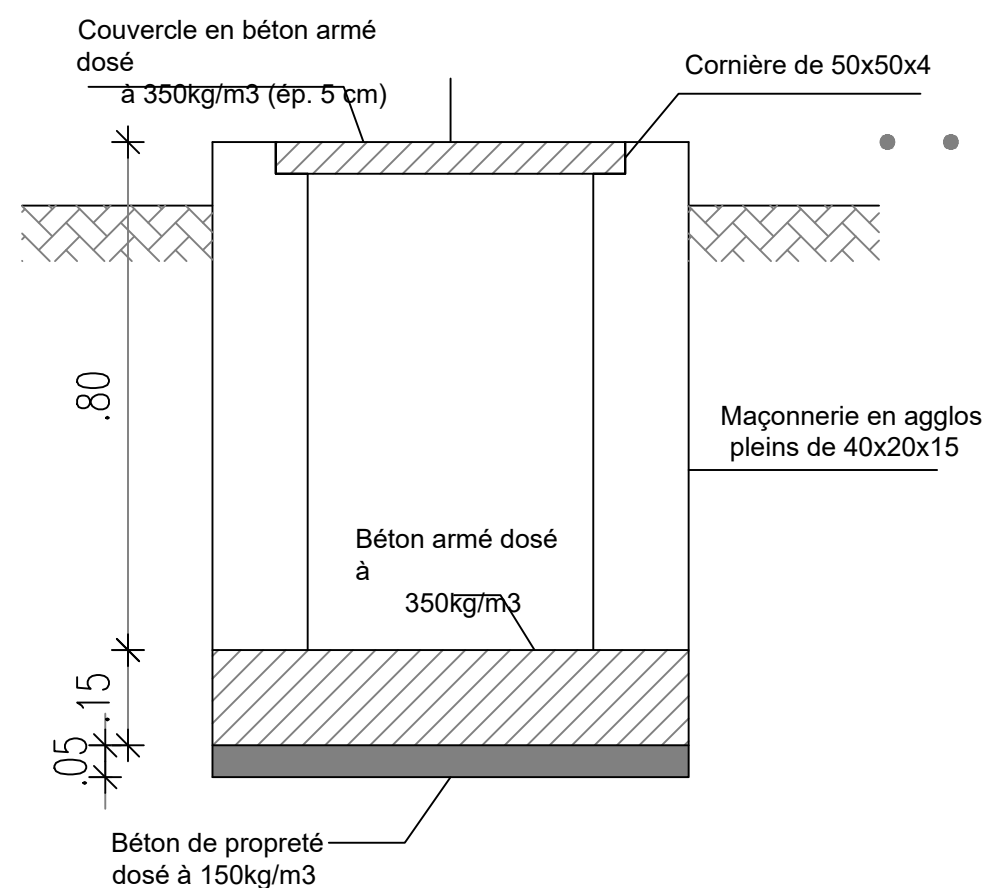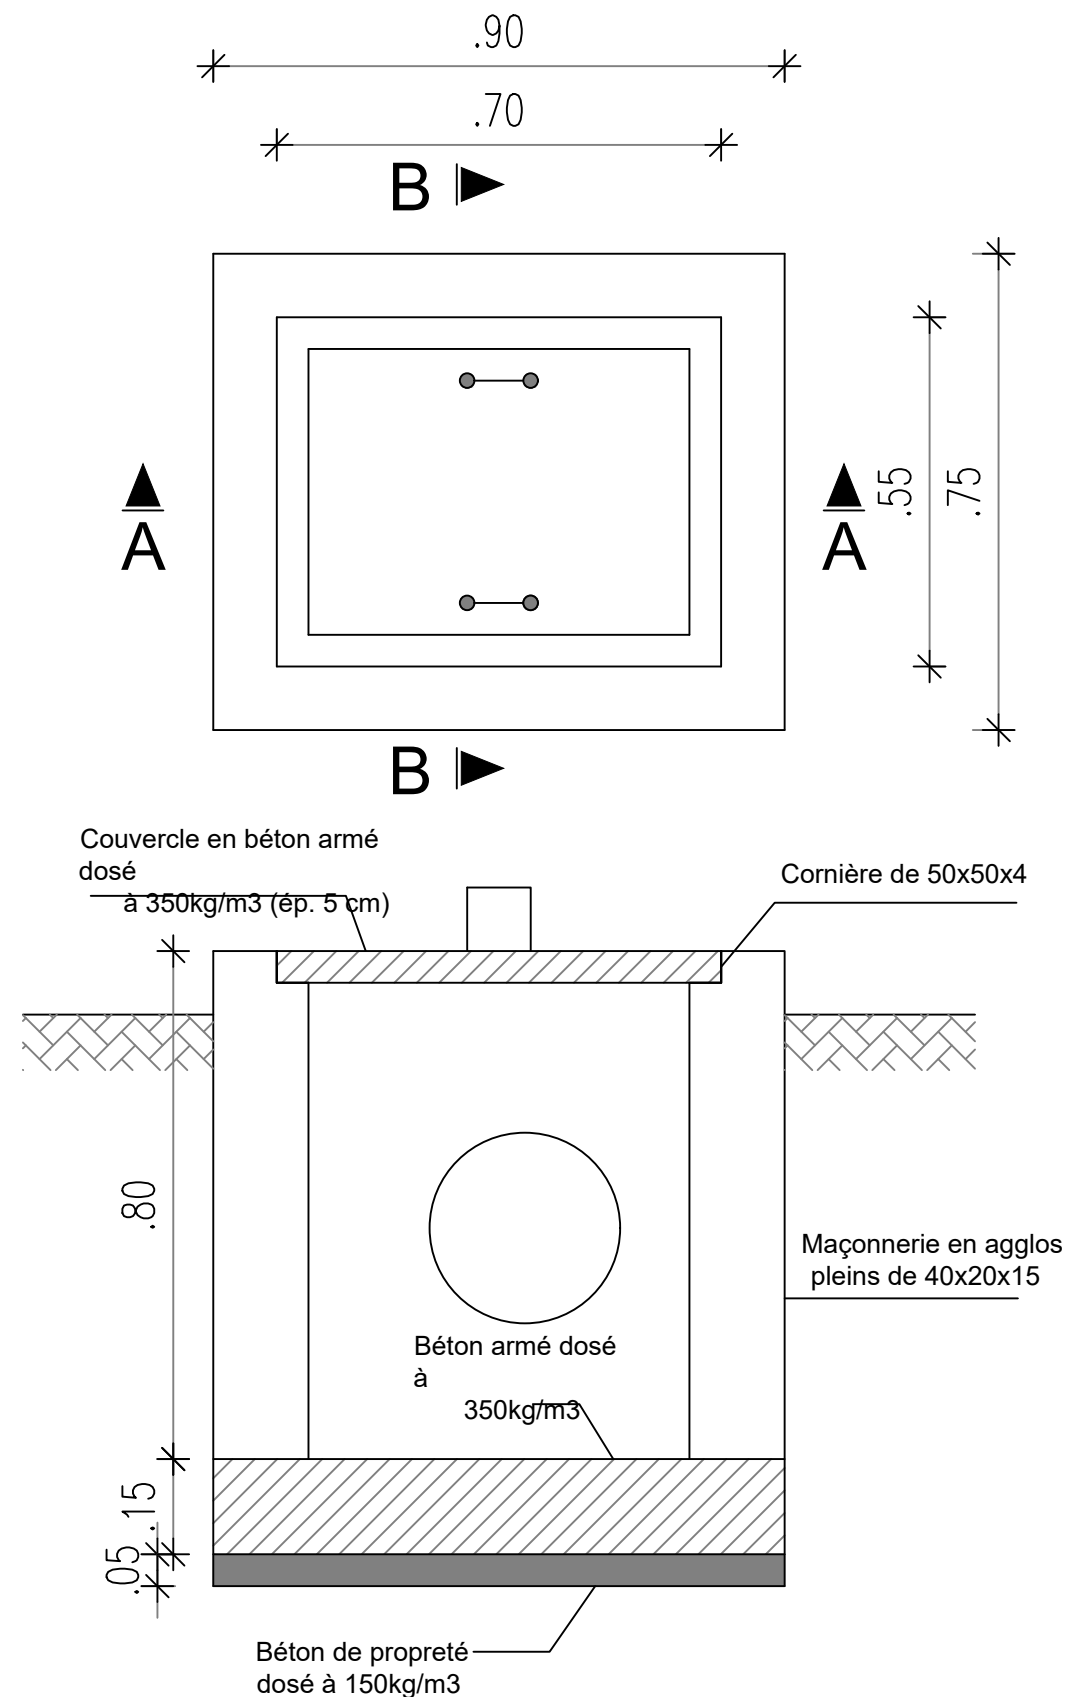

BURKINA FASO



La Patrie ou la mort, Nous Vaincrons

MAITRE D'OUVRAGE



Agence Belge de Développement

BUREAU D'ETUDES



Générale de
l'Ingénierie pour le
Développement

06 BP 9271 Ouagadougou 06
Tél : (+226) 65 87 46 46 / (+226) 25 37 85 96
Email : gidconseils@yahoo.fr
BURKINA FASO

ETUDES TECHNIQUES POUR LA REALISATION DES
OUVRAGES D'EAU POTABLE DANS LES ECOLES ET
CSPS DANS LES REGIONS DU CENTRE-EST ET DU
PLATEAU CENTRAL
-BURKINA FASO-

CSPS DE TAMASGO
(commune de Méguet, province du Ganzourgou, région du Plateau Central)

Juillet 2025

Plan N°: TAM-7

Echelle : 1 / 100

Avant-Projet Détaillé (APD)
Version définitive

TITRE : Regard de réservation de vannes

Technical drawing of a square plate with a central hole and a rectangular slot. The dimensions are as follows:

- Overall width: 1.30
- Overall height: 1.30
- Distance from left edge to center of hole: 0.15
- Distance from right edge to center of hole: 0.15
- Distance from top edge to center of hole: 0.15
- Distance from bottom edge to center of hole: 0.15
- Hole diameter: 0.20
- Slot width: 0.20
- Slot height: 0.20

A coordinate system is shown at the bottom right, with the origin at the bottom-left corner of the plate, labeled 'A'.

0.70
10 .70 10 1.20
.15 45 30
6 5 7 8
4 10
3 1

LEGENDE

1 TE PVC DN 63 OU 90

1	TE PVC DN 63 OU 90
2	Coude 90° PVC même diamètre que la conduite principale
3	PVC DN 63 précédé éventuellement d'une réduction 90 > 63
4	Coude 45° PVC 63
5	Vanne quart de tour 2" laiton chrome ou robinet-vanne fonte
6	Regard pour vanne en parpaing (avec couvercle en béton) de dimensions intérieures 70x70x60 cm
7	PVC DN 63
8	Bonchon PVC avec système de fermeture et cadénas

POUR LES VIDANGES EN BOUT DE RESEAU (EXCLUSIVEMENT SUR PVC DN 63), LE TE PVC SERA REMPLACÉ PAR UN COUDE 45° ORIENTÉ VERS LE BAS

Enabel 



06 BP 9271 Ouagadougou 06
Tél : (+226) 65 87 46 46 / (+226) 25 37 85 96
Email : gidconseils@yahoo.fr
BURKINA FASO


(commune de Méguet, province du Ganzourgou, région du Plateau Central)

Echelle : 1 / 100


0)	TITRE : Regard de vidange
----	---------------------------

Version définitive


PLAN DE NIVEAU

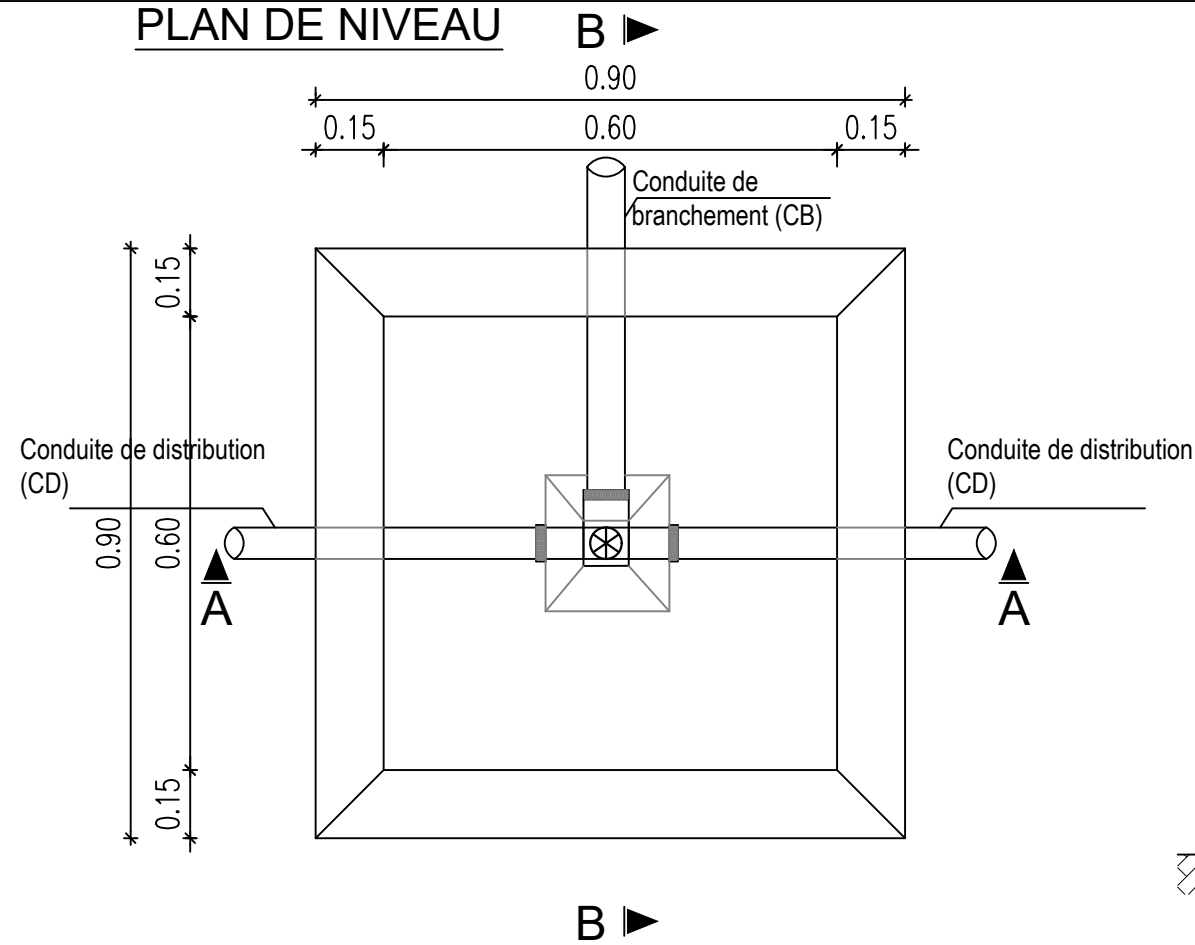

COUPE A-A

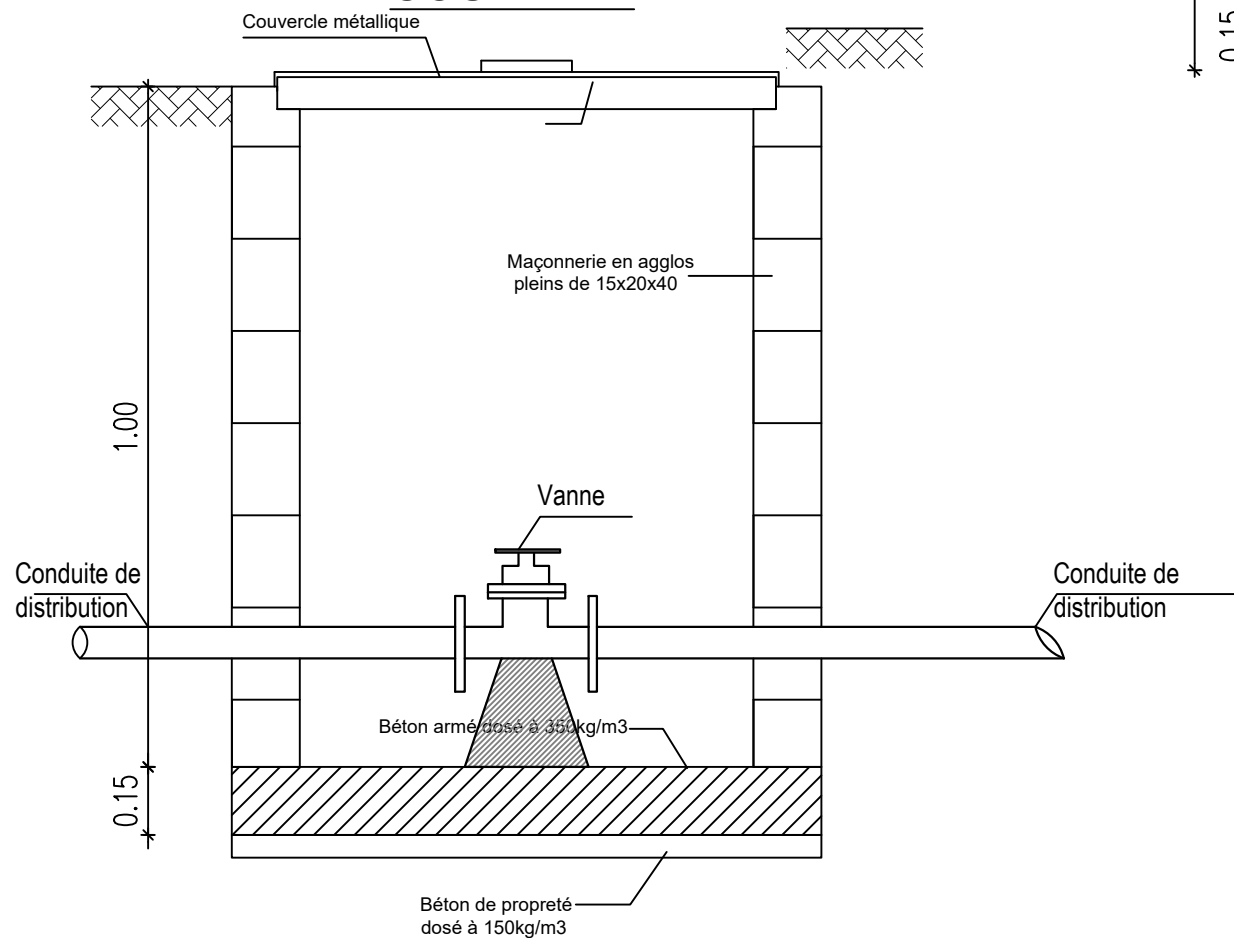

COUPE B-B

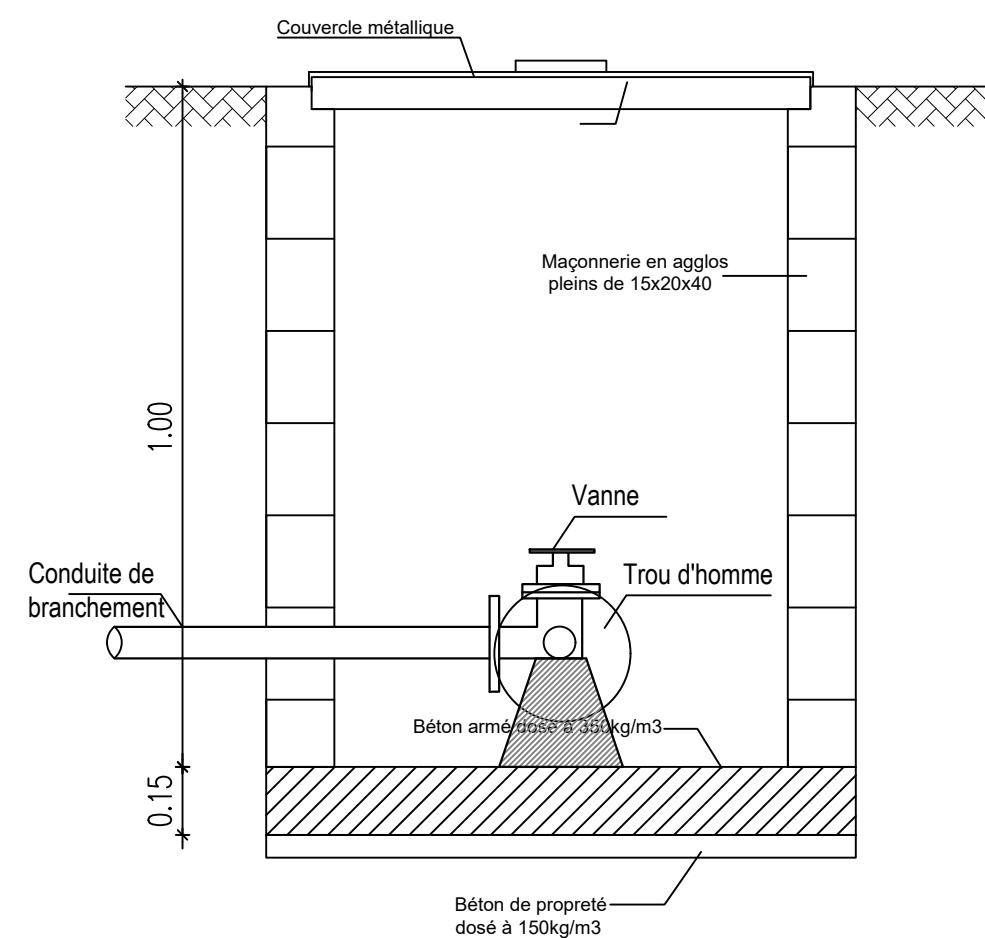

BURKINA FASO



La Patrie ou la mort, Nous Vaincrons

MAITRE D'OUVRAGE



Agence Belge de Développement

BUREAU D'ETUDES



Générale de
l'Ingénierie pour le
Développement

06 BP 9271 Ouagadougou 06
Tél : (+226) 65 87 46 46 / (+226) 25 37 85 96
Email : gidconseils@yahoo.fr
BURKINA FASO

ETUDES TECHNIQUES POUR LA REALISATION DES
OUVRAGES D'EAU POTABLE DANS LES ECOLES ET
CSPS DANS LES REGIONS DU CENTRE-EST ET DU
PLATEAU CENTRAL
-BURKINA FASO-

CSPS DE TAMASGO
(commune de Méguet, province du Ganzourgou, région du Plateau Central)


Juillet 2025

Plan N°: TAM-9

Echelle : 1 / 100

Avant-Projet Détaillé (APD)
Version définitive

TITRE : Regard équipé de vanne de sectionnement

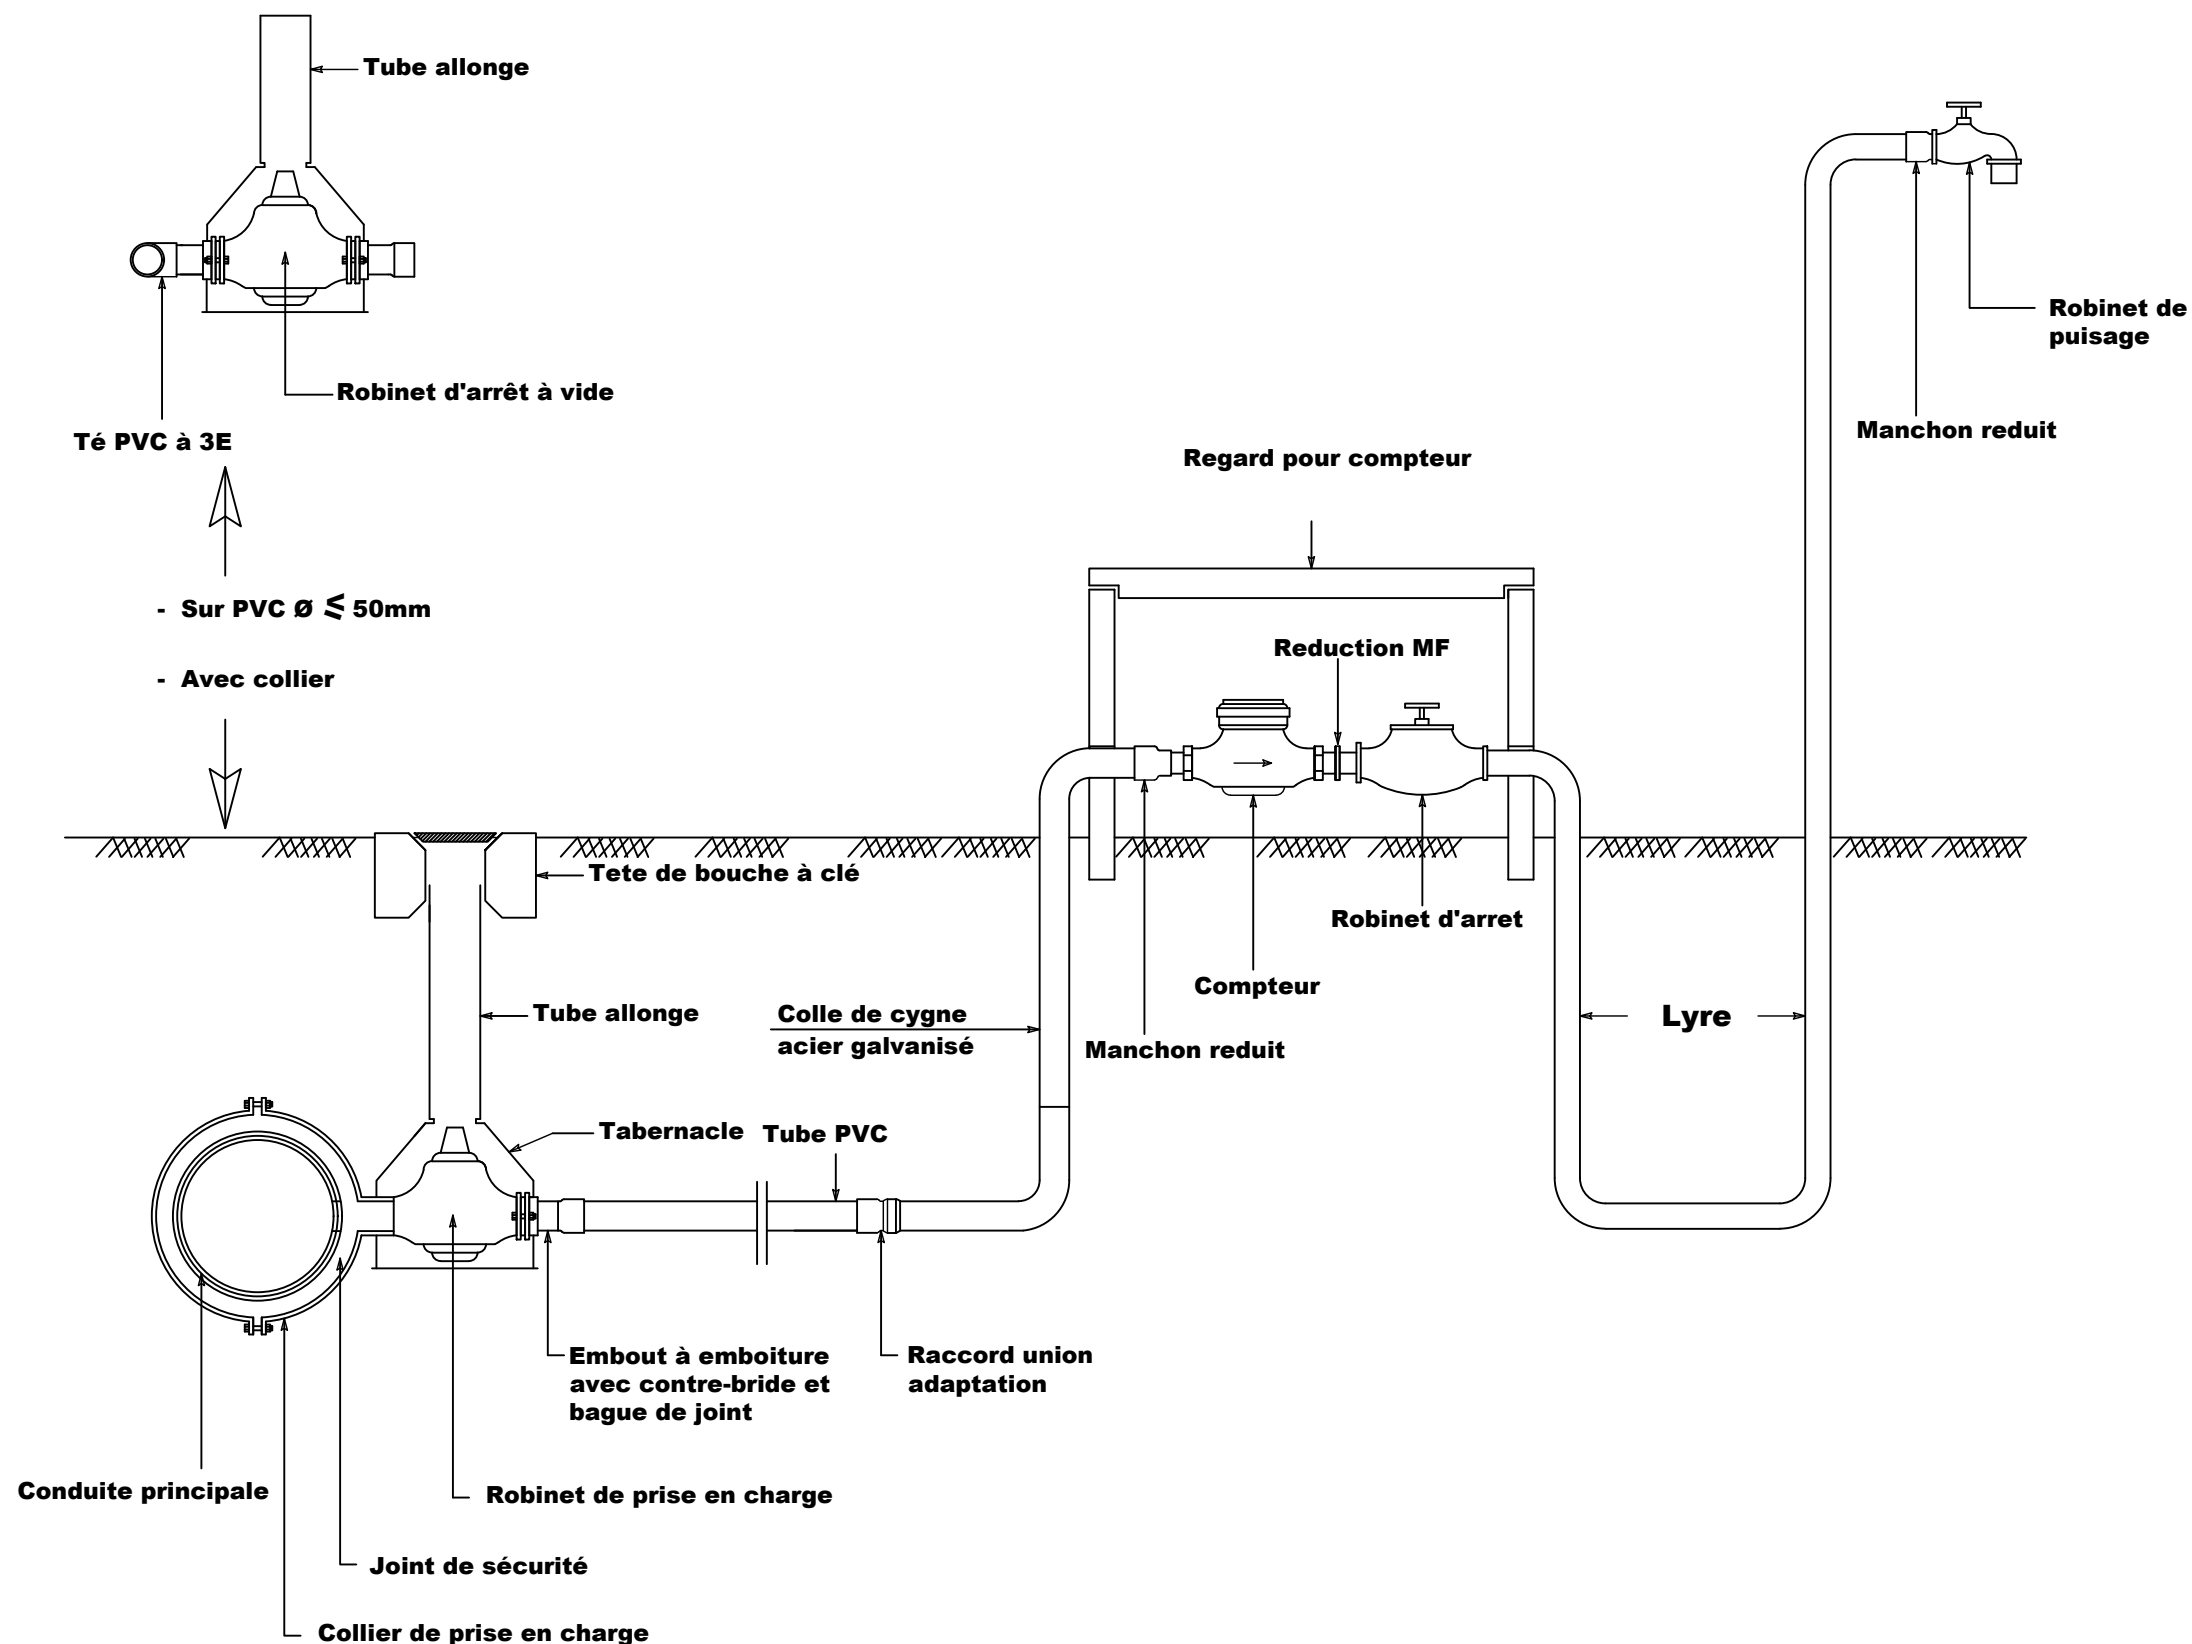

BURKINA FASO



La Patrie ou la mort, Nous Vaincrons

MAITRE D'OUVRAGE



Agence Belge de Développement

BUREAU D'ETUDES



Générale de
l'Ingénierie pour le
Développement

06 BP 9271 Ouagadougou 06
Tél : (+226) 65 87 46 46 / (+226) 25 37 85 96
Email : gidconseils@yahoo.fr
BURKINA FASO

ETUDES TECHNIQUES POUR LA REALISATION DES
OUVRAGES D'EAU POTABLE DANS LES ECOLES ET
CSPS DANS LES REGIONS DU CENTRE-EST ET DU
PLATEAU CENTRAL
-BURKINA FASO-

CSPS DE TAMASGO
(commune de Méguet, province du Ganzourgou, région du Plateau Central)



Juillet 2025

Plan N°: TAM-10

Echelle : 1 / 100

Avant-Projet Détaillé (APD)
Version définitive

TITRE : Robinet de puisage avec compte d'eau

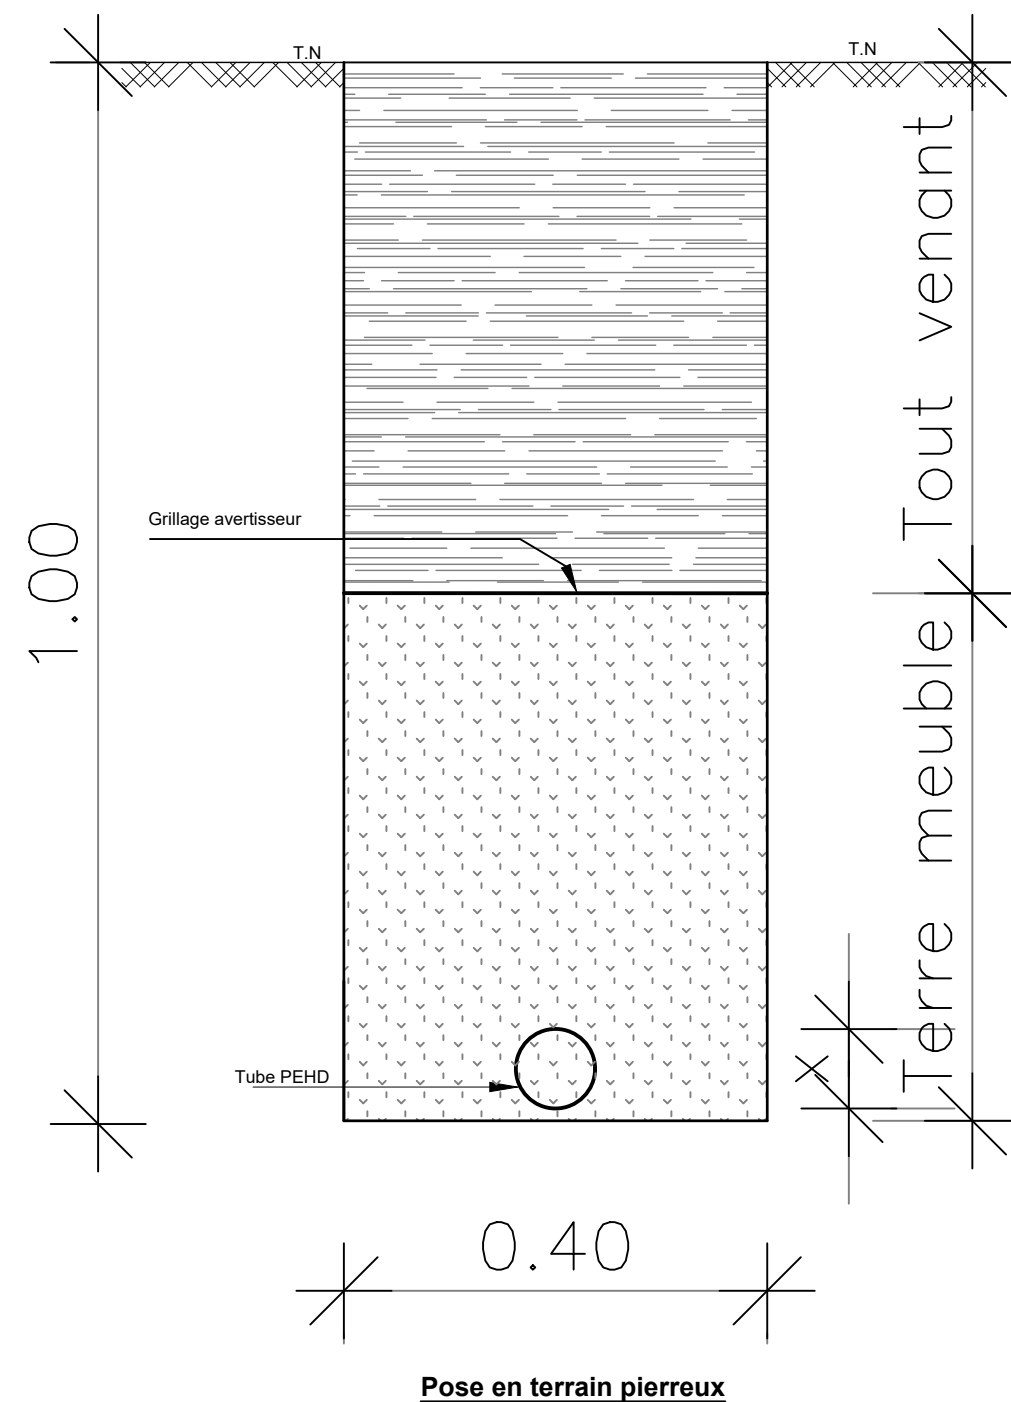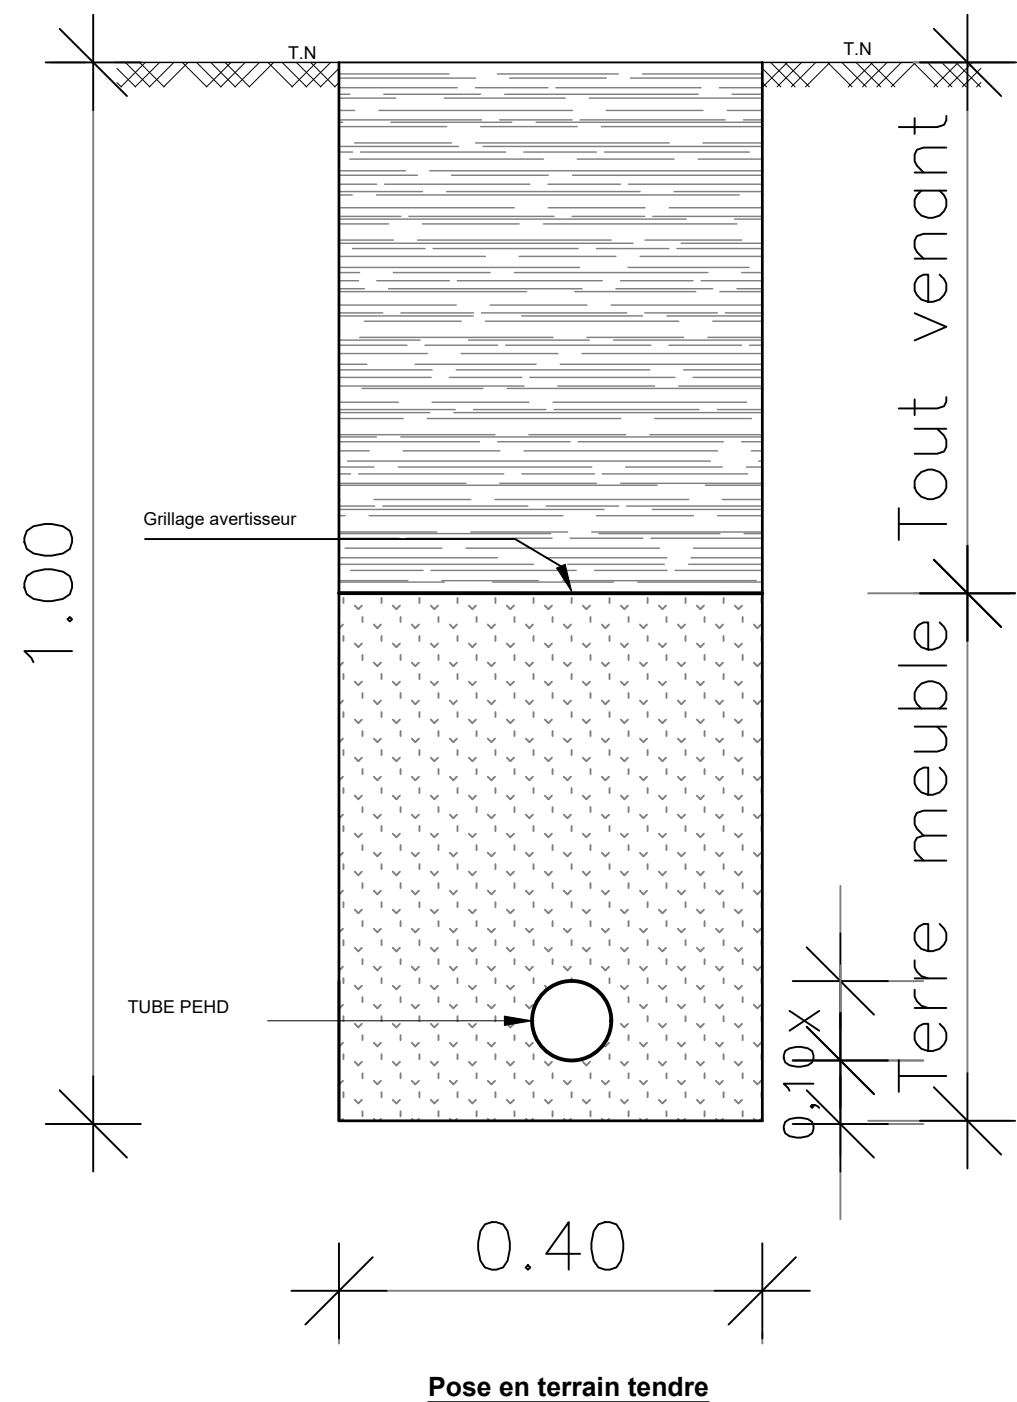

BURKINA FASO



La Patrie ou la mort, Nous Vaincrons

MAITRE D'OUVRAGE



Agence Belge de Développement

BUREAU D'ETUDES



Générale de
l'Ingénierie pour le
Développement

06 BP 9271 Ouagadougou 06
Tél : (+226) 65 87 46 46 / (+226) 25 37 85 96
Email : gidconseils@yahoo.fr
BURKINA FASO

**ETUDES TECHNIQUES POUR LA REALISATION DES
OUVRAGES D'EAU POTABLE DANS LES ECOLES ET
CSPS DANS LES REGIONS DU CENTRE-EST ET DU
PLATEAU CENTRAL
-BURKINA FASO-**

CSPS DE TAMASGO
(commune de Méguet, province du Ganzourgou, région du Plateau Central)

Juillet 2025


Plan N°: TAM-11

Echelle : 1 / 100


Avant-Projet Détaillé (APD)
Version définitive

TITRE : Coupe sur tranchée

VUE EN COUPE AA

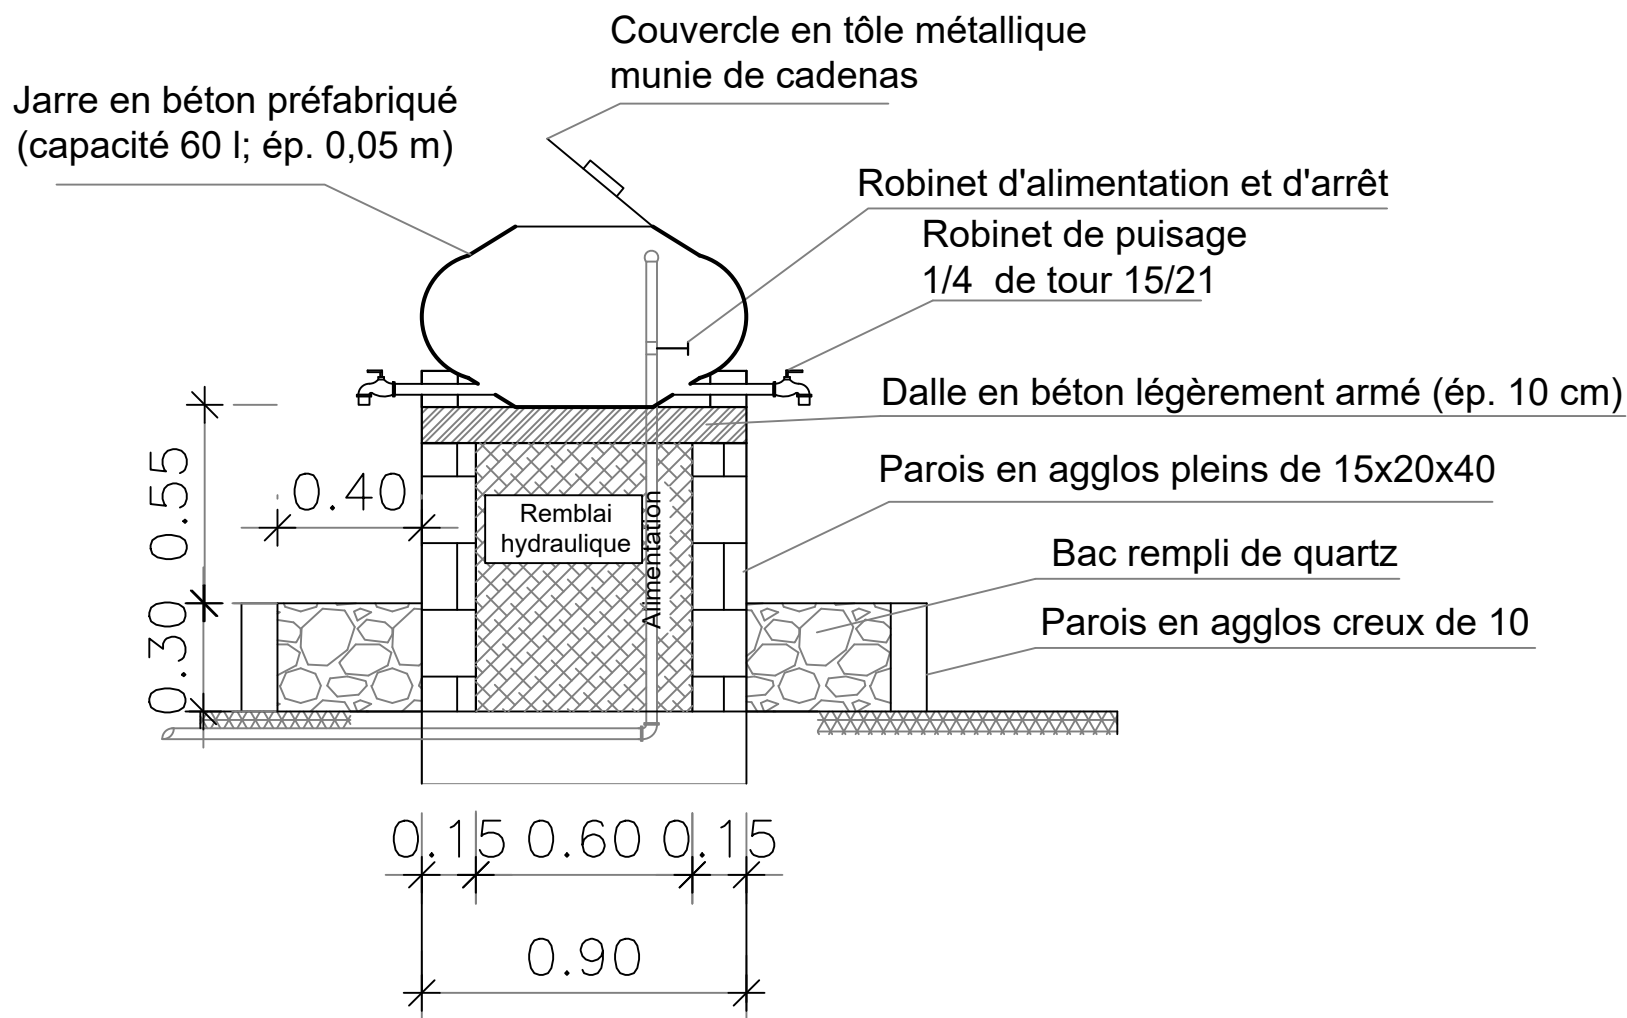

VUE EN PLAN

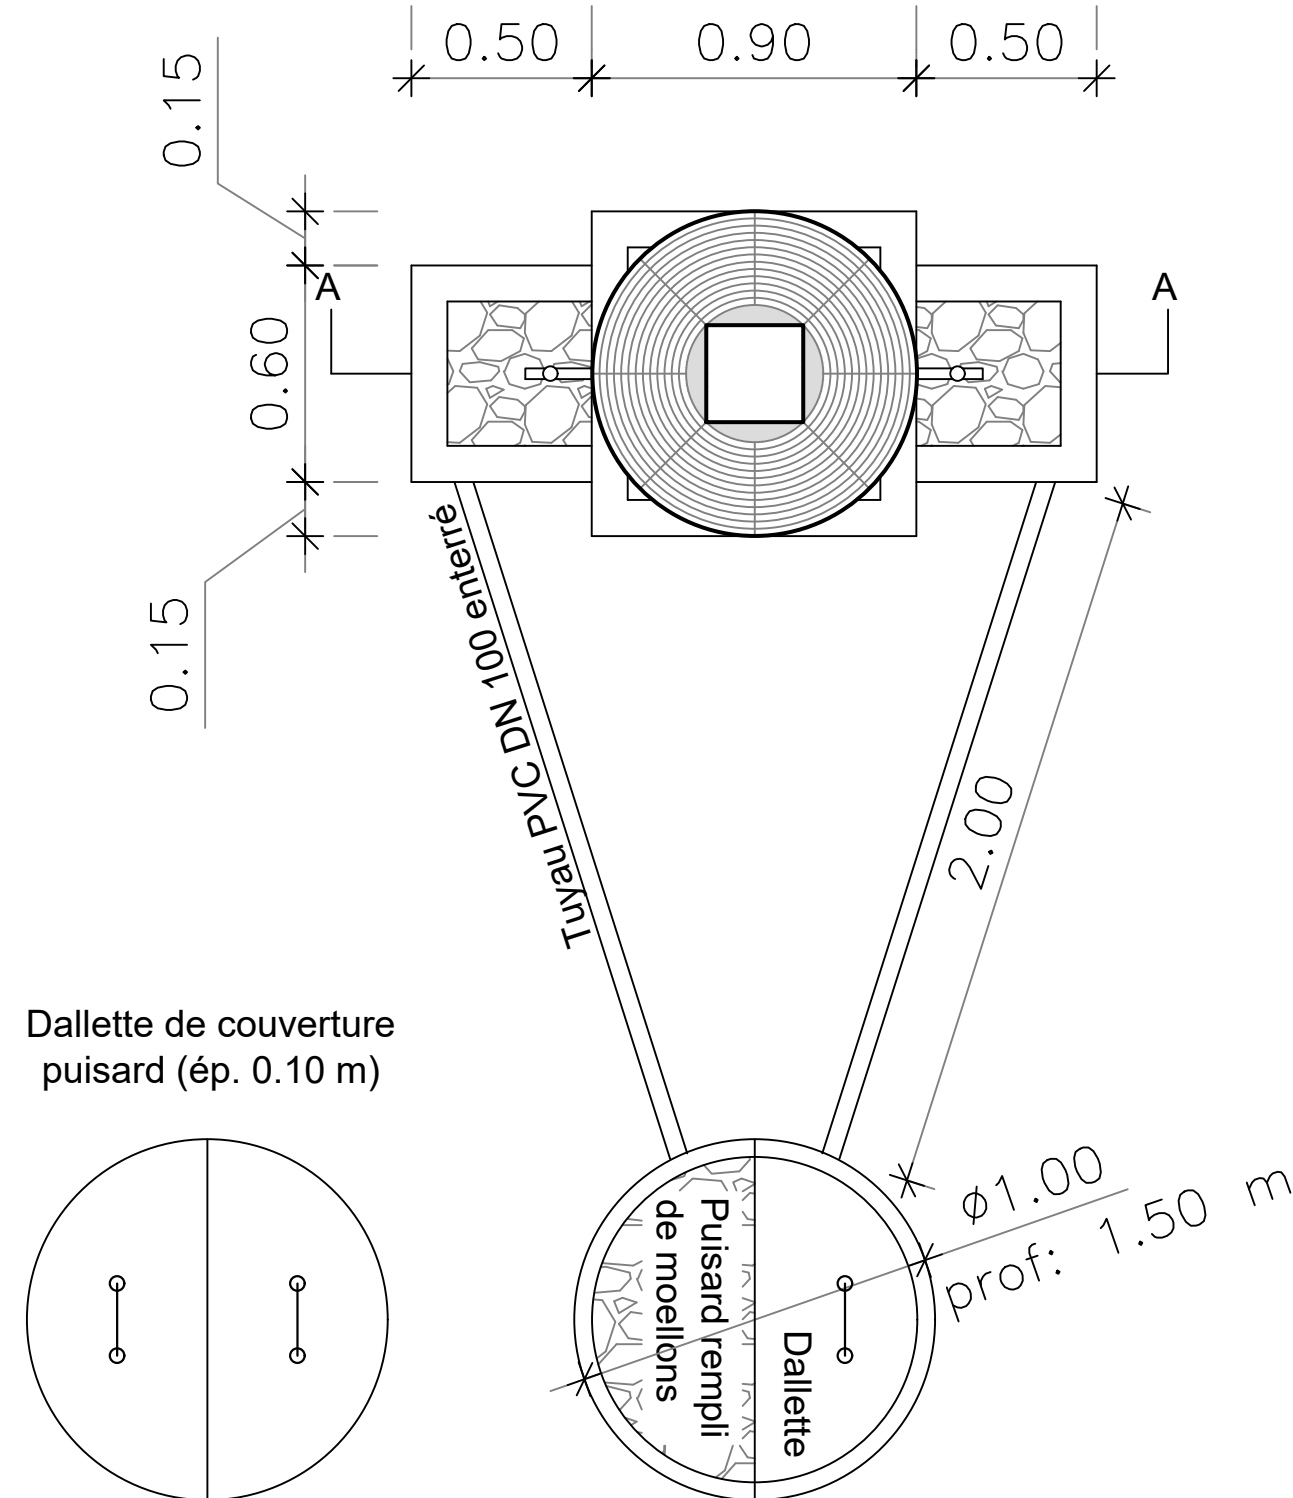

BURKINA FASO



La Patrie ou la mort, Nous Vaincrons

MAITRE D'OUVRAGE



Agence Belge de Développement

BUREAU D'ETUDES



Générale de
l'Ingénierie pour le
Développement

06 BP 9271 Ouagadougou 06
Tél : (+226) 65 87 46 46 / (+226) 25 37 85 96
Email : gidconseils@yahoo.fr
BURKINA FASO

ETUDES TECHNIQUES POUR LA REALISATION DES
OUVRAGES D'EAU POTABLE DANS LES ECOLES ET
CSPS DANS LES REGIONS DU CENTRE-EST ET DU
PLATEAU CENTRAL

-BURKINA FASO-

CSPS DE TAMASGO

(commune de Méguet, province du Ganzourgou, région du Plateau Central)

Juillet 2025

Plan N°: TAM-12


Echelle : 1 / 100

Avant-Projet Détaillé (APD)


Version définitive

TITRE : Dispositif de lave-main au niveau des latrines


VUE EN PLAN

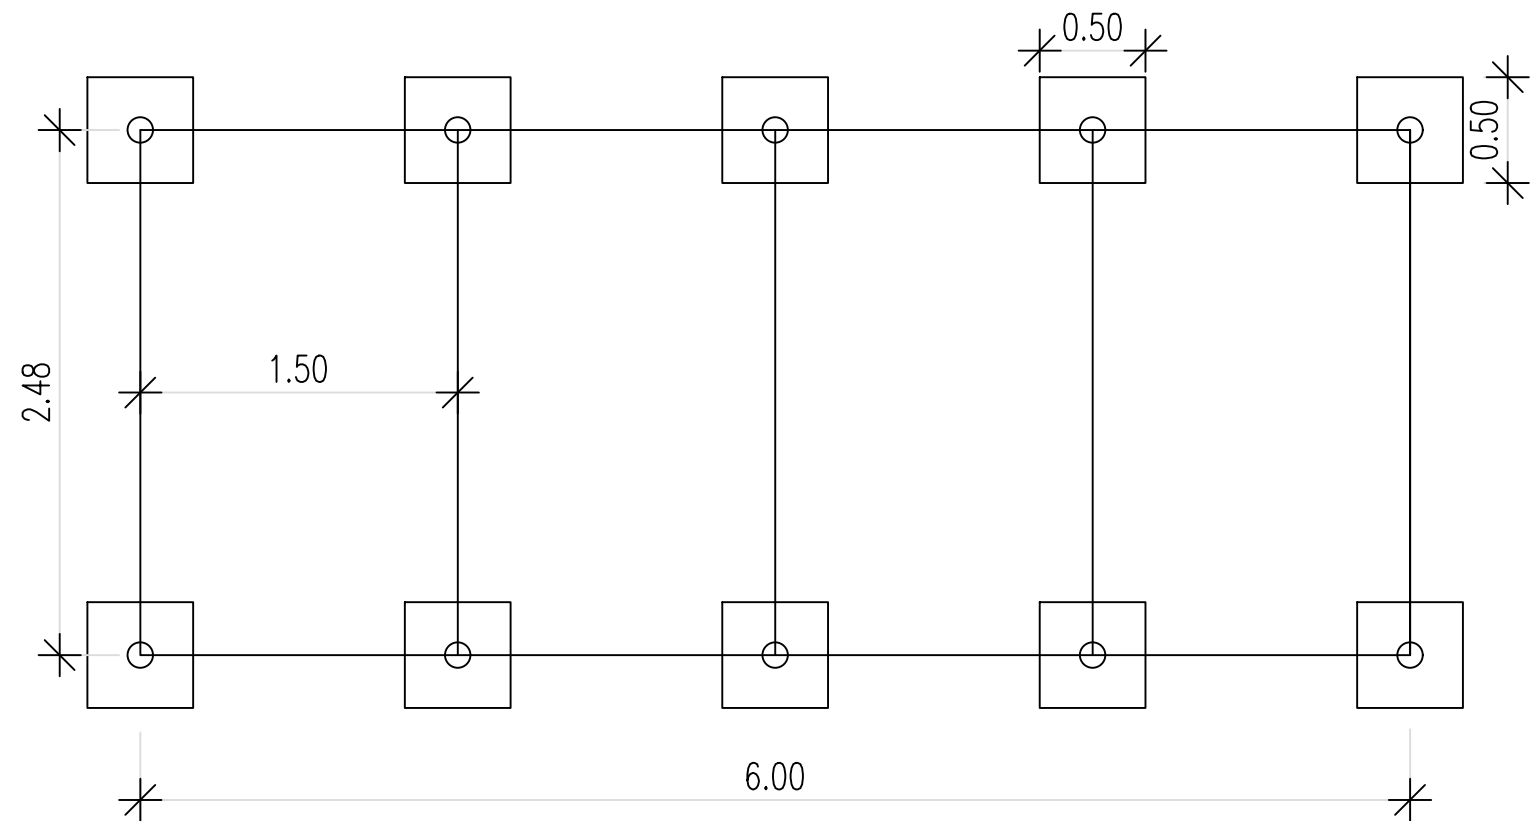

VUE EN PLAN

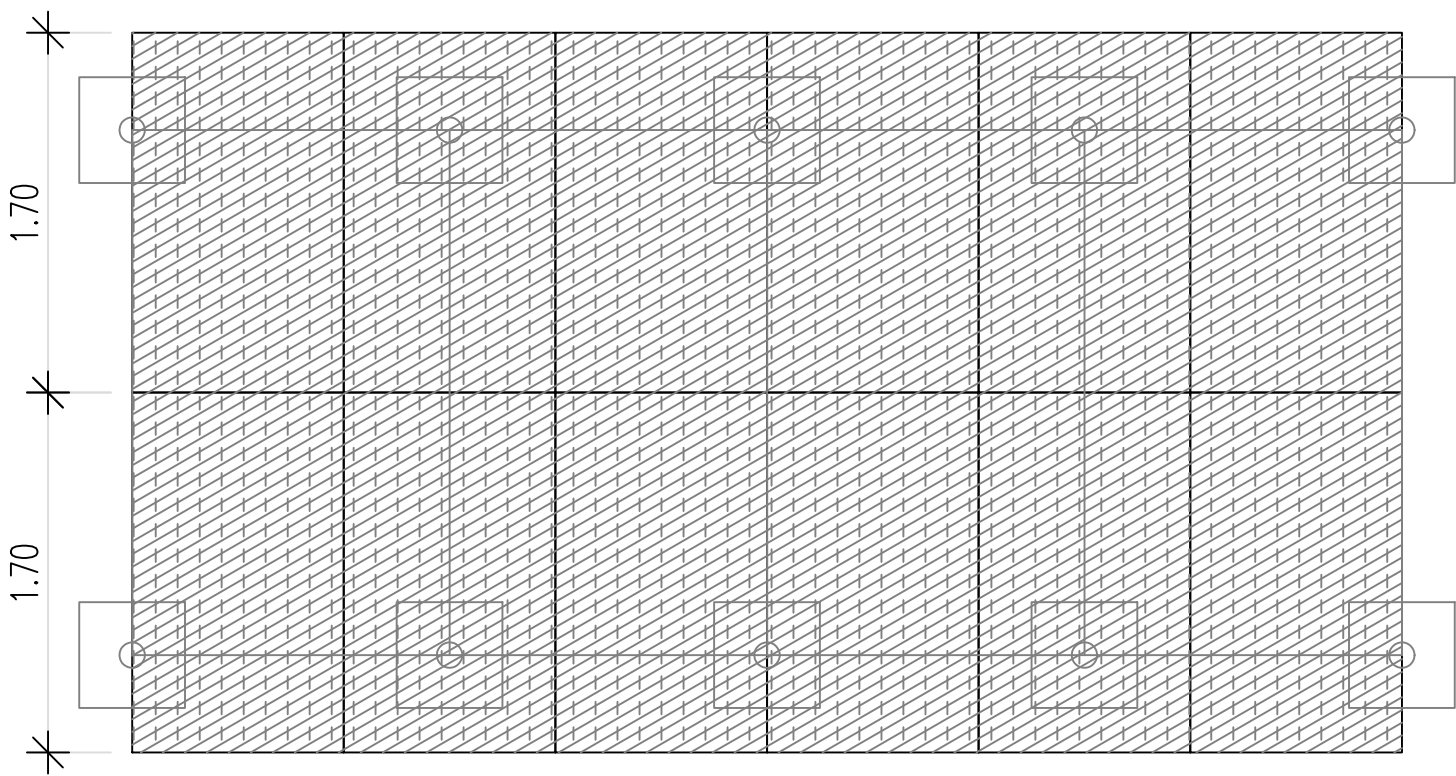

DISPOSITION DES PANNEAUX

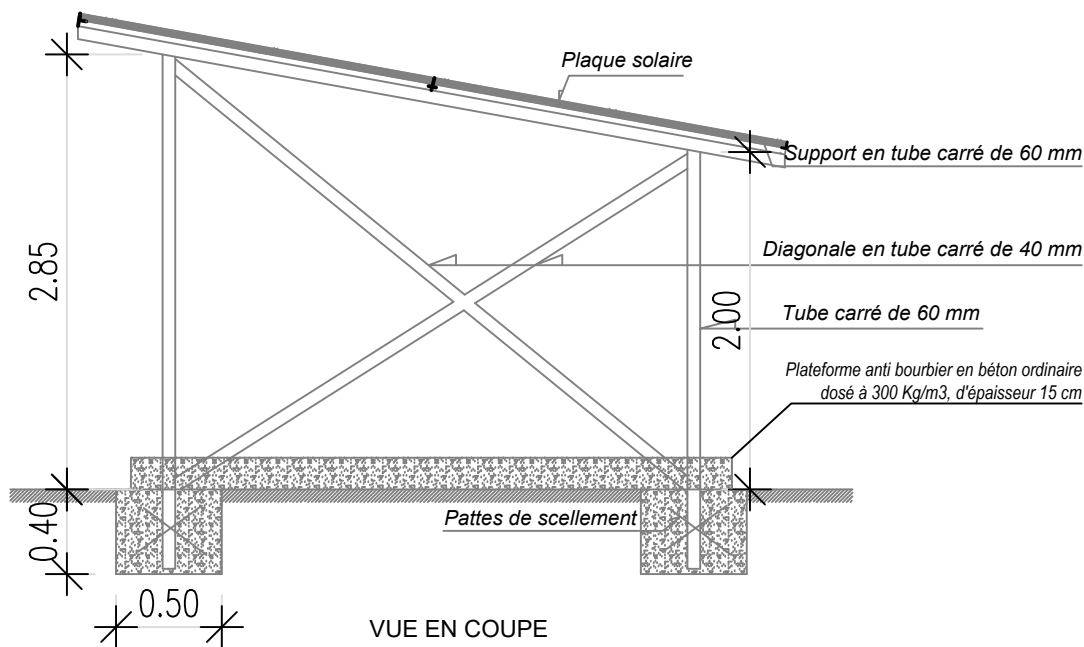

VUE EN COUPE

BURKINA FASO



La Patrie ou la mort, Nous Vaincrons

MAITRE D'OUVRAGE



Agence Belge de Développement

BUREAU D'ETUDES




Générale de
l'Ingénierie pour le
Développement

06 BP 9271 Ouagadougou 06
Tél : (+226) 65 87 46 46 / (+226) 25 37 85 96
Email : gidconseils@yahoo.fr
BURKINA FASO

ETUDES TECHNIQUES POUR LA REALISATION DES
OUVRAGES D'EAU POTABLE DANS LES ECOLES ET
CSPS DANS LES REGIONS DU CENTRE-EST ET DU
PLATEAU CENTRAL
-BURKINA FASO-

CSPS DE TAMASGO
(commune de Méguet, province du Ganzourgou, région du Plateau Central)

Juillet 2025	Plan N°: TAM-13	Echelle : 1 / 100
Avant-Projet Détaillé (APD) Version définitive	TITRE : Dispositif pose du champ solaire	

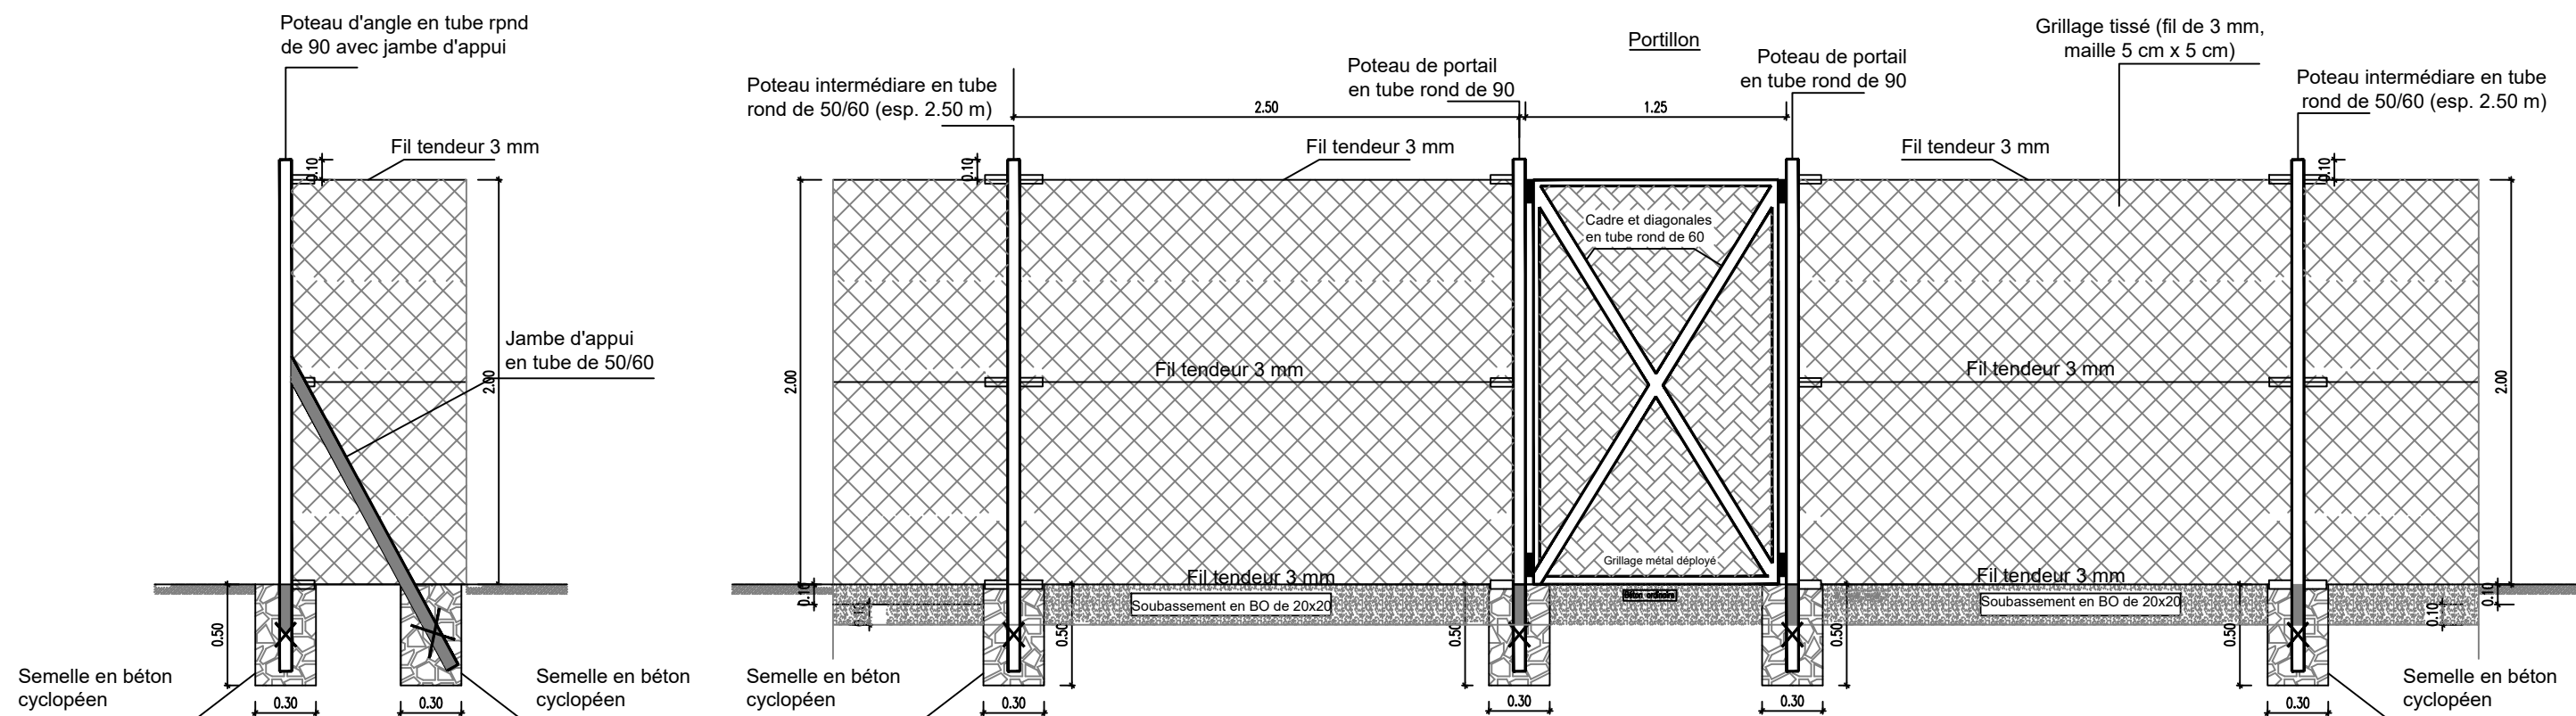

BURKINA FASO



La Patrie ou la mort, Nous Vaincrons

MAITRE D'OUVRAGE



Agence Belge de Développement

BUREAU D'ETUDES



Générale de
l'Ingénierie pour le
Développement

06 BP 9271 Ouagadougou 06
Tél : (+226) 65 87 46 46 / (+226) 25 37 85 96
Email : gidconseils@yahoo.fr
BURKINA FASO

ETUDES TECHNIQUES POUR LA REALISATION DES
OUVRAGES D'EAU POTABLE DANS LES ECOLES ET
CSPS DANS LES REGIONS DU CENTRE-EST ET DU
PLATEAU CENTRAL
-BURKINA FASO-

CSPS DE TAMASGO
(commune de Méguet, province du Ganzourgou, région du Plateau Central)

Juillet 2025

Plan N°: TAM-14

Echelle : 1 / 100

Avant-Projet Détaillé (APD)

Version définitive

TITRE : Clôture grillagée