
 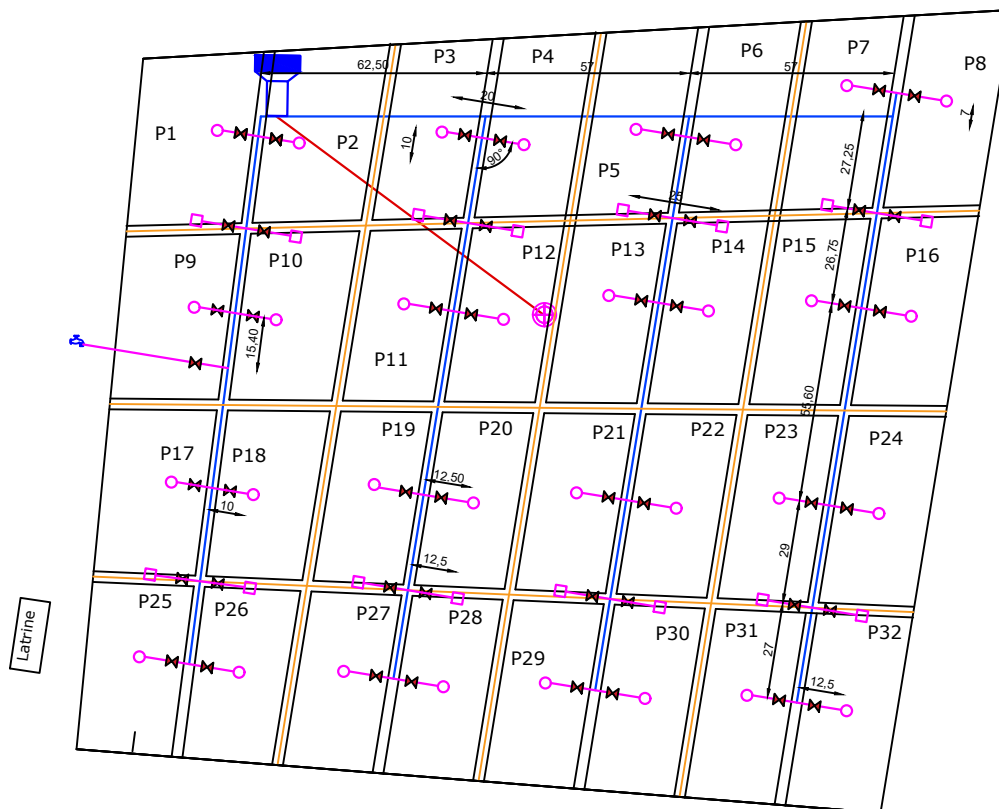


PRESSION DU CHATEAU : 10 mCE
SUPERFICIE : 4,83 ha



LEGENDE	
	PVC DN 90 PN 10
	PEHD DN 110 PN 16
	PVC DN 63 PN 10
	Château métallique de 10 m3
	Forage
	Voies
	Limite
	Borne
	Arbre
	Vanne
	Bassin
	Concession
	Borne d' irrigation
	Robinet

Désignation	X (m)	Y (m)	Z (m)
Borne N°1	783750,34	1344621,87	308,619
Borne N°2	783526,81	1344639,55	309,570
Borne N°3	783545,35	1344931,52	310,963
Borne N°4	783786,91	1344845,06	309,779

Echelle : 1/500

MAITRE D'OUVRAGE		GROUPEMENT DE BUREAUX D'ETUDES		REALISATION DES ETUDES TECHNIQUES D'AMENAGEMENT DE DOUZE (12) SITES MARAICHERS AVEC SYSTEME D'IRRIGATION PAR BASSINS DANS LES COMMUNES DE POUYTENGA, DE KANDO, DE KOUPELA ET DE POUYTENGA DANS LA REGION DU CENTRE-EST. LOT 1		PLAN PROVISOIRE	
						PLAN DE MASSE DE NOESSIN	
						ECHELLE: 1/500	PLAN N°
						Juillet 2025	