

BURKINA FASO
La Patrie ou la Mort, nous Vaincrons

Cahier Spécial des Charges BFA23004- 10009

**LOT 1 : ETUDE DIAGNOSTIQUE ET TECHNIQUE EN VUE DE LA
REHABILITATION / EXTENSION DE LA MATERNITE DU CENTRE MEDICAL
AVEC ANTENNE CHIRURGICALE (CMA) DE ZORGHO ET DE LA
CONSTRUCTION D'UN CENTRE MERE-ENFANTS (SERVICES INTEGRES DE
PRISE EN CHARGE DES SURVIVANTS·ES DE VBG), Y COMPRIS UN
INCINERATEUR AU PROFIT DU DISTRICT SANITAIRE DE ZORGHO.**

**PLANS ARCHITECTURAUX ET
TECHNIQUES
TOUS CORPS D'ETAT**

MAITRE D'OUVRAGE :

Ministère de de la Santé et de l'Hygiène Publique (MSHP)


FINANCEMENT : Agence Belge de coopération internationale, ENABEL

MAITRE D'ŒUVRE : AGENCE ERA CONCEPT Sarl
09 BP 437 Ouagadougou 09
Tel : +226 25 41 13 80
E-mail : info@era-concept.com

Janvier 2026

EXISTANT PREFECTURE

DIALGAYE

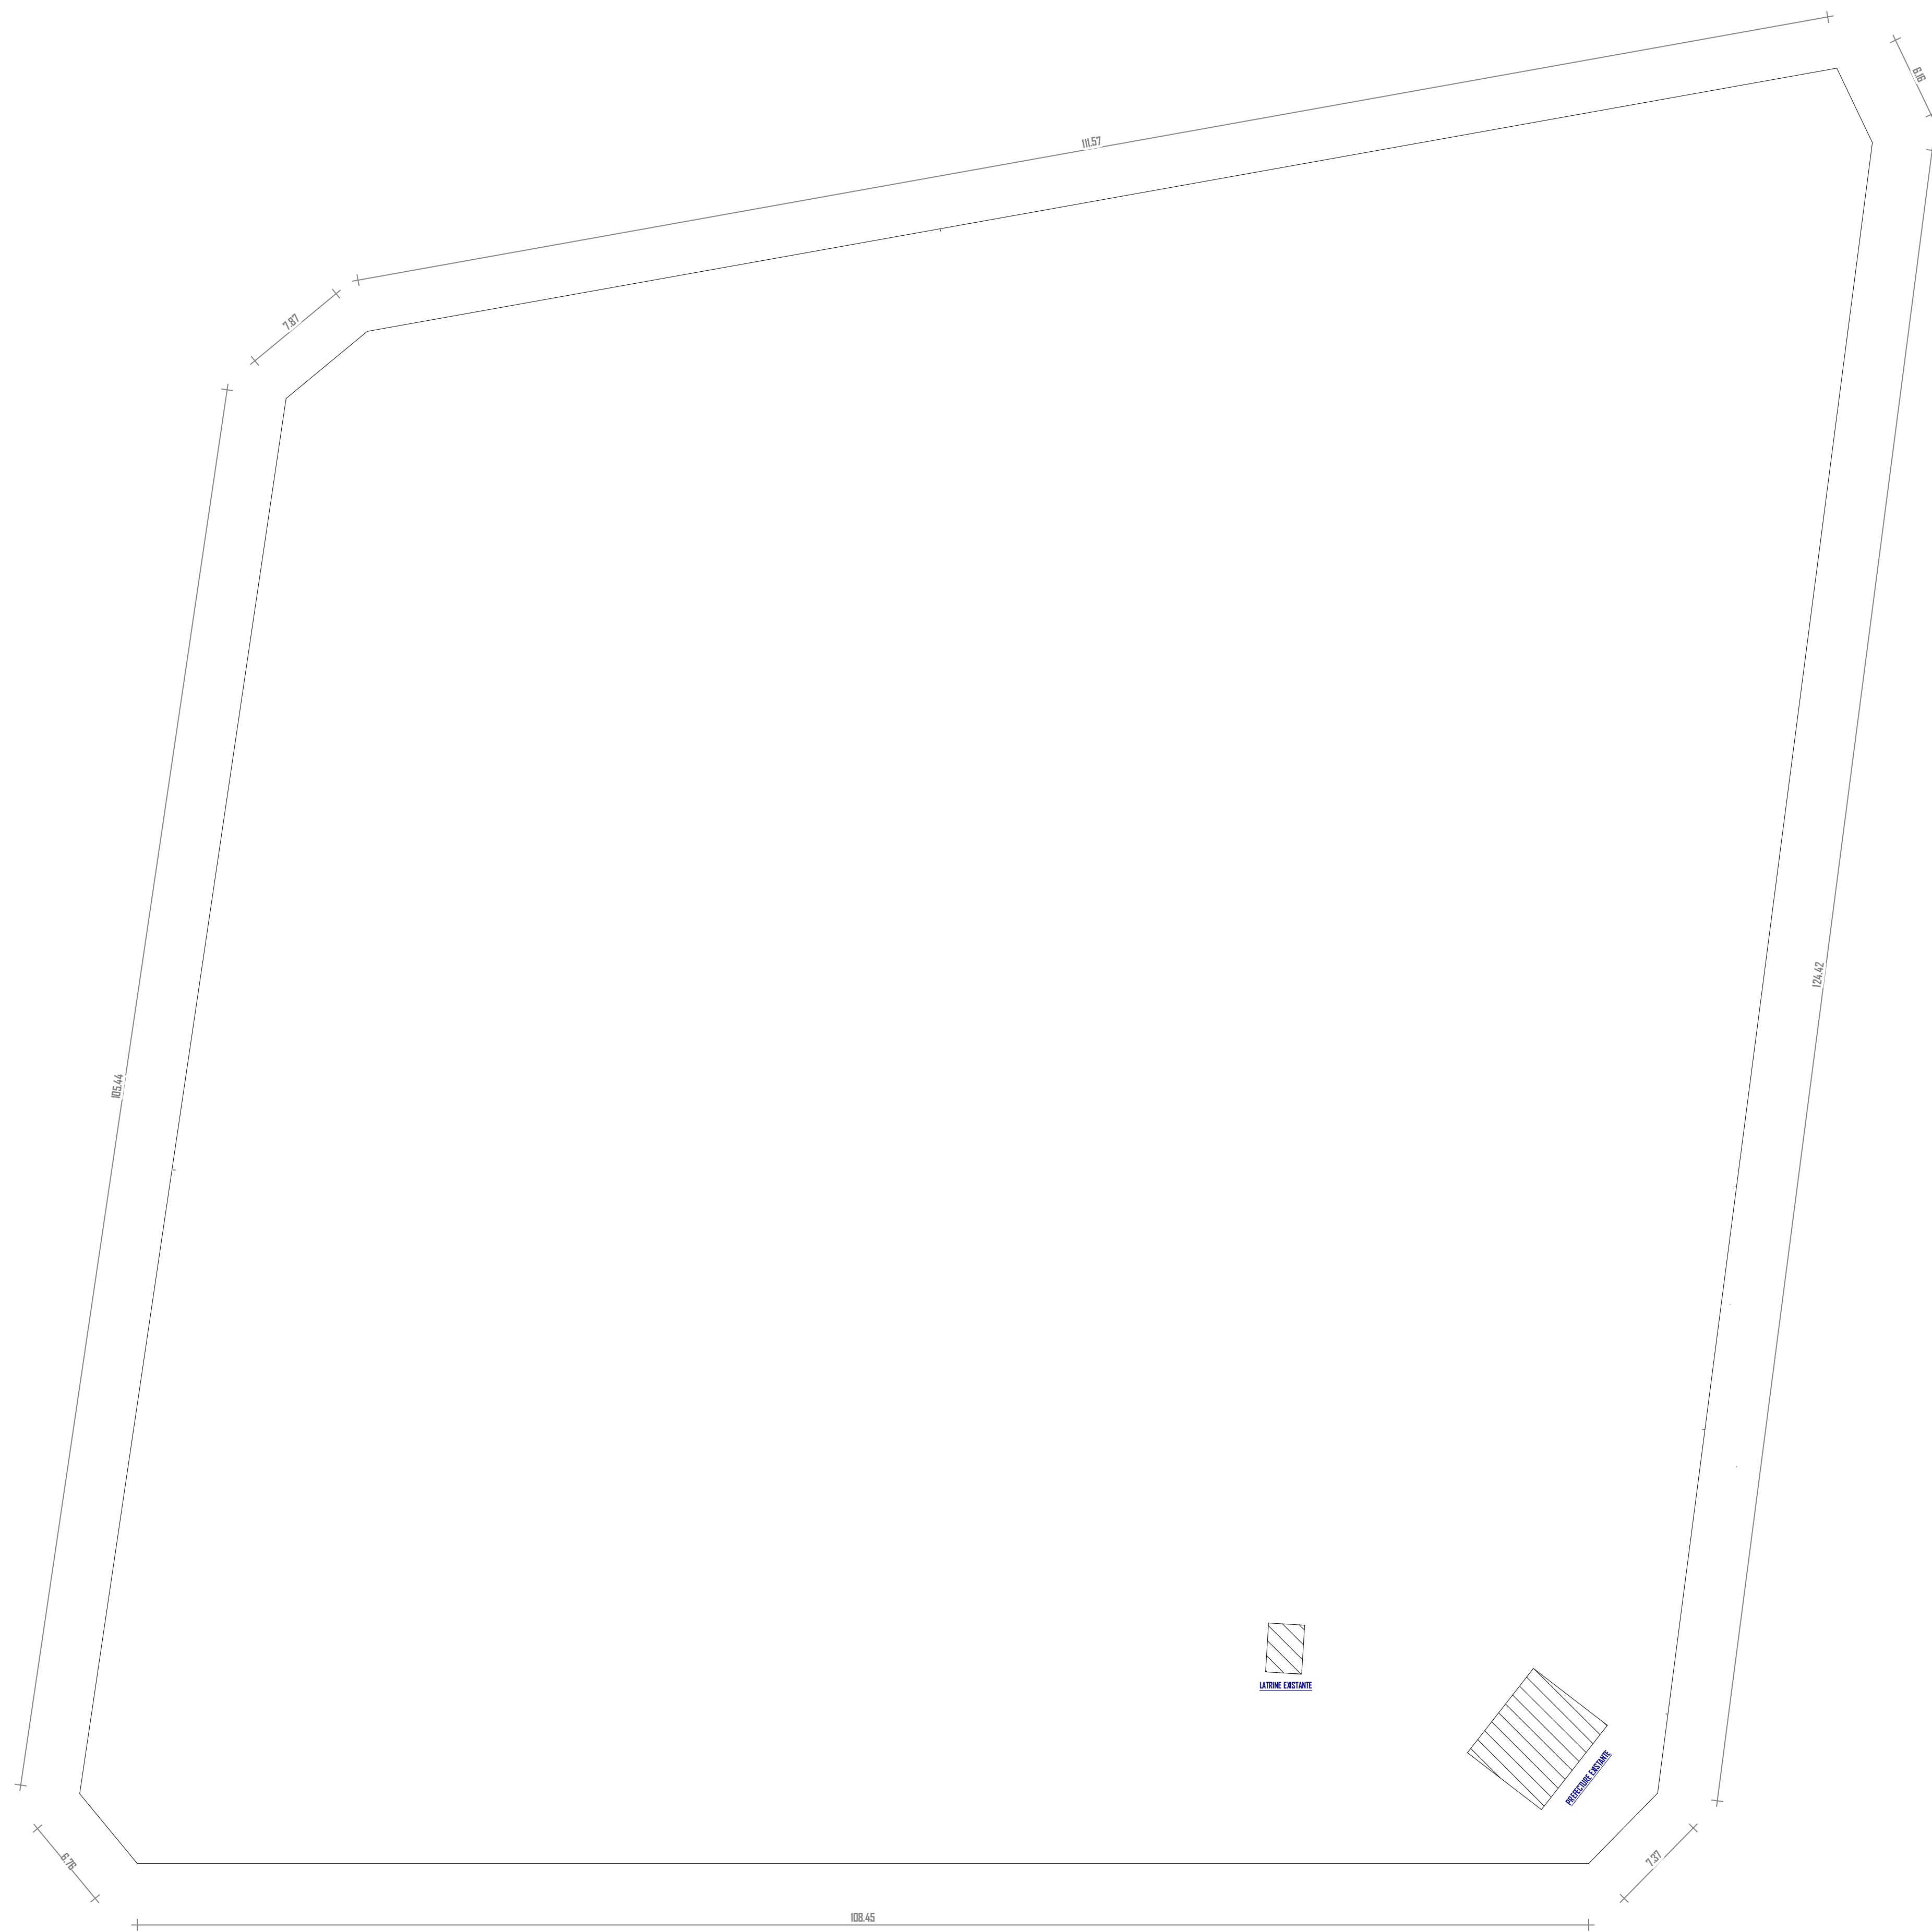

06 BP 9755 Ouagadougou 06

Tel : 25 41 13 80

Mail : info@era-concept.com

N°	Description	Date


PROJET DE CONSTRUCTION D'UN BATIMENT À DIALGAYE, FAISANT OFFICE DE BUREAUX POUR LA PRÉFECTURE ET DE CADRE DE TRAVAIL POUR L'ODEPREGECC ET LES AUTRES MECANISMES DE PREVENTION ET DE GESTION DES CONFLITS COMMUNAUTAIRES DANS LADITE COMMUNE

PLAN DE MASSE EXISTANTE

Date :	Janvier 2026
Dessiné par :	Boubacar GUELBEQO - Honorine MIHIN Moumini BELLA
Vérifié par :	Babribilé NAMOAND
Approuvé par :	Brice KERE

Planche N°00

Echelle: 1 : 280

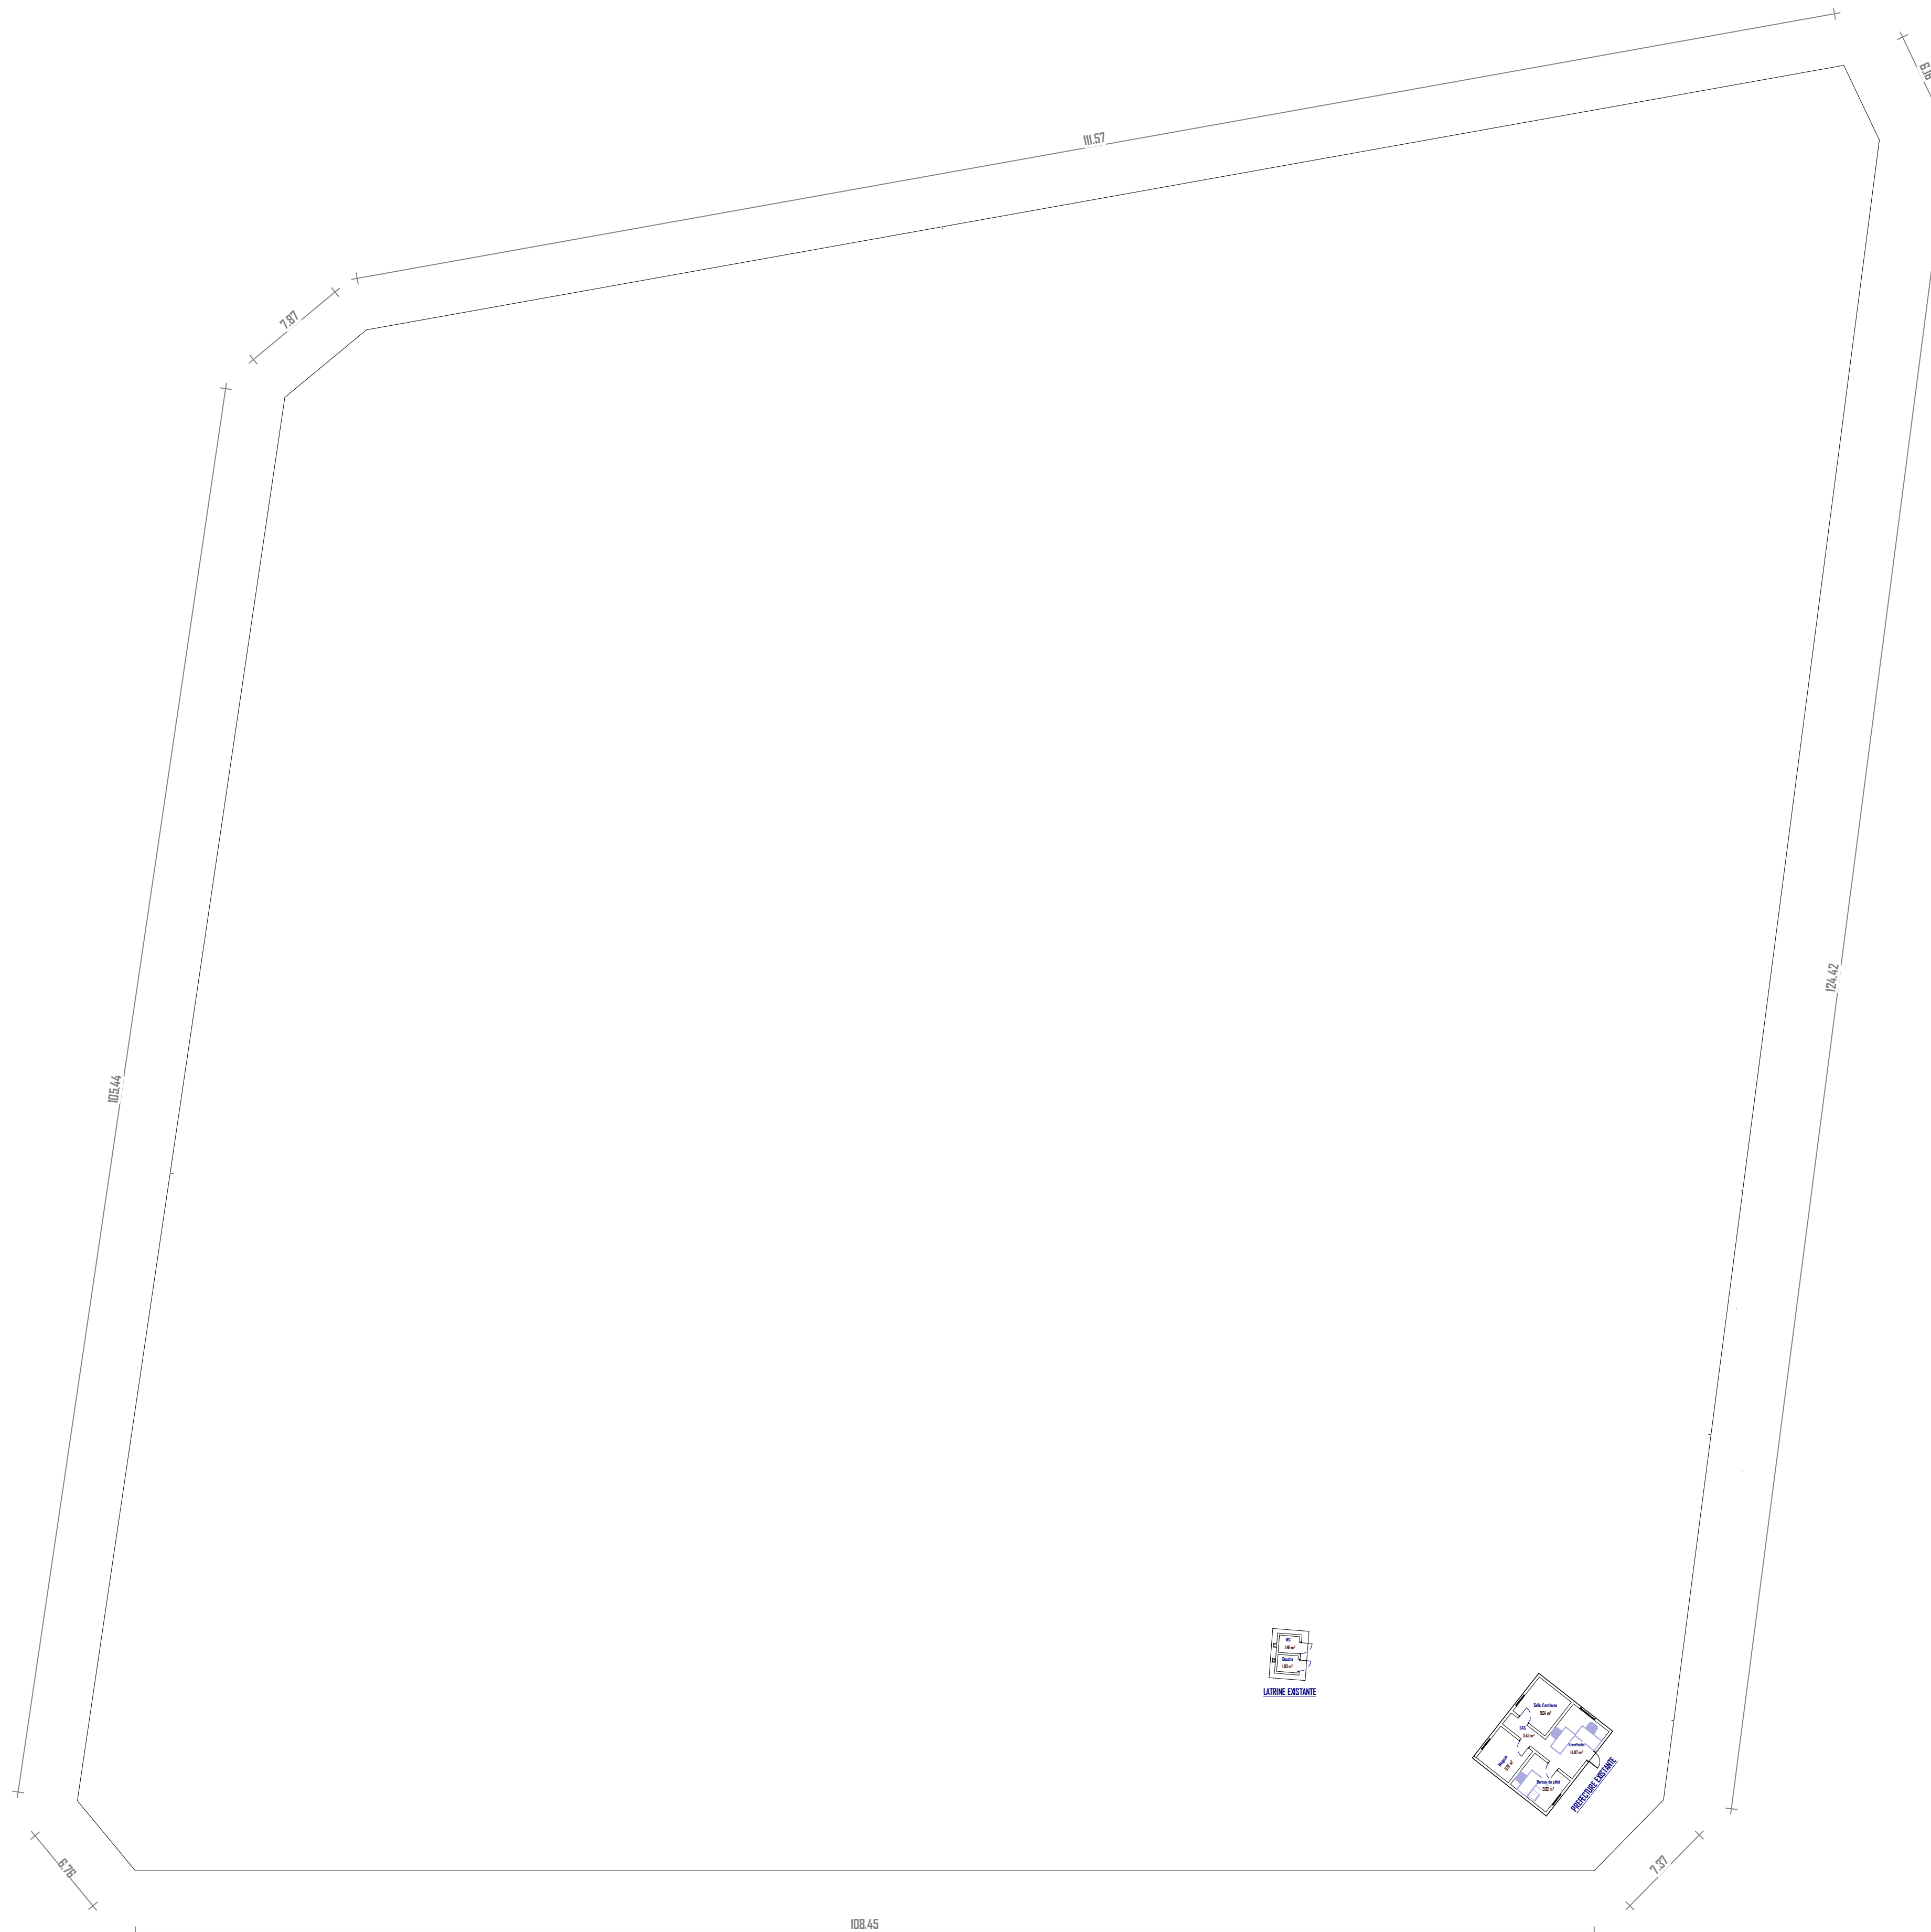

06 BP 9755 Ouagadougou 06

Tel : 25 41 13 80

Mail : info@era-concept.com

N°	Description	Date


PROJET DE CONSTRUCTION D'UN BATIMENT À DIALGAYE, FAISANT OFFICE DE BUREAUX POUR LA PRÉFECTURE ET DE CADRE DE TRAVAIL POUR L'ODEPREGECC ET LES AUTRES MECANISMES DE PREVENTION ET DE GESTION DES CONFLITS COMMUNAUTAIRES DANS LADITE COMMUNE

PLAN D'ENSEMBLE EXISTANT

Date :	Janvier 2026
Dessiné par :	Auteur
Vérifié par :	Vérificateur
Approuvé par :	Approbateur

Planche N°01

Echelle: 1 : 280

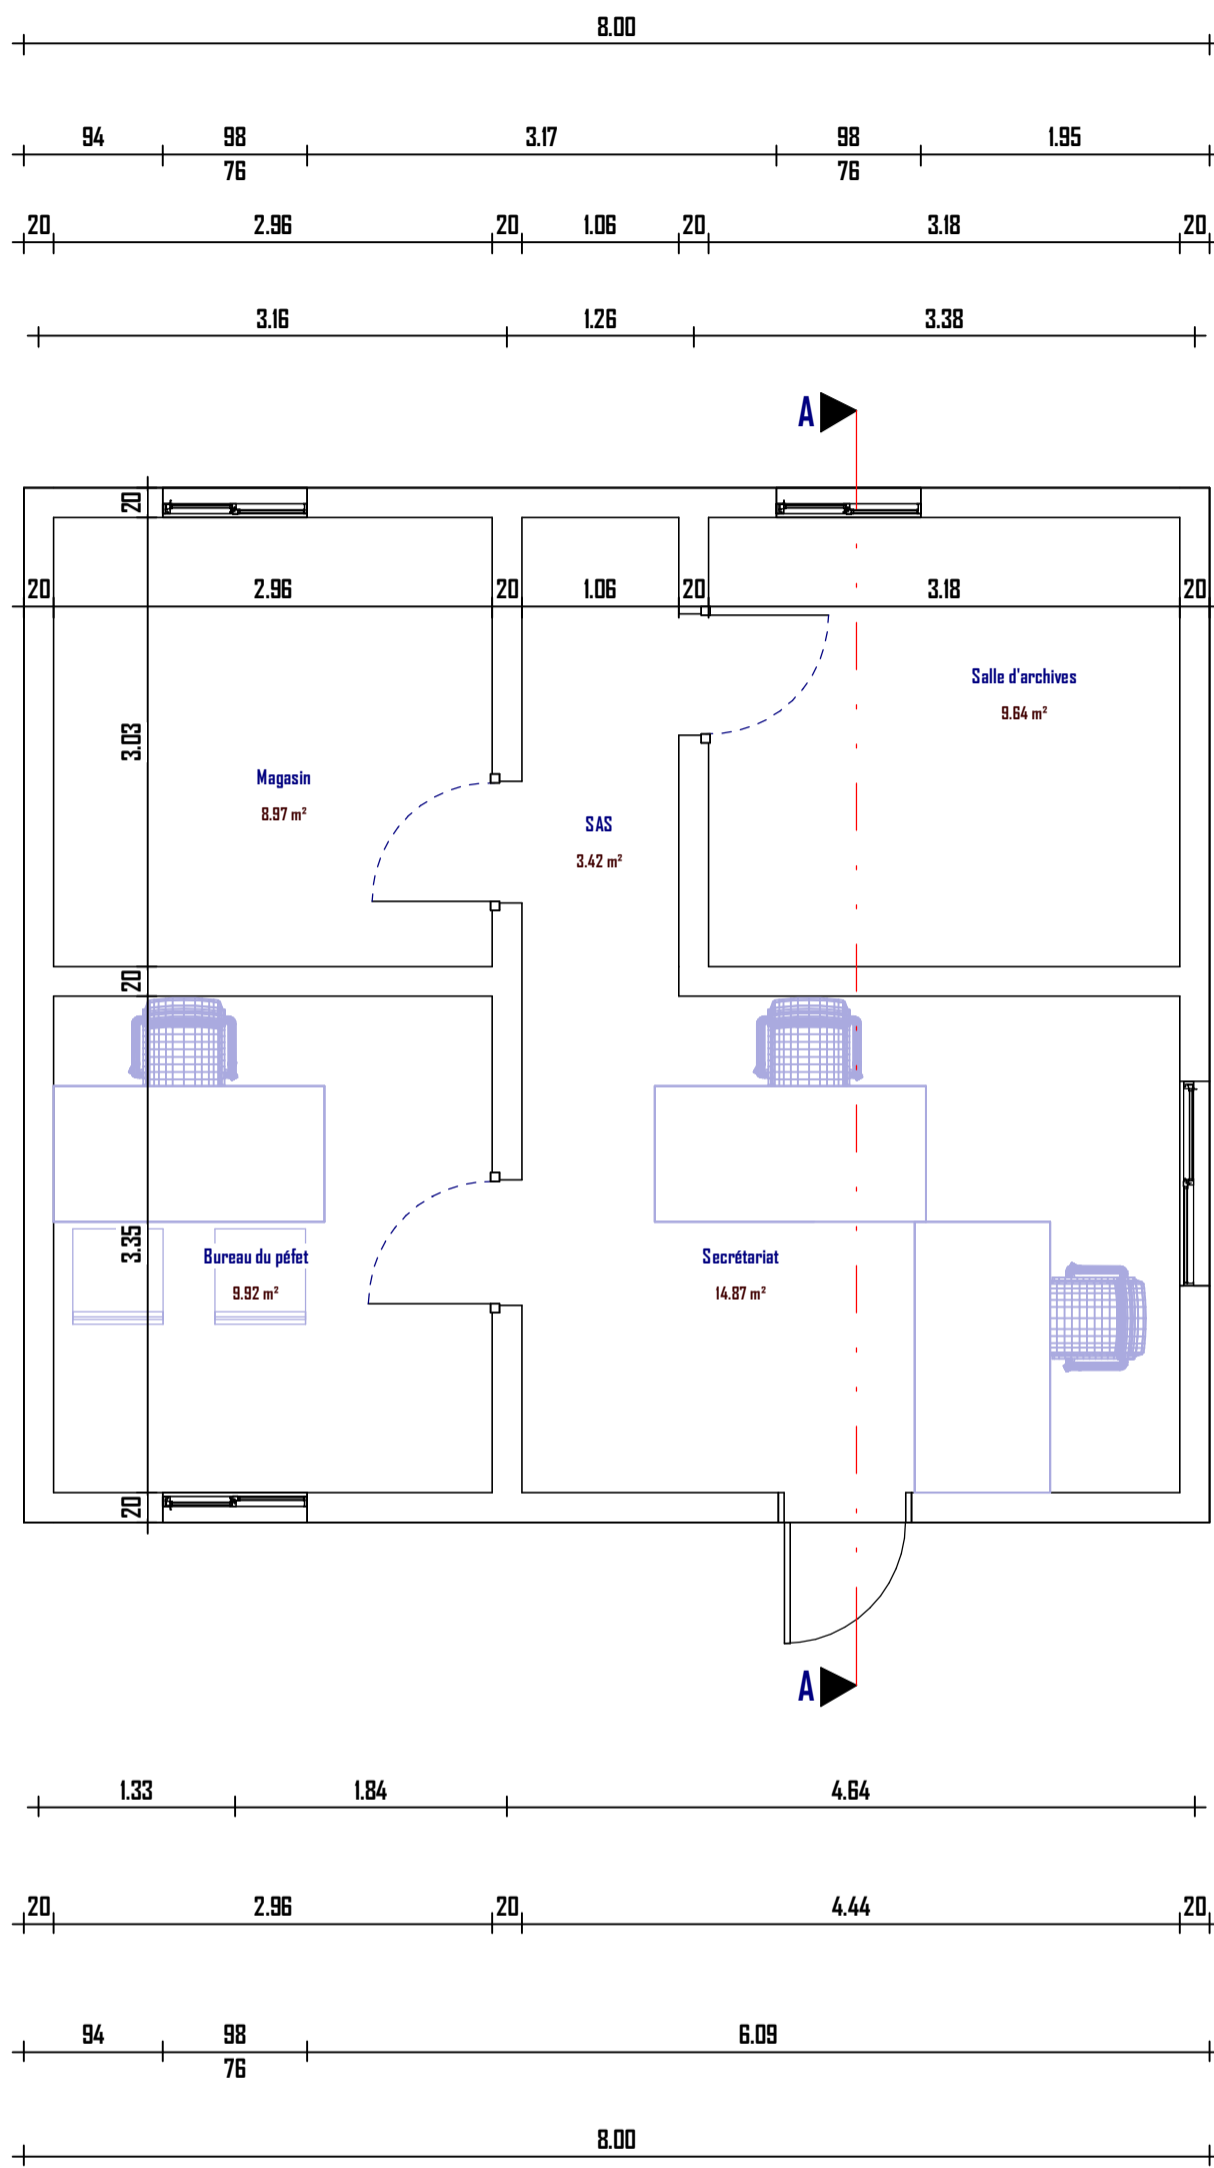

06 BP 9755 Ouagadougou 06
 Tel : +226 25 41 13 80
 Mail : info@era-concept.com


PROJET DE CONSTRUCTION D'UN BATIMENT À DIALGAYE, FAISANT OFFICE DE BUREAUX POUR LA PRÉFECTURE ET DE CADRE DE TRAVAIL POUR L'ODEPREGECC ET LES AUTRES MECANISMES DE PREVENTION ET DE GESTION DES CONFLITS COMMUNAUTAIRES DANS LADITE COMMUNE

PLAN DE NIVEAU RDC EXISTANT

Date :	Janvier 2026
Dessiné par :	Boubacar GUELBEOGO - Honorine MIHIN Moumini BELLA
Vérifié par :	BABRIBILE NAMOANO
Approuvé par :	BRICE KERE

Planche N°03

Echelle : 1 : 50

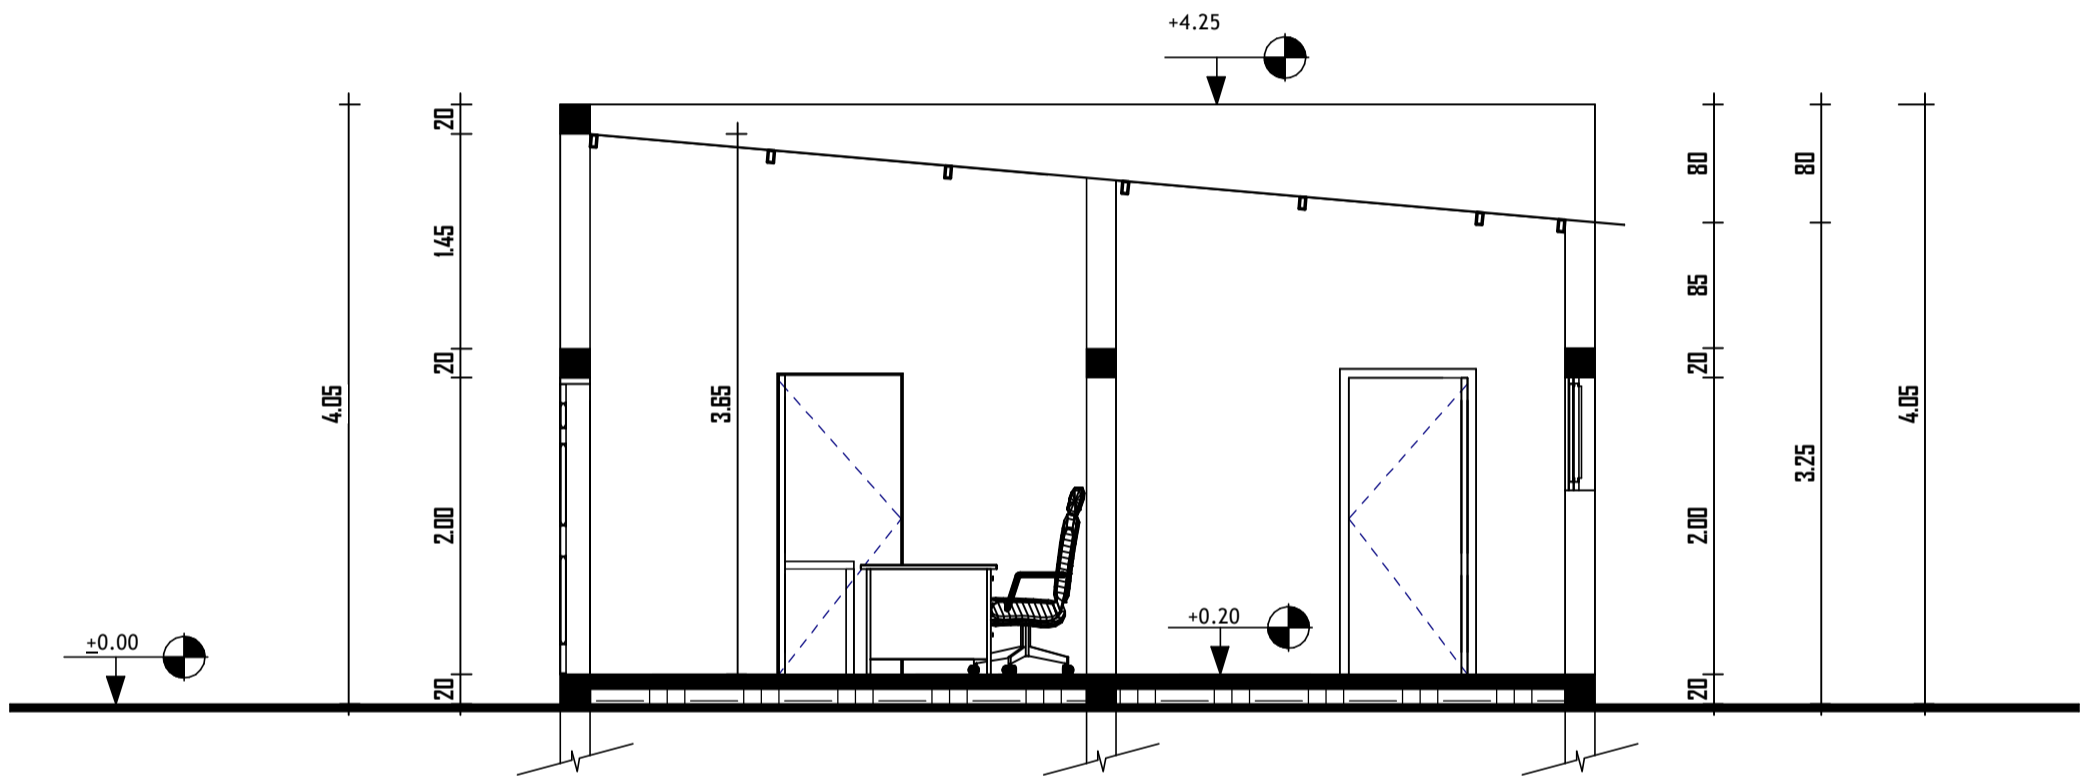

06 BP 9755 Ouagadougou 06

Tel : +226 25 41 13 80

Mail : info@era-concept.com

PROJET DE CONSTRUCTION D'UN BATIMENT
 À DIALGAYE, FAISANT OFFICE DE BUREAUX
 POUR LA PRÉFECTURE ET DE CADRE DE
 TRAVAIL POUR L'ODEPREGECC ET LES
 AUTRES MECANISMES DE PREVENTION ET
 DE GESTION DES CONFLITS
 COMMUNAUTAIRES DANS LADITE
 COMMUNE

PLAN DE COUPE AA

Date : Janvier 2026

Dessiné par : Boubacar GUELBEOGO -
 Honorine MIHIN
 Moumini BELLA

Vérifié par : BABRIBILE NAMOANO



Approuvé par : BRICE KERE

Planche N°04

Echelle : 1 : 50

+3.85

 Fenêtre persienne 76*97

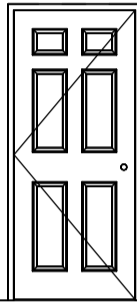


Porte persienne 80*200

+0.2



TN

TN

FACADE PRINCIPALE

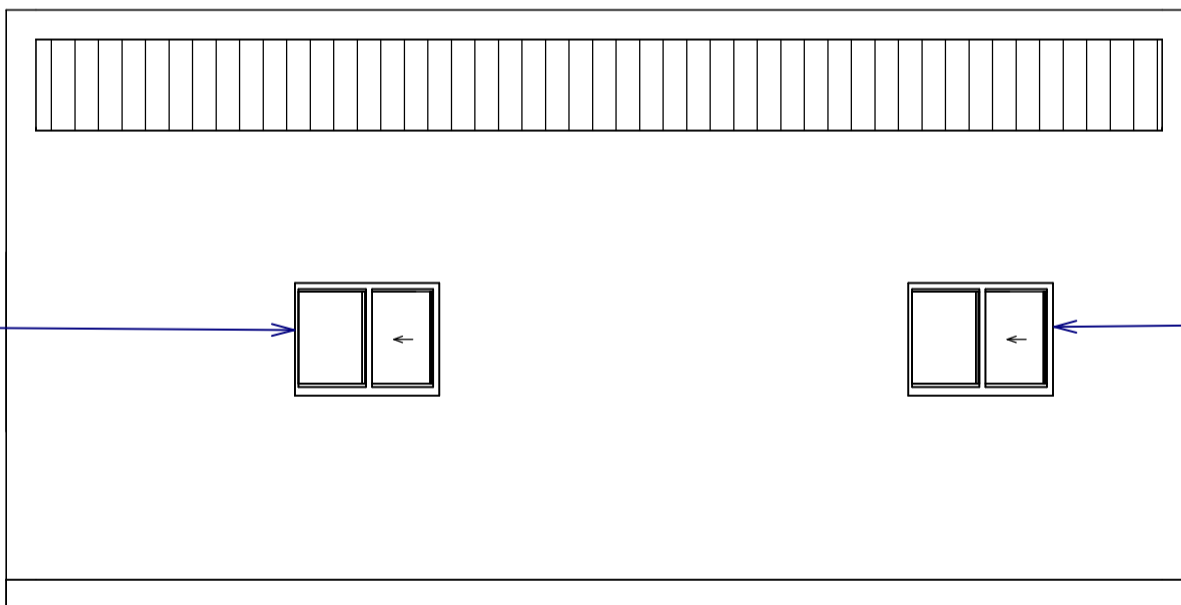

Fenêtre persienne 76*97

  

Fenêtre persienne 76*97

TN

TN

FACADE POSTERIEUR



06 BP 9755 Ouagadougou 06

Tel : +226 25 41 13 80

Mail : info@era-concept.com

PROJET DE CONSTRUCTION D'UN BATIMENT À DIALGAYE, FAISANT OFFICE DE BUREAUX POUR LA PRÉFECTURE ET DE CADRE DE TRAVAIL POUR L'ODEPREGECC ET LES AUTRES MECANISMES DE PREVENTION ET DE GESTION DES CONFLITS COMMUNAUTAIRES DANS LADITE COMMUNE

FACADE PRINCIPALE ET POSTERIEURE

Date : Janvier 2026

Dessiné par : Boubacar GUELBEOGO - Honorine MIHIN Moumini BELLA


Vérifié par : BABRIBILE NAMOANO

Approuvé par : BRICE KERE

Planche N°05

Echelle : 1 : 50

Fenêtre persienne 76*97

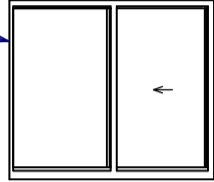

TN

TN

FACADE LATERALE DROITE

TN

TN

FACADE LATERALE GAUCHE



06 BP 9755 Ouagadougou 06

Tel : +226 25 41 13 80

Mail : info@era-concept.com

PROJET DE CONSTRUCTION D'UN BATIMENT
À DIALGAYE, FAISANT OFFICE DE BUREAUX
POUR LA PRÉFECTURE ET DE CADRE DE
TRAVAIL POUR L'ODEPREGECC ET LES
AUTRES MECANISMES DE PREVENTION ET
DE GESTION DES CONFLITS
COMMUNAUTAIRES DANS LADITE
COMMUNE

**FACADE LATERALE DROITE ET
GAUCHE**

Date : Janvier 2026



Dessiné par : Boubacar GUELBEOGO -
Honorine MIHIN
Moumini BELLA

Vérifié par : BABRIBILE NAMOANO

Approuvé par : BRICE KERE

Planche N°06

Echelle : 1 : 50

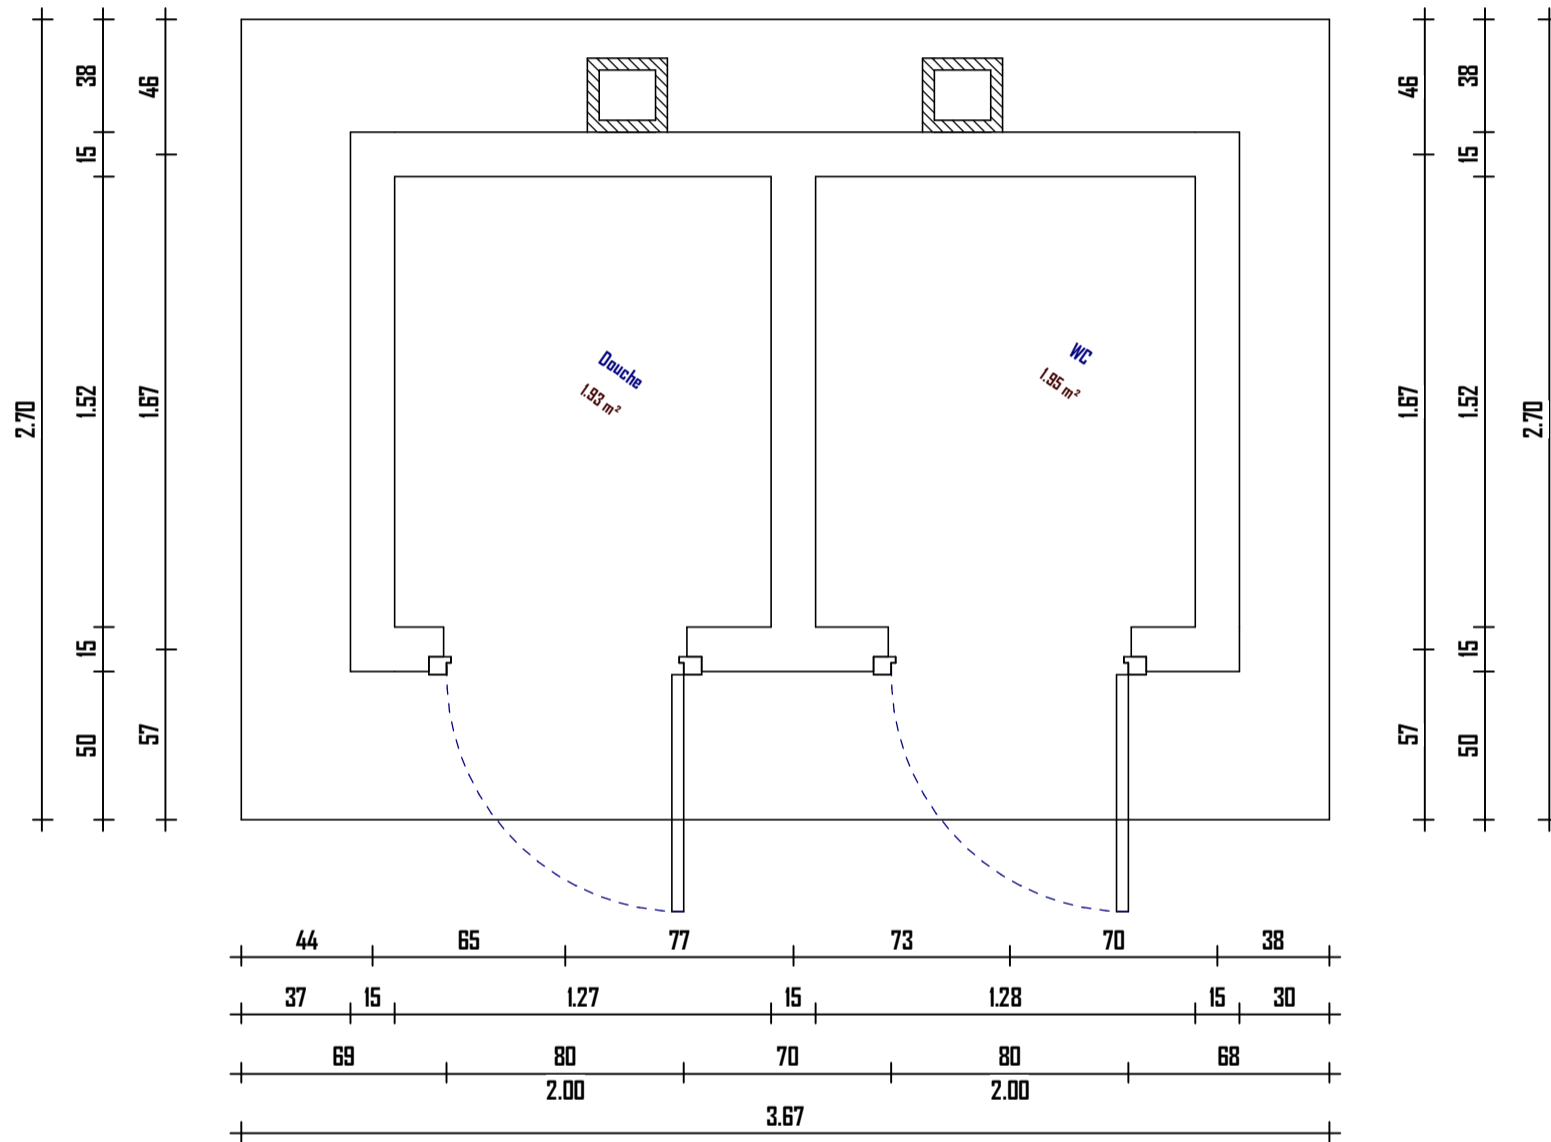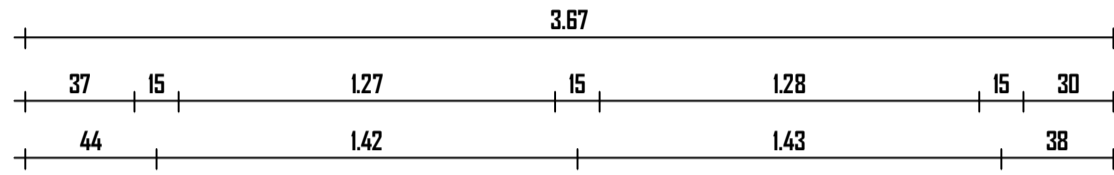

06 BP 9755 Ouagadougou 06

Tel : +226 25 41 13 80

Mail : info@era-concept.com

PROJET DE CONSTRUCTION D'UN BATIMENT
 À DIALGAYE, FAISANT OFFICE DE BUREAUX
 POUR LA PRÉFECTURE ET DE CADRE DE
 TRAVAIL POUR L'ODEPREGECC ET LES
 AUTRES MECANISMES DE PREVENTION ET
 DE GESTION DES CONFLITS
 COMMUNAUTAIRES DANS LADITE
 COMMUNE

PLAN DE NIVEAU TOILETTES EXTERNE

Date : Janvier 2026


Dessiné par : BOUBACAR GUELBEOGO
 MOUMINI BELLA

Vérifié par : BABRIBILE NAMOANO


Approuvé par : BRICE KERE

Planche N°07

Echelle : 1 : 25

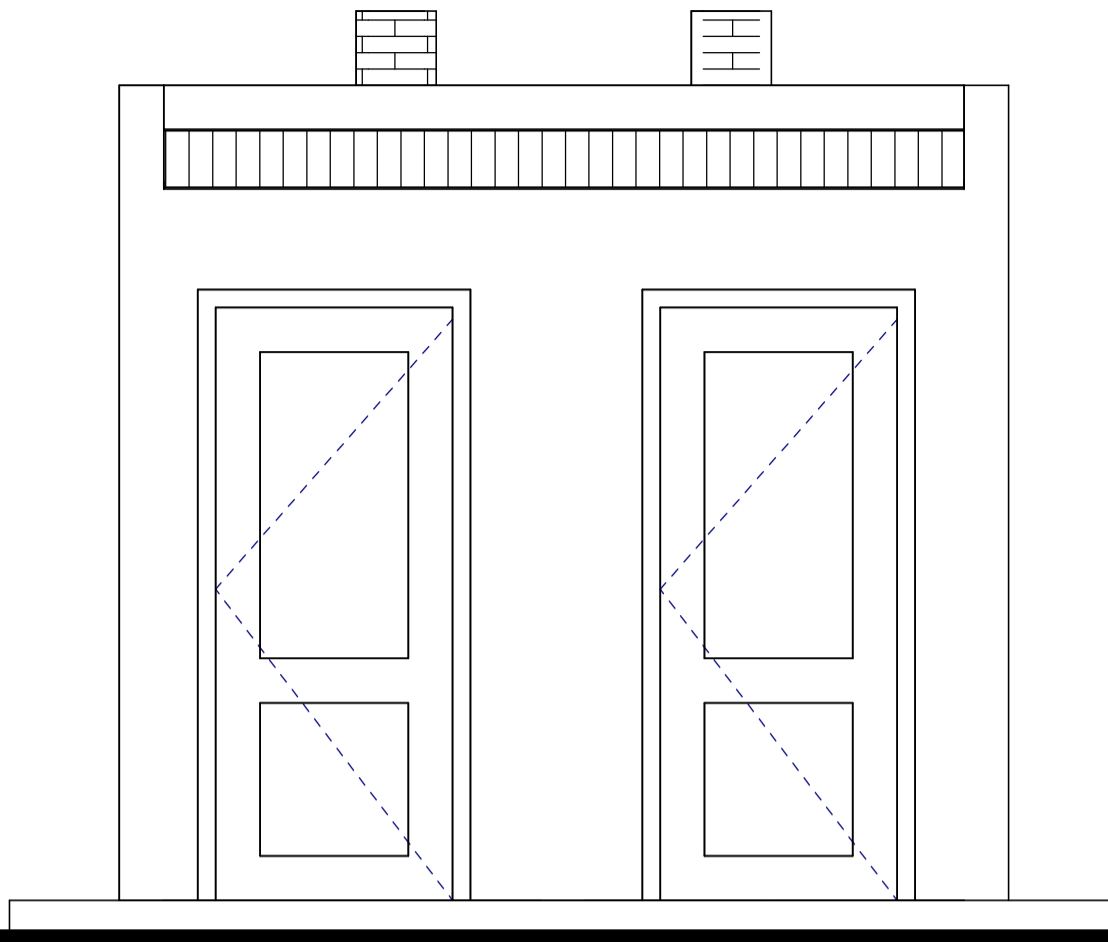

FACADE PRINCIPALE

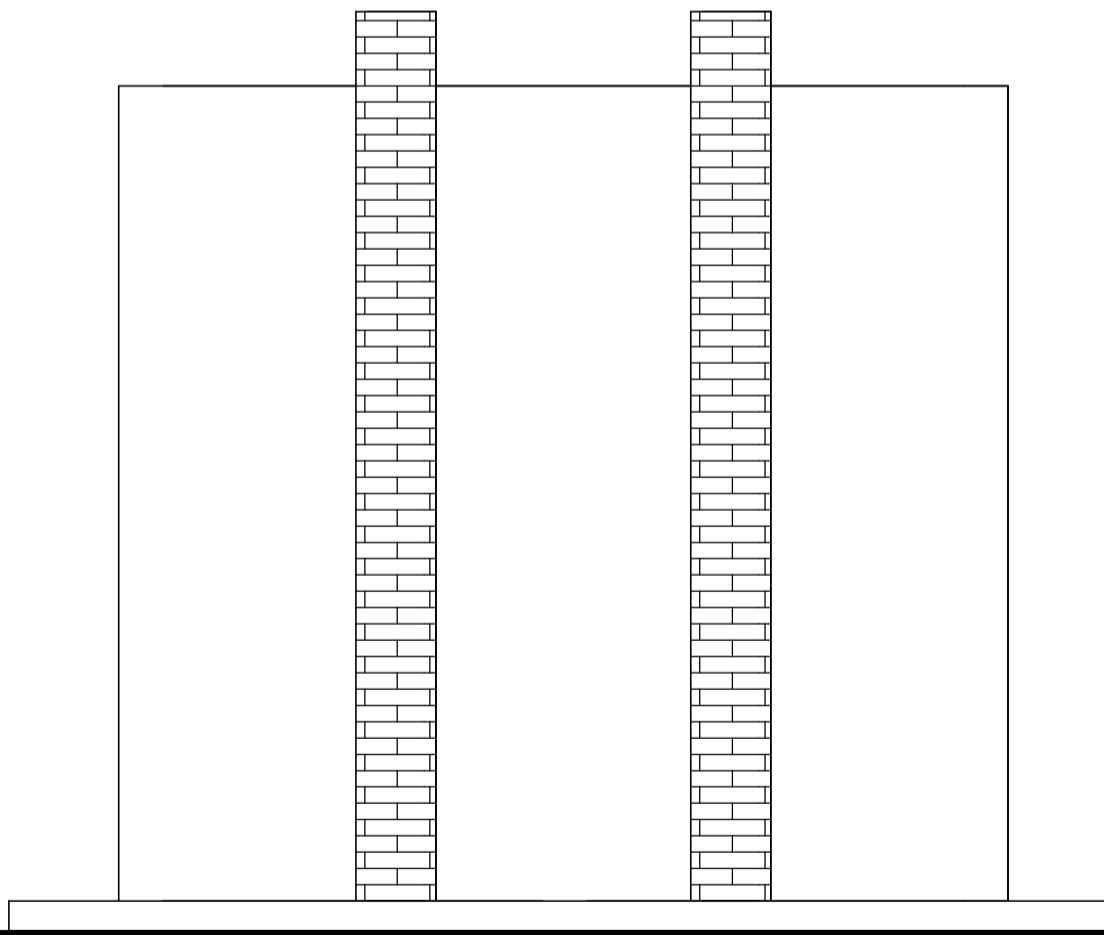

FACADE POSTEIEURE



06 BP 9755 Ouagadougou 06

Tel : +226 25 41 13 80

Mail : info@era-concept.com

PROJET DE CONSTRUCTION D'UN BATIMENT
 À DIALGAYE, FAISANT OFFICE DE BUREAUX
 POUR LA PRÉFECTURE ET DE CADRE DE
 TRAVAIL POUR L'ODEPREGECC ET LES
 AUTRES MECANISMES DE PREVENTION ET
 DE GESTION DES CONFLITS
 COMMUNAUTAIRES DANS LADITE
 COMMUNE

FACADE PRINCIPALE ET POSTERIEURE
 DE LA LATRINE

Date : Janvier 2026


Dessiné par : Boubacar GUELBEOGO -
 Honorine MIHIN
 Moumini BELLA

Vérifié par : BABRIBILE NAMOANO


Approuvé par : BRICE KERE

Planche N°08

Echelle : 1 : 25

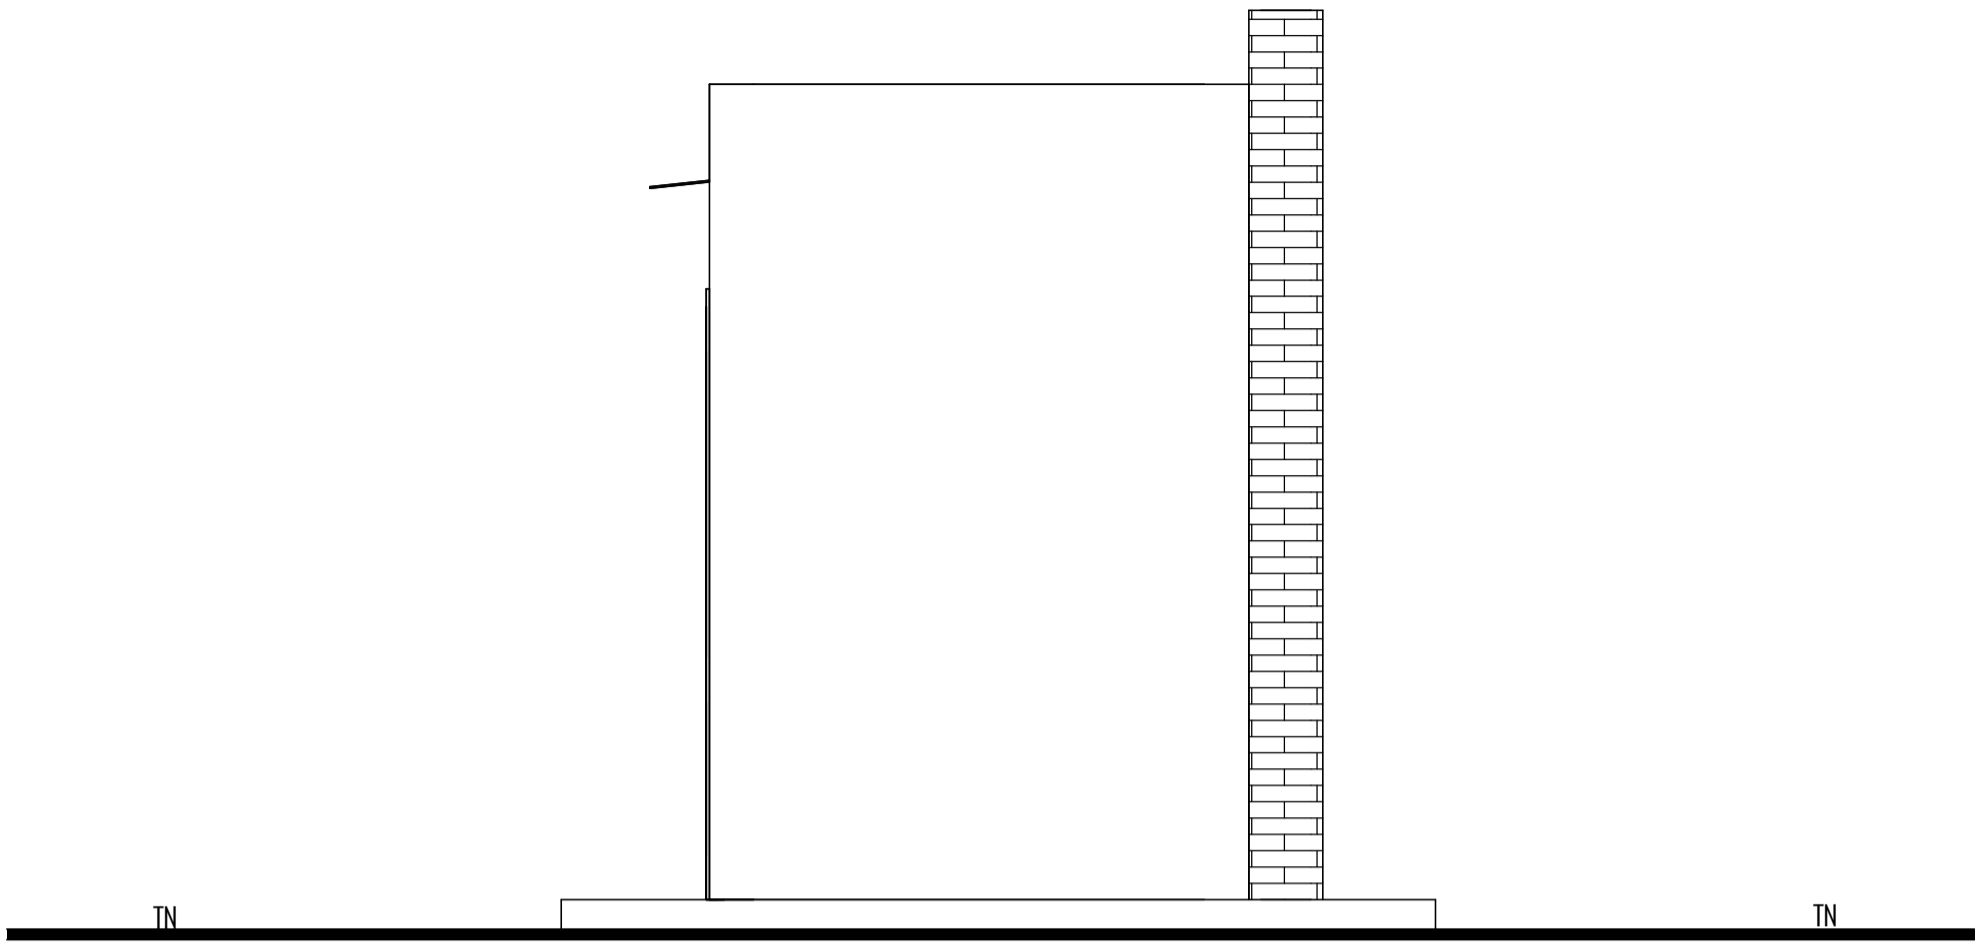

FACADE LATERALE DROITE

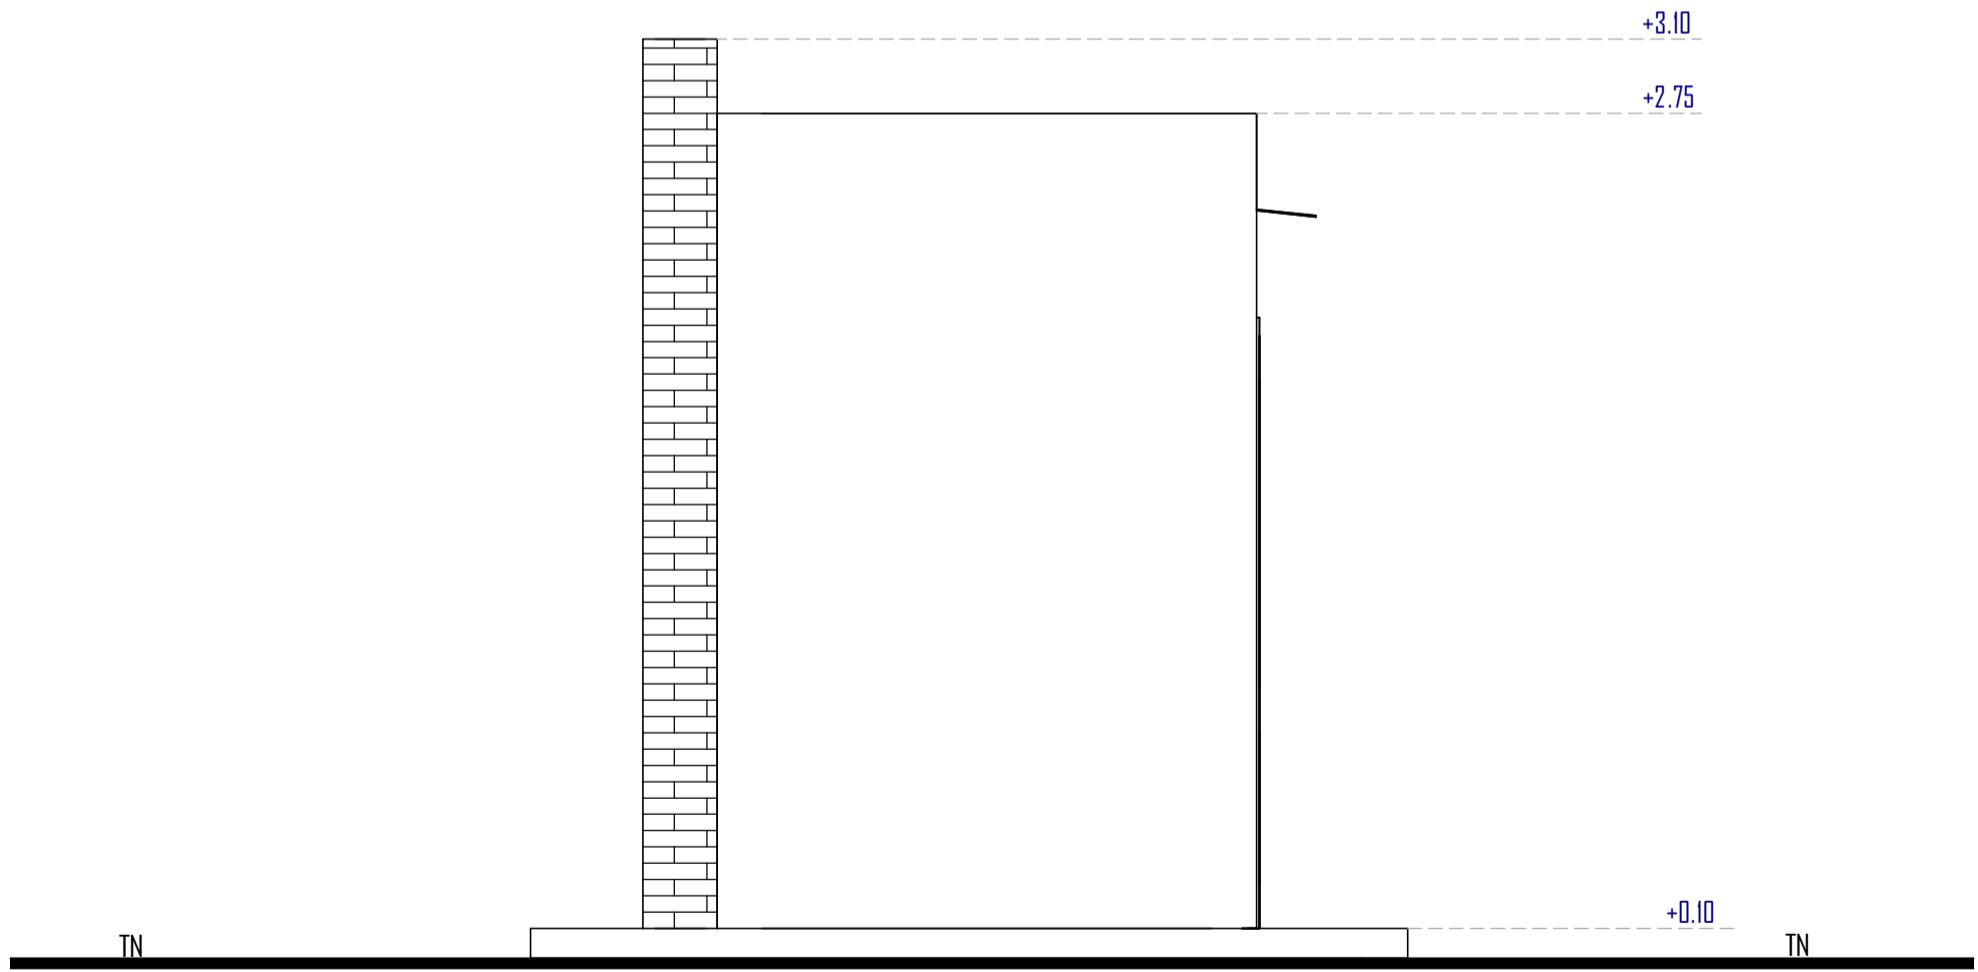

FACADE LATERALE GAUCHE



06 BP 9755 Ouagadougou 06

Tel : +226 25 41 13 80

Mail : info@era-concept.com

PROJET DE CONSTRUCTION D'UN BATIMENT
 À DIALGAYE, FAISANT OFFICE DE BUREAUX
 POUR LA PRÉFECTURE ET DE CADRE DE
 TRAVAIL POUR L'ODEPREGECC ET LES
 AUTRES MECANISMES DE PREVENTION ET
 DE GESTION DES CONFLITS
 COMMUNAUTAIRES DANS LADITE
 COMMUNE

**FACADE LATERALE DROITE ET
 GAUCHE DE LA LATRINE**

Date : Janvier 2026

Dessiné par : Boubacar GUELBEOGO -
 Honorine MIHIN
 Moumini BELLA


Vérifié par : BABRIBILE NAMOANO

Approuvé par : BRICE KERE

Planche N°09

Echelle : 1 : 25

RENOVATION PREFECTURE

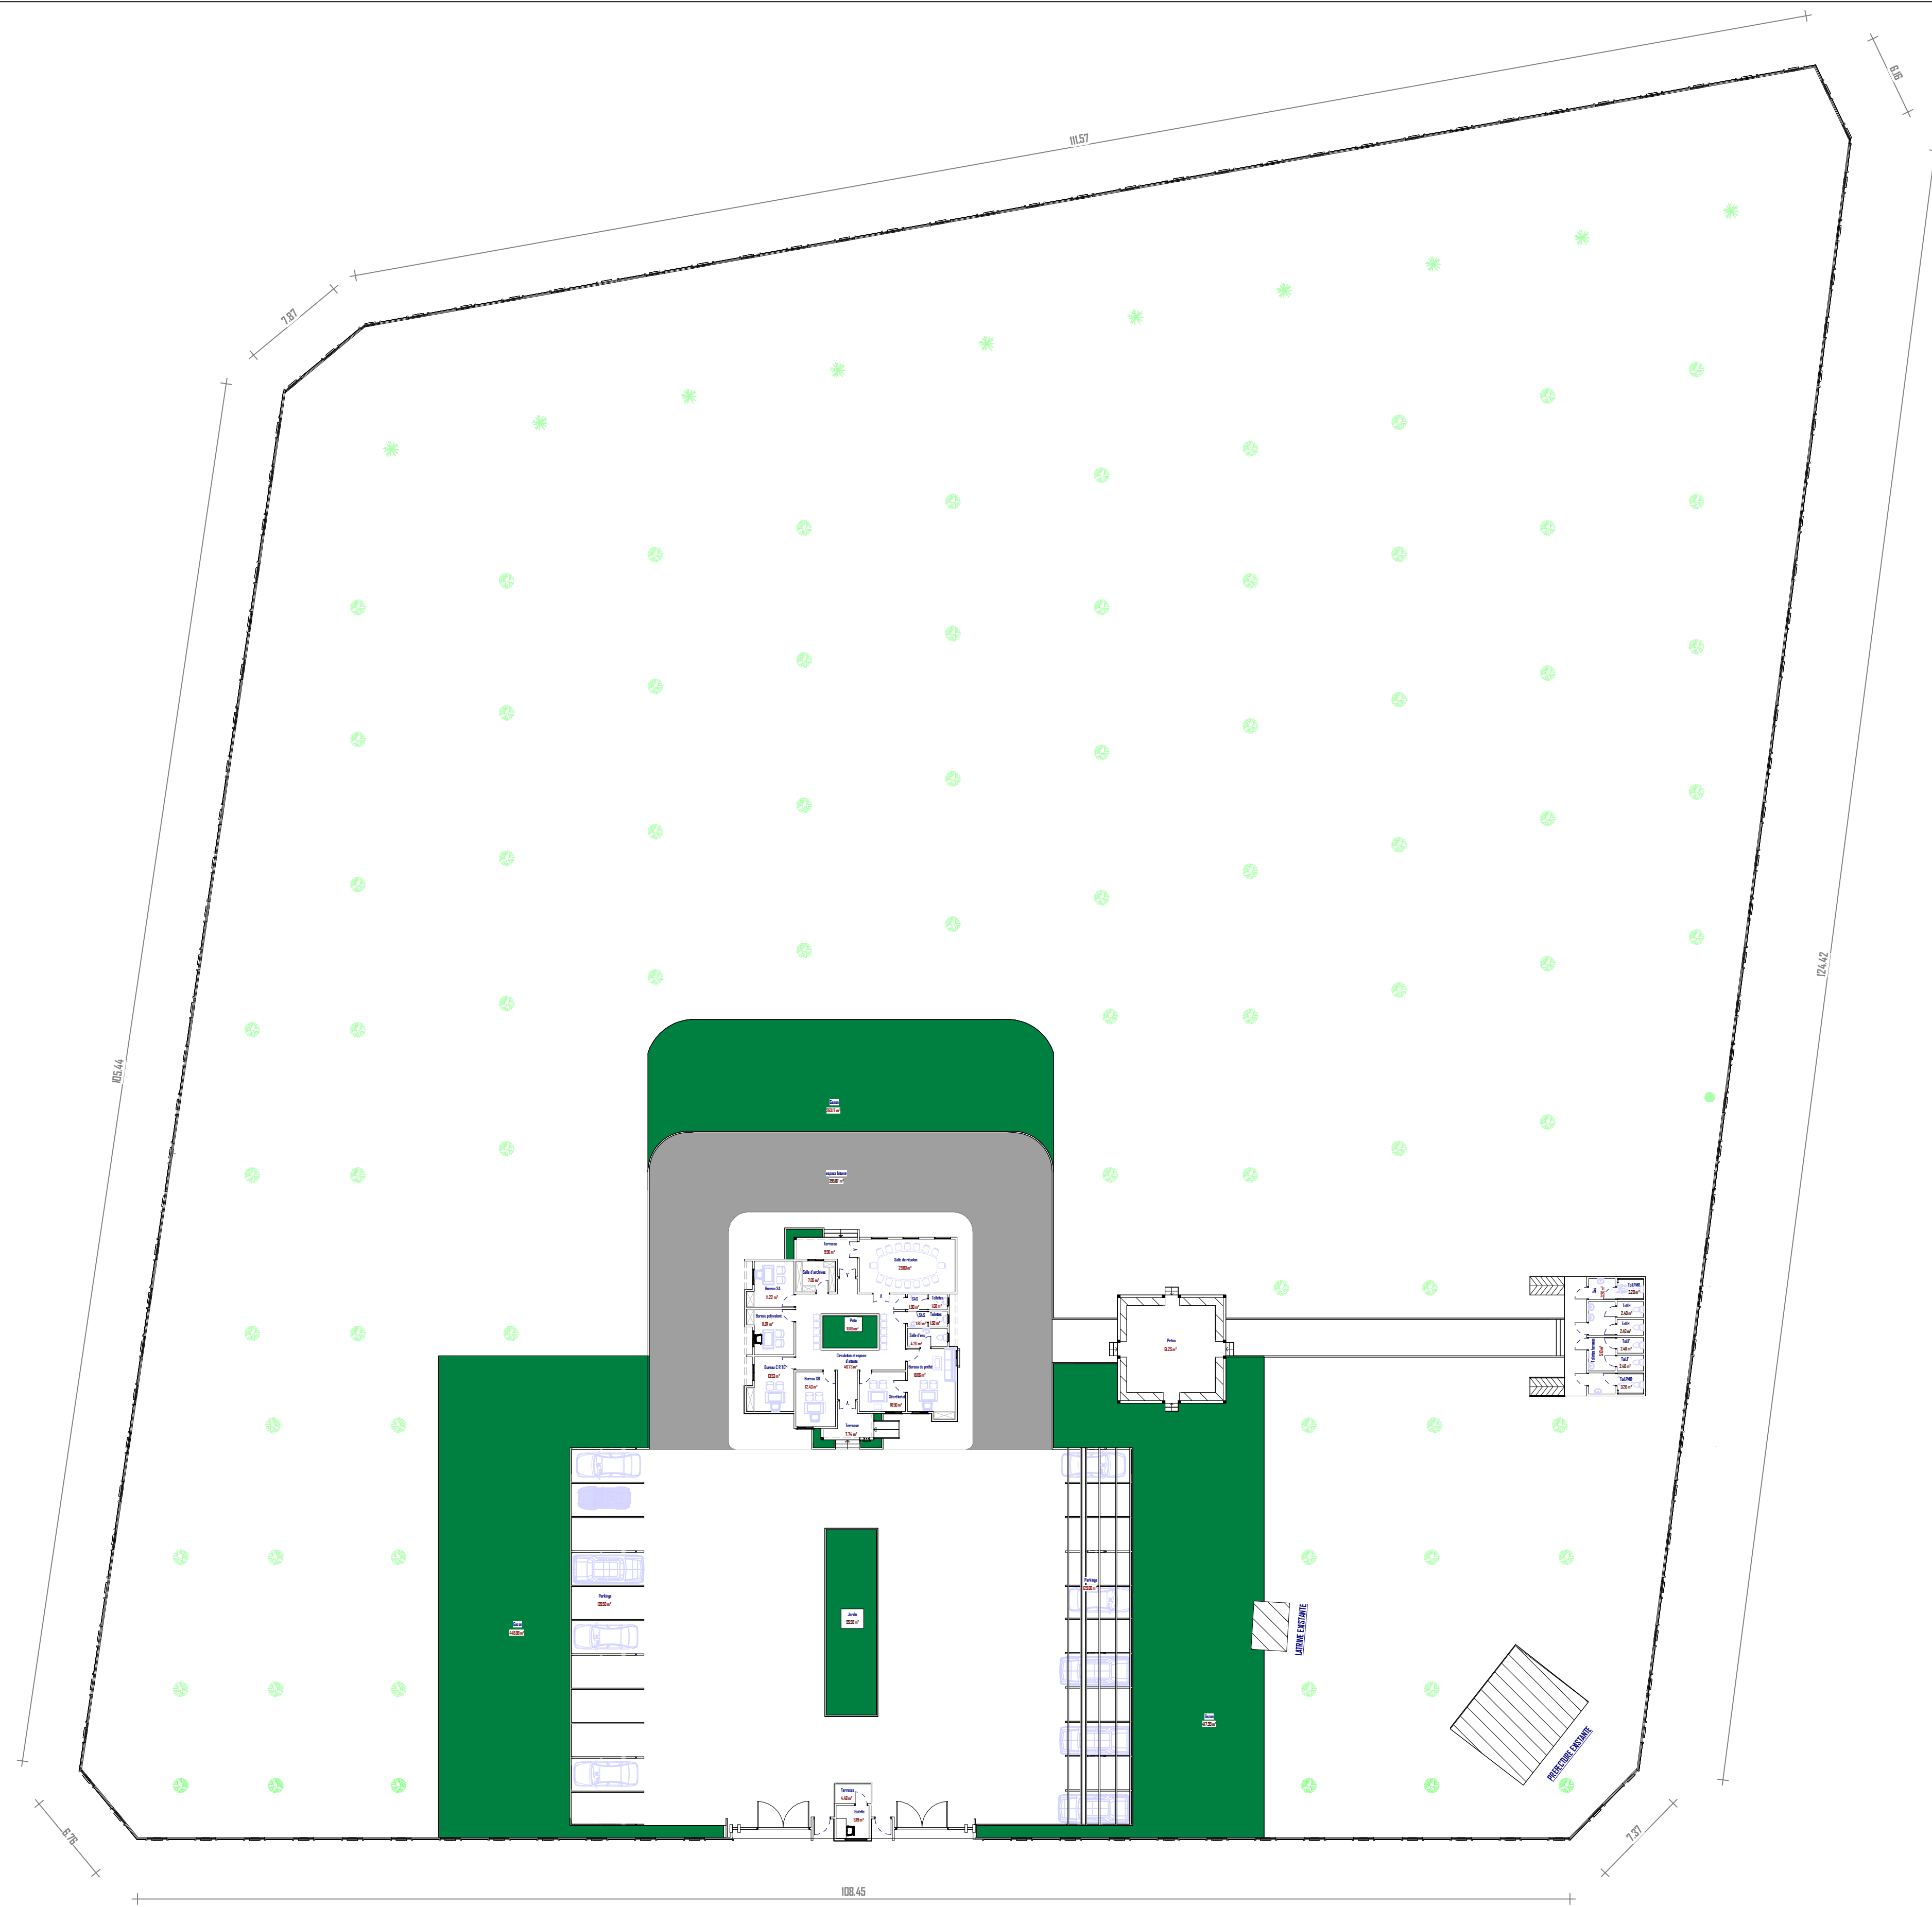


06 BP 9755 Ouagadougou 06
 Tel : 25 41 13 80
 Mail : info@era-concept.com

N°	Description	Date

PROJET DE CONSTRUCTION D'UN BATIMENT À DIALGAYE, FAISANT OFFICE DE BUREAUX POUR LA PRÉFECTURE ET DE CADRE DE TRAVAIL POUR L'OEPREGECC ET LES AUTRES MECANISMES DE PREVENTION ET DE GESTION DES CONFLITS COMMUNAUTAIRES DANS LADITE COMMUNE

PLAN D'ENSEMBLE		Planche N°11
Date :	Janvier 2026	
Dessiné par :	Boubacar GUELBEODO - Honorine MIHIN Moumini BELLA	
Vérifié par :	Babribilé NAMOAND	
Approuvé par :	Brice KERE	Echelle: 1 : 500

Ce document constitue la propriété intellectuelle exclusive de l'agence ERA Concept. Toute reproduction, diffusion, modification ou exploitation, totale ou partielle, de son contenu sans l'autorisation écrite et préalable de l'agence est strictement interdite et constitue un acte de contrefaçon passible de poursuites judiciaires

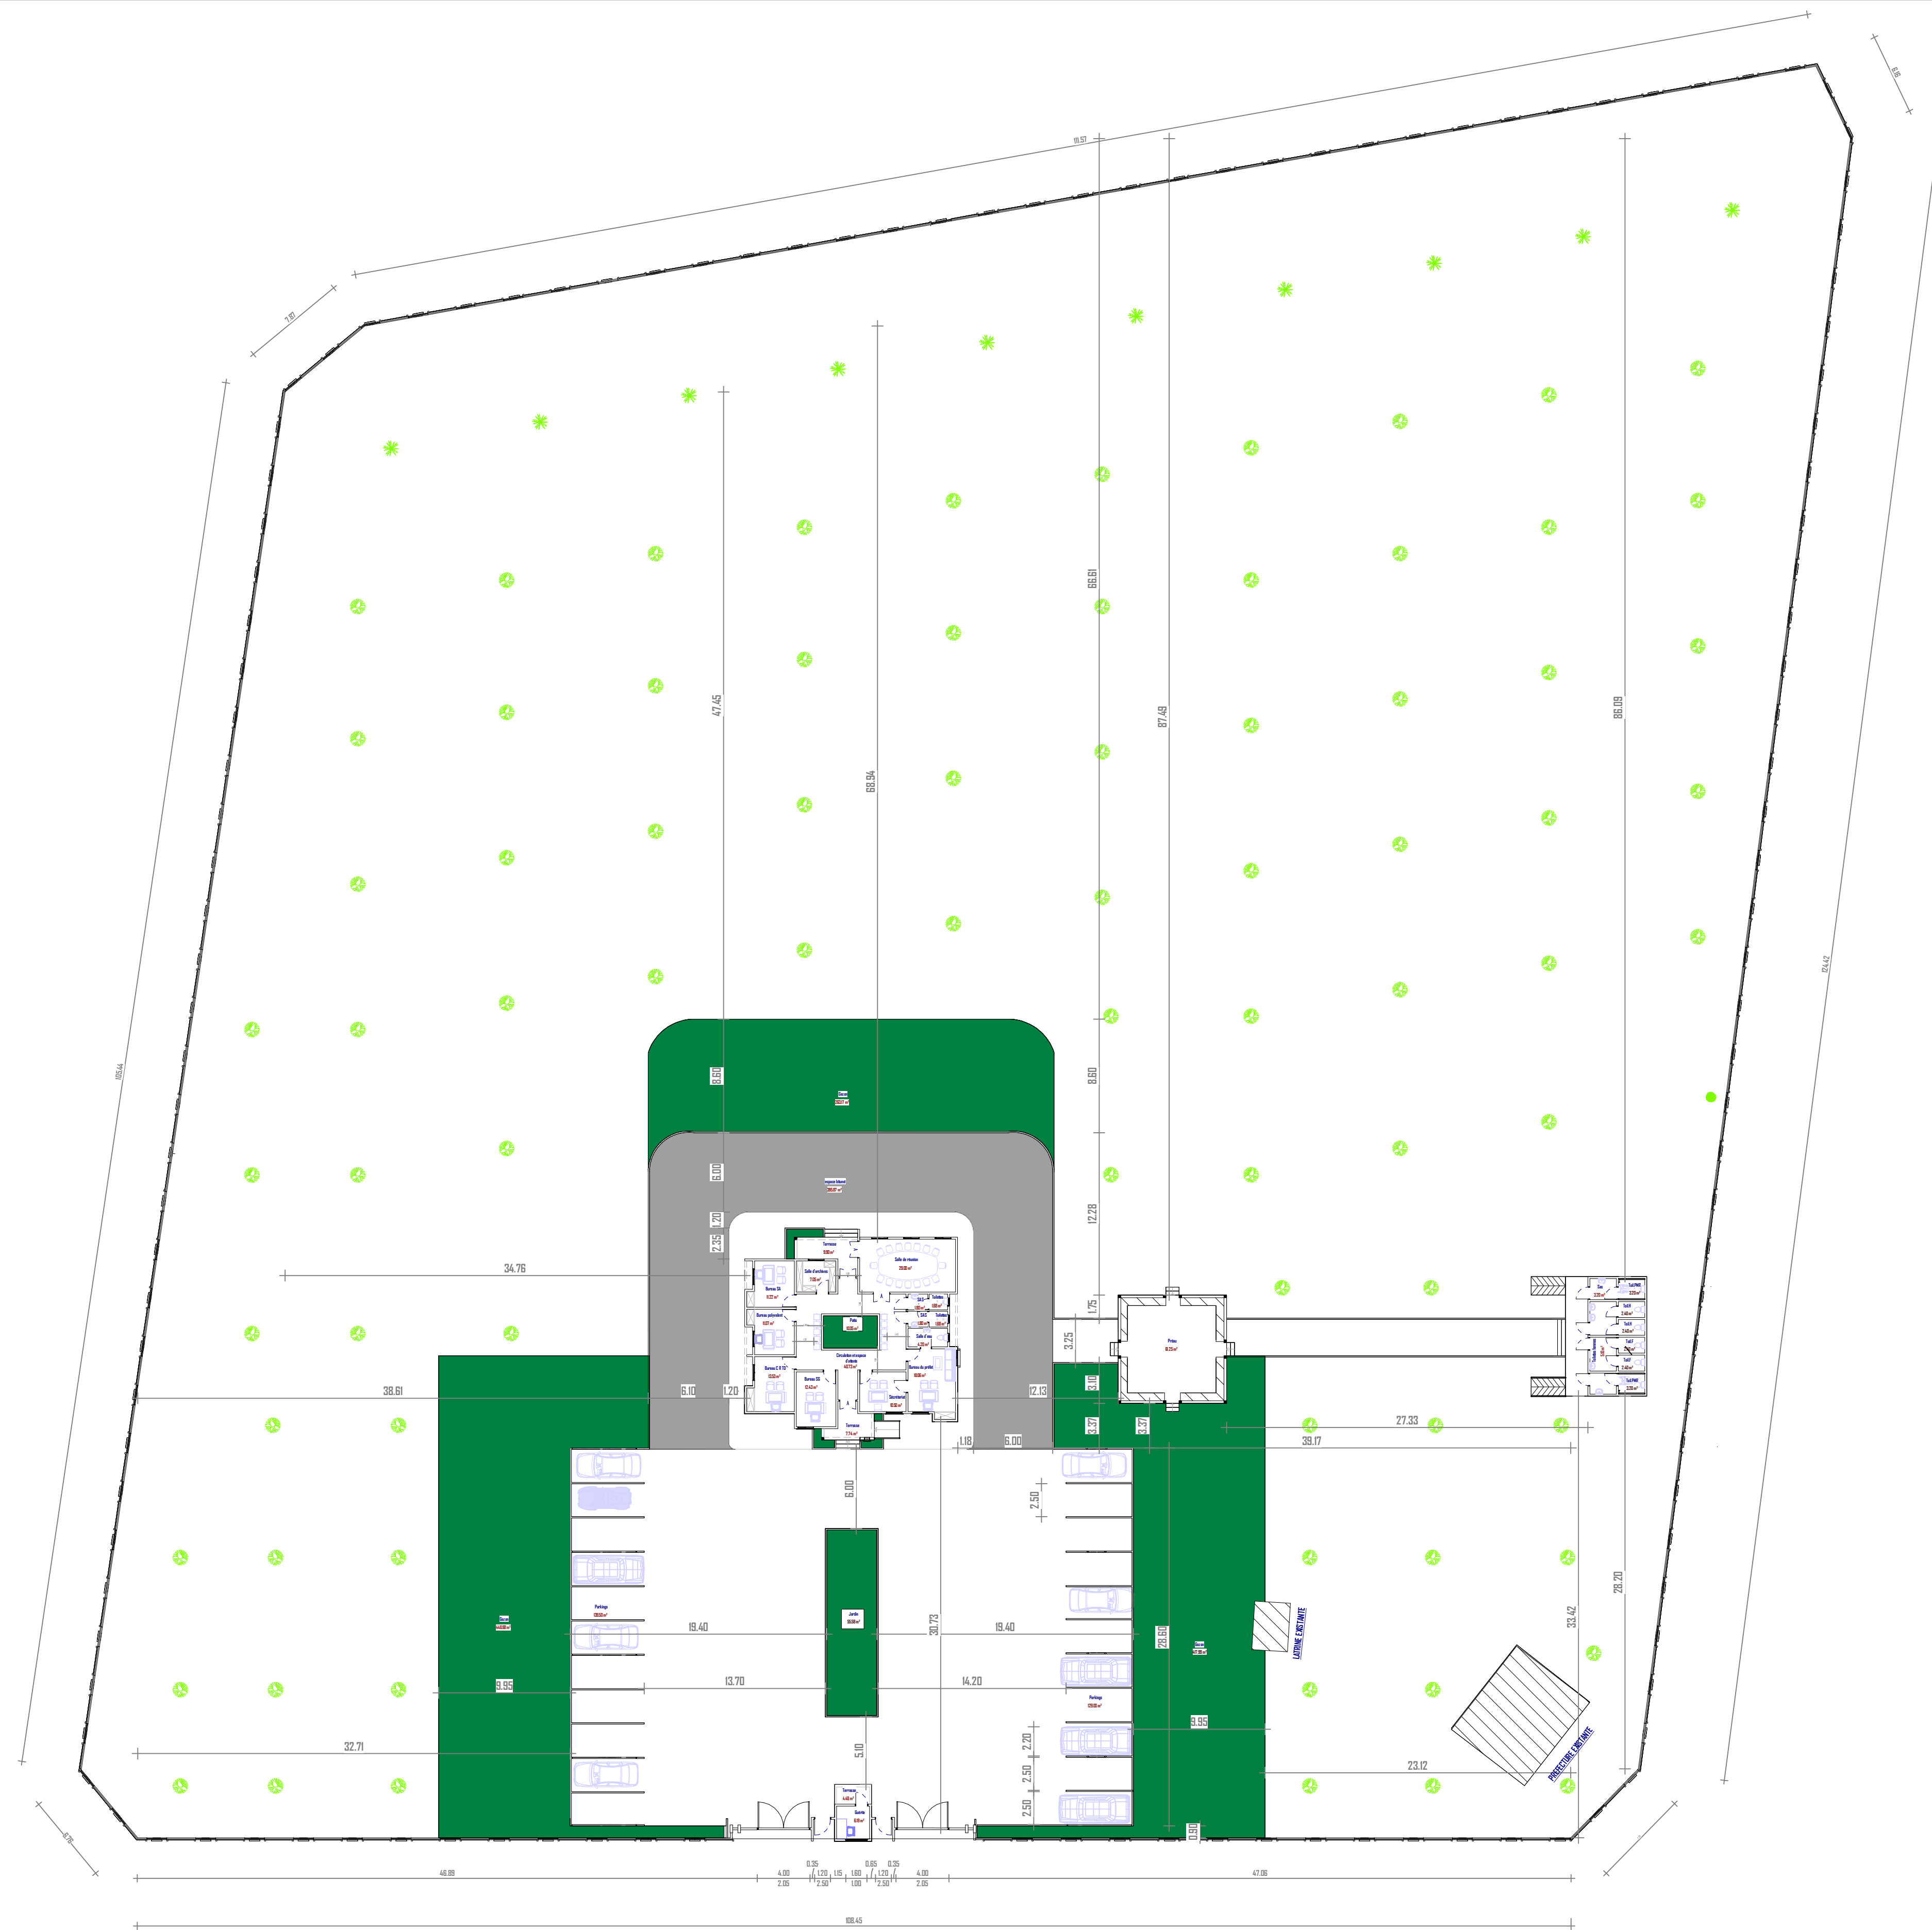

06 BP 9755 Ouagadougou 06

Tel : 25 41 13 80

Mail : info@era-concept.com

N°	Description	Date


PROJET DE CONSTRUCTION D'UN BATIMENT À DIALGAYE, FAISANT OFFICE DE BUREAUX POUR LA PRÉFECTURE ET DE CADRE DE TRAVAIL POUR L'OPEPREGCC ET LES AUTRES MECANISMES DE PREVENTION ET DE GESTION DES CONFLITS COMMUNAUTAIRES DANS LADITE COMMUNE

PLAN D'IMPLANTATION

Date :	Janvier 2026
Dessiné par :	Boubacar GUELBEODO -Honorine MIHIN Moumini BELLA
Vérifié par :	Babribilé NAMOAND
Approuvé par :	Brice KERE

Planche N°12

Echelle: 1 : 500

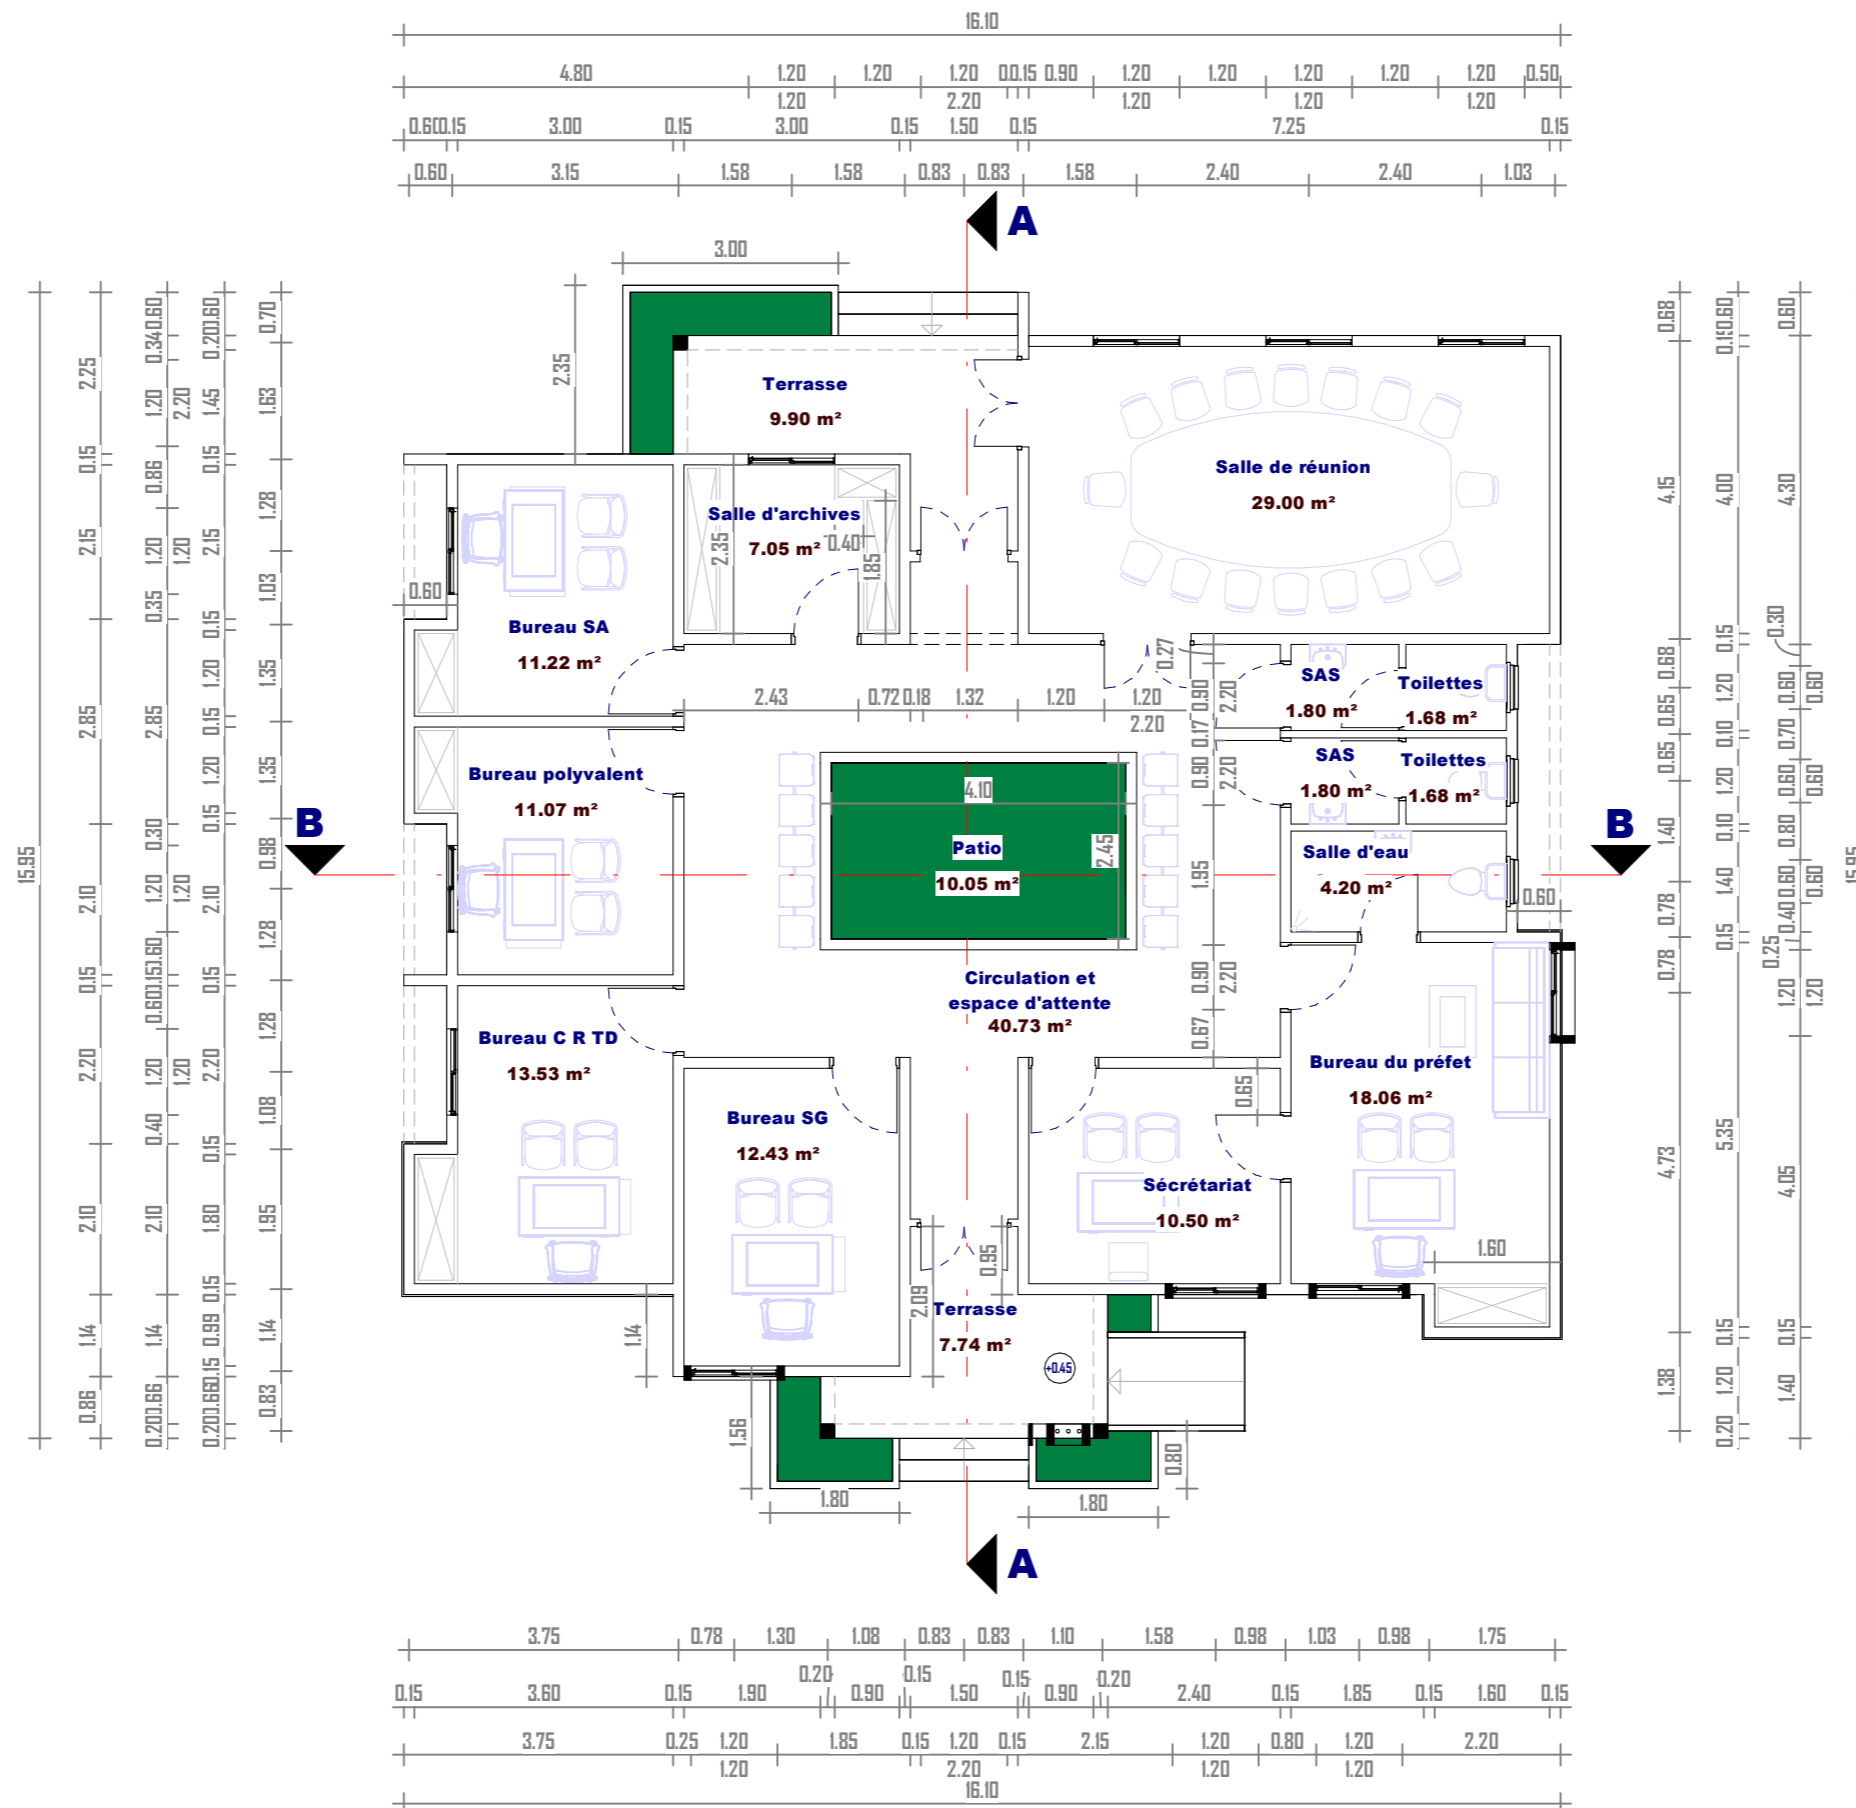

06 BP 9755 Ouagadougou 06

Tel : 25 41 13 80

Mail : info@era-concept.com



N°	Description	Date

PROJET DE CONSTRUCTION D'UN BATIMENT À DIALGAYE, FAISANT OFFICE DE BUREAUX POUR LA PRÉFECTURE ET DE CADRE DE TRAVAIL POUR L'ODEPREGECC ET LES AUTRES MECANISMES DE PREVENTION ET DE GESTION DES CONFLITS COMMUNAUTAIRES DANS LADITE COMMUNE

PLAN DE NIVEAU ADMINISTRATION

Date :	Janvier 2026
Dessiné par :	Boubacar GUELBEODO- Honorine MIHIN- Moumini BELLA
Vérifié par :	Babribilé NAMOAND
Approuvé par :	Brice KERE

Planche N°13		
	Echelle:	1 : 100

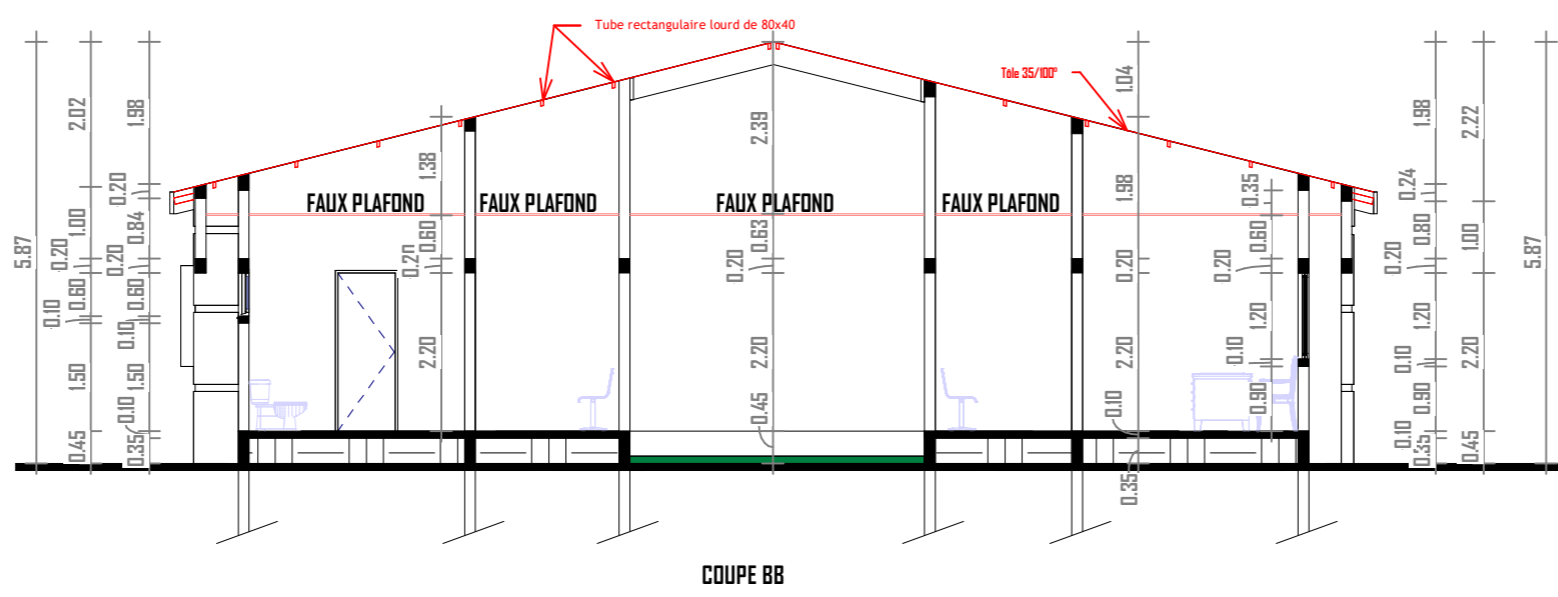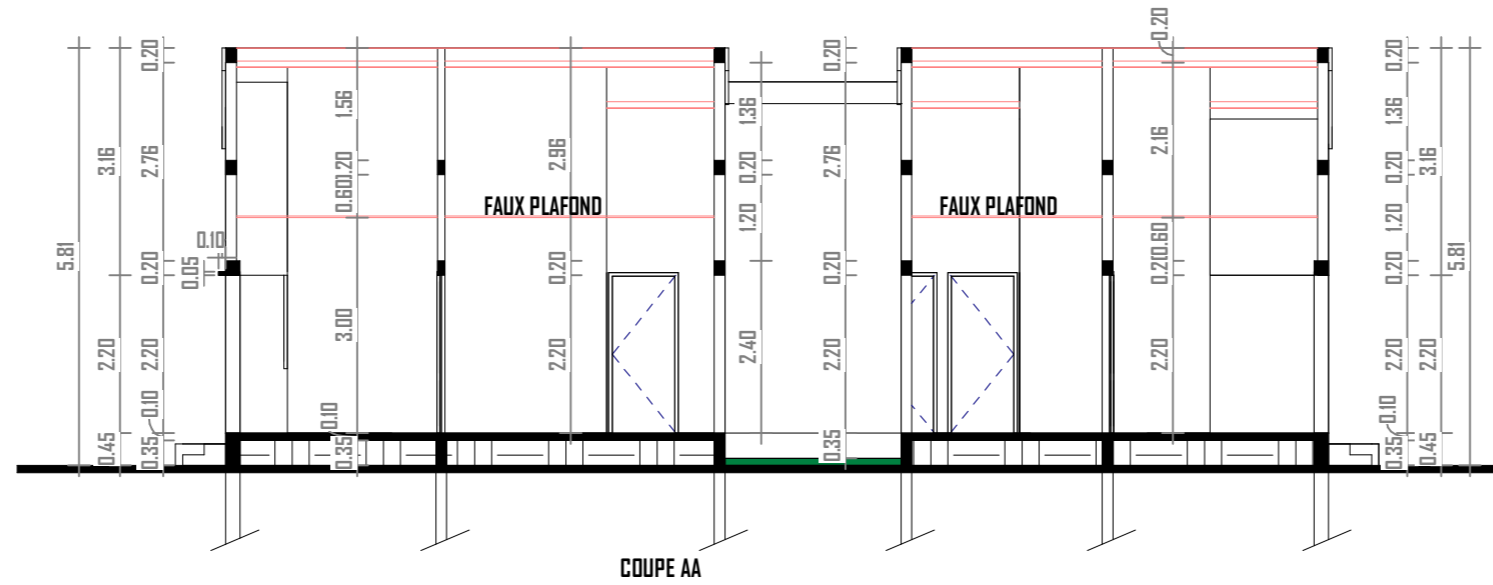

06 BP 9755 Ouagadougou 06
 Tel : 25 41 13 80
 Mail : info@era-concept.com

N°	Description	Date

PROJET DE CONSTRUCTION D'UN BATIMENT À DIALGAYE, FAISANT OFFICE DE BUREAUX POUR LA PRÉFECTURE ET DE CADRE DE TRAVAIL POUR L'ODEPREGECC ET LES AUTRES MECANISMES DE PREVENTION ET DE GESTION DES CONFLITS COMMUNAUTAIRES DANS LADITE COMMUNE


COUPE AA-BB ADMINISTRATION

Date :	Janvier 2026
Dessiné par :	Boubacar GUELBEOGO- Honorine MIHIN- Moumini BELLA
Vérifié par :	Babribilé NAMOAND
Approuvé par :	Brice KERE

Planche N°14	Echelle:	1 : 100
--------------	----------	---------



FACADE PRINCIPALE

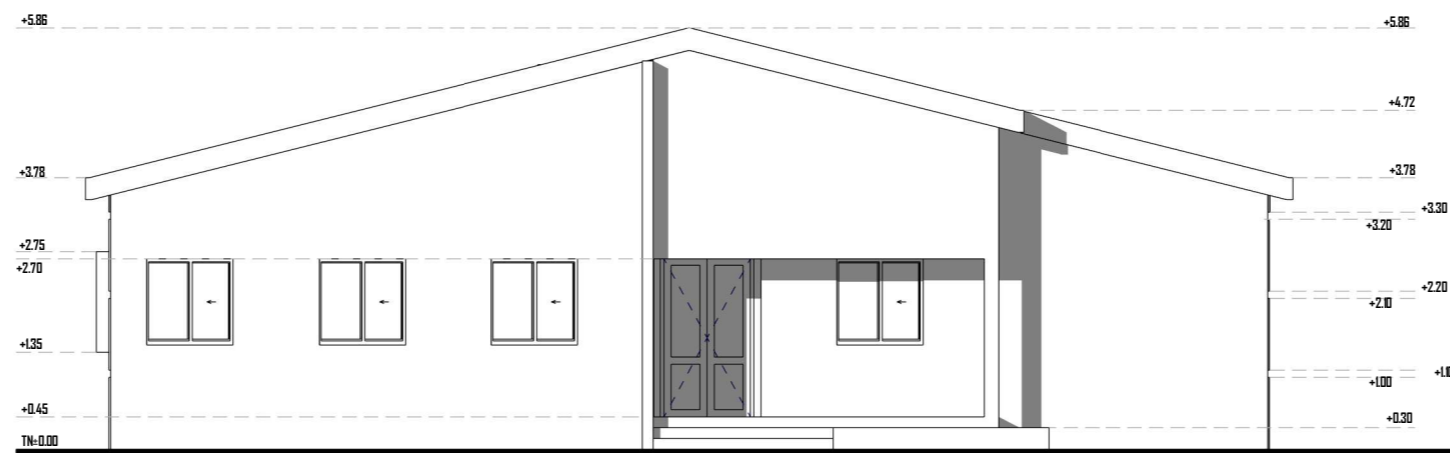

FACADE ARRIERE



06 BP 9755 Ouagadougou 06

Tel : 25 41 13 80

Mail : info@era-concept.com

N°	Description	Date


PROJET DE CONSTRUCTION D'UN BATIMENT À DIALGAYE, FAISANT OFFICE DE BUREAUX POUR LA PRÉFECTURE ET DE CADRE DE TRAVAIL POUR L'ODEPREGECC ET LES AUTRES MECANISMES DE PREVENTION ET DE GESTION DES CONFLITS COMMUNAUTAIRES DANS LADITE COMMUNE

FACADE PRINCIPALE-ARRIERE ADMINISTRATION


Date :	Janvier 2026
Dessiné par :	Boubacar GUELBEOGO- Honorine MIHIN- Moumini BELLA
Vérifié par :	Babribilé NAMOAND
Approuvé par :	Brice KERE

Planche N°15

Echelle: 1 : 100

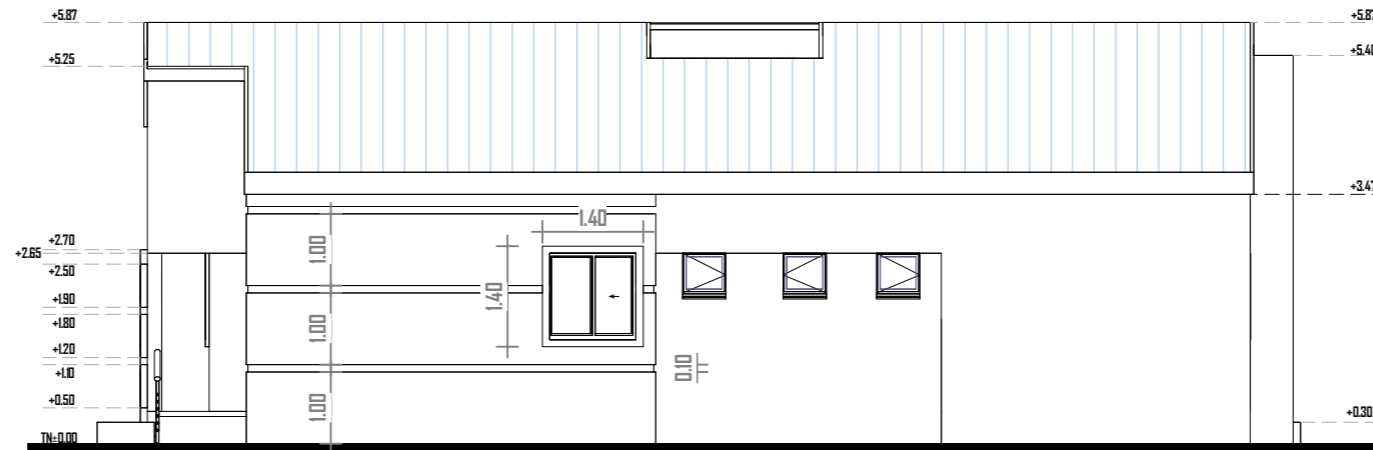

FACADE LATÉRALE DROITE

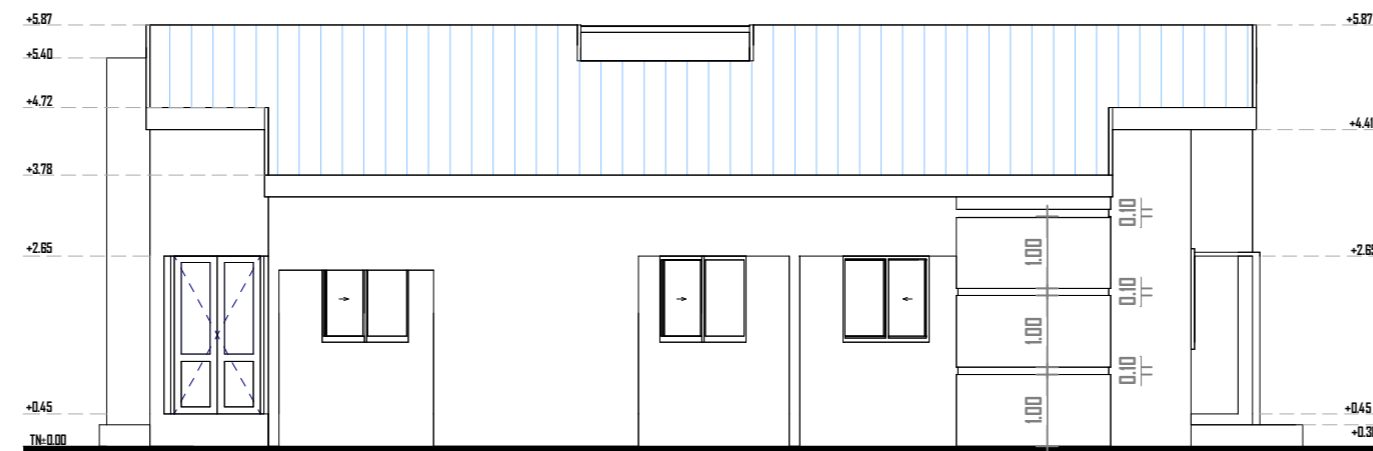

FACADE LATÉRALE GAUCHE



06 BP 9755 Ouagadougou 06

Tel : 25 41 13 80

Mail : info@era-concept.com

N°	Description	Date


PROJET DE CONSTRUCTION D'UN BATIMENT À DIALGAYE, FAISANT OFFICE DE BUREAUX POUR LA PRÉFECTURE ET DE CADRE DE TRAVAIL POUR L'ODEPREGECC ET LES AUTRES MECANISMES DE PREVENTION ET DE GESTION DES CONFLITS COMMUNAUTAIRES DANS LADITE COMMUNE

FACADE LATÉRALE DROITE-GAUCHE ADMINISTRATION

Date :	Janvier 2026
Dessiné par :	Boubacar GUELBEODO- Honorine MIHIN- Moumini BELLA
Vérifié par :	Babribilé NAMOAND
Approuvé par :	Brice KERE

Planche N°16

Echelle: 1 : 100

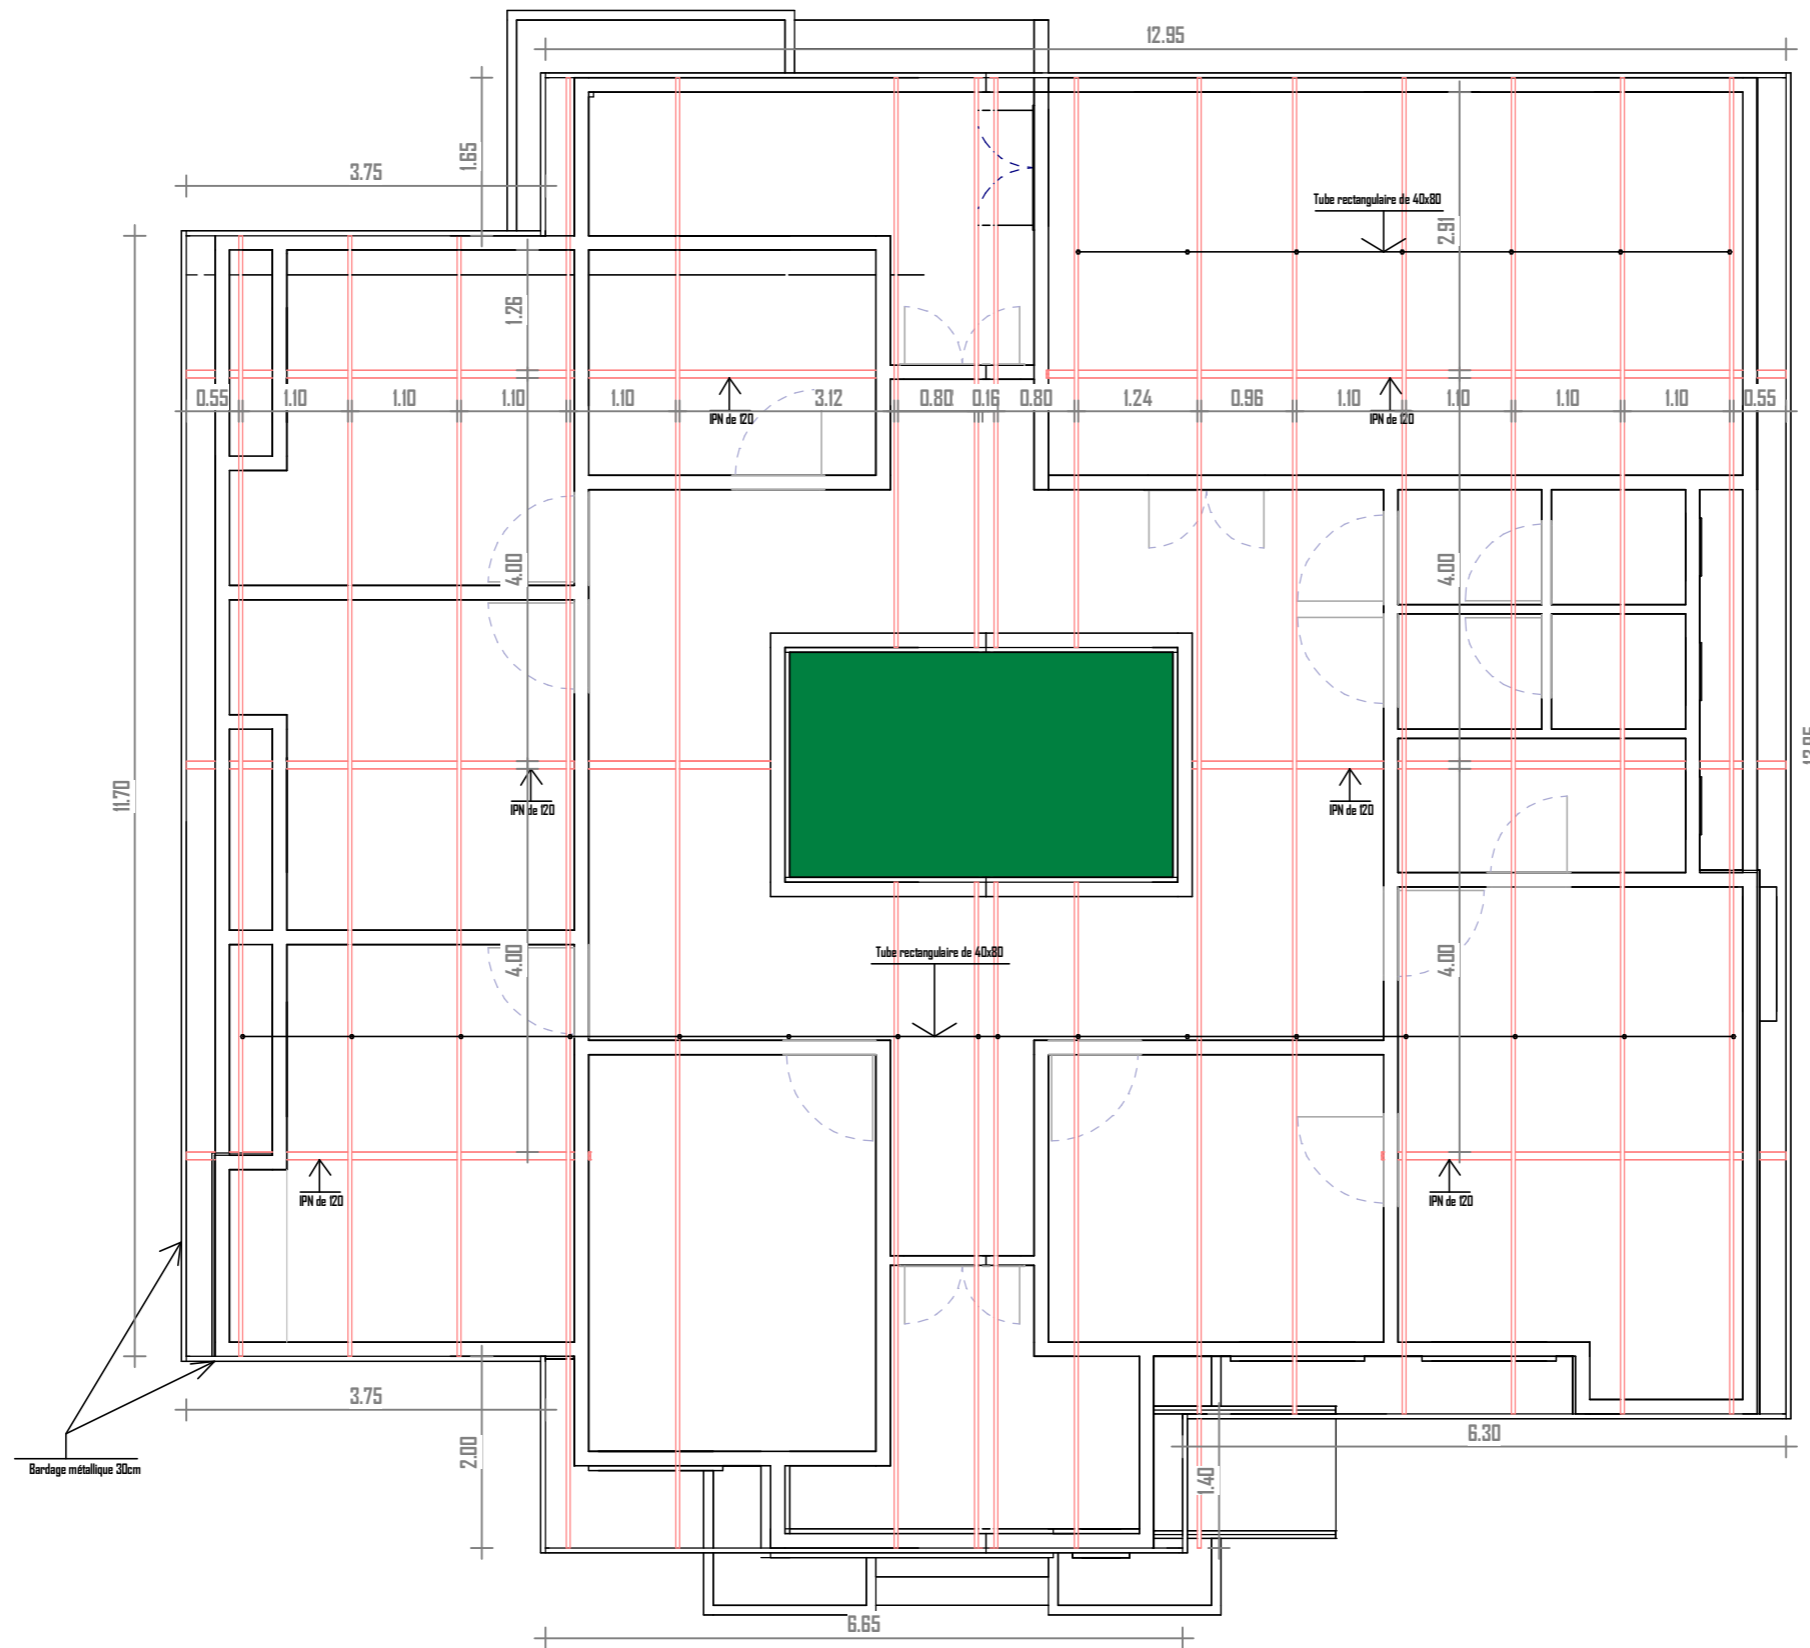

06 BP 9755 Ouagadougou 06

Tel : 25 41 13 80

Mail : info@era-concept.com


N°	Description	Date

PROJET DE CONSTRUCTION D'UN BATIMENT À DIALGAYE, FAISANT OFFICE DE BUREAUX POUR LA PRÉFECTURE ET DE CADRE DE TRAVAIL POUR L'ODEPREGECC ET LES AUTRES MECANISMES DE PREVENTION ET DE GESTION DES CONFLITS COMMUNAUTAIRES DANS LADITE COMMUNE

PLAN DE CHARPENTE ADMINISTRATION

Date :	Janvier 2026
Dessiné par :	Boubacar GUELBEODO- Honorine MIHIN- Moumini BELLA
Vérifié par :	Babribilé NAMOAND
Approuvé par :	Brice KERE

Planche N°17	Echelle:	1 : 100
--------------	----------	---------

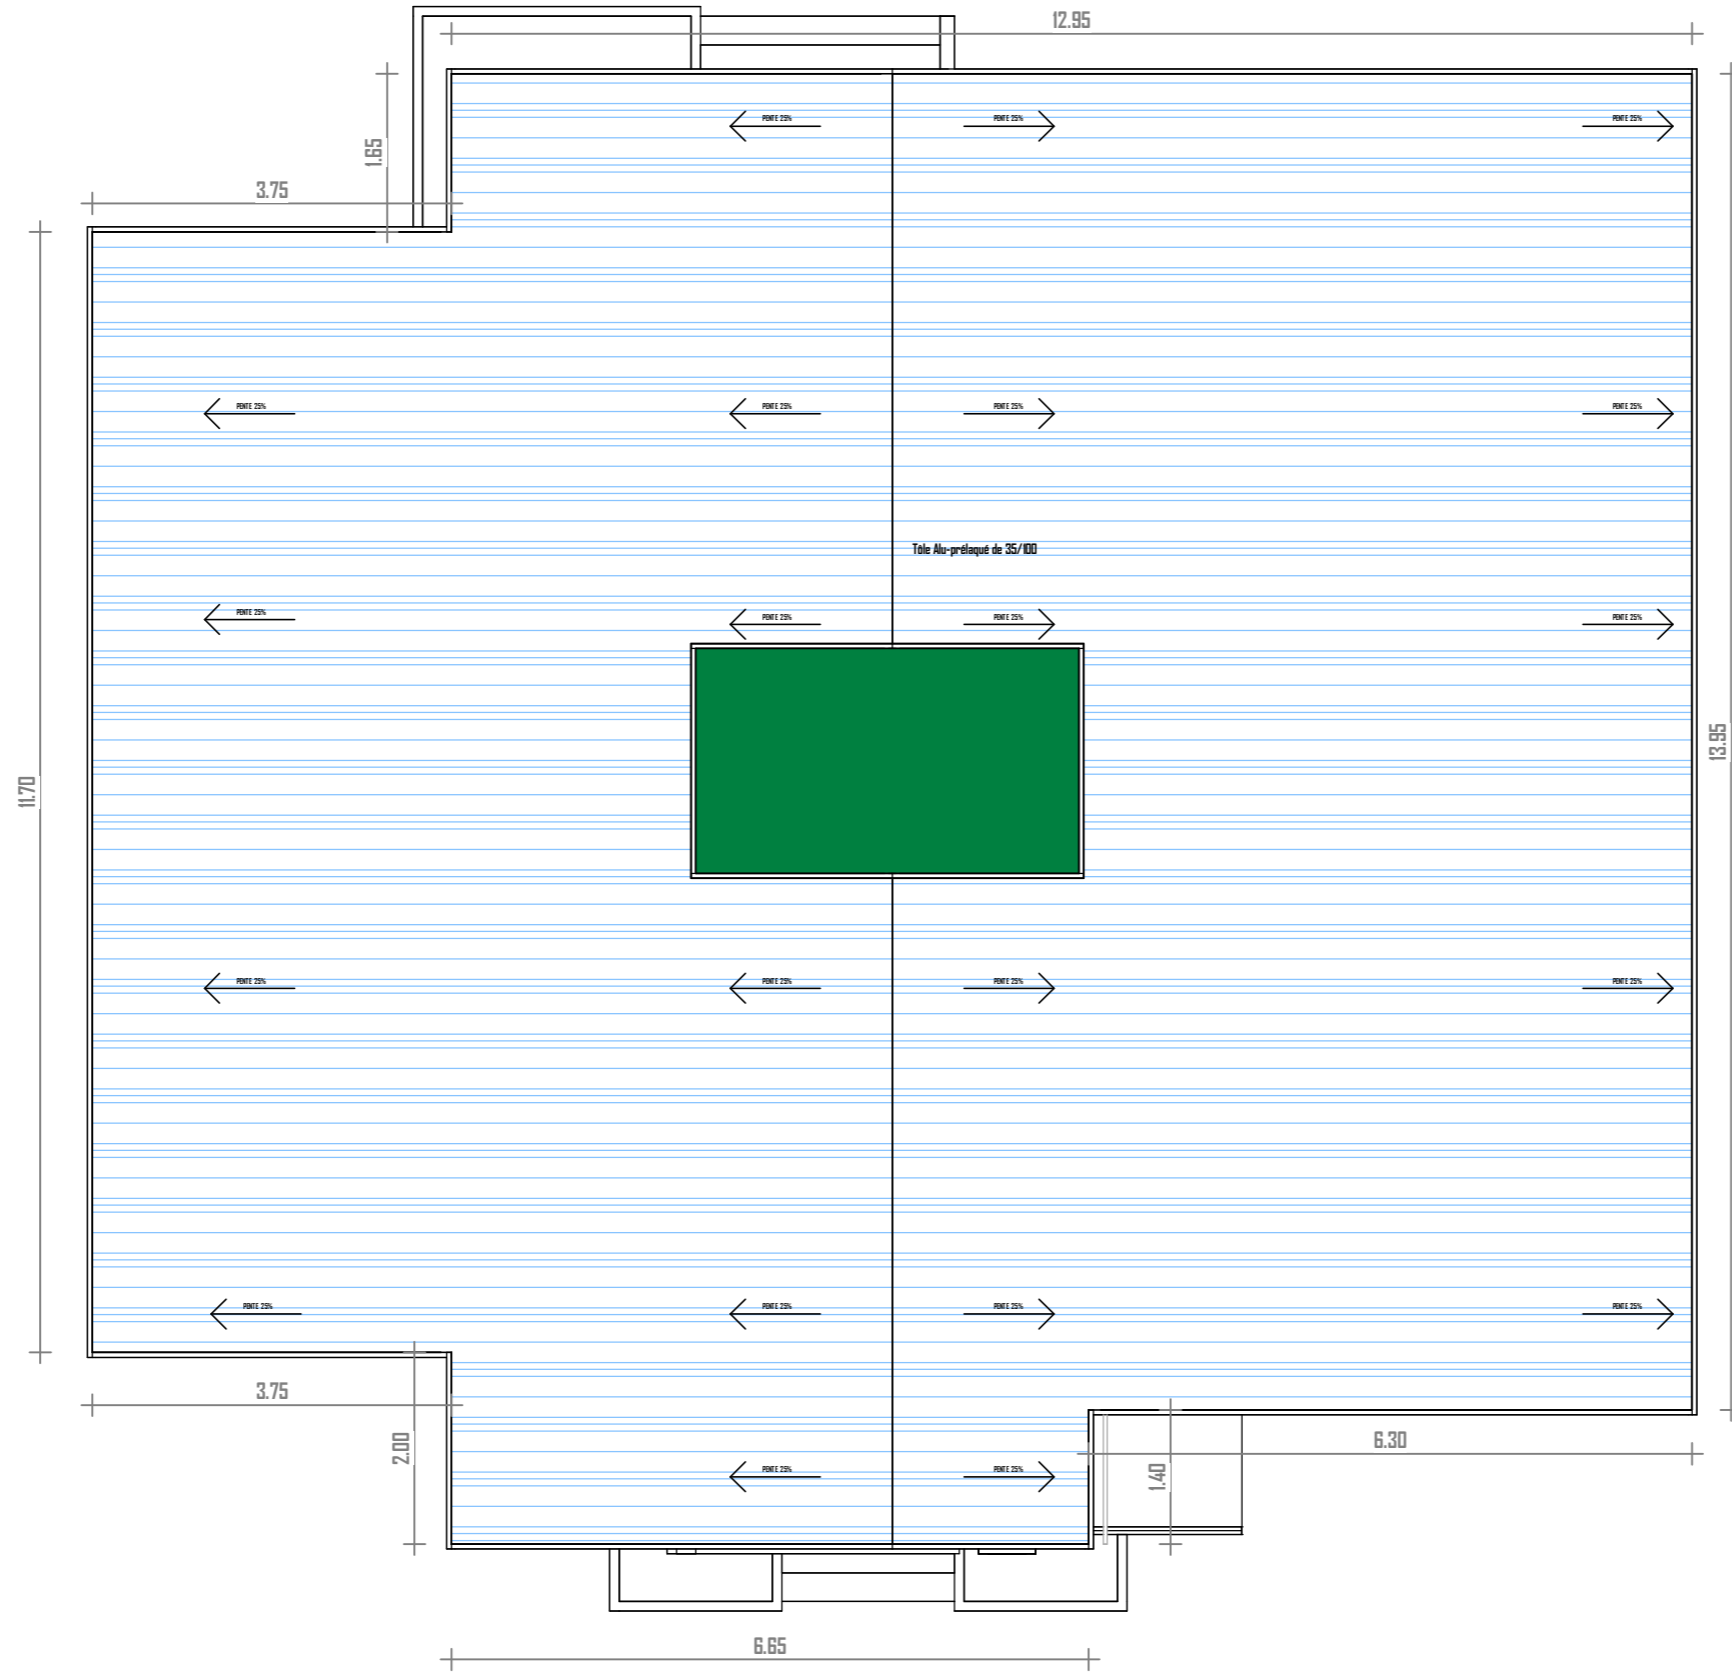

06 BP 9755 Ouagadougou 06
 Tel : 25 41 13 80
 Mail : info@era-concept.com


N°	Description	Date

PROJET DE CONSTRUCTION D'UN BATIMENT À DIALGAYE, FAISANT OFFICE DE BUREAUX POUR LA PRÉFECTURE ET DE CADRE DE TRAVAIL POUR L'ODEPREGECC ET LES AUTRES MECANISMES DE PREVENTION ET DE GESTION DES CONFLITS COMMUNAUTAIRES DANS LADITE COMMUNE

PLAN DE TOITURE ADMINISTRATION

Date :	Janvier 2026
Dessiné par :	Boubacar GUELBEOGO- Honorine MIHIN- Moumini BELLA
Vérifié par :	Babribilé NAMOAND
Approuvé par :	Brice KERE

Planche N°18	Echelle:	1 : 100
--------------	----------	---------

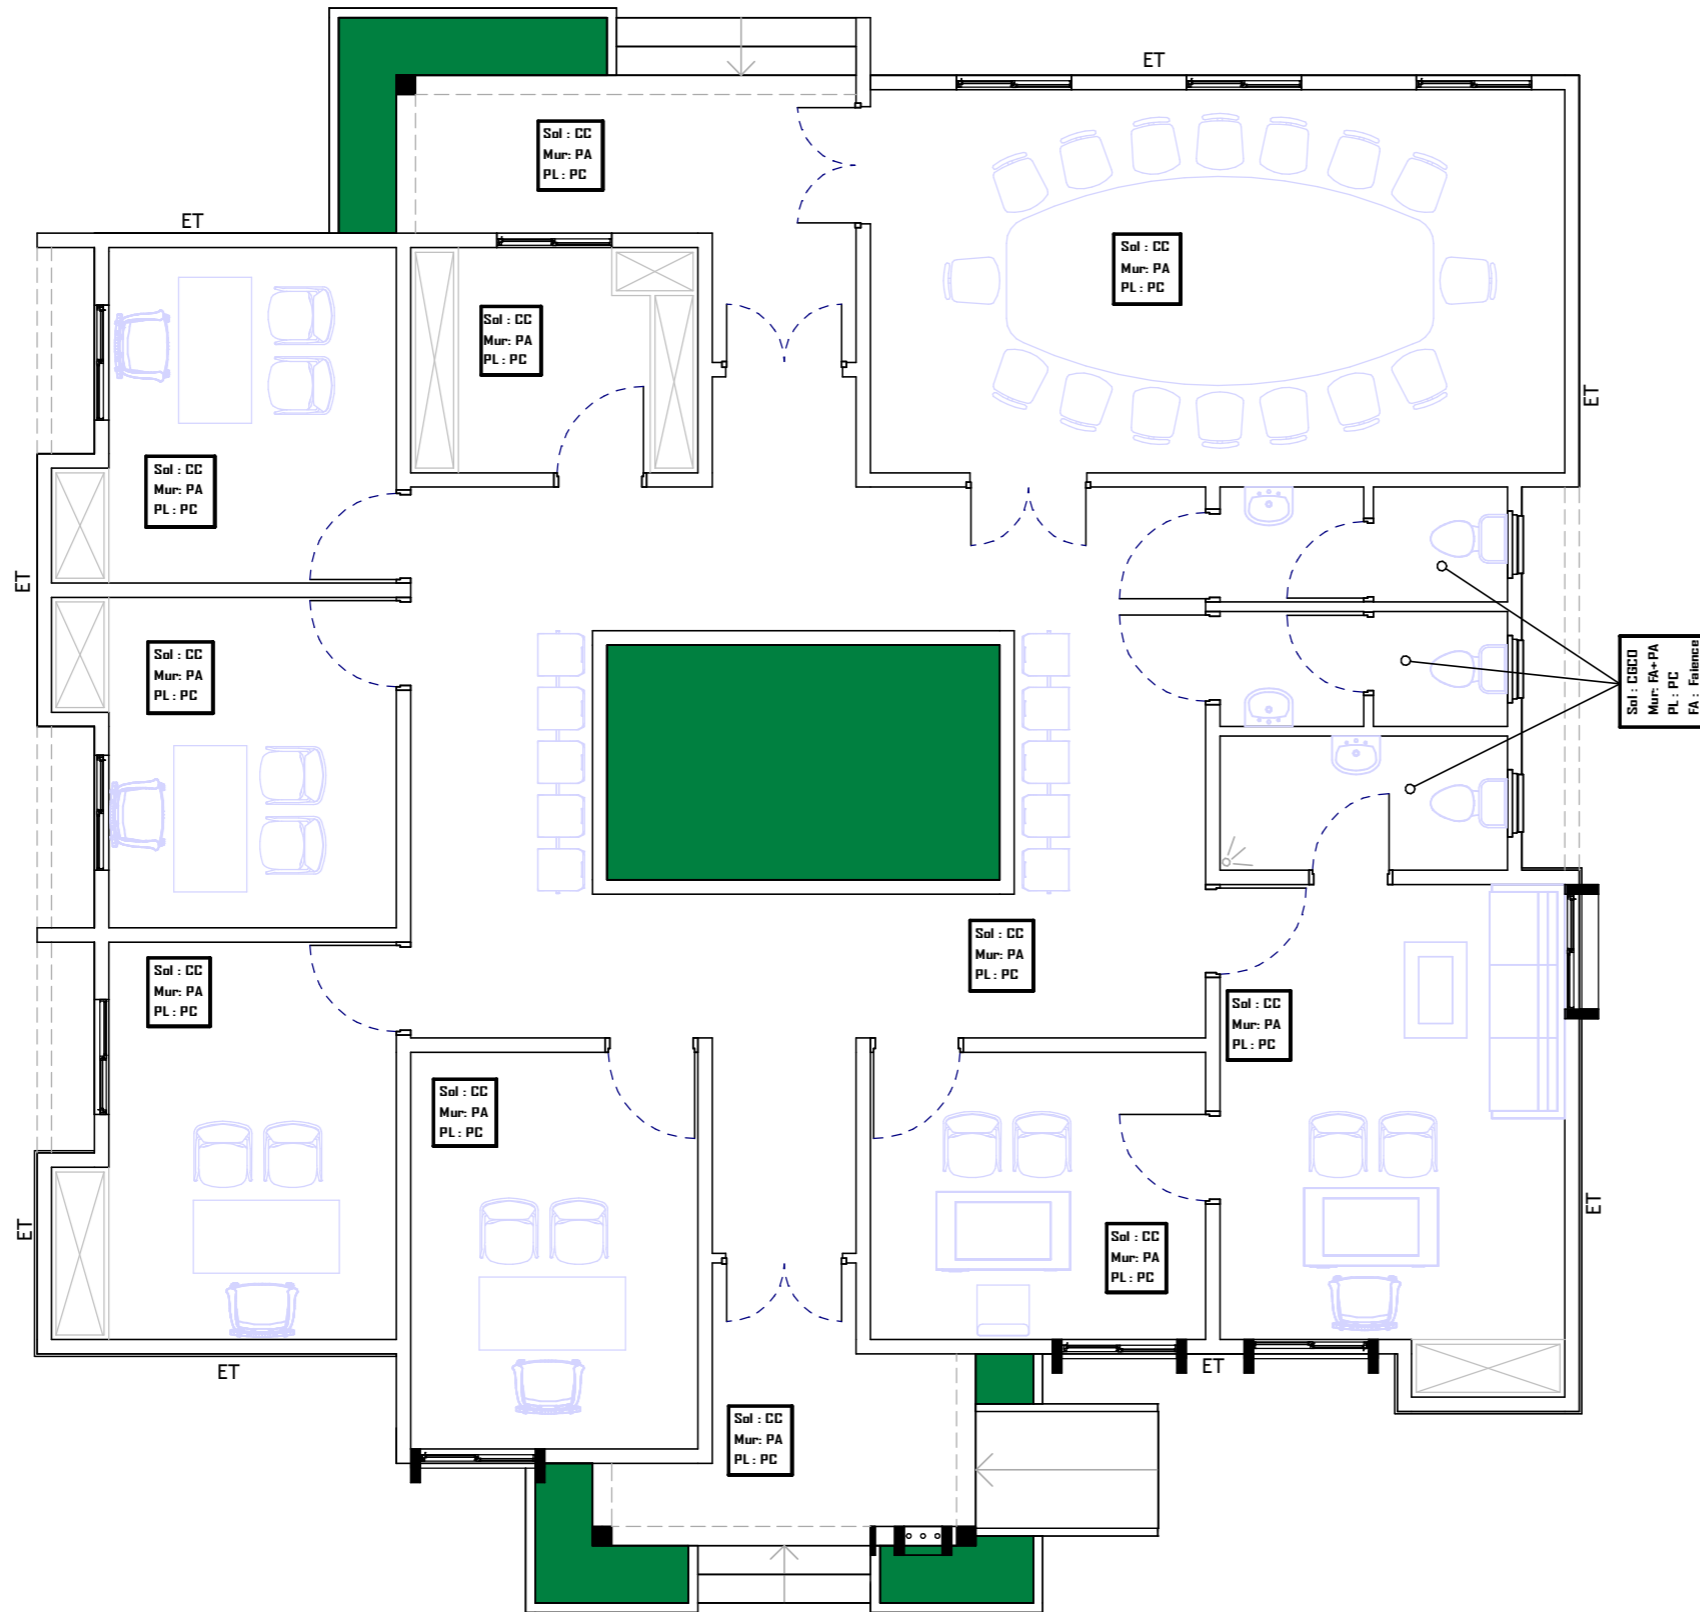

LEGENDE DE REVETEMENT

- CC : Sol en chape ciment
- CBGD : Carreaux Grès Cérame Ordinaire
- Mur PA : Peinture Acrylique
- PL : Faux plafond en contreplaqué de 5mm
- FA : Faïence
- Enduit ET : Enduit Tyrolienne

Sol : CBGD
Mur: FA+PA
PL: PC
FA: Faïence



06 BP 9755 Ouagadougou 06

Tel : 25 41 13 80

Mail : info@era-concept.com


N°	Description	Date

PROJET DE CONSTRUCTION D'UN BATIMENT À DIALGAYE, FAISANT OFFICE DE BUREAUX POUR LA PRÉFECTURE ET DE CADRE DE TRAVAIL POUR L'ODEPREGECC ET LES AUTRES MECANISMES DE PREVENTION ET DE GESTION DES CONFLITS COMMUNAUTAIRES DANS LADITE COMMUNE

PLAN DE REVETEMENT ADMINISTRATION

Date :	Janvier 2026
Dessiné par :	Boubacar GUELBEOGO- Honorine MIHIN- Moumini BELLA
Vérifié par :	Babribilé NAMOAND
Approuvé par :	Brice KERE

Planche N°19	Echelle:	1 : 100
--------------	----------	---------

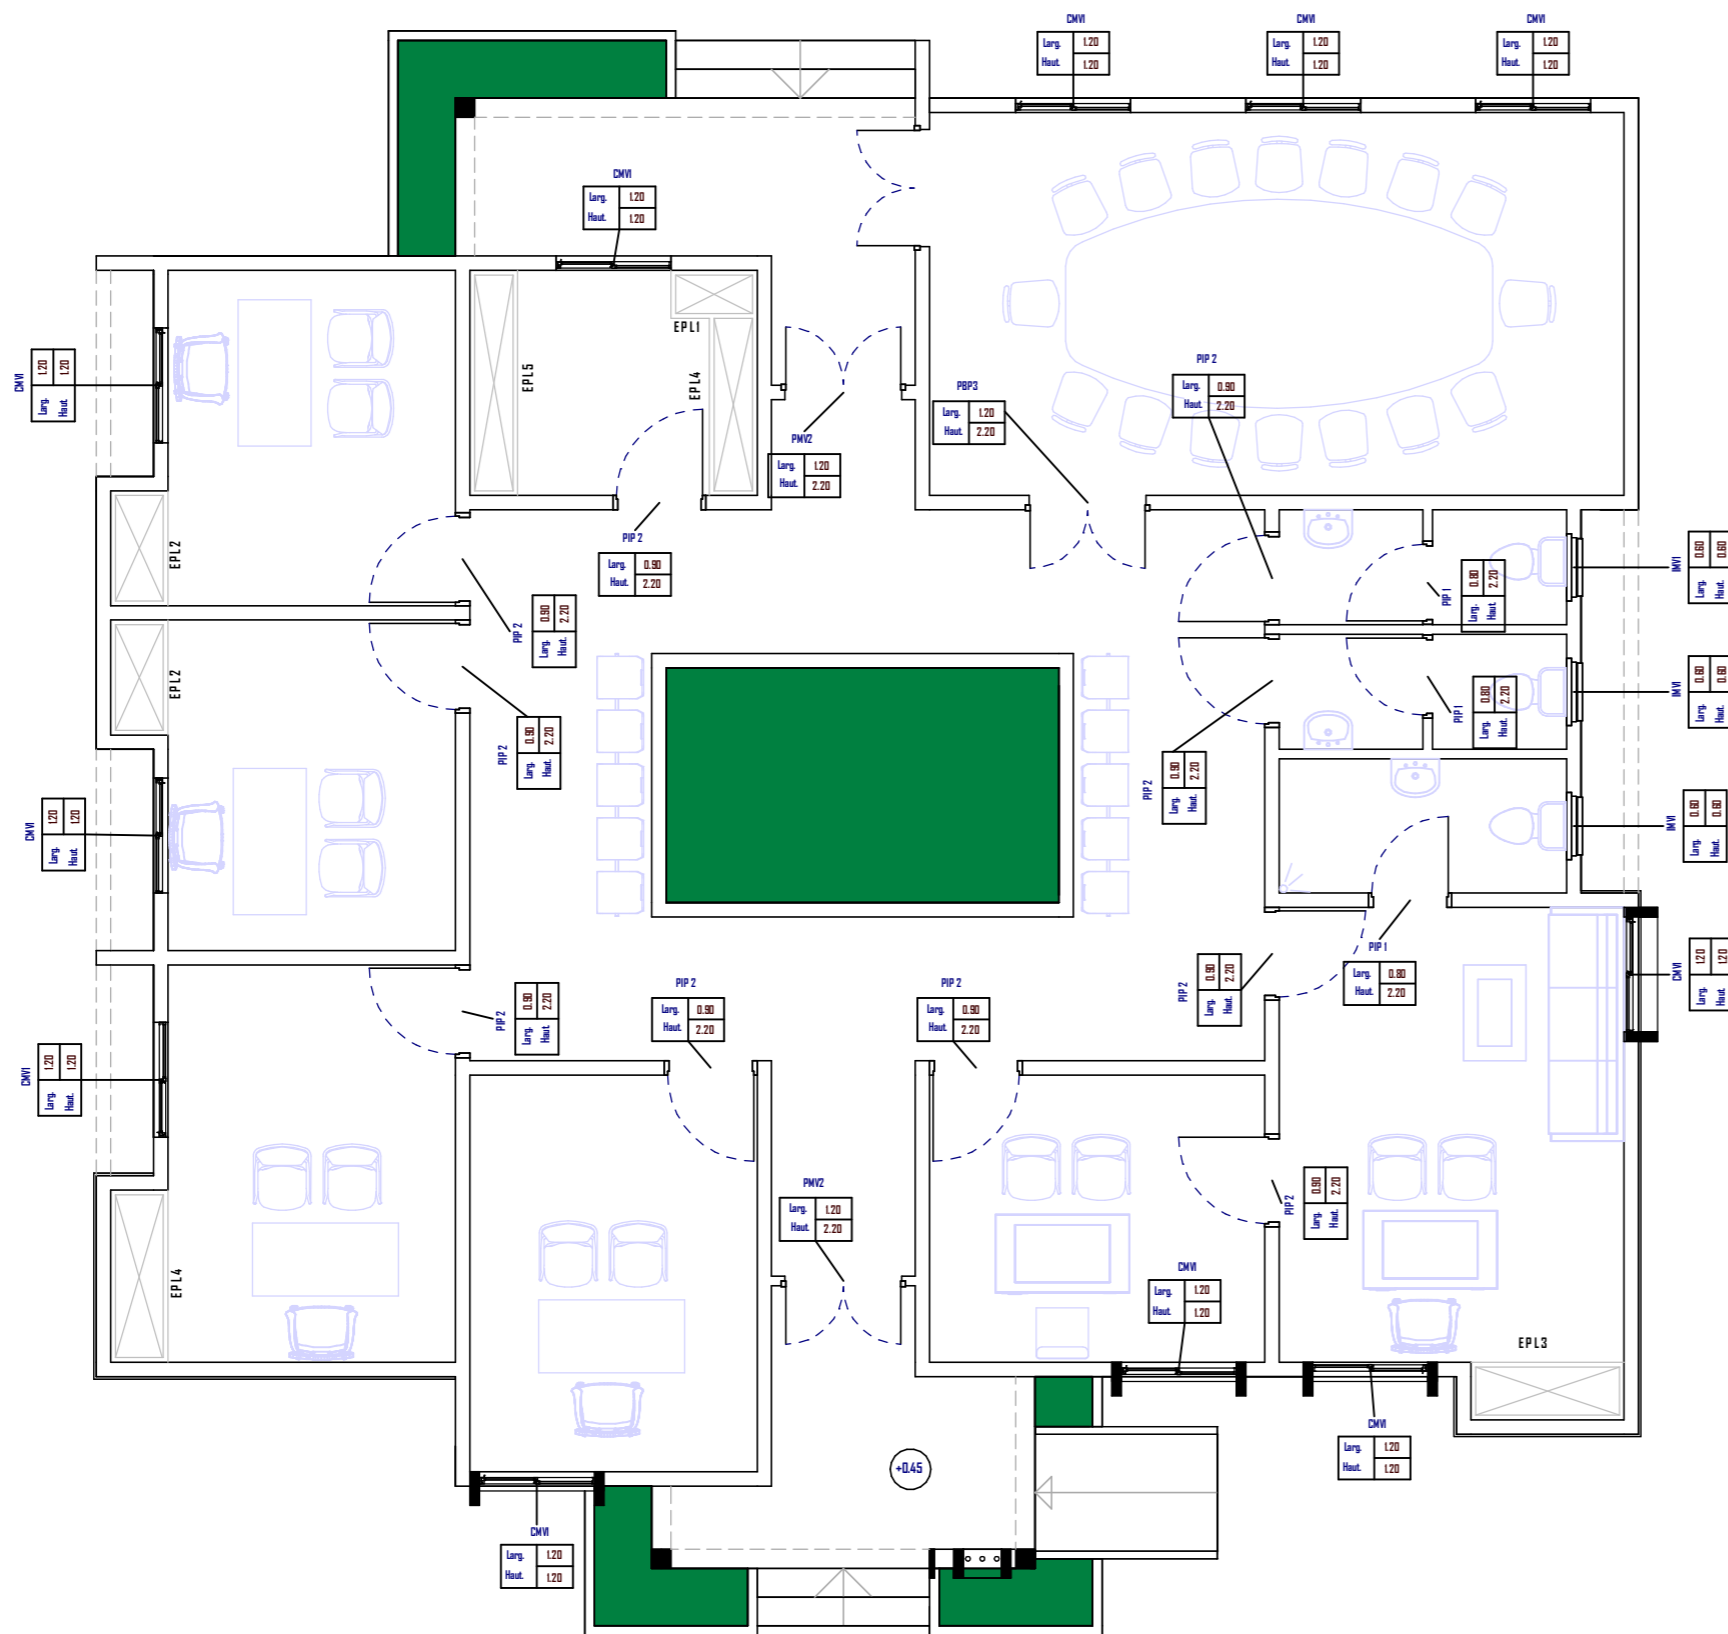

LEGENDE DE MENUISERIE

Menuiserie métallique

PMVZ : Porte Métallique vitrée de 120x220 à deux battants ouvrant à la française

MC : Main courante avec support métallique

Menuiserie aluminium

IMVI : Imposte métallique vitrée de 60x60 muni de barreaudage métallique et de grille anti-moustiques

CMV1 : Chassis métallique vitré ouvrant à la française de 120x120 à deux vantaux muni de barreaudage métallique et de grille anti-moustiques

Menuiserie bois

PIP 1 : Porte isoplane de 80x220 à un battant ouvrant à la française à peindre

PIP 2 : Porte isoplane 90x220 à un battant ouvrant à la française

PIP 3 : Porte isoplane de 120x220 à un battant ouvrant à la française à peindre

EPL1 : Ensemble placard en contreplaqué 20mm de 90x300 à deux battants ouvrant à la française à peindre

EPL2 : Ensemble placard en contreplaqué 20mm de 120x300 à deux battants ouvrant à la française à peindre

EPL3 : Ensemble placard en contreplaqué 20mm de 160x300 à deux battants ouvrant à la française à peindre

EPL4 : Ensemble placard en contreplaqué 20mm de 180x300 à deux battants ouvrant à la française à peindre

EPL5 : Ensemble placard en contreplaqué 20mm de 235x300 à deux battants ouvrant à la française à peindre



06 BP 9755 Ouagadougou 06

Tel : 25 41 13 80

Mail : info@era-concept.com

N°	Description	Date


PROJET DE CONSTRUCTION D'UN BATIMENT À DIALGAYE, FAISANT OFFICE DE BUREAUX POUR LA PRÉFECTURE ET DE CADRE DE TRAVAIL POUR L'ODEPREGECC ET LES AUTRES MECANISMES DE PREVENTION ET DE GESTION DES CONFLITS COMMUNAUTAIRES DANS LADITE COMMUNE

PLAN DE MENUISERIE ADMINISTRATION

Date :	Janvier 2026
Dessiné par :	Boubacar GUELBEODO- Honorine MIHIN- Moumini BELLA
Vérifié par :	Babribilé NAMOAND
Approuvé par :	Brice KERE

Planche N°20

Echelle: 1 : 100

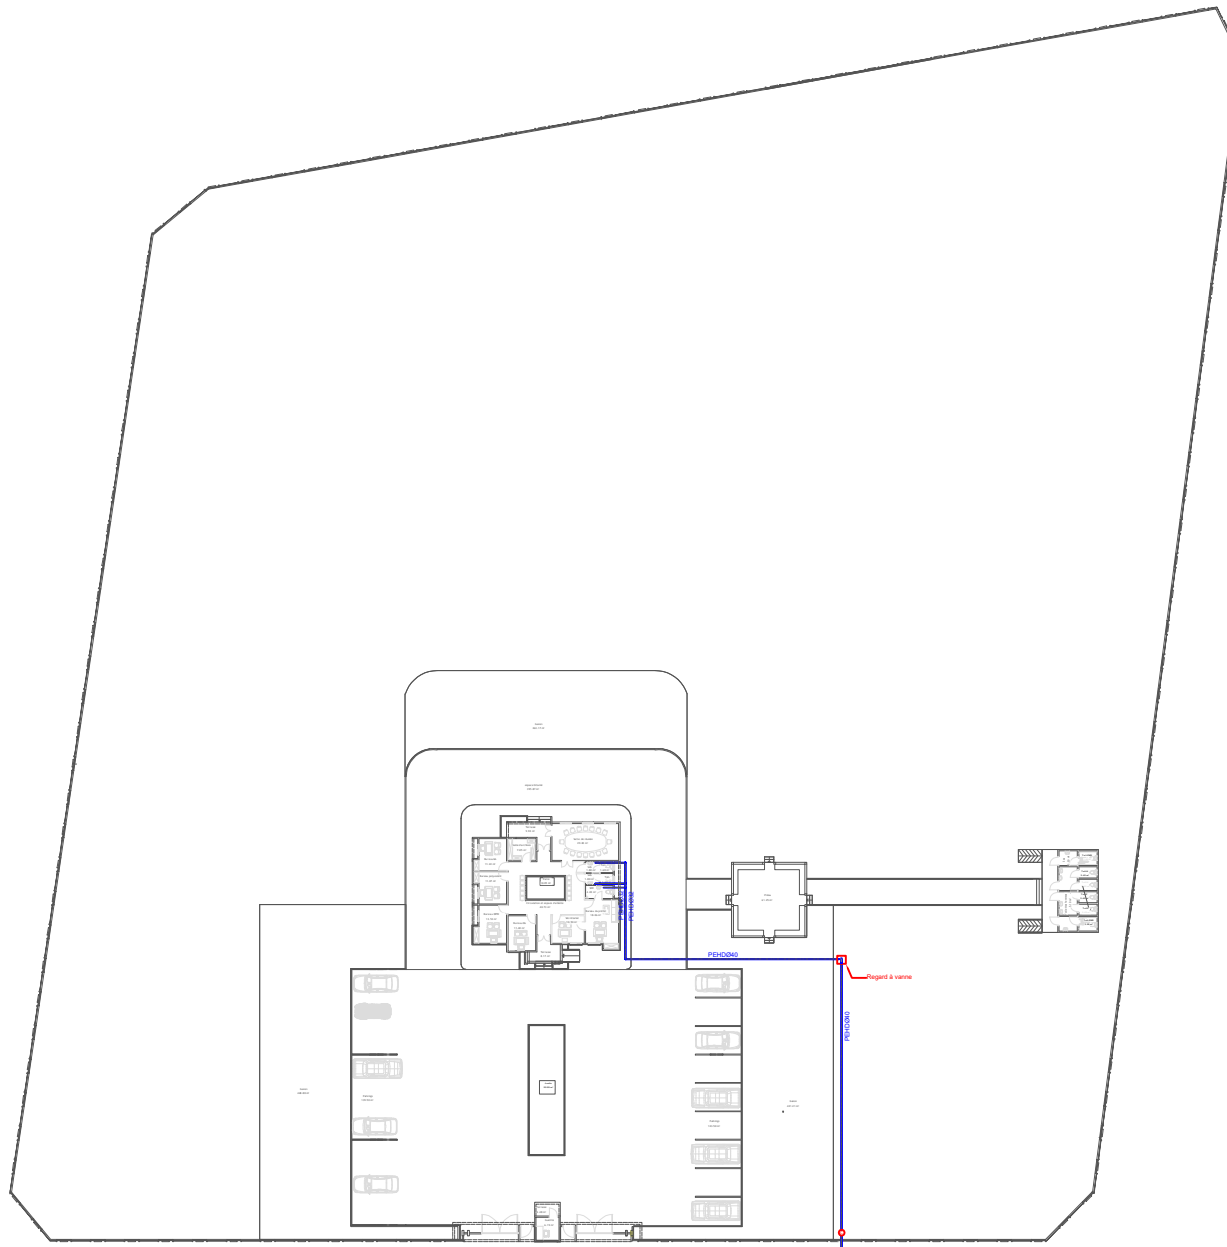

LEGENDE

- Réseau Eau Froide Sanitaire (EFS) en tube PPR
- Réseau Eaux Pluviales (EP) en tube PVC EVACUATION
- Réseau Eaux Vannes (EV) en tube PVC EVACUATION
- Réseau Eaux Usées (EU) en tube PVC EVACUATION
- CEP Regard des eaux usées de section 40x40 cm²
- REU Regard des eaux usées de section 40x40 cm²
- REP Regard des eaux usées de section 40x40 cm²
- Rp:** RECEPTION D'EVACUATION DEES EAUX PLUVIALES



06 BP 9755 Ouagadougou 06

Tel : +226 25 41 13 80

Mail: info@era-concept.com

N°	Description	Date


PROJET DE CONSTRUCTION D'UN BATIMENT A DIALGAYE, FAISANT OFFICE DE BUREAUX POUR LA PREFECTURE ET DE CADRE DE TRAVAIL POUR L'OEPREGECC ET LES AUTRES MECANISMES DE PREVENTION ET DE GESTION DES CONFLITS COMMUNAUTAIRES DANS LADITE COMMUNE

PLAN D' ENSEMBLE D'ALIMENTATION EN EAU FROIDE SANITAIRE (PHASE 1)

Date :	JANVIER 2026
Dessiné par :	Boubacar GUELBEOGO Honorine MIHIN Moumini BELLA
Vérifié par :	Sabirilié NAMOANO
Approuvé par :	Brice KERE

Planche N° 21

Echelle : **1 : 100**

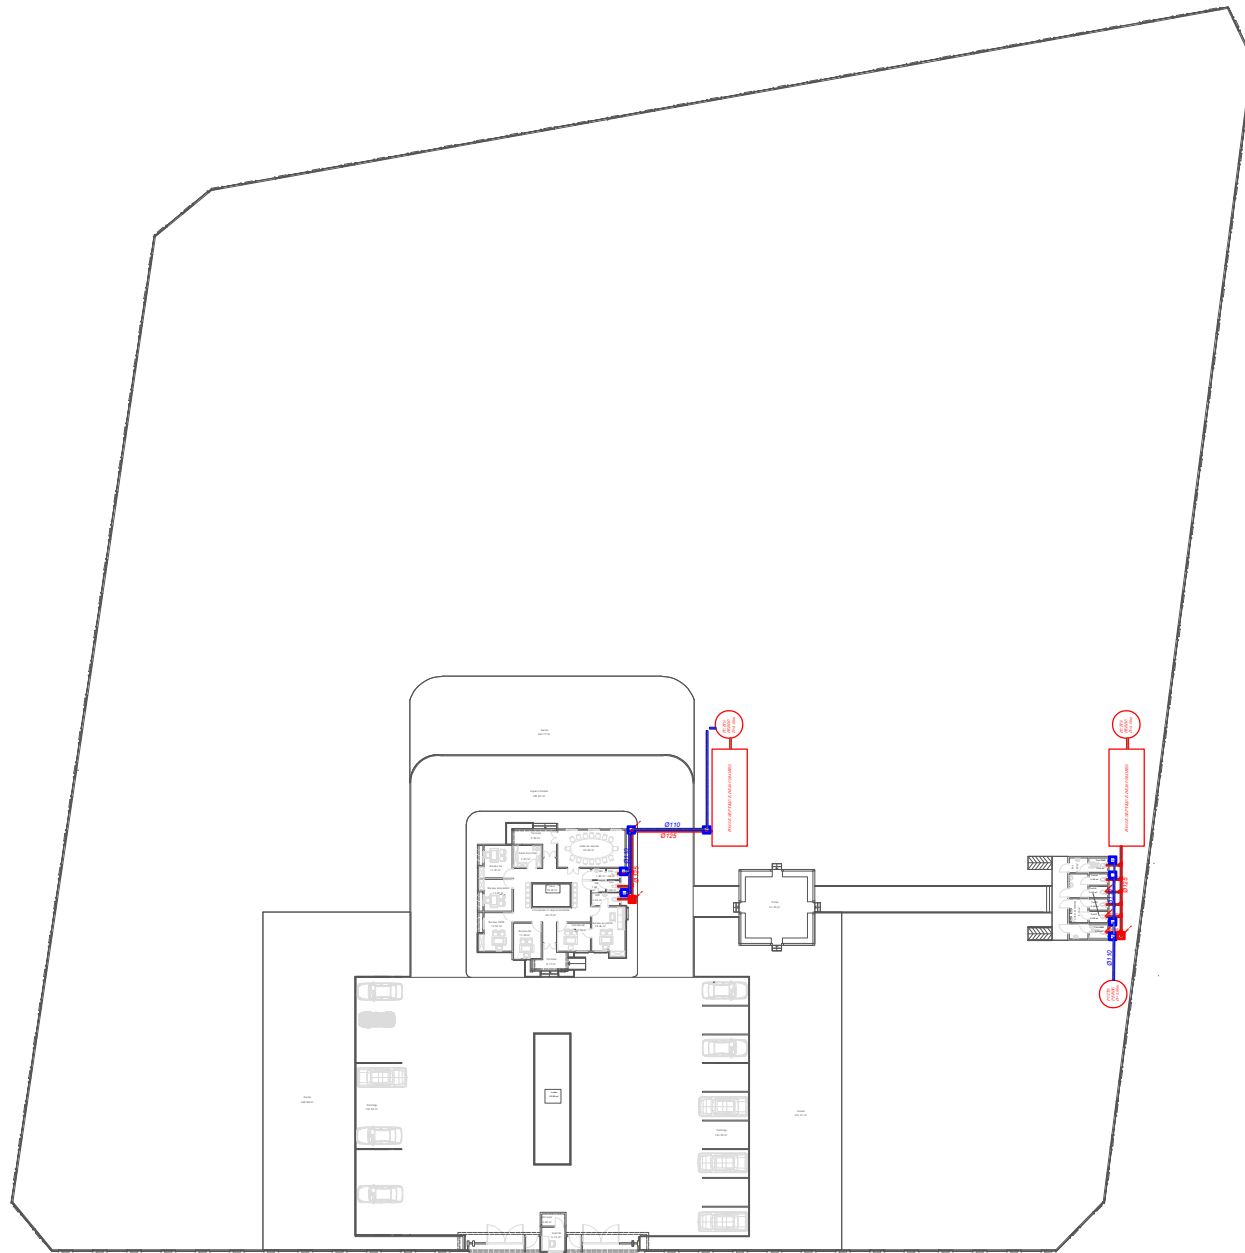

LEGENDE

- Réseau Eau Froide Sanitaire (EFS) en tube PPR
- Réseau Eaux Pluviales (EP) en tube PVC EVACUATION
- Réseau Eaux Vannes (EV) en tube PVC EVACUATION
- Réseau Eaux Usées (EU) en tube PVC EVACUATION
- Regard des eaux usées de section 40x40 cm²
- Regard des eaux usées de section 40x40 cm²
- Regard des eaux usées de section 40x40 cm²
- Rp**: RECEPTION D'EVACUATION DEES EAUX PLUVIALES



06 BP 9755 Ouagadougou 06

Tel : +226 25 41 13 80


Mail: info@era-concept.com

N°	Description	Date

PROJET DE CONSTRUCTION D'UN BATIMENT À DIALGAYE, FAISANT OFFICE DE BUREAUX POUR LA PRÉFECTURE ET DE CADRE DE TRAVAIL POUR L'ODEPREGCC ET LES AUTRES MECANISMES DE PREVENTION ET DE GESTION DES CONFLITS COMMUNAUTAIRES DANS LADITE COMMUNE

PLAN D'ENSEMBLES D'EVACUATION DES EAUX USEES - EAUX VANNES ET EAUX PLUVIALES

Date :	JANVIER 2026	Planche N° 22
Dessiné par :	Boubacar GUELBEOGO Honorine MIHIN Moumini BELLA	
Vérifié par :	Babiribi NAMOANO	Echelle : 1 : 100
Approuvé par :	Brice KERE	

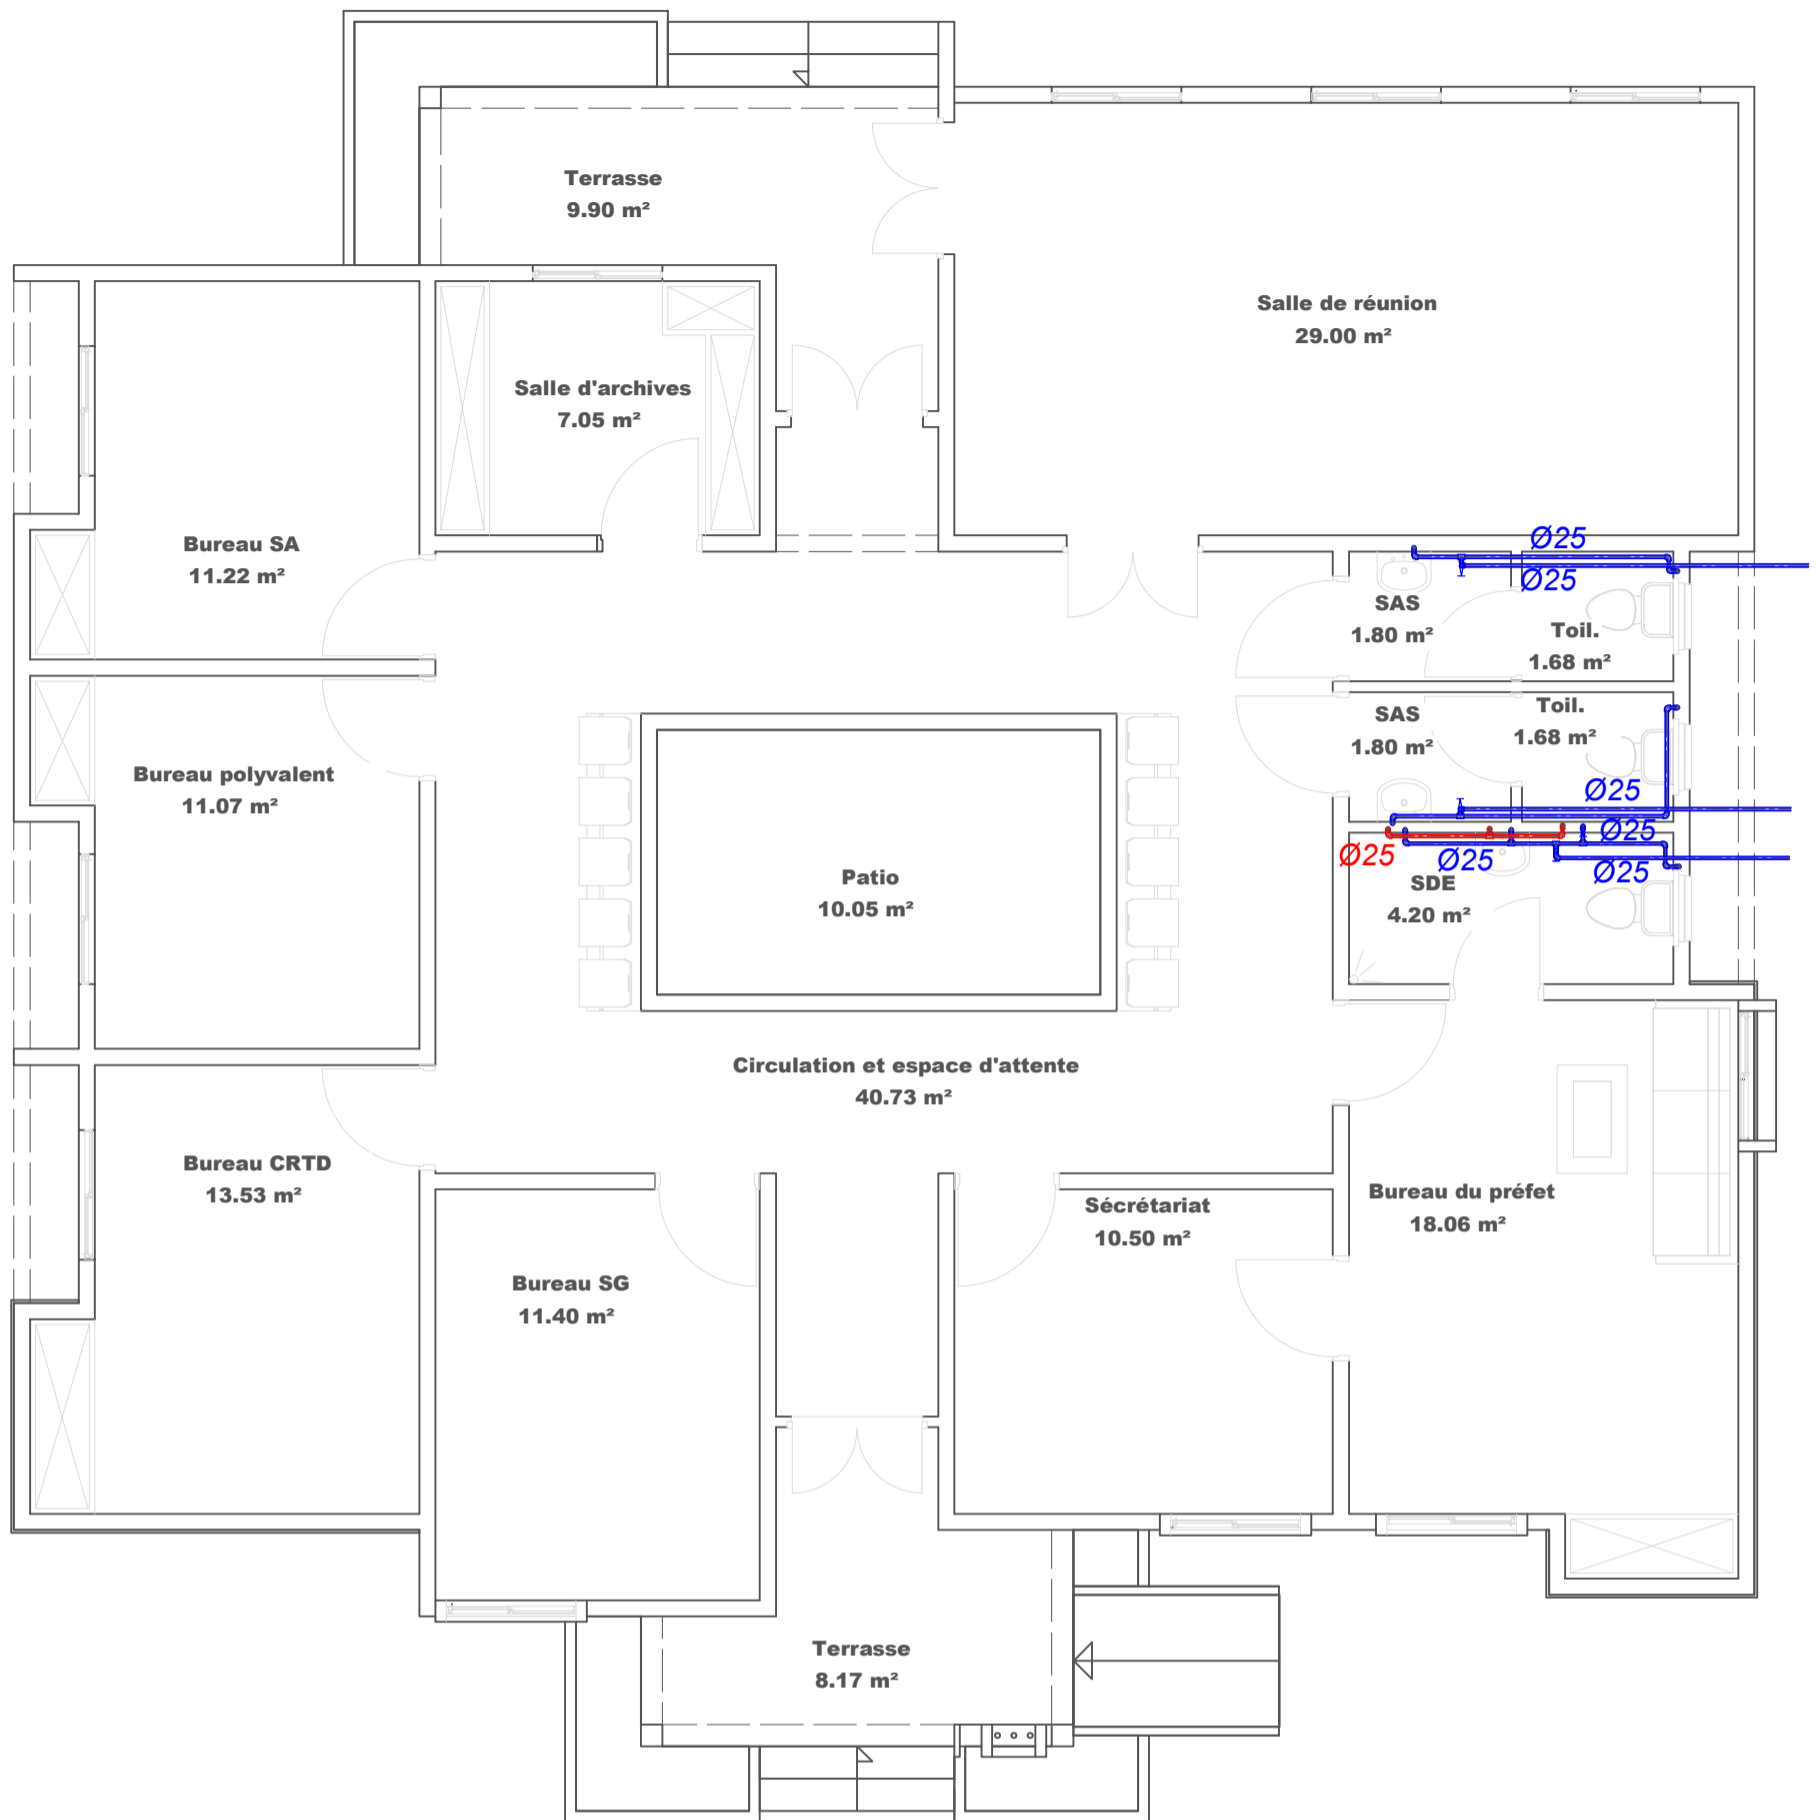

LEGENDE

- Réseau Eau Froide Sanitaire (EFS) en tube PPR
- Réseau Eaux Pluviales (EP) en tube PVC EVACUATION
- Réseau Eaux Vannes (EV) en tube PVC EVACUATION
- Réseau Eaux Usées (EU) en tube PVC EVACUATION
- Regard des eaux usées de section 40x40 cm²
- Regard des eaux usées de section 40x40 cm²
- RECEPTACLE D'EVACUATION DES EAUX PLUVIALES
- Rp: Lyre galvanisée et Robinet de puisage de section variable



06 BP 9755 Ouagadougou 06

Tel : +226 25 41 13 80

Mail : info@era-concept.com


PROJET DE CONSTRUCTION D'UN BATIMENT À DIALGAYE, FAISANT OFFICE DE BUREAUX POUR LA PRÉFECTURE ET DE CADRE DE TRAVAIL POUR L'ODEPREGECC ET LES AUTRES MECANISMES DE PREVENTION ET DE GESTION DES CONFLITS COMMUNAUTAIRES DANS LADITE COMMUNE

ALIMENTATION EN EAU FROIDE SANITAIRE

Date : Janvier 2026
 Dessiné par : Boubacar GUELBEOGO
 Honorine MIHIN
 Moumini BELLA
 Vérifié par : Babribilé NAMDANO
 Approuvé par : Brice KERE

Planche N° 24

Echelle **1 : 100**

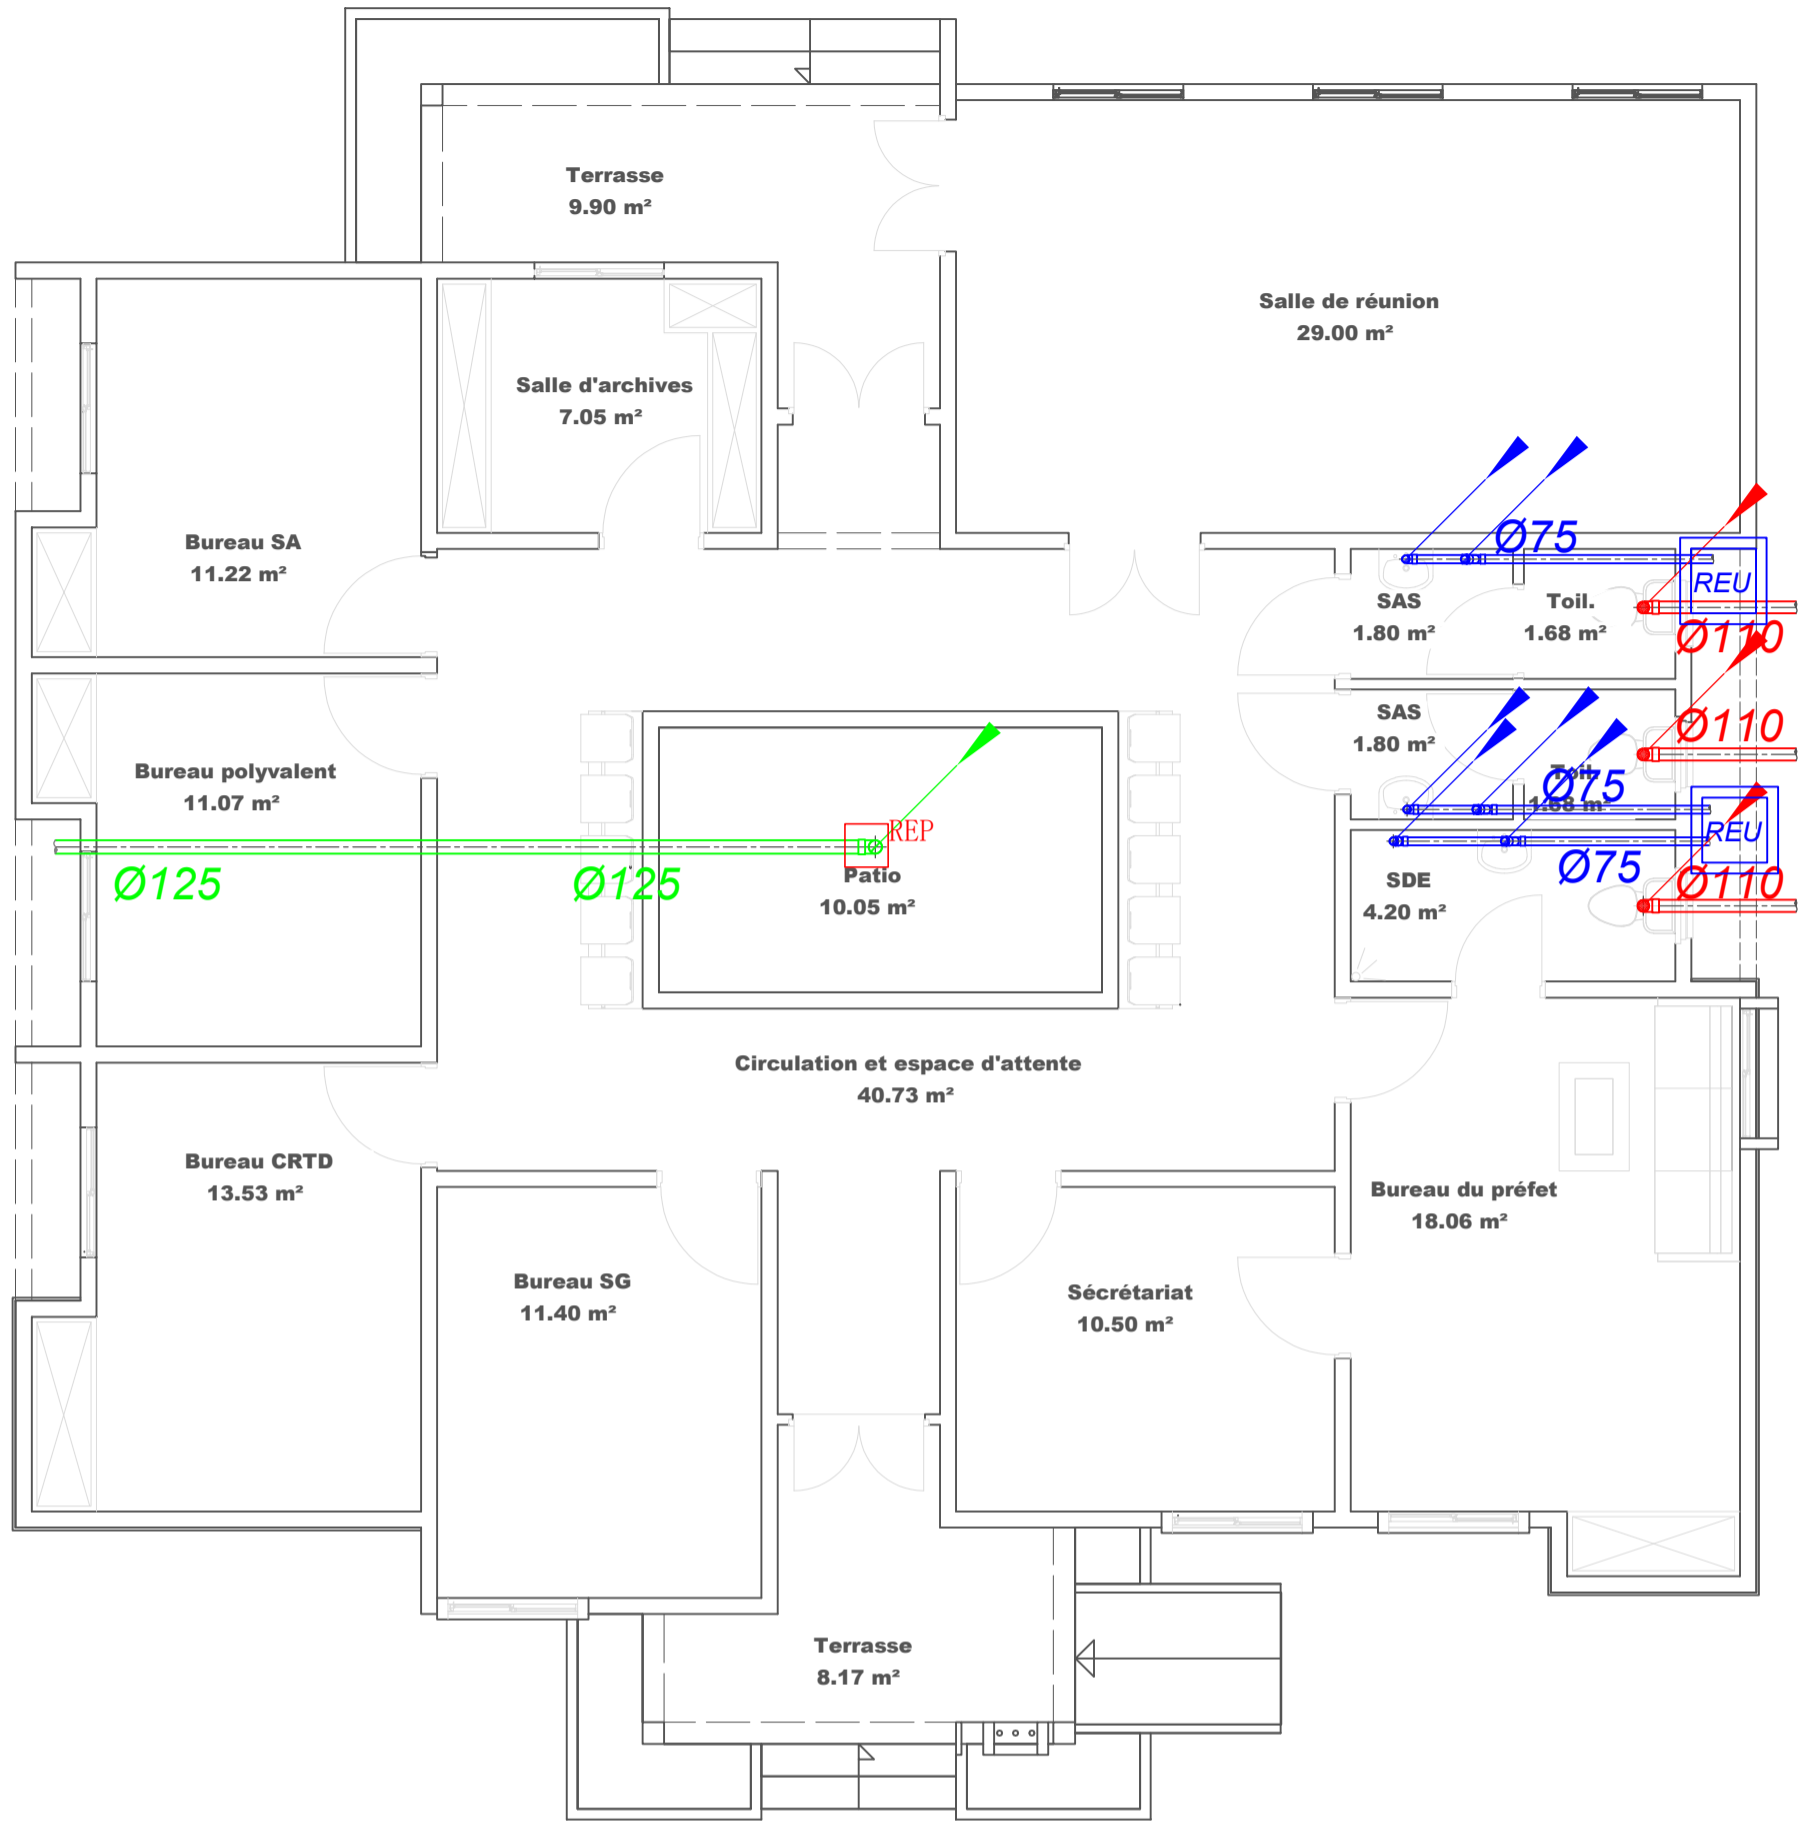

LEGENDE

- Réseau Eau Froide Sanitaire (EFS) en tube PPR
- Réseau Eaux Pluviales (EP) en tube PVC EVACUATION
- Réseau Eaux Vannes (EV) en tube PVC EVACUATION
- Réseau Eaux Usées (EU) en tube PVC EVACUATION
- Regard des eaux usées de section 40x40 cm²
- Regard des eaux usées de section 40x40 cm²
- RECEPTACLE D'EVACUATION DES EAUX PLUVIALES
- Rp: Lyre galvanisée et Robinet de puisage de section variable



06 BP 9755 Ouagadougou 06


Tel : +226 25 41 13 80

Mail : info@era-concept.com

PROJET DE CONSTRUCTION D'UN BATIMENT À DIALGAYE, FAISANT OFFICE DE BUREAUX POUR LA PRÉFECTURE ET DE CADRE DE TRAVAIL POUR L'ODEPREGECC ET LES AUTRES MECANISMES DE PREVENTION ET DE GESTION DES CONFLITS COMMUNAUTAIRES DANS LADITE COMMUNE

EVACUATION DES EAUX USEES - EAUX VANNES ET EAUX PLUVIALES

Date :	Janvier 2026	Planche N°25
Dessiné par :	Boubacar GUELBEQO Honorine MIHIN Moumini BELLA	
Vérifié par :	Babribilé NAMDANO	Echelle 1 : 100
Approuvé par :	Brice KERE	

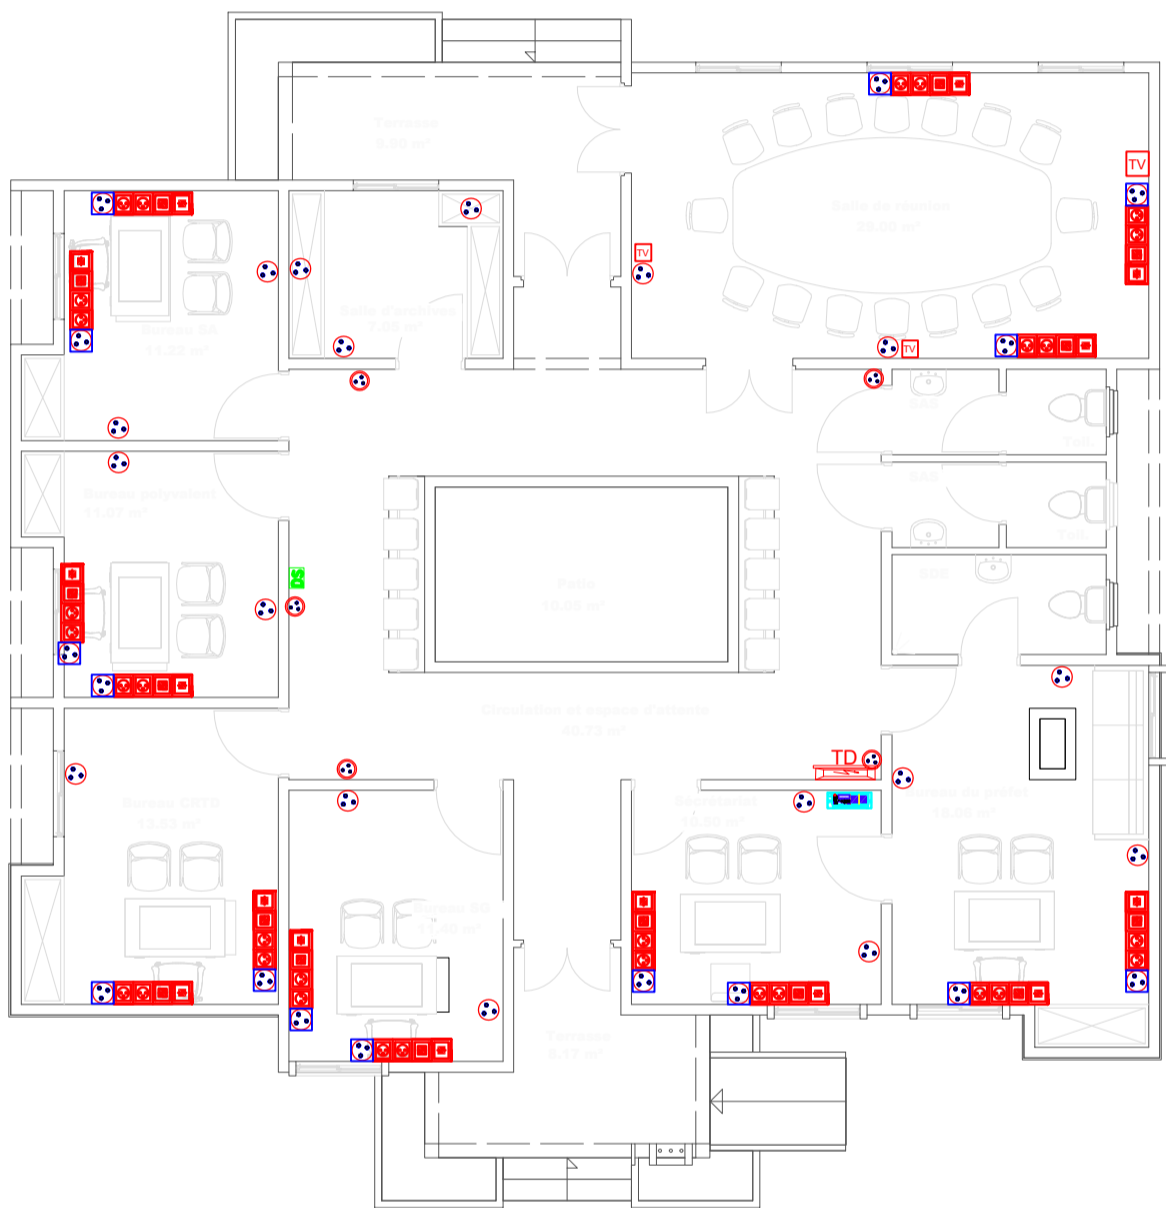

LEGENDE	
A / - ELECTRICITE	
	Tableau Divisionnaire
	Luminaire carré 60x60 à grilles apparent ou encastré avec lampe LED 20W
	Réglette complète 120 avec lampe LED 20W
	Réglette étanche 120 avec lampe LED 20W
	Spot encastré circulaire à LED 24W
	Hublot étanche avec lampe LED 24W
	Applique sanitaire avec interrupteur et lampe LED
	Interrupteur va et vient
	Interrupteur double va et vient
	Interrupteur double allumage
	Interrupteur simple allumage
	Bouton poussoir
	Interrupteur étanche simple allumage
	Interrupteur étanche va et vient
	Prise de courant 2P+T normale
	Prise de courant 2P+T étanche
	Poste de travail comprenant: 1 prise de courant 2P+T normale, 2 prises de courant ondulé avec détrompeur et deux prises de courant RJ45
	-BRASSEUR
	-Rhéostat
	Climatiseur split INVERTER
	Dismatic
	Unité extérieures split système
	Armoire de brassage Informatique
	Autocommutateur
	Coffret Courant Ondulé
	Onduleur
	Centrale alarme incendie
	Détecteur optique de fumée
	Indicateur d'action
	Declencheur Manuel conventionnel de fumée
	Avertisseur sonore
	Bloc autonome d'éclairage de sécurité
	Bloc autonome d'éclairage d'ambiance
	Extincteur portatif au CO2 6KG
	Extincteur portatif à Eau Pulvérisée 6L



06 BP 9755 Ouagadougou 06


Tel : +226 25 41 13 80

Mail : info@era-concept.com

PROJET DE CONSTRUCTION D'UN BATIMENT À DIALGAYE, FAISANT OFFICE DE BUREAUX POUR LA PRÉFECTURE ET DE CADRE DE TRAVAIL POUR L'OEPREGECC ET LES AUTRES MECANISMES DE PREVENTION ET DE GESTION DES CONFLITS COMMUNAUTAIRES DANS LADITE COMMUNE

PLAN D'ELECTRICITE PRISE DE COURANT ONDULE, TELEPHONE & INFORMATIQUE ADMINISTRATION

Date :	Janvier 2026	Planche N°28
Dessiné par :	Boubacar GUELBEOGO Honorine MIHIN Maumini BELLA	
Vérifié par :	Babribilé NAMDANO	
Approuvé par :	Brice KERE	Echelle 1 : 100

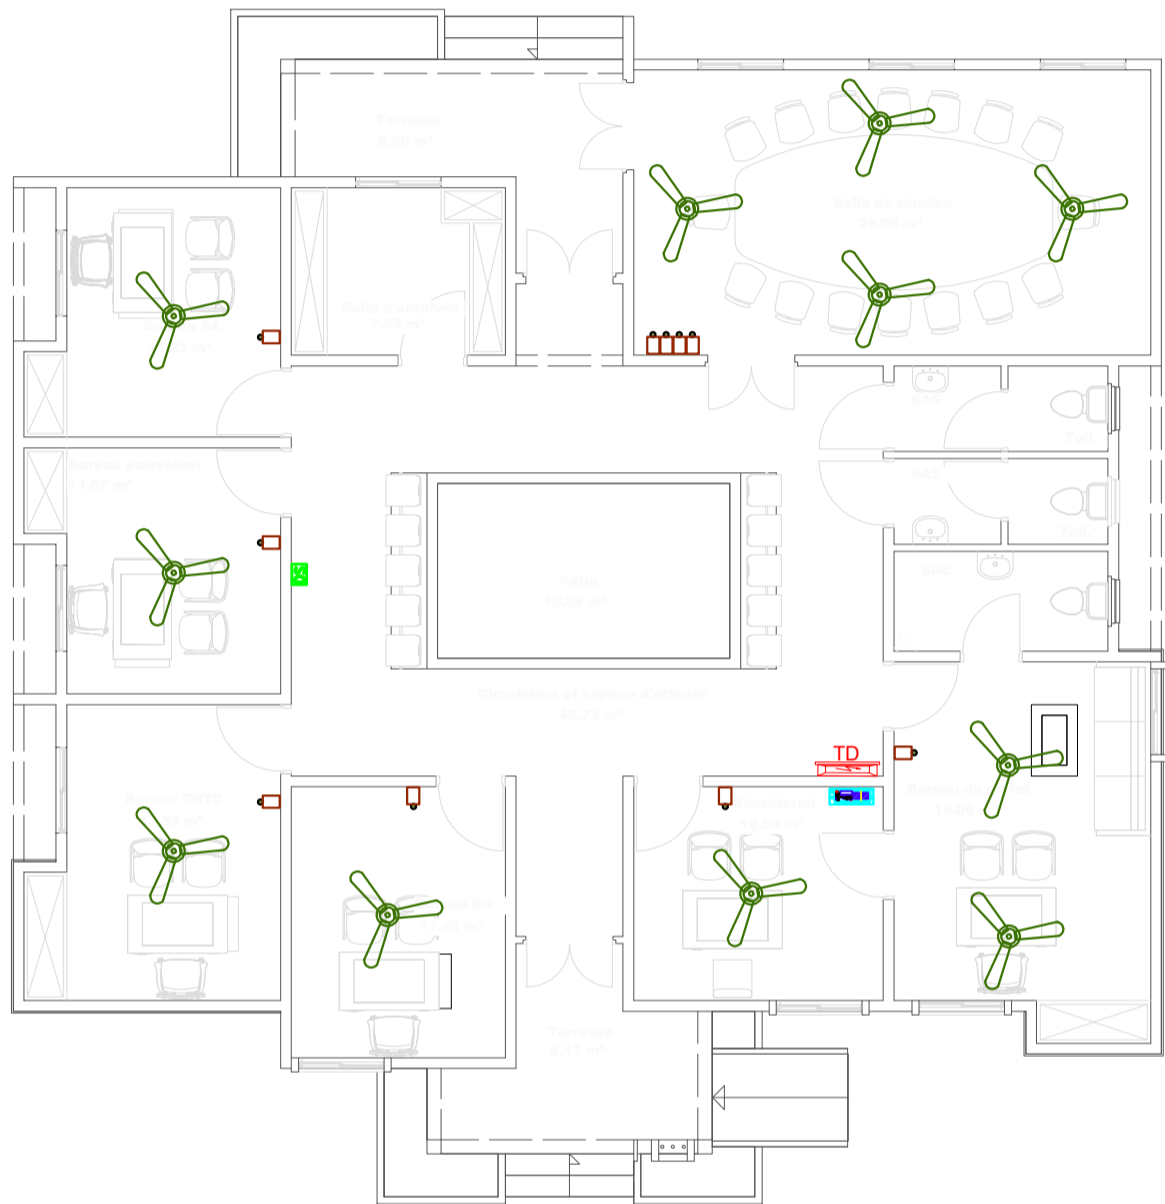

LEGENDE	
A / - ELECTRICITE	
	Tableau Divisionnaire
	Luminaire carré 60x60 à grilles apparent ou encastré avec lampe LED 20W
	Réglette complète 120 avec lampe LED 20W
	Réglette étanche 120 avec lampe LED 20W
	Spot encastré circulaire à LED 24W
	Hublot étanche avec lampe LED 24W
	Applique sanitaire avec interrupteur et lampe LED
	Interrupteur va et vient
	Interrupteur double va et vient
	Interrupteur double allumage
	Interrupteur simple allumage
	Bouton poussoir
	Interrupteur étanche simple allumage
	Interrupteur étanche va et vient
	Prise de courant 2P+T normale
	Prise de courant 2P+T étanche
	Poste de travail comprenant: 1 prise de courant 2P+T normale, 2 prises de courant ondulé avec détrompeur et deux prises de courant RJ45
	-BRASSEUR
	-Rhéostat
	Climatiseur split INVERTER
	Dismatic
	Unité extérieures split système
	Armoire de brassage Informatique
	Autocommutateur
	Coffret Courant Ondulé
	Onduleur
	Centrale alarme incendie
	Détecteur optique de fumée
	Indicateur d'action
	Declencheur Manuel conventionnel de fumée
	Avertisseur sonore
	BAES Bloc autonome d'éclairage de sécurité
	BAEA Bloc autonome d'éclairage d'ambiance
	Extincteur portatif au CO2 6KG
	Extincteur portatif à Eau Pulvérisée 6L




06 BP 9755 Ouagadougou 06
 Tel : +226 25 41 13 80
 Mail : info@era-concept.com

PROJET DE CONSTRUCTION D'UN BATIMENT À DIALGAYE, FAISANT OFFICE DE BUREAUX POUR LA PRÉFECTURE ET DE CADRE DE TRAVAIL POUR L'ODEPREGECC ET LES AUTRES MECANISMES DE PREVENTION ET DE GESTION DES CONFLITS COMMUNAUTAIRES DANS LADITE COMMUNE

PLAN D'ELECTRICITE VENTILATION ADMINISTRATION

Date :	Janvier 2026	Planche N°29
Dessiné par :	Boubacar GUELBEOGO Honorine MIHIN Moumini BELLA	
Vérifié par :	Babribilé NAMDANO	
Approuvé par :	Brice KERE	Echelle 1 : 100

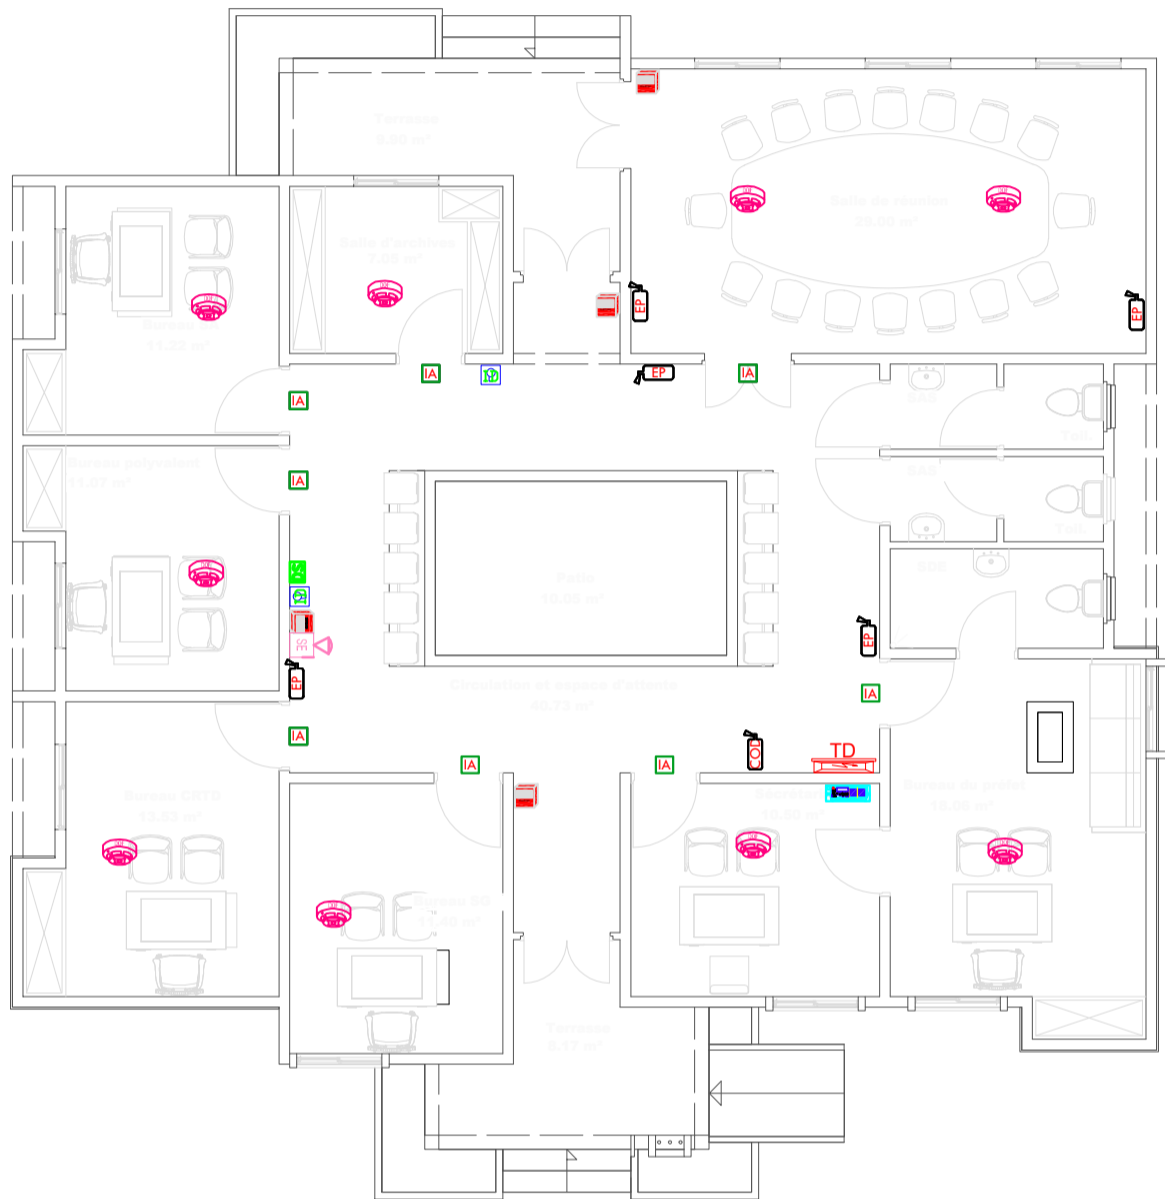

LEGENDE	
A / - ELECTRICITE	
	Tableau Divisionnaire
	Luminaire carré 60x60 à grilles apparent ou encastré avec lampe LED 20W
	Réglette complète 120 avec lampe LED 20W
	Réglette étanche 120 avec lampe LED 20W
	Spot encastré circulaire à LED 24W
	Hublot étanche avec lampe LED 24W
	Applique sanitaire avec interrupteur et lampe LED
	Interrupteur va et vient
	Interrupteur double va et vient
	Interrupteur double allumage
	Interrupteur simple allumage
	Bouton poussoir
	Interrupteur étanche simple allumage
	Interrupteur étanche va et vient
	Prise de courant 2P+T normale
	Prise de courant 2P+T étanche
	Poste de travail comprenant: 1 prise de courant 2P+T normale, 2 prises de courant ondulé avec détrompeur et deux prises de courant RJ45
	-BRASSEUR
	-Rhéostat
	Climatiseur split INVERTER
	Dismatic
	Unité extérieures split système
	Armoire de brassage Informatique
	Autocommutateur
	Coffret Courant Ondulé
	Onduleur
	Centrale alarme incendie
	Détecteur optique de fumée
	Indicateur d'action
	Declencheur Manuel conventionnel de fumée
	Avertisseur sonore
	Bloc autonome d'éclairage de sécurité
	Bloc autonome d'éclairage d'ambiance
	Extincteur portatif au CO2 6KG
	Extincteur portatif à Eau Pulvérisée 6L



06 BP 9755 Ouagadougou 06


Tel : +226 25 41 13 80

Mail : info@era-concept.com

PROJET DE CONSTRUCTION D'UN BATIMENT À DIALGAYE, FAISANT OFFICE DE BUREAUX POUR LA PRÉFECTURE ET DE CADRE DE TRAVAIL POUR L'ODEPREGECC ET LES AUTRES MECANISMES DE PREVENTION ET DE GESTION DES CONFLITS COMMUNAUTAIRES DANS LADITE COMMUNE

**PLAN D'ELECTRICITE DETECTION INCENDIE
ECLAIRAGE DE SECURITE ADMINISTRATION**

Date :	Janvier 2026	Planche N°30
Dessiné par :	Boubacar GUELBEOGO Honorine MIHIN Moumini BELLA	
Vérifié par :	Babribilé NAMDANO	
Approuvé par :	Brice KERE	Echelle 1 : 100

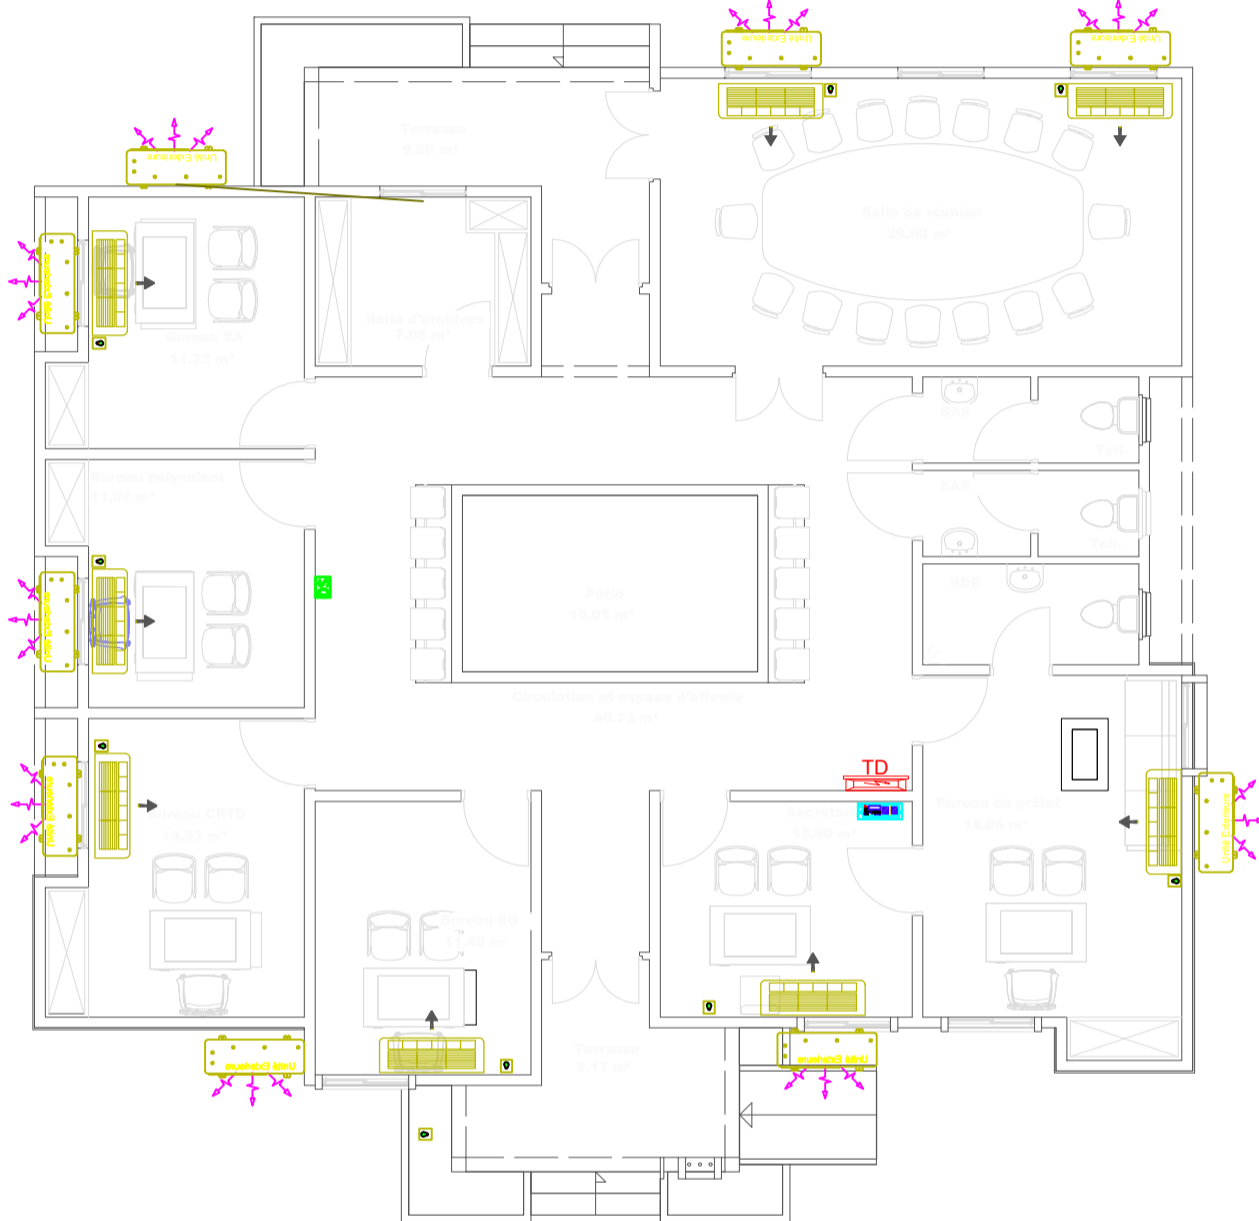

LEGENDE	
A / - ELECTRICITE	
	Tableau Divisionnaire
	Luminaire carré 60x60 à grilles apparent ou encastré avec lampe LED 20W
	Réglette complète 120 avec lampe LED 20W
	Réglette étanche 120 avec lampe LED 20W
	Spot encastré circulaire à LED 24W
	Hublot étanche avec lampe LED 24W
	Applique sanitaire avec interrupteur et lampe LED
	Interrupteur va et vient
	Interrupteur double va et vient
	Interrupteur double allumage
	Interrupteur simple allumage
	Bouton poussoir
	Interrupteur étanche simple allumage
	Interrupteur étanche va et vient
	Prise de courant 2P+T normale
	Prise de courant 2P+T étanche
	Poste de travail comprenant: 1 prise de courant 2P+T normale, 2 prises de courant ondulé avec détrompeur et deux prises de courant RJ45
	-BRASSEUR
	-Rhéostat
	Climatiseur split INVERTER
	Dismatic
	Unité extérieures split système
	Armoire de brassage Informatique
	Autocommutateur
	Coffret Courant Ondulé
	Onduleur
	Centrale alarme incendie
	Détecteur optique de fumée
	Indicateur d'action
	Declencheur Manuel conventionnel de fumée
	Avertisseur sonore
	Bloc autonome d'éclairage de sécurité
	Bloc autonome d'éclairage d'ambiance
	Extincteur portatif au CO2 6KG
	Extincteur portatif à Eau Pulvérisée 6L







06 BP 9755 Ouagadougou 06
 Tel : +226 25 41 13 80
 Mail : info@era-concept.com

PROJET DE CONSTRUCTION D'UN BATIMENT À DIALGAYE, FAISANT OFFICE DE BUREAUX POUR LA PRÉFECTURE ET DE CADRE DE TRAVAIL POUR L'ODEPREGECC ET LES AUTRES MECANISMES DE PREVENTION ET DE GESTION DES CONFLITS COMMUNAUTAIRES DANS LADITE COMMUNE

PLAN D'ELECTRICITE CLIMATISATION ADMINISTRATION

Date :	Janvier 2026	Planche N°31
Dessiné par :	Boubacar GUELBEOGO Honorine MIHIN Moumini BELLA	
Vérifié par :	Babribilé NAMDANO	
Approuvé par :	Brice KERE	Echelle 1 : 100

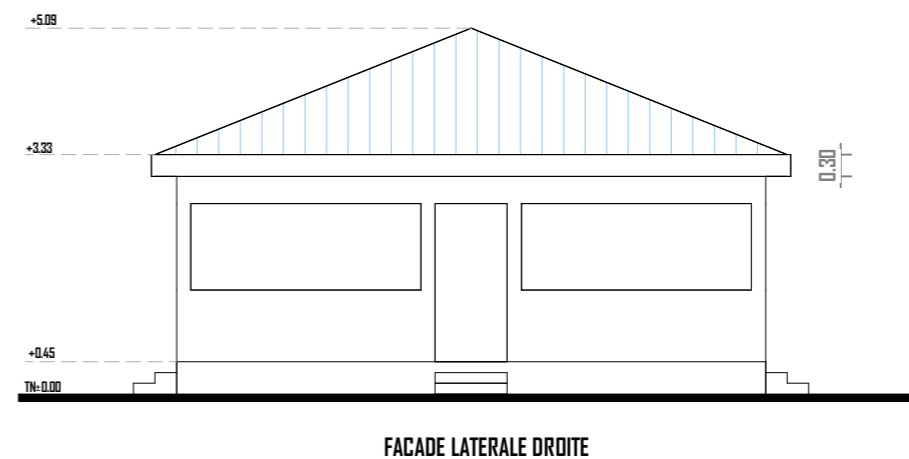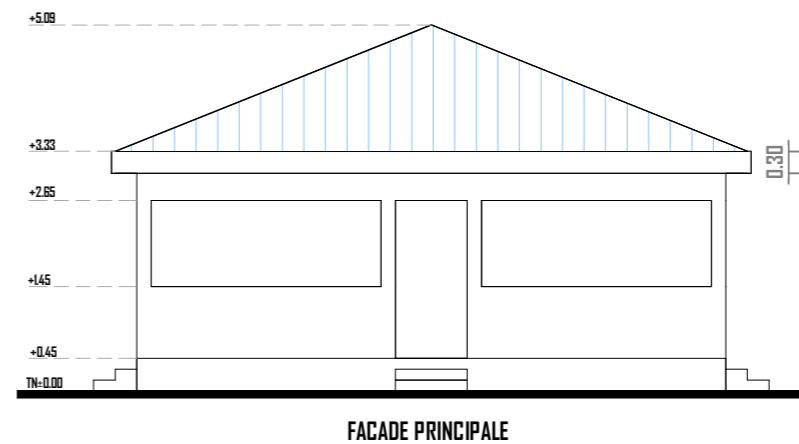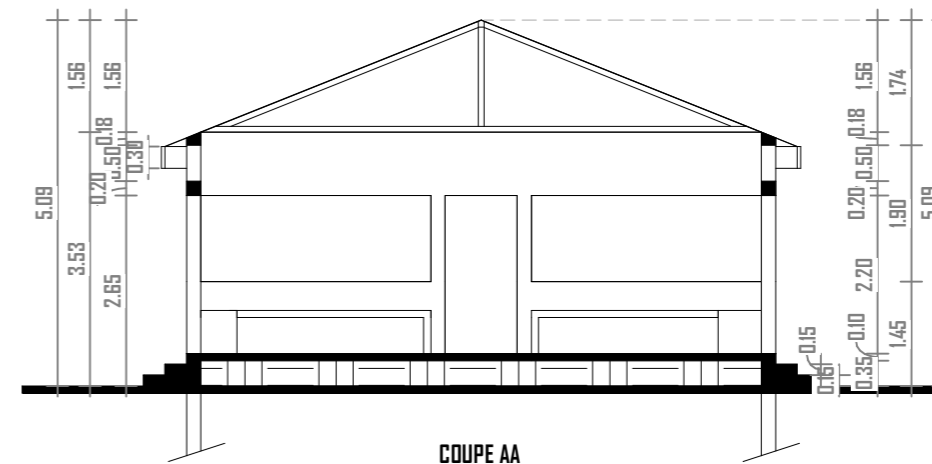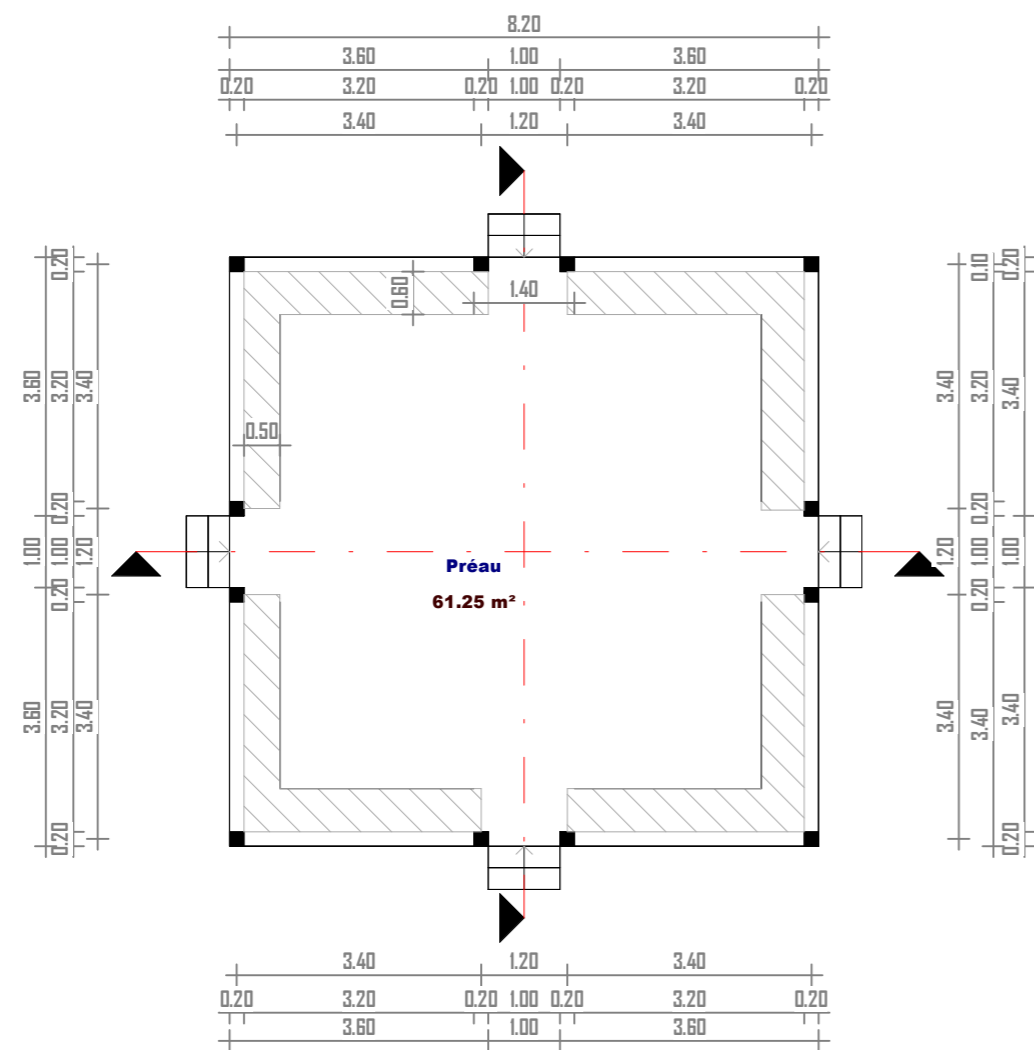

06 BP 9755 Ouagadougou 06

Tel : 25 41 13 80

Mail : info@era-concept.com

N°	Description	Date




PROJET DE CONSTRUCTION D'UN BATIMENT À DIALGAYE, FAISANT OFFICE DE BUREAUX POUR LA PRÉFECTURE ET DE CADRE DE TRAVAIL POUR L'ODEPREGECC ET LES AUTRES MECANISMES DE PREVENTION ET DE GESTION DES CONFLITS COMMUNAUTAIRES DANS LADITE COMMUNE

PLAN DE NIVEAU-COUPÉ_FACADES APATAME

Date :	Janvier 2026
Dessiné par :	Boubacar GUELBEODO- Honorine MIHIN- Moumini BELLA
Vérifié par :	Babribilé NAMOAND
Approuvé par :	Brice KERE

Planche N°37

Echelle: 1 : 100

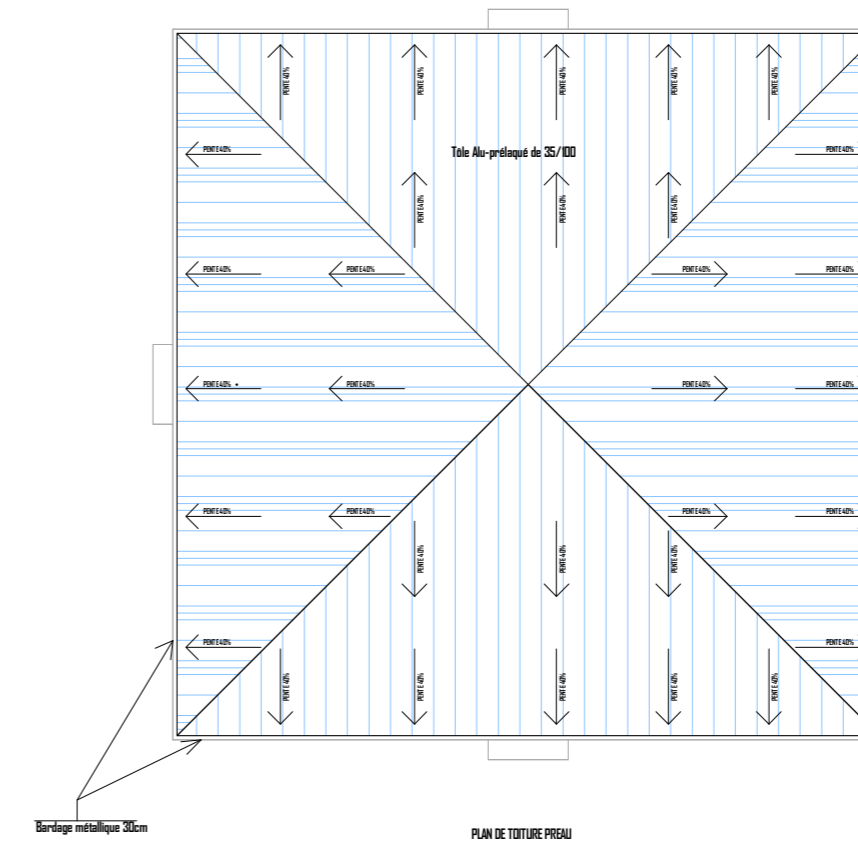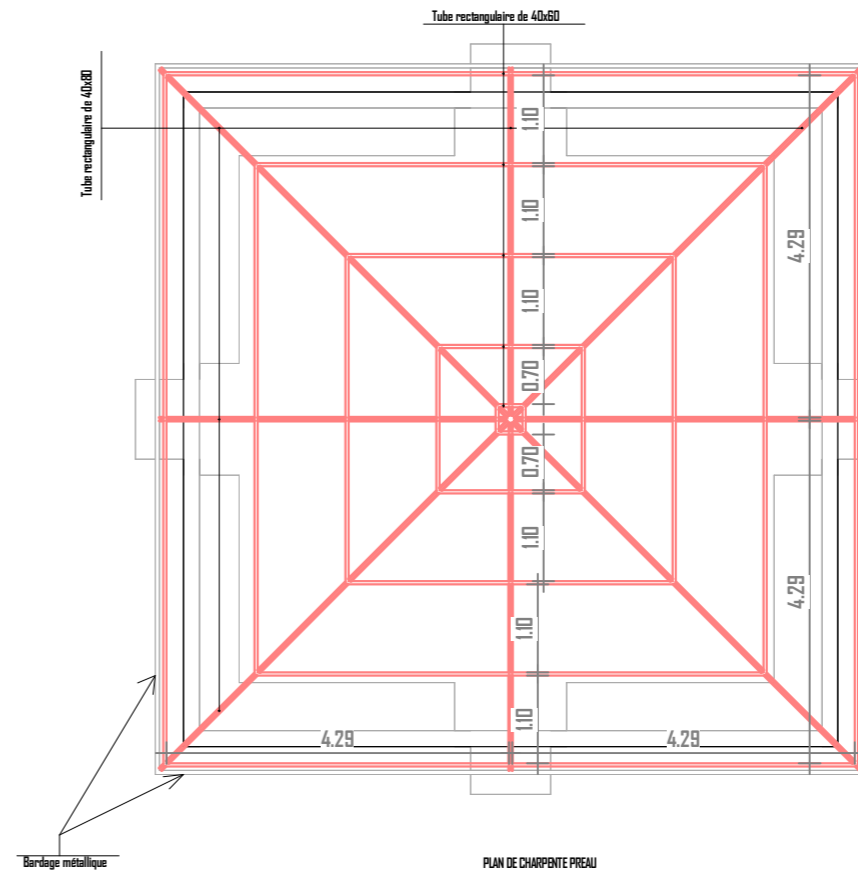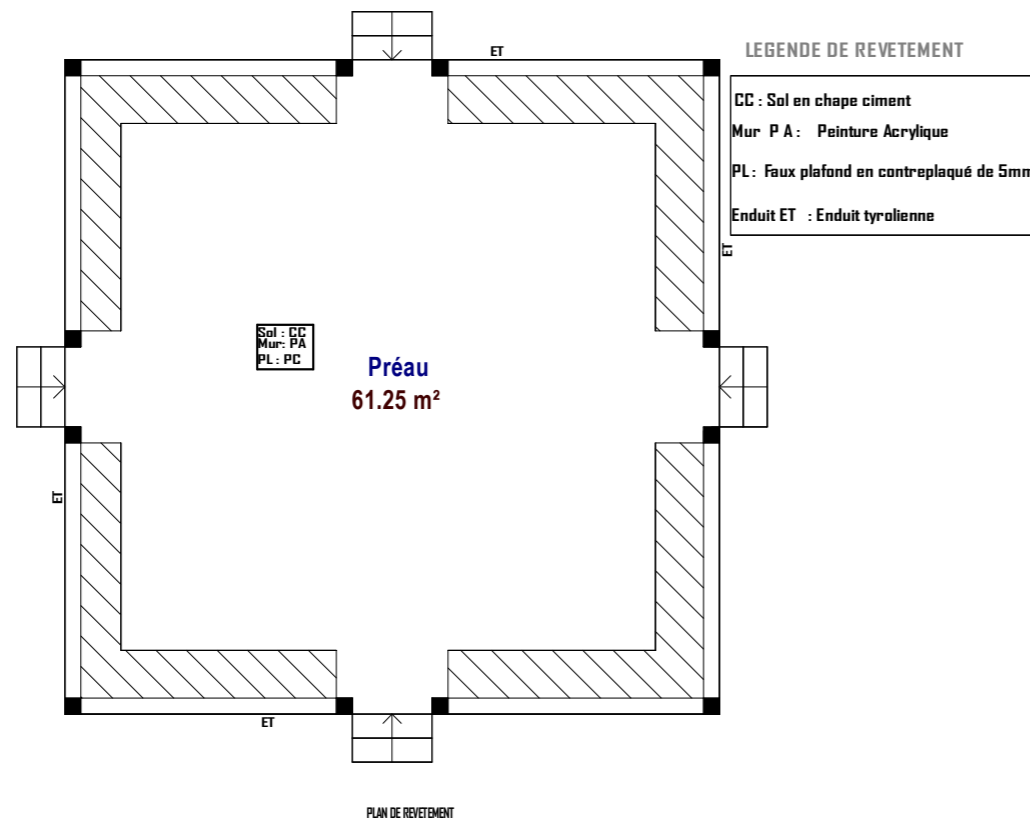

06 BP 9755 Ouagadougou 06

Tel : 25 41 13 80

Mail : info@era-concept.com


N°	Description	Date

PROJET DE CONSTRUCTION D'UN BATIMENT A DIALGAYE, FAISANT OFFICE DE BUREAUX POUR LA PREFECTURE ET DE CADRE DE TRAVAIL POUR L'ODEPREGECC ET LES AUTRES MECANISMES DE PREVENTION ET DE GESTION DES CONFLITS COMMUNAUTAIRES DANS LADITE COMMUNE

PLAN DE REVETEMENT-CHARPENTE-TOITURE APATAME

Date :	Janvier 2026
Dessiné par :	Boubacar GUELBEODO- Honorine MIHIN- Moumini BELLA
Vérifié par :	Babribilé NAMOAND
Approuvé par :	Brice KERE

Planche N°38	Echelle:	1 : 100
--------------	----------	---------

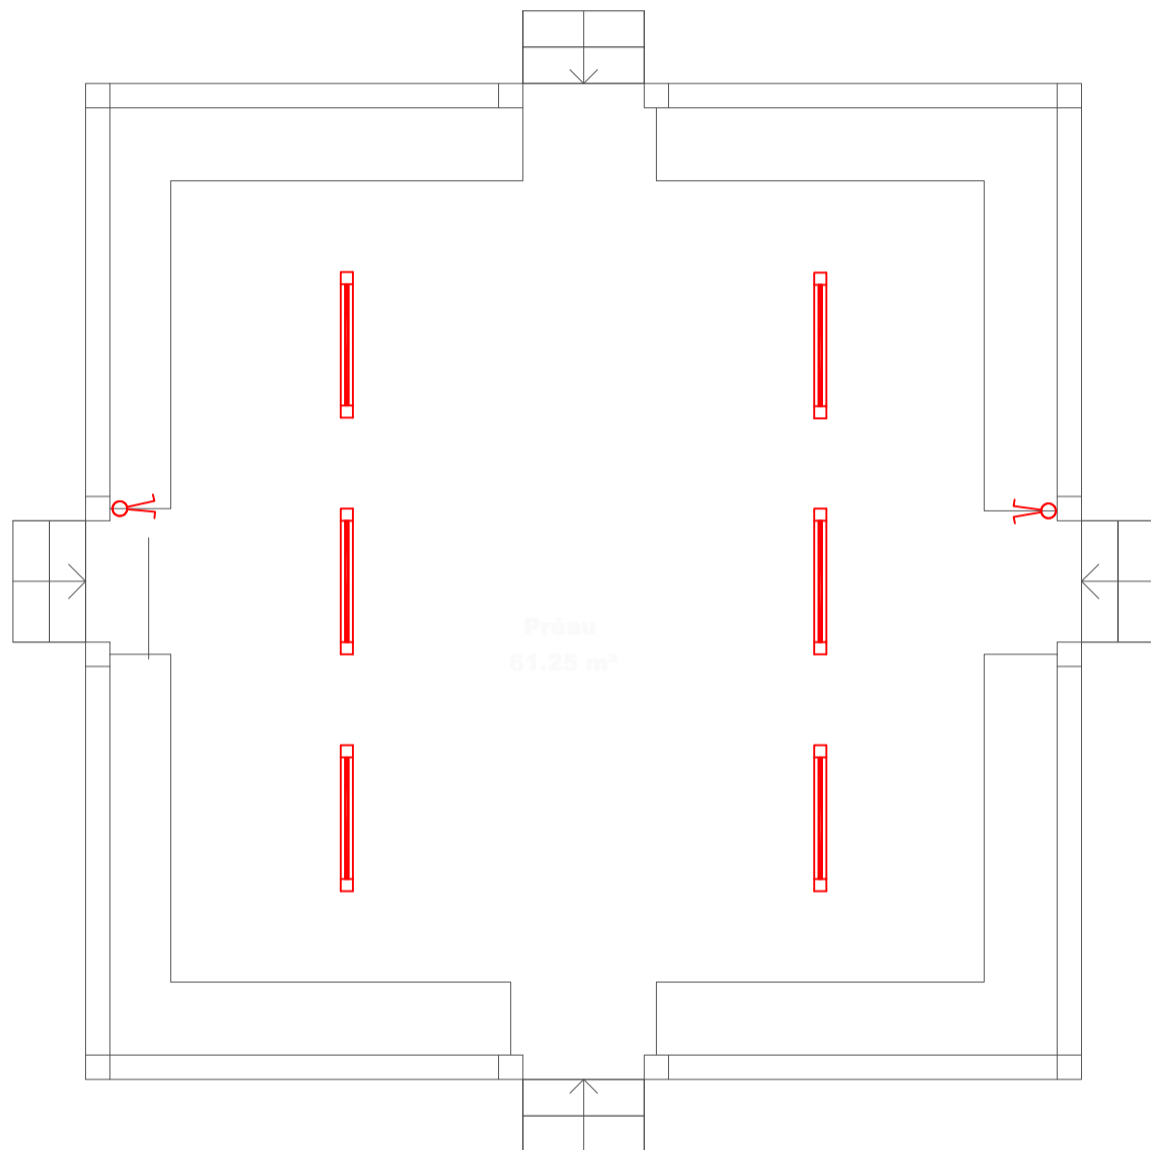

LEGENDE	
A / - ELECTRICITE	
	Tableau Divisionnaire
	Luminaire carré 60x60 à grilles apparent ou encastré avec lampe LED 20W
	Réglette complète 120 avec lampe LED 20W
	Réglette étanche 120 avec lampe LED 20W
	Spot encastré circulaire à LED 24W
	Hublot étanche avec lampe LED 24W
	Applique sanitaire avec interrupteur et lampe LED
	Interrupteur va et vient
	Interrupteur double va et vient
	Interrupteur double allumage
	Interrupteur simple allumage
	Bouton poussoir
	Interrupteur étanche simple allumage
	Interrupteur étanche va et vient
	Prise de courant 2P+T normale
	Prise de courant 2P+T étanche
	Poste de travail comprenant: 1 prise de courant 2P+T normale, 2 prises de courant ondulé avec détrompeur et deux prises de courant RJ45
	-BRASSEUR
	-Rhéostat
	Climatiseur split INVERTER
	Dismatic
	Unité extérieures split système
	Armoire de brassage Informatique
	Autocommutateur
	Coffret Courant Ondulé
	Onduleur
	Centrale alarme incendie
	Détecteur optique de fumée
	Indicateur d'action
	Declencheur Manuel conventionnel de fumée
	Avertisseur sonore
	Bloc autonome d'éclairage de sécurité
	Bloc autonome d'éclairage d'ambiance
	Extincteur portatif au CO2 6KG
	Extincteur portatif à Eau Pulvérisée 6L




06 BP 9755 Ouagadougou 06
 Tel : +226 25 41 13 80
 Mail : info@era-concept.com

PROJET DE CONSTRUCTION D'UN BATIMENT À DIALGAYE, FAISANT OFFICE DE BUREAUX POUR LA PRÉFECTURE ET DE CADRE DE TRAVAIL POUR L'ODEPREGECC ET LES AUTRES MECANISMES DE PREVENTION ET DE GESTION DES CONFLITS COMMUNAUTAIRES DANS LADITE COMMUNE

PLAN D'ELECTRICITE ECLAIRAGE APATAME

Date :	Janvier 2026	Planche N°39
Dessiné par :	Boubacar GUELBEODO Honorine MIHIN Moumini BELLA	
Vérifié par :	Babribilé NAMDANO	
Approuvé par :	Brice KERE	Echelle 1 : 100

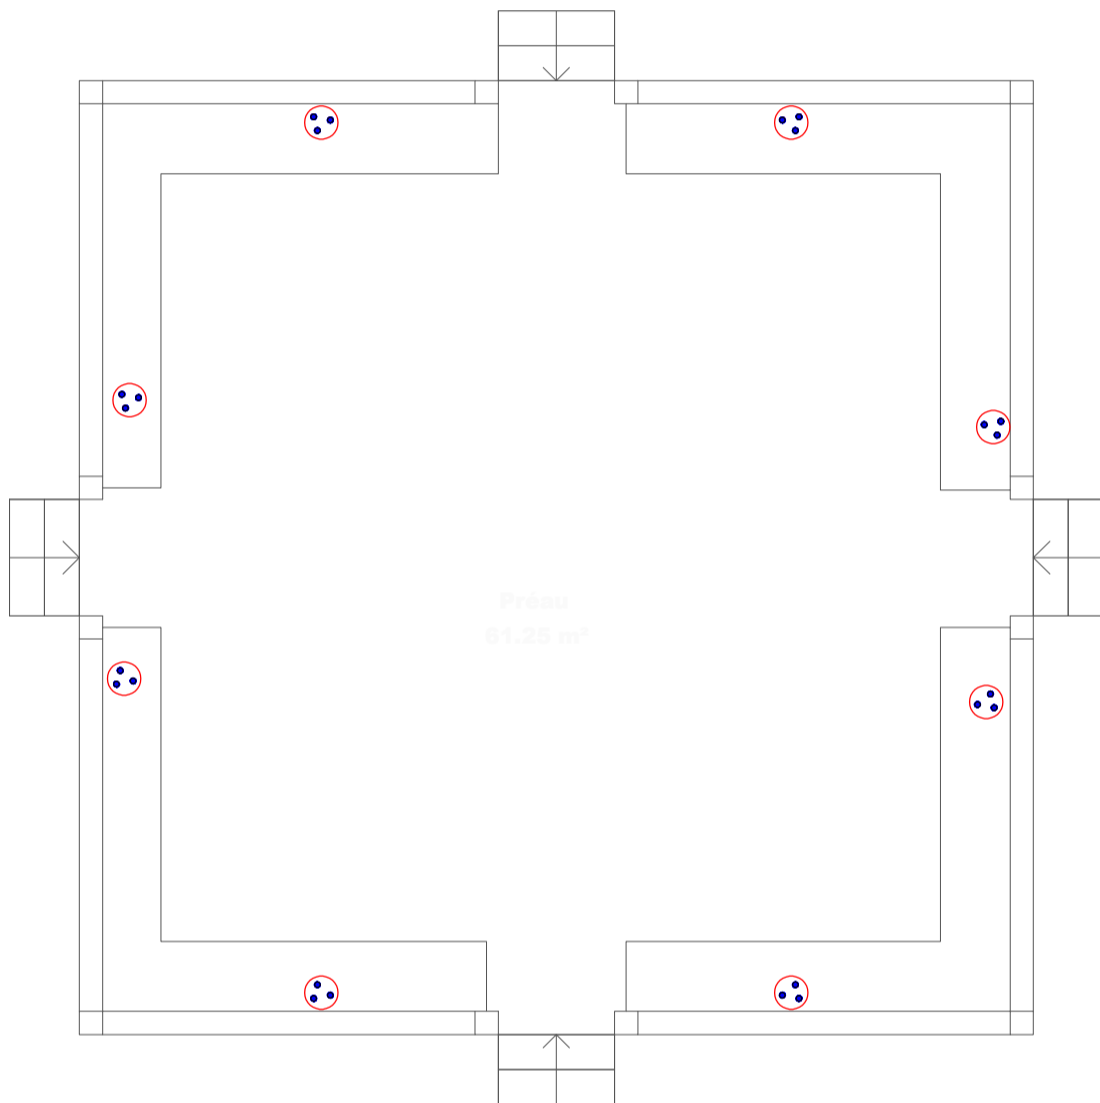

LEGENDE	
A / - ELECTRICITE	
	Tableau Divisionnaire
	Luminaire carré 60x60 à grilles apparent ou encastré avec lampe LED 20W
	Réglette complète 120 avec lampe LED 20W
	Réglette étanche 120 avec lampe LED 20W
	Spot encastré circulaire à LED 24W
	Hublot étanche avec lampe LED 24W
	Applique sanitaire avec interrupteur et lampe LED
	Interrupteur va et vient
	Interrupteur double va et vient
	Interrupteur double allumage
	Interrupteur simple allumage
	Bouton poussoir
	Interrupteur étanche simple allumage
	Interrupteur étanche va et vient
	Prise de courant 2P+T normale
	Prise de courant 2P+T étanche
	Poste de travail comprenant: 1 prise de courant 2P+T normale, 2 prises de courant ondulé avec détrompeur et deux prises de courant RJ45
	-BRASSEUR
	-Rhéostat
	Climatiseur split INVERTER
	Dismatic
	Unité extérieures split système
	Armoire de brassage Informatique
	Autocommutateur
	Coffret Courant Ondulé
	Onduleur
	Centrale alarme incendie
	Détecteur optique de fumée
	Indicateur d'action
	Declencheur Manuel conventionnel de fumée
	Avertisseur sonore
	Bloc autonome d'éclairage de sécurité
	Bloc autonome d'éclairage d'ambiance
	Extincteur portatif au CO2 6KG
	Extincteur portatif à Eau Pulvérisée 6L



06 BP 9755 Ouagadougou 06


Tel : +226 25 41 13 80

Mail : info@era-concept.com

PROJET DE CONSTRUCTION D'UN BATIMENT À DIALGAYE, FAISANT OFFICE DE BUREAUX POUR LA PRÉFECTURE ET DE CADRE DE TRAVAIL POUR L'ODEPREGECC ET LES AUTRES MECANISMES DE PREVENTION ET DE GESTION DES CONFLITS COMMUNAUTAIRES DANS LADITE COMMUNE

PLAN D'ELECTRICITE PRISE DE COURANT-MISE A LA TERRE APATAME

Date :	Janvier 2026	Planche N°40
Dessiné par :	Boubacar GUELBEOGO Honorine MIHIN Moumini BELLA	
Vérifié par :	Babribilé NAMDAND	
Approuvé par :	Brice KERE	Echelle 1 :100

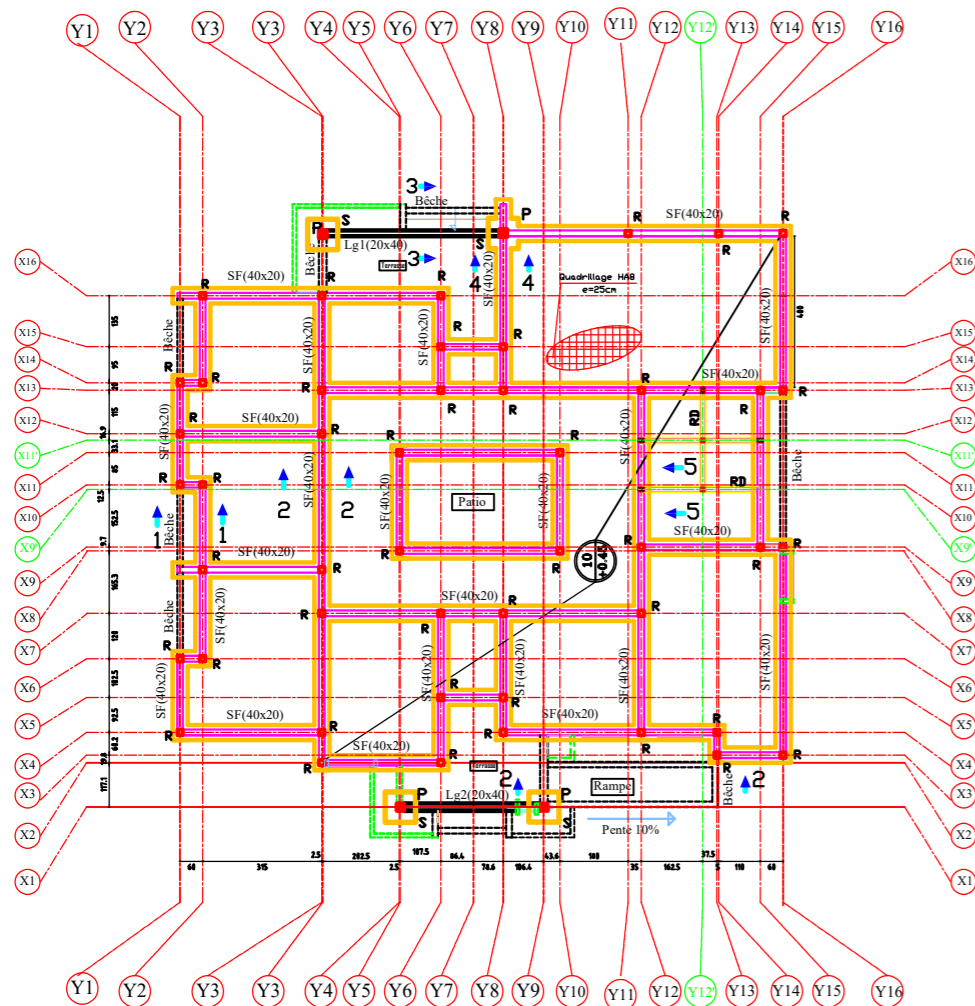

PLAN DE FONDATION

Hypothèses :

- Ancrage des semelles: 0.80m
- contrainte admissible du sol: 1.5 bar
- Fissuration Préjudiciable

Y2 Y3 Y4 Y5 Y6 Y7

Hypothèses (suite):

- Poids surfacique des tôles alu laquées 35/100^{ème} : 4daN/m²
- poids linéaires des IPN:
 1. IPN 100: 8,5daN/m;
 2. IPN120: 11,4 daN/m;
 3. IPN 140: 14,30daN
- poids linéaires des tubes rectangulaires:
 1. Tube de 80x40x2 : 3,56 daN/m;
 2. Tube de 40x60: 2,93daN/m
- Poids par m² de mur enduit double face:
 1. Mur de 15x20x40 creux: 250daN/m²
 2. Mur de 20x20x40 creux: 300 daN/m²
 3. Mur plein de 20x20x40: 450 daN/m²
- Charge d'entretien: 120 daN/m²

Dimensionnement selon BEAL, DTU 13.1, DTU13.12 :

Données:

- B (largeur de la semelle),
- H(hauteur de la semelle)
- N_{scr} (calculé) = 1799,33daN
- Nu (calculé) = 2129,43 daN

Résultats (BEAL; DTU13.1 et DTU13.12):


- B = 40 cm
- H= 20 cm
- Aciers principaux: A_{stmin} = 3.3 cm² (fissuration préjudiciable)
- Choix : 6 barres de HA10 par ml avec esp.20cm
- Aciers de repartition A_{st} ≥ 0.835 cm²:
- A_{stmin} = 2cm² ; choix de 3 HA10

LEGENDE DES POTEAUX ET RAIDISSEURS


Désignation	section	
	a(cm)	b(cm)
P	20	20
R	15	15

LEGENDE SEMELLES


Désignation	section		
	a(cm)	b(cm)	h(cm)
S	80	80	25

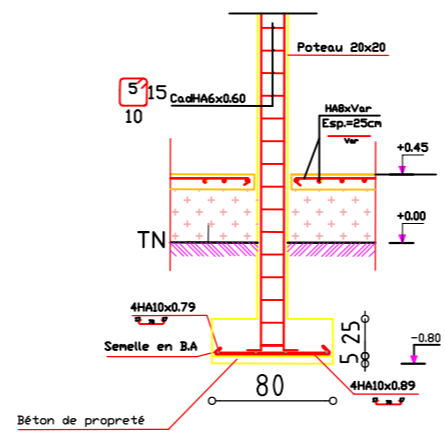


COUPE DETAIL 4-4

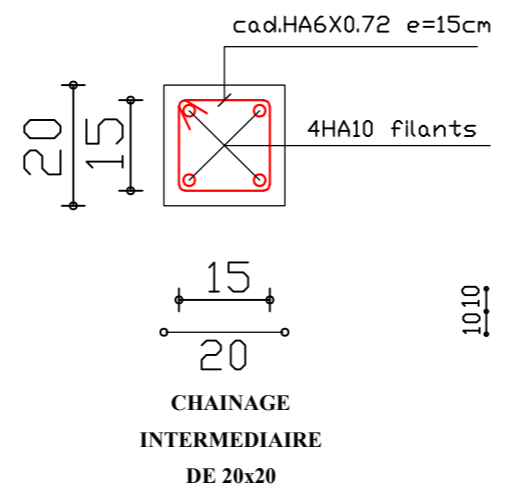


COUPE DETAIL 5-5 (Renfort de dallage)

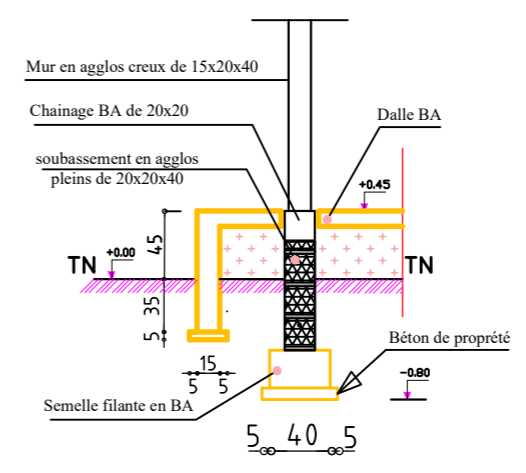


COUPE DETAIL 1-1 Coffrage

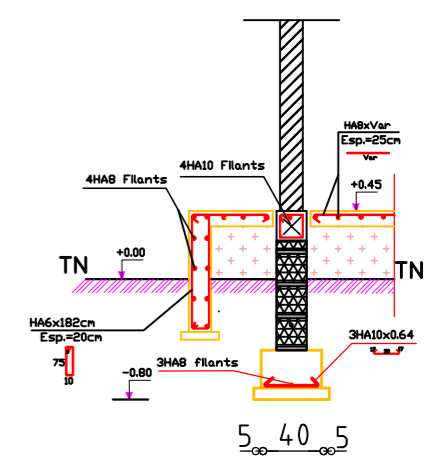


COUPE DETAIL 1-1 Coffrage

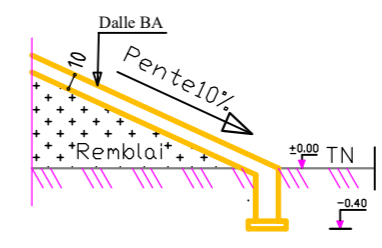


BECHE COUPE DETAIL 2-2 (Coffrage)

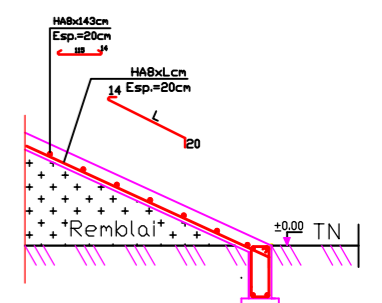

BECHE COUPE DETAIL 2-2 (Ferrillage)

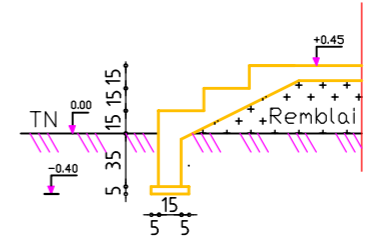

BECHE COUPE DETAIL 3-3 (Coffrage)

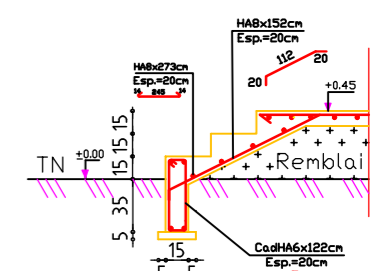

BECHE COUPE DETAIL 3-3 (Ferrillage)

N° MODIFICATIONS :		Date :	Non :
BURKINA FASO La Patrie ou la Mort, nous vaincrons PROJET DE CONSTRUCTION D'UN BATIMENT A DIALGAYE FAISANT OFFICE DE BUREAUX POUR LA PREFECTURE ET DE CADRE DE TRAVAIL POUR L'ODEPREGCC ET LES AUTRES MECANISMES DE PREVENTION ET DE GESTION DES CONFLITS COMMUNAUTAIRES DANS LA DITE COMMUNE			
Maître D'Ouvrage: MINISTERE DE L'ADMINISTRATION TERRITORIALE ET DE LA MOBILITE (MATM)		Date :	Non :
Financement: ENABEL		Maître d'oeuvre:	Janv. 2006 ERA CONCEPT
		Etudes techniques	Janv. 2006 Laurent TAMINI
PLAN D'EXECUTION DES OUVRAGES : COFFRAGE FONDATION ET DETAILS		N° Planche : 1/1	
		Echelles: Var	Fichier :