

BURKINA FASO
La Patrie ou la Mort, nous Vaincrons

Cahier Spécial des Charges BFA23004- 10009

**LOT 1 : ETUDE DIAGNOSTIQUE ET TECHNIQUE EN VUE DE LA
REHABILITATION / EXTENSION DE LA MATERNITE DU CENTRE MEDICAL
AVEC ANTENNE CHIRURGICALE (CMA) DE ZORGHO ET DE LA
CONSTRUCTION D'UN CENTRE MERE-ENFANTS (SERVICES INTEGRES DE
PRISE EN CHARGE DES SURVIVANTS·ES DE VBG), Y COMPRIS UN
INCINERATEUR AU PROFIT DU DISTRICT SANITAIRE DE ZORGHO.**

**PLANS ARCHITECTURAUX ET
TECHNIQUES
TOUS CORPS D'ETAT**

MAITRE D'OUVRAGE :


Ministère de de la Santé et de l'Hygiène Publique (MSHP)

FINANCEMENT : Agence Belge de coopération internationale, ENABEL

MAITRE D'ŒUVRE : AGENCE ERA CONCEPT Sarl
09 BP 437 Ouagadougou 09
Tel : +226 25 41 13 80
E-mail : info@era-concept.com

Janvier 2026

RENOVATION HAUT
COMMISSARIAT

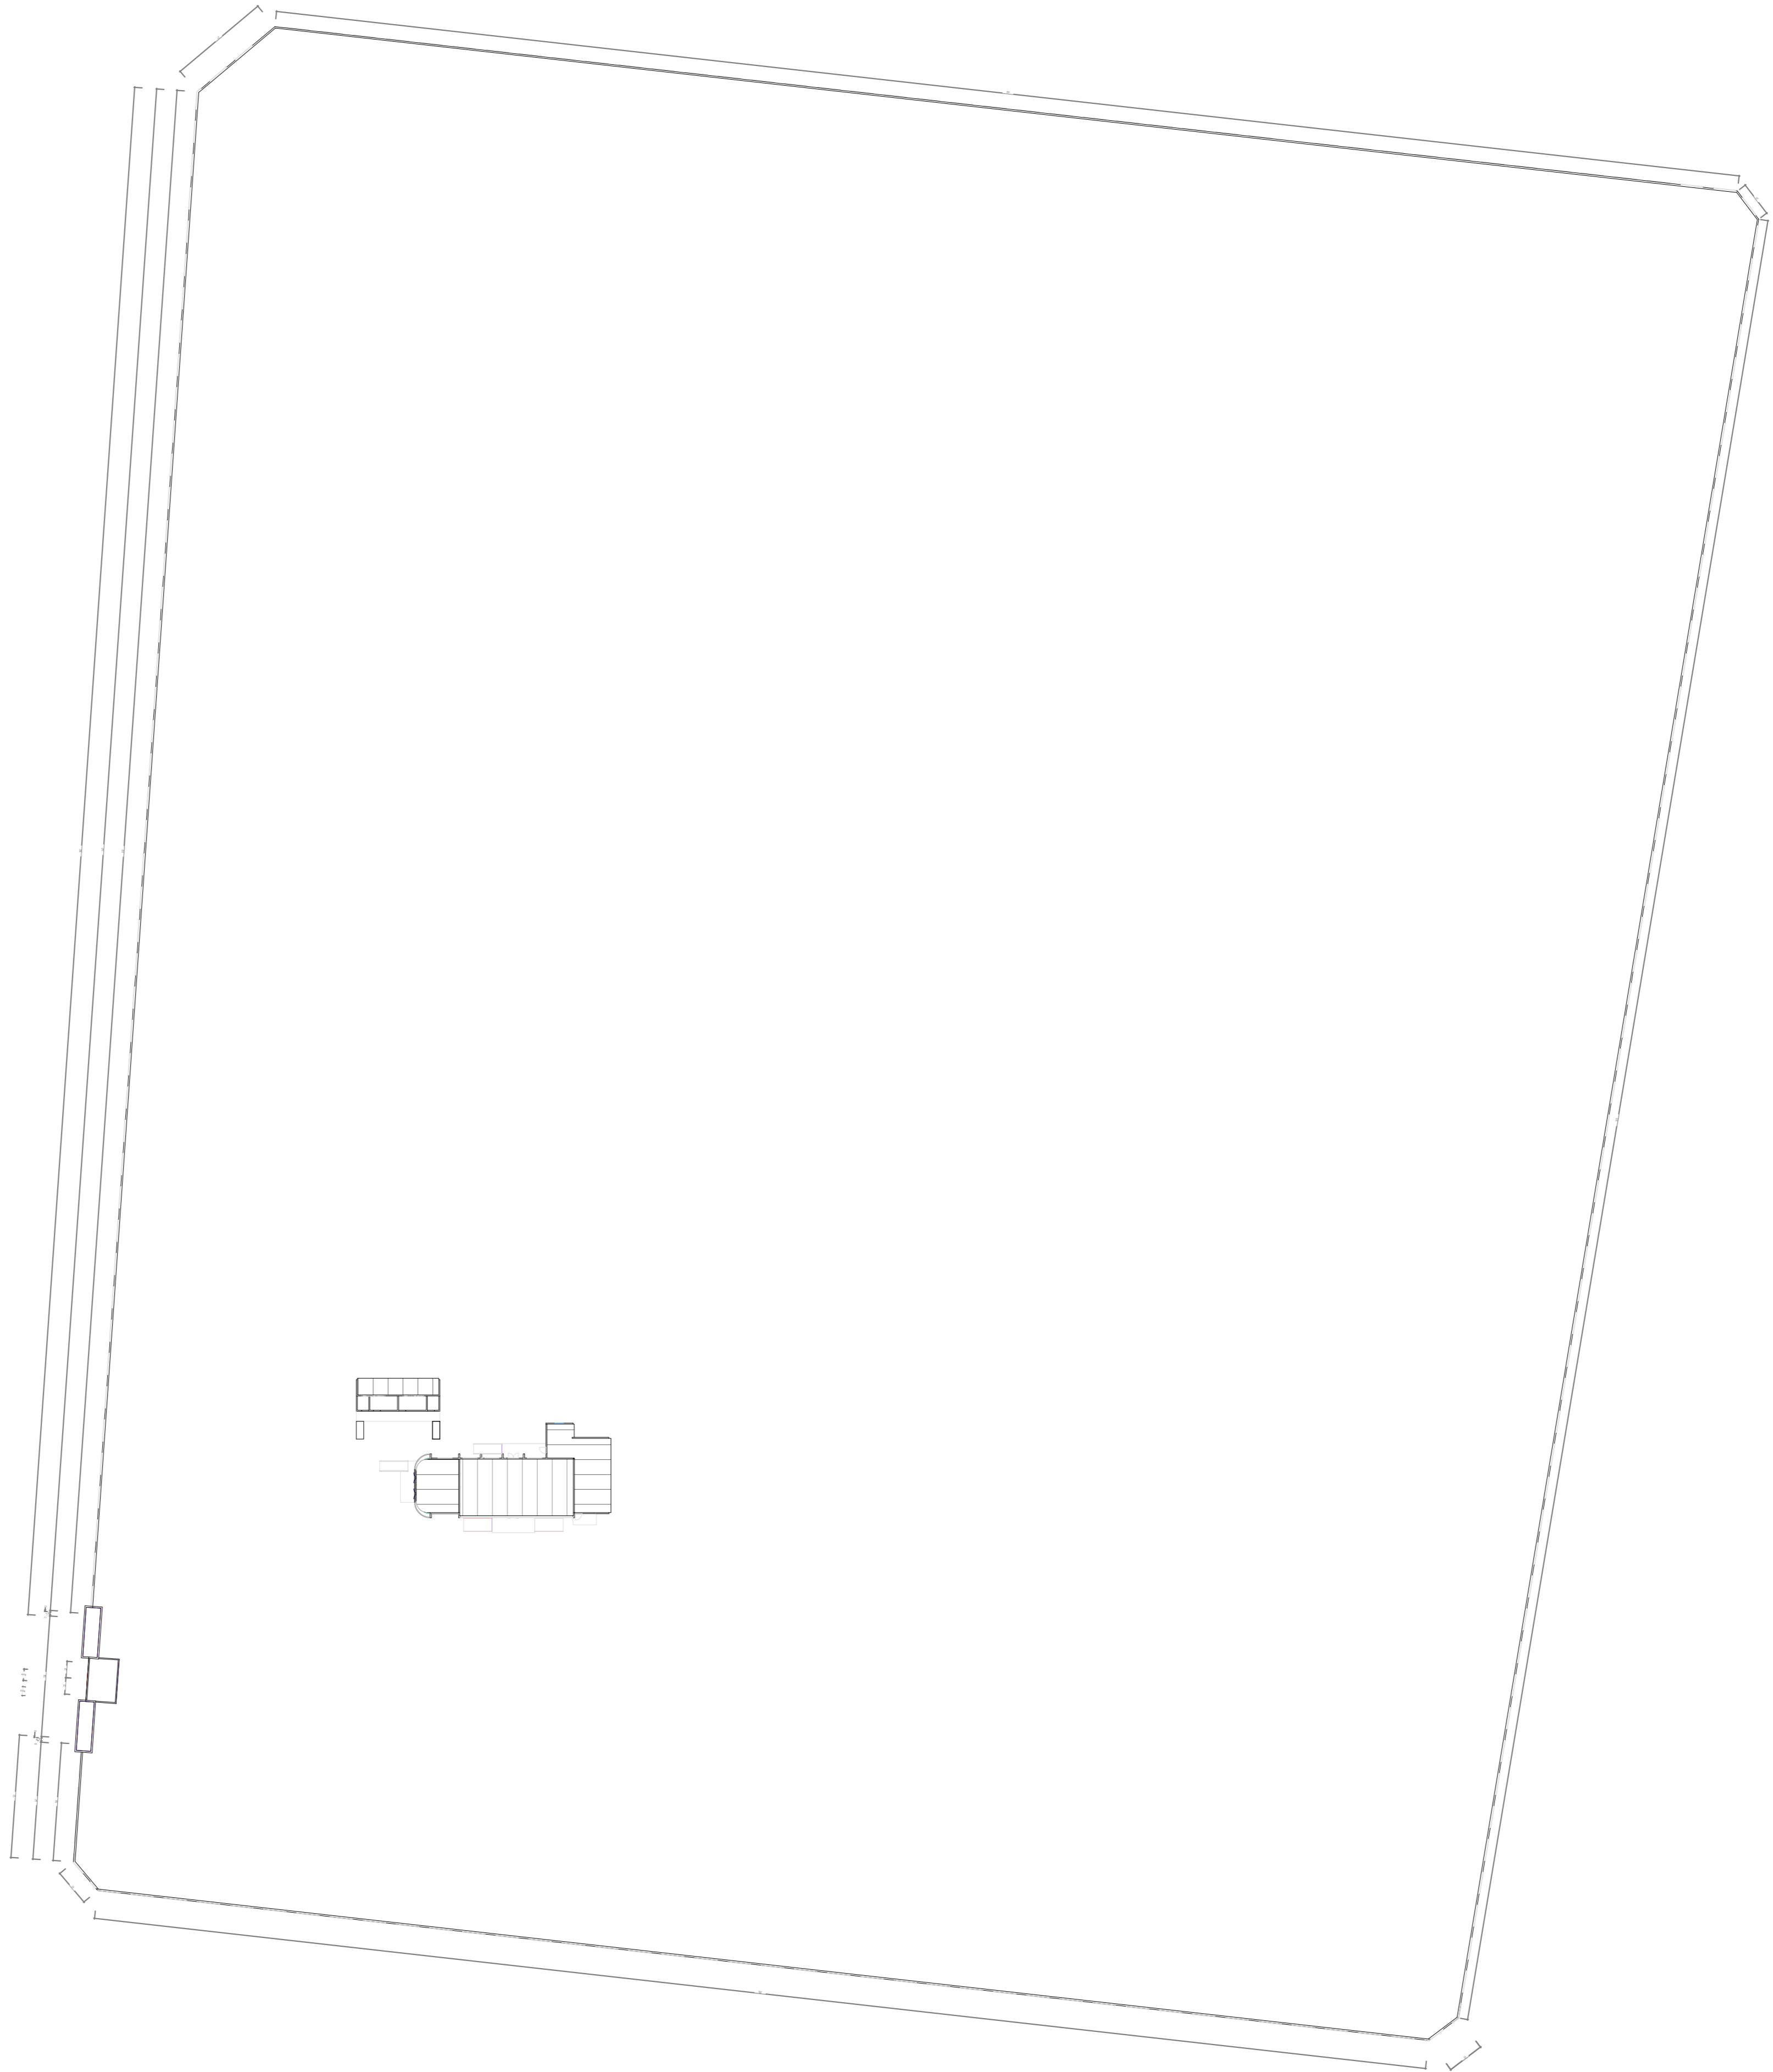


06 BP 9755 Ouagadougou 06
 Tel: 25-41-13-80
 Mail: info@era-concept.com

**PROJET DE FINITION DE LA
 SALLE DE CONFERENCE DU
 HAUT-COMMISSARIAT DE
 KOURITENGA**

PLAN DE MASSE

Date:	Janvier 2026
Déssiné par:	Boubacar GUELBEOGO - Honorine MIHIN Moumini BELLA
Vérifié par:	Babribilé NAMDANO
Approuvé par:	Brice KERE

Planche N°00
Echelle : 1/500

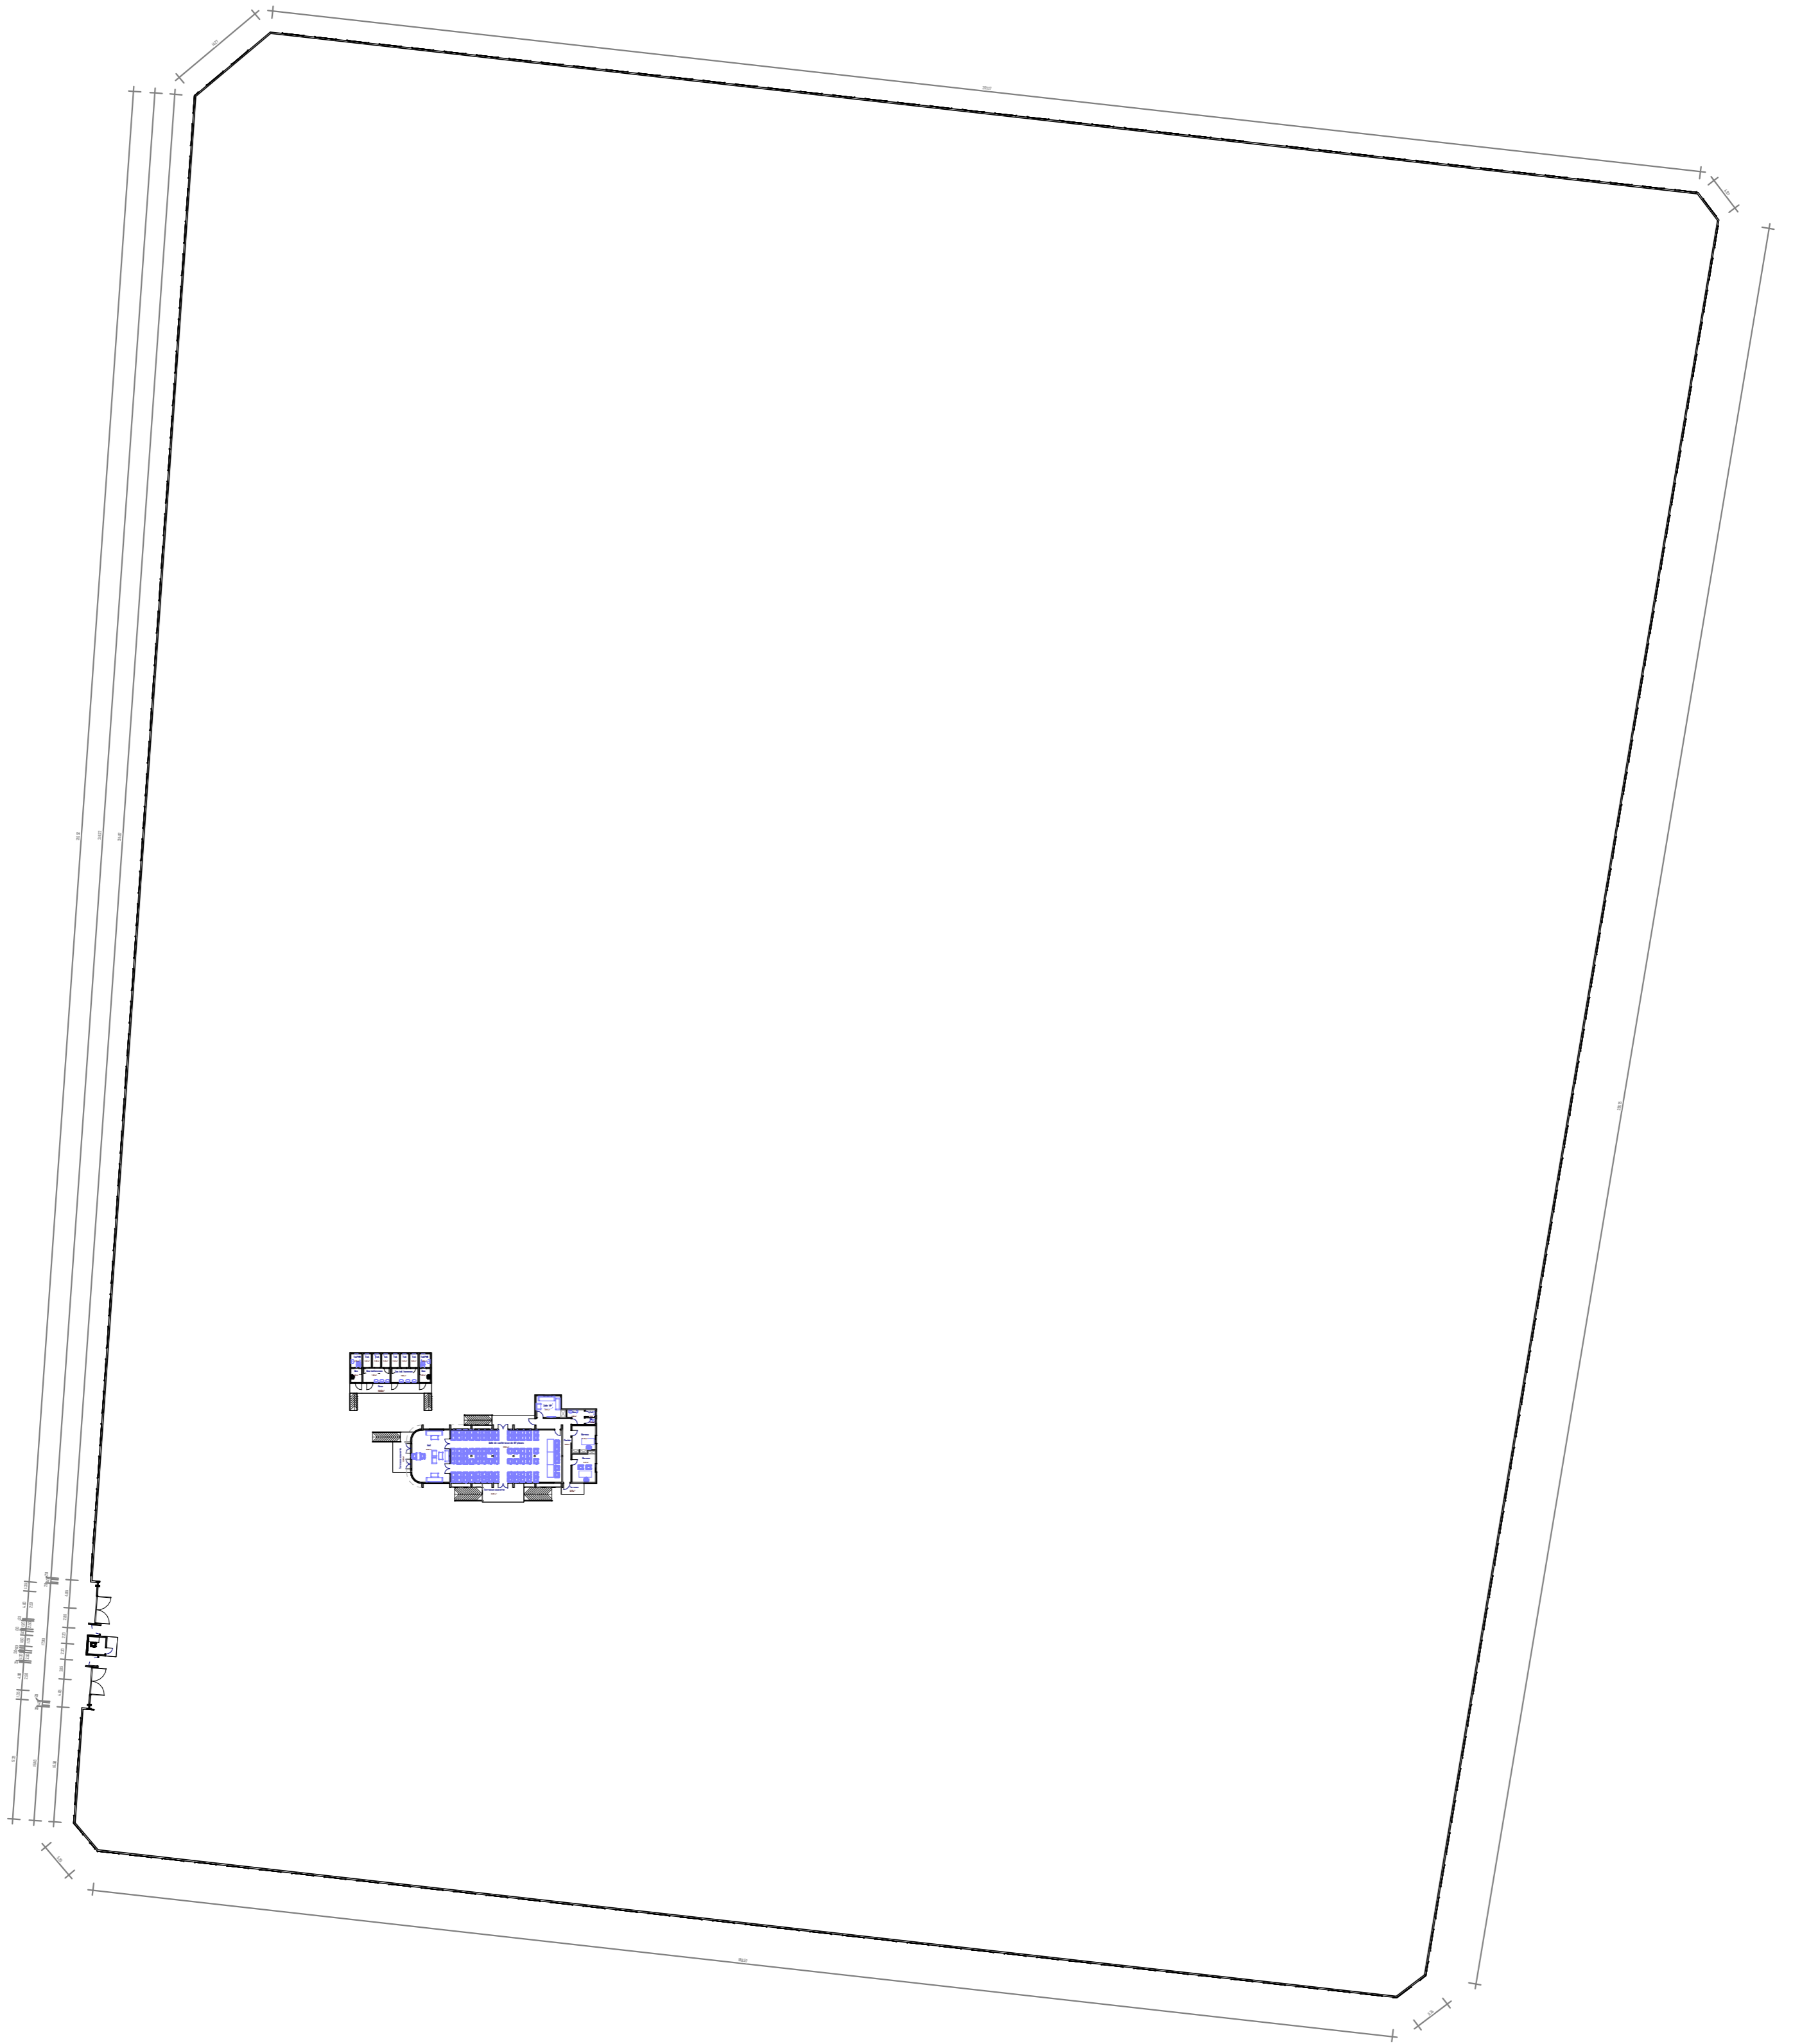

06 BP 9755 Ouagadougou 06


Tel : 25 41 13 80

Mail : info@era-concept.com

**PROJET DE FINITION DE LA
SALLE DE CONFERENCE DU
HAUT-COMMISSARIAT DU
KOURITENGA**

PLAN D'ENSEMBLE

Date :	Janvier 2025	Planche N°01
Dessiné par :	Boubacar GUELBEOGO- Honorine MIHIN- Moumini BELLA	
Vérifié par :	Babribilé NAMDANO	
Approuvé par :	Brice KERE	
Echelle:		1 : 500

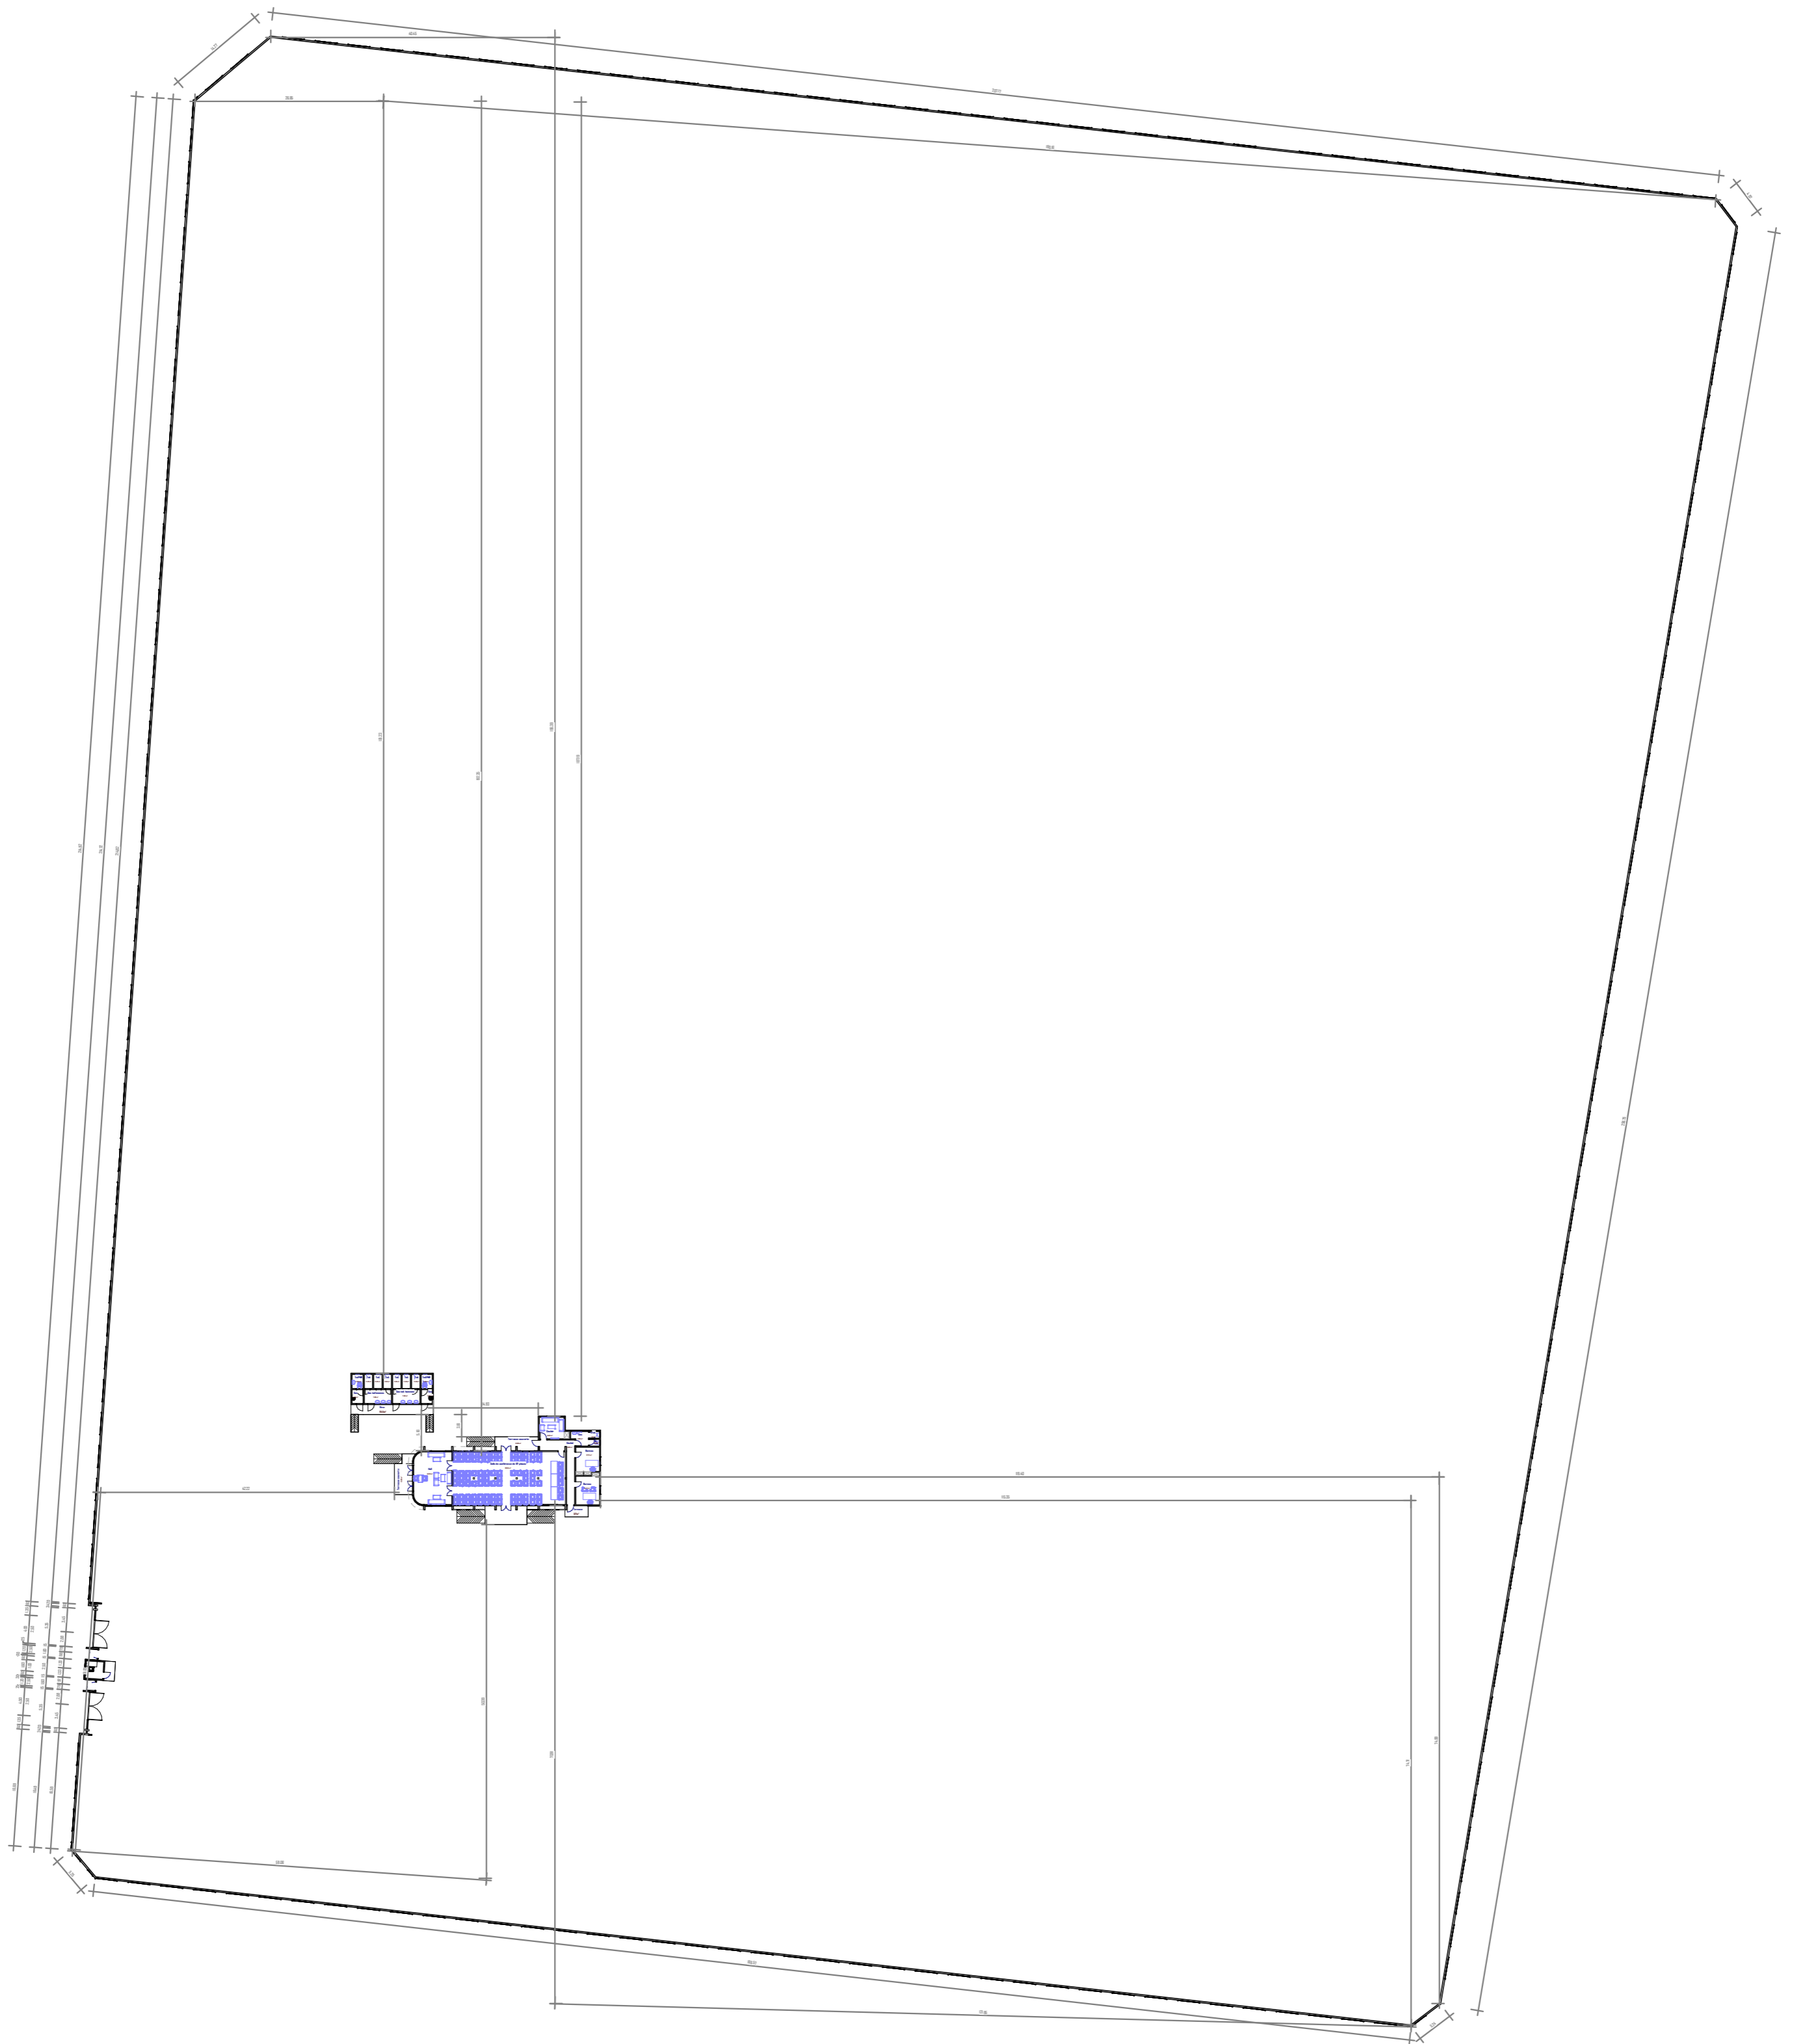

06 BP 9755 Ouagadougou 06


Tel : 25 41 13 80

Mail : info@era-concept.com

**PROJET DE FINITION DE LA
SALLE DE CONFERENCE DU
HAUT-COMMISSARIAT DU
KOURITENGA**

PLAN D'IMPLANTATION

Date :	Janvier 2025	Planche N°02
Dessiné par :	Boubacar GUELBEOGO- Honorine MIHIN- Moumini BELLA	
Vérifié par :	Babribilé NAMDANO	
Approuvé par :	Brice KERE	
Echelle:		1 : 500

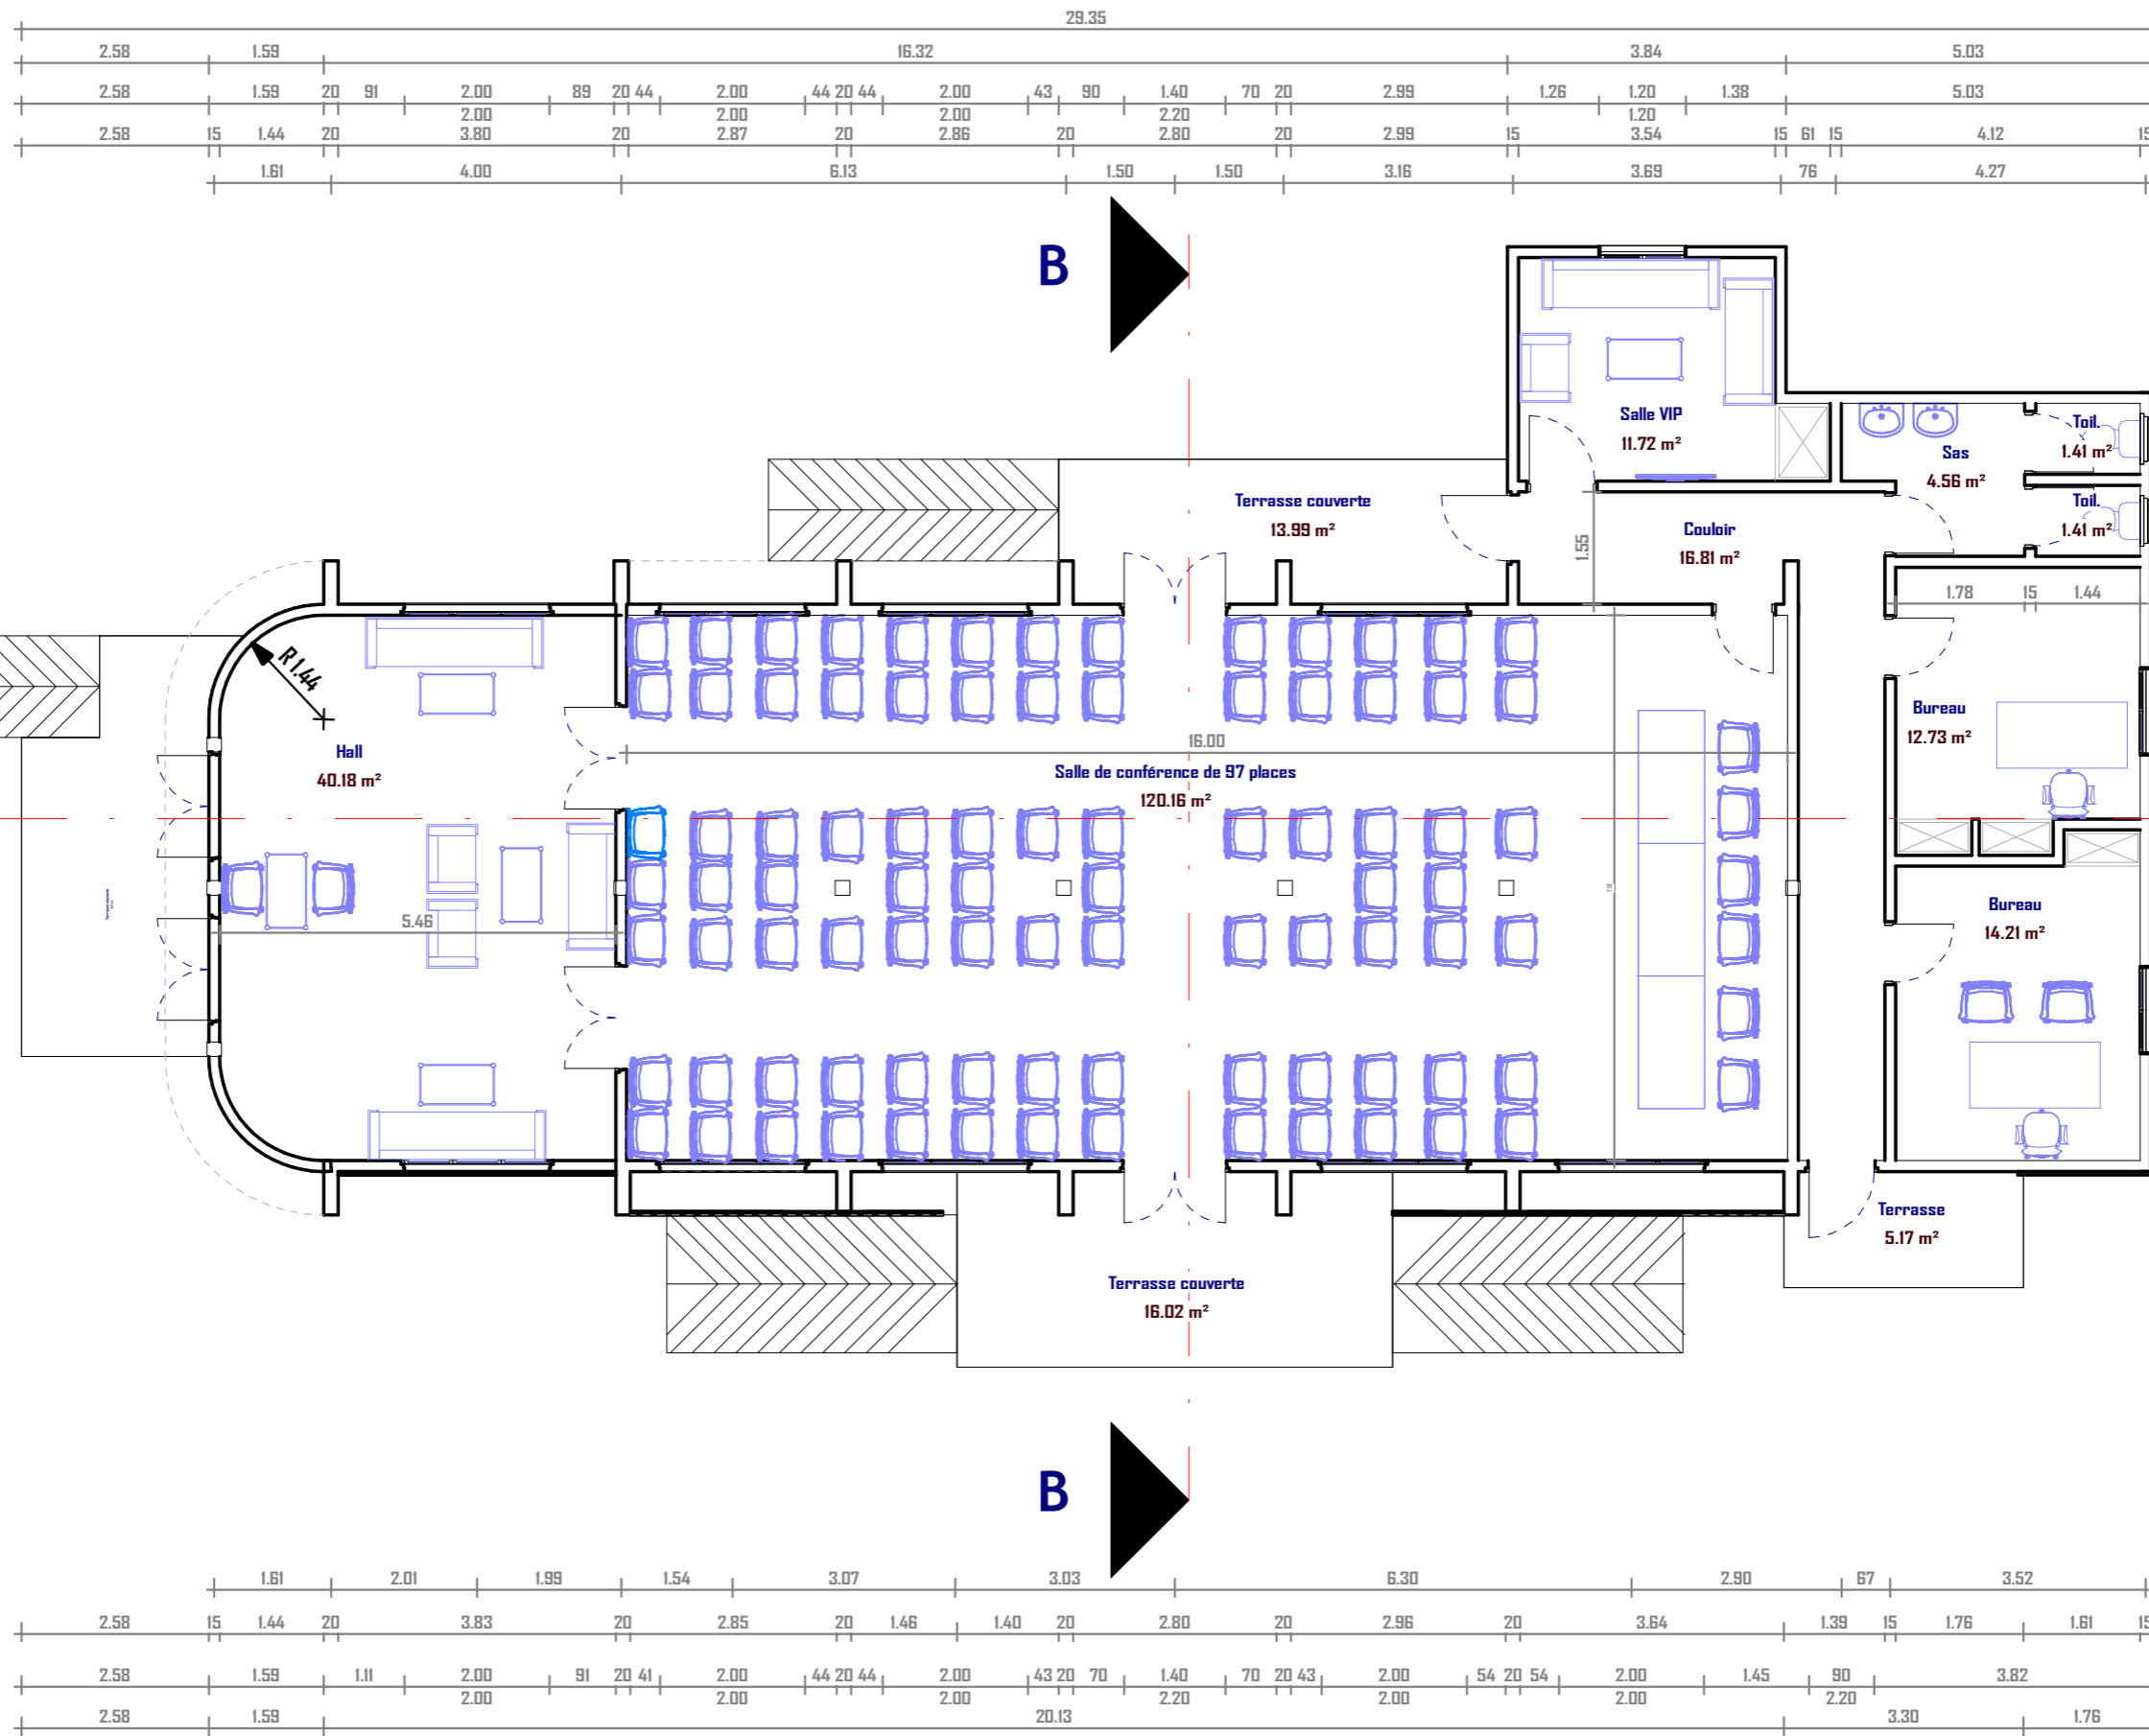


06 BP 9755 Ouagadougou 06
 Tel : 25 41 13 80
 Mail : info@era-concept.com

N°	Description	Date


PROJET DE FINITION DE LA SALLE DE CONFERENCE DU HAUT-COMMISSARIAT DU KOURITENGA

PLAN DE NIVEAU	
Date :	Janvier 2025
Dessiné par :	Boubacar GUELBEODO- Honorine MIHIN- Moumini BELLA
Vérifié par :	Babribilé NAMOAND
Approuvé par :	Brice KERE

Planche N°03
 Echelle: 1:100

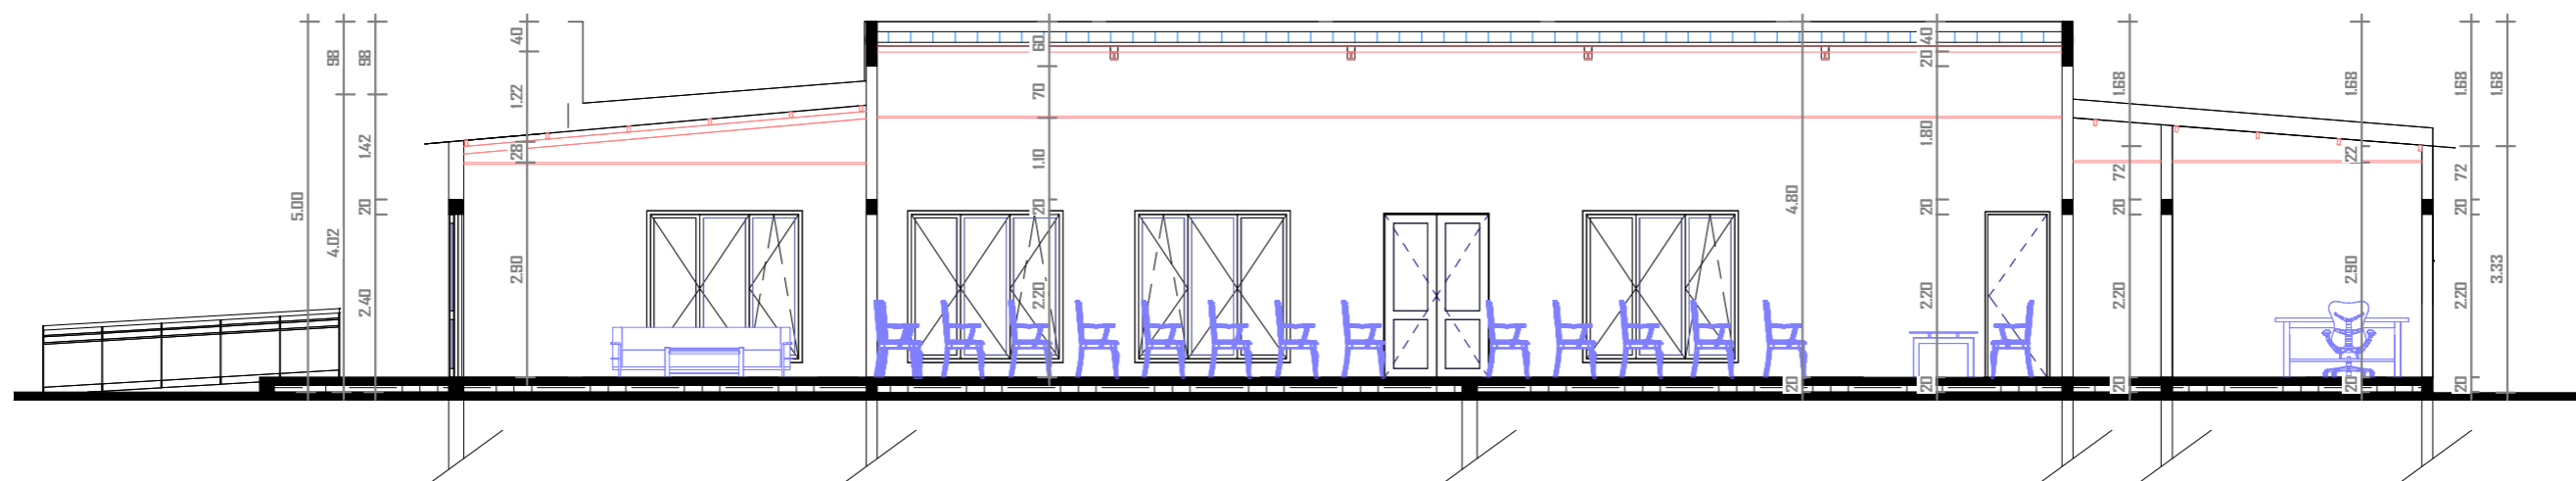

COUPE AA

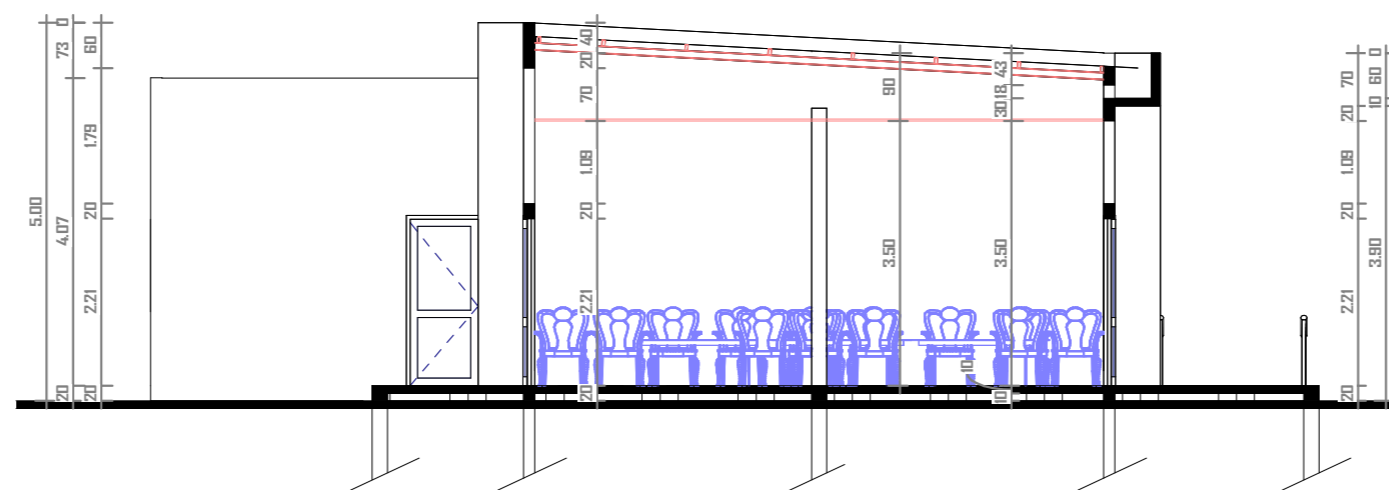

COUPE BB



06 BP 9755 Ouagadougou 06

Tel : 25 41 13 80

Mail : info@era-concept.com

N°	Description	Date


**PROJET DE FINITION DE LA SALLE DE
CONFERENCE DU HAUT-COMMISSARIAT DU
KOURITENGA**

COUPES AA-BB


Date :	Janvier 2025
Dessiné par :	Boubacar GUELBEOGO- Honorine MIHIN- Moumini BELLA
Vérifié par :	Babribilé NAMOANO
Approuvé par :	Brice KERE

Planche N°04


Echelle: 1 : 100

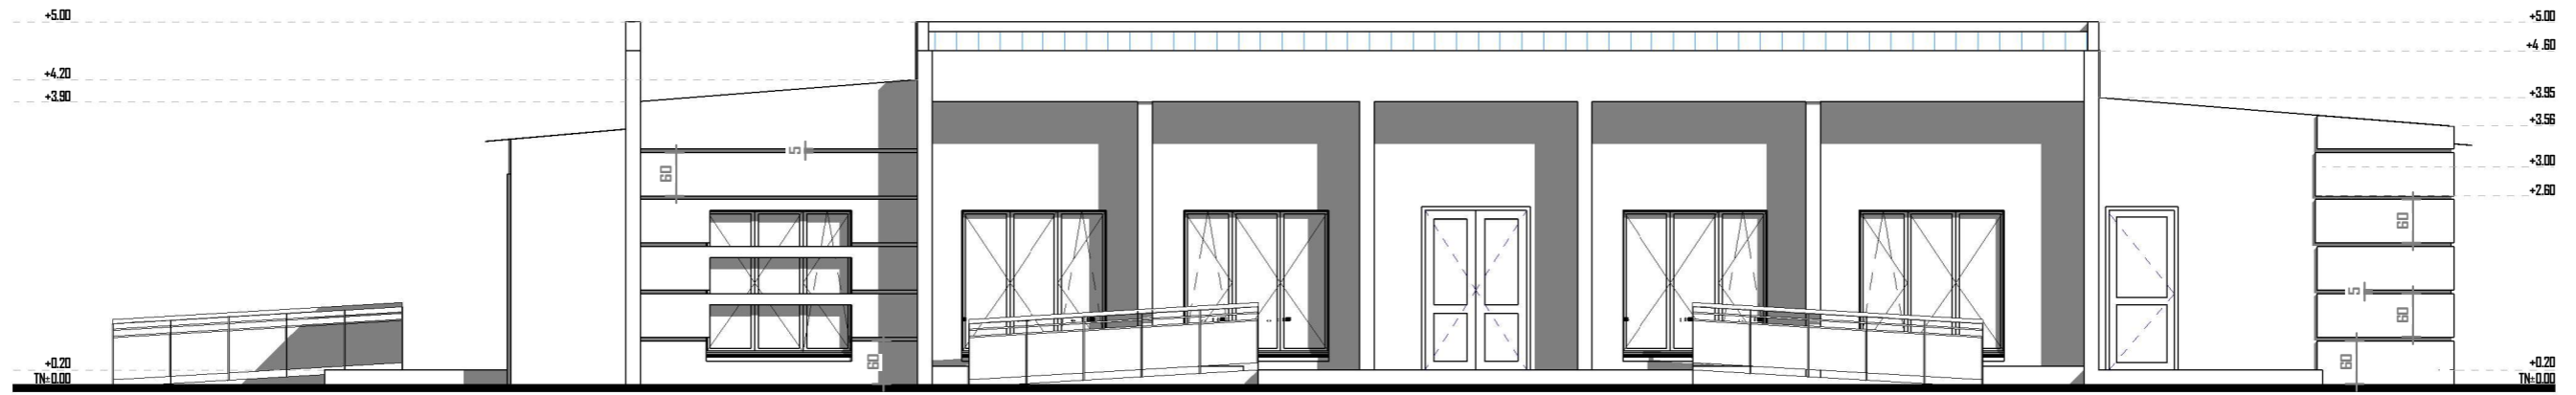


FACADE PRINCIPALE

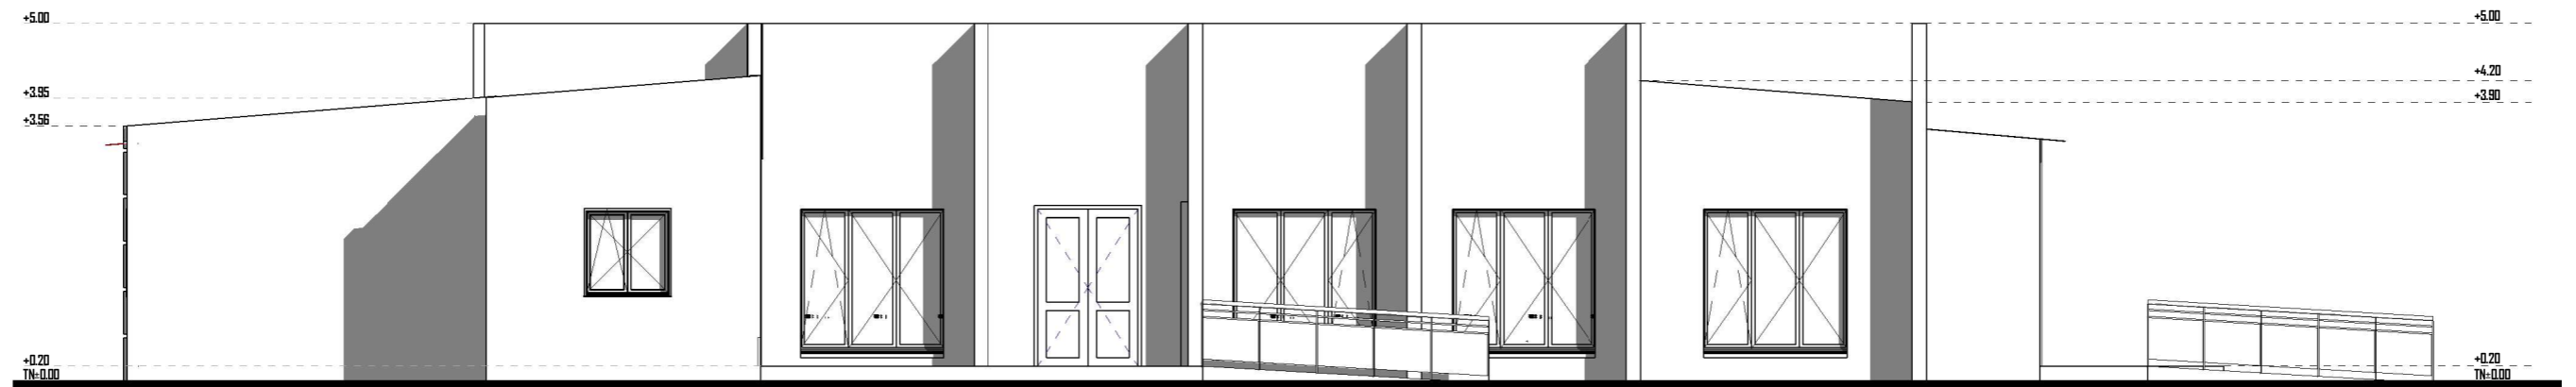

FACADE ARRIERE

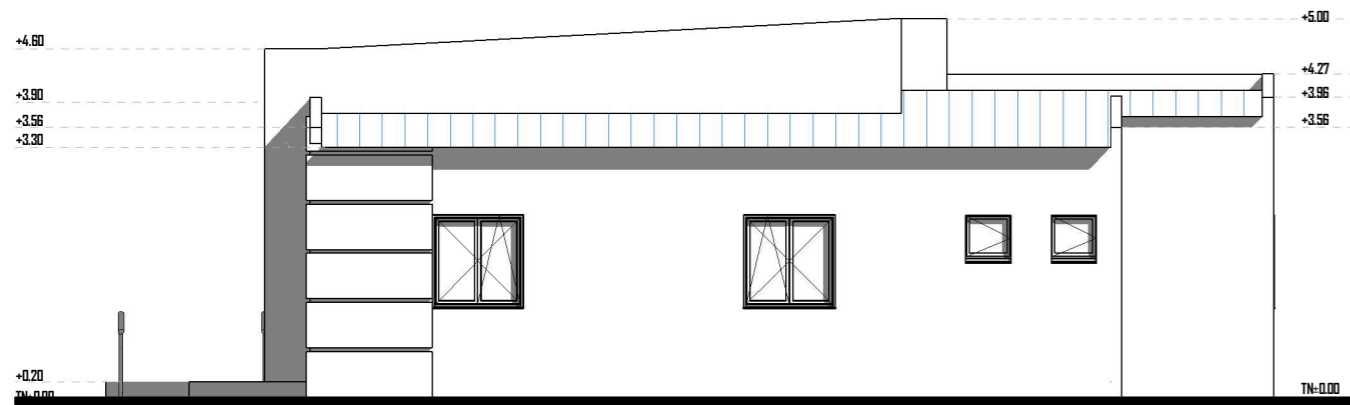

FACADE LATERALE DROITE

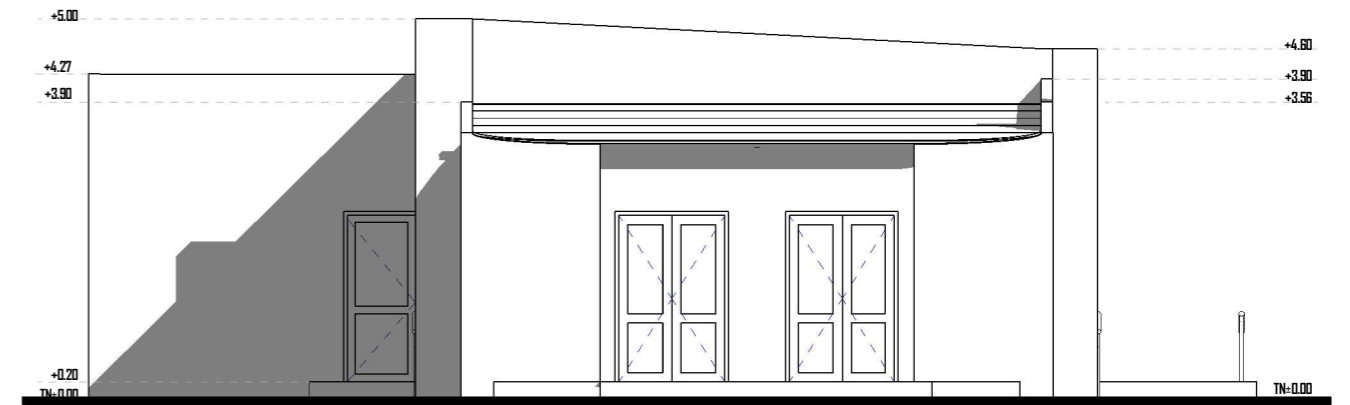

FACADE LATERALE GAUCHE



06 BP 9755 Ouagadougou 06

Tel : 25 41 13 80

Mail : info@era-concept.com


N°	Description	Date

**PROJET DE FINITION DE LA SALLE DE
CONFERENCE DU HAUT-COMMISSARIAT DU
KOURITENGA**

FACADE PRINCIPALE-ARRIERE-LATERALE DROITE-GAUCHE

Date :	Janvier 2025
Dessiné par :	Boubacar GUELBEOGO- Honorine MIHIN- Moumini BELLA
Vérifié par :	Babribilé NAMOANO
Approuvé par :	Brice KERE

Planche N°05
Echelle: 1 : 100

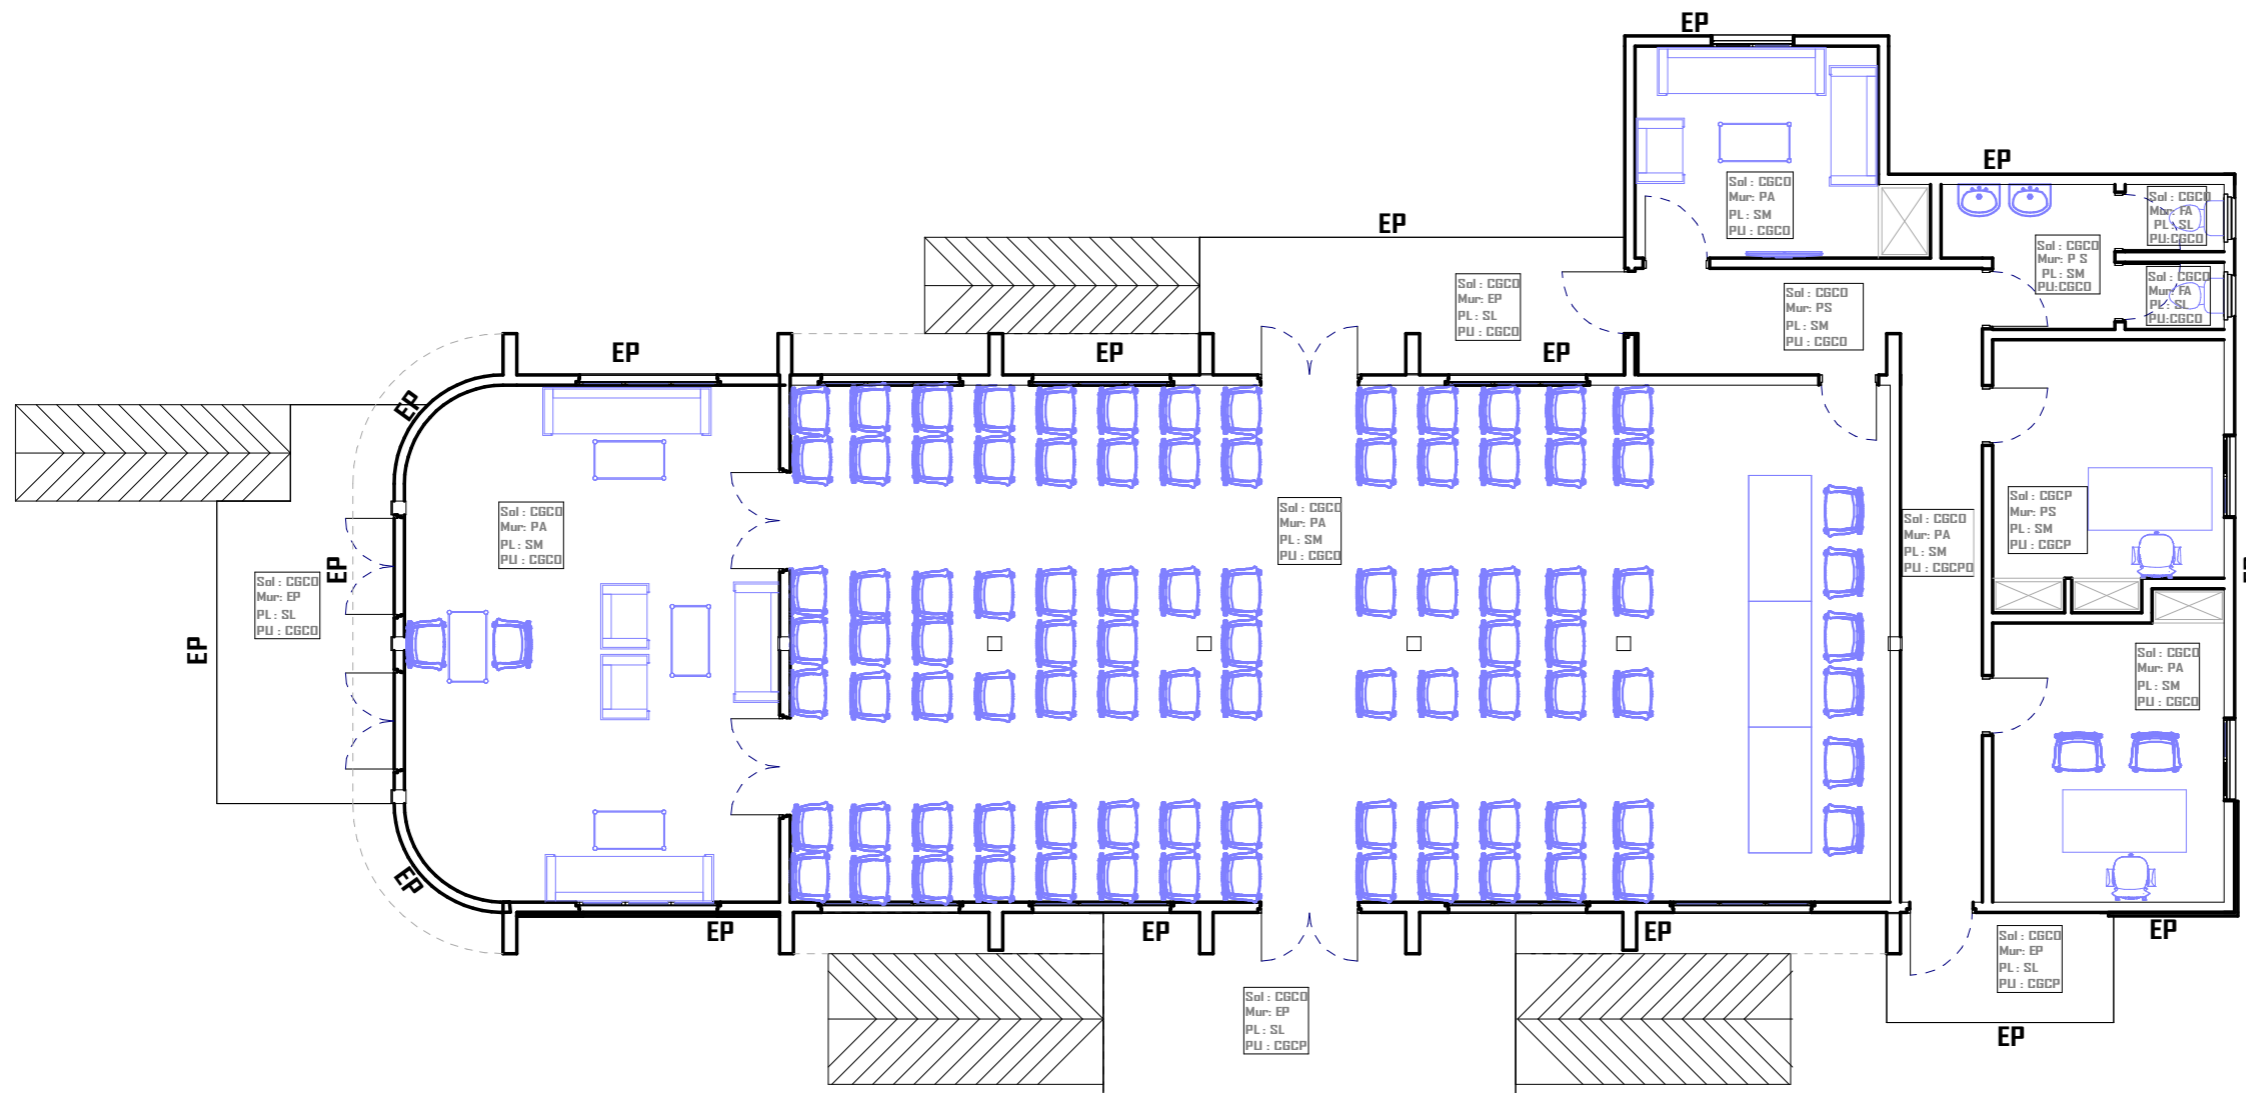

LEGENDE DE REVETEMENT

CGCO : Carreaux Grès Cérame Ordinaire
Mur P A : Peinture Acrylique
PL : Faux plafond en staff
PLI : Plinthes
FA : Faïences
EP : Enduit plastique



06 BP 9755 Ouagadougou 06

Tel : 25 41 13 80

Mail : info@era-concept.com

N°	Description	Date


PROJET DE FINITION DE LA SALLE DE CONFERENCE DU HAUT-COMMISSARIAT DU KOURITENGA

PLAN DE REVETEMENT

Date :	Janvier 2025
Dessiné par :	Boubacar GUELBEOGO- NHonorine MIHIN- Moumini BELLA
Vérifié par :	Babribilé NAMOANO
Approuvé par :	Brice KERE

Planche N°06

Echelle: 1 : 100

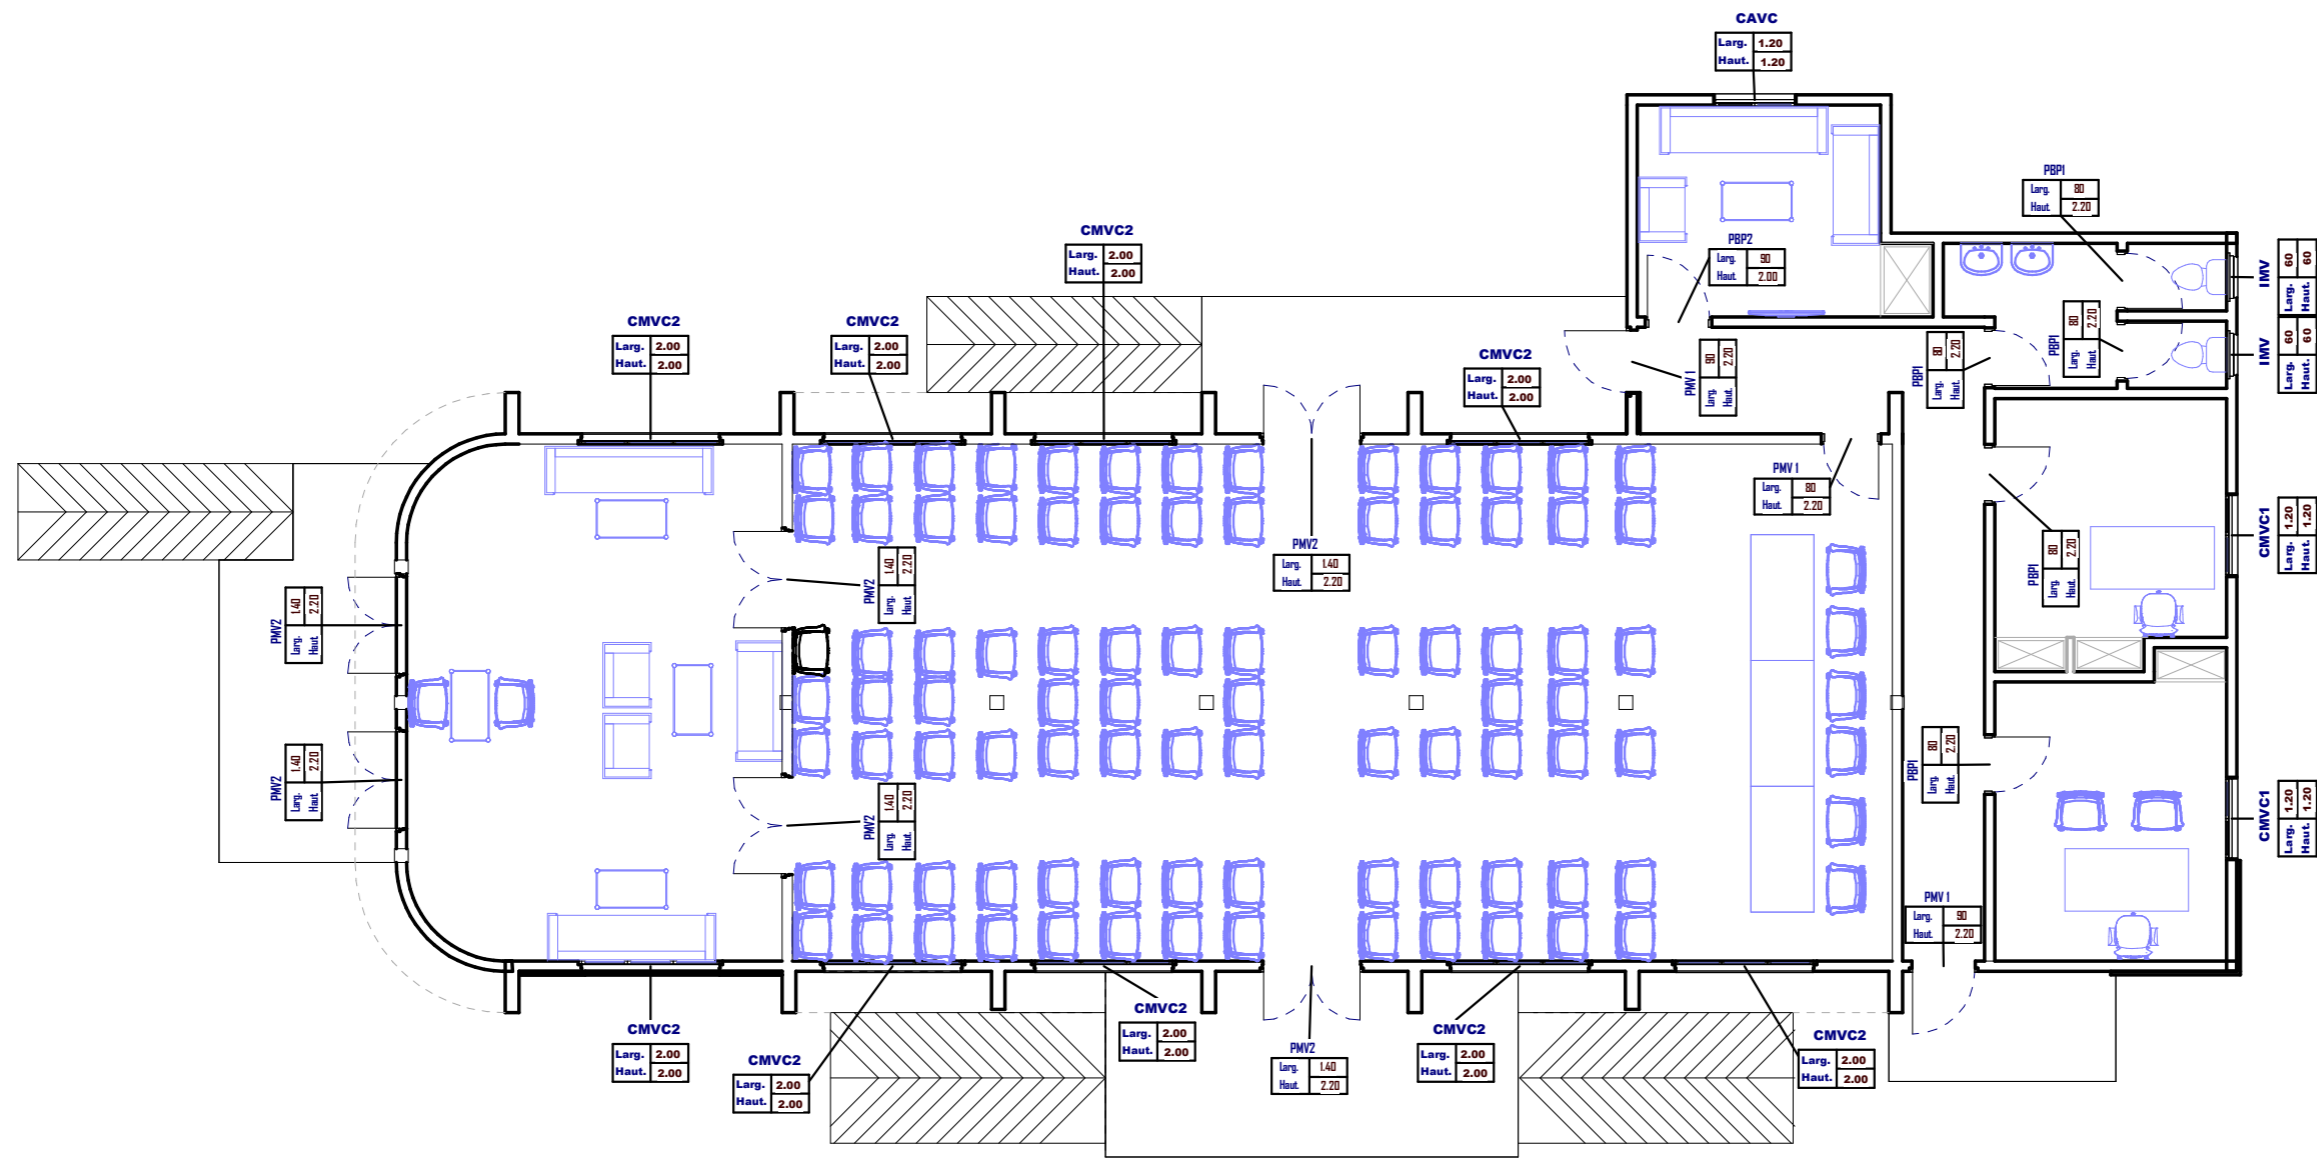

Menuiserie métallique

- PMV1 : Porte métallique grillagée de 90x220 à un battant ouvrant à la française
- PMV2 : Porte métallique grillagée de 140x220 à un battant ouvrant à la française
- IMV : Imposte Métallique vitré de 60x60 ouvrant à l'italienne muni de barreaudage métallique et de grille anti-moustiques
- CMVC1 : Chassis Métallique vitré coulissant de 120x120 muni de barreaudage métallique et de grille anti-moustiques
- CMVC2 : Chassis Métallique vitré coulissant de 200x200 muni de barreaudage métallique et de grille anti-moustiques
- PBP1 : Porte en bois plein de 80x200 à un battant ouvrant à la française
- PBP2 : Porte en bois plein de 90x200 à un battant ouvrant à la française




06 BP 9755 Ouagadougou 06
 Tel : 25 41 13 80
 Mail : info@era-concept.com

N°	Description	Date

PROJET DE FINITION DE LA SALLE DE CONFERENCE DU HAUT-COMMISSARIAT DU KOURITENGA

PLAN DE MENUISERIE	
Date :	Janvier 2025
Dessiné par :	Boubacar GUELBEOGO- NHonorine MIHIN- Moumini BELLA
Vérifié par :	Babribilé NAMOANO
Approuvé par :	Brice KERE

Planche N°07
Echelle: 1 : 100

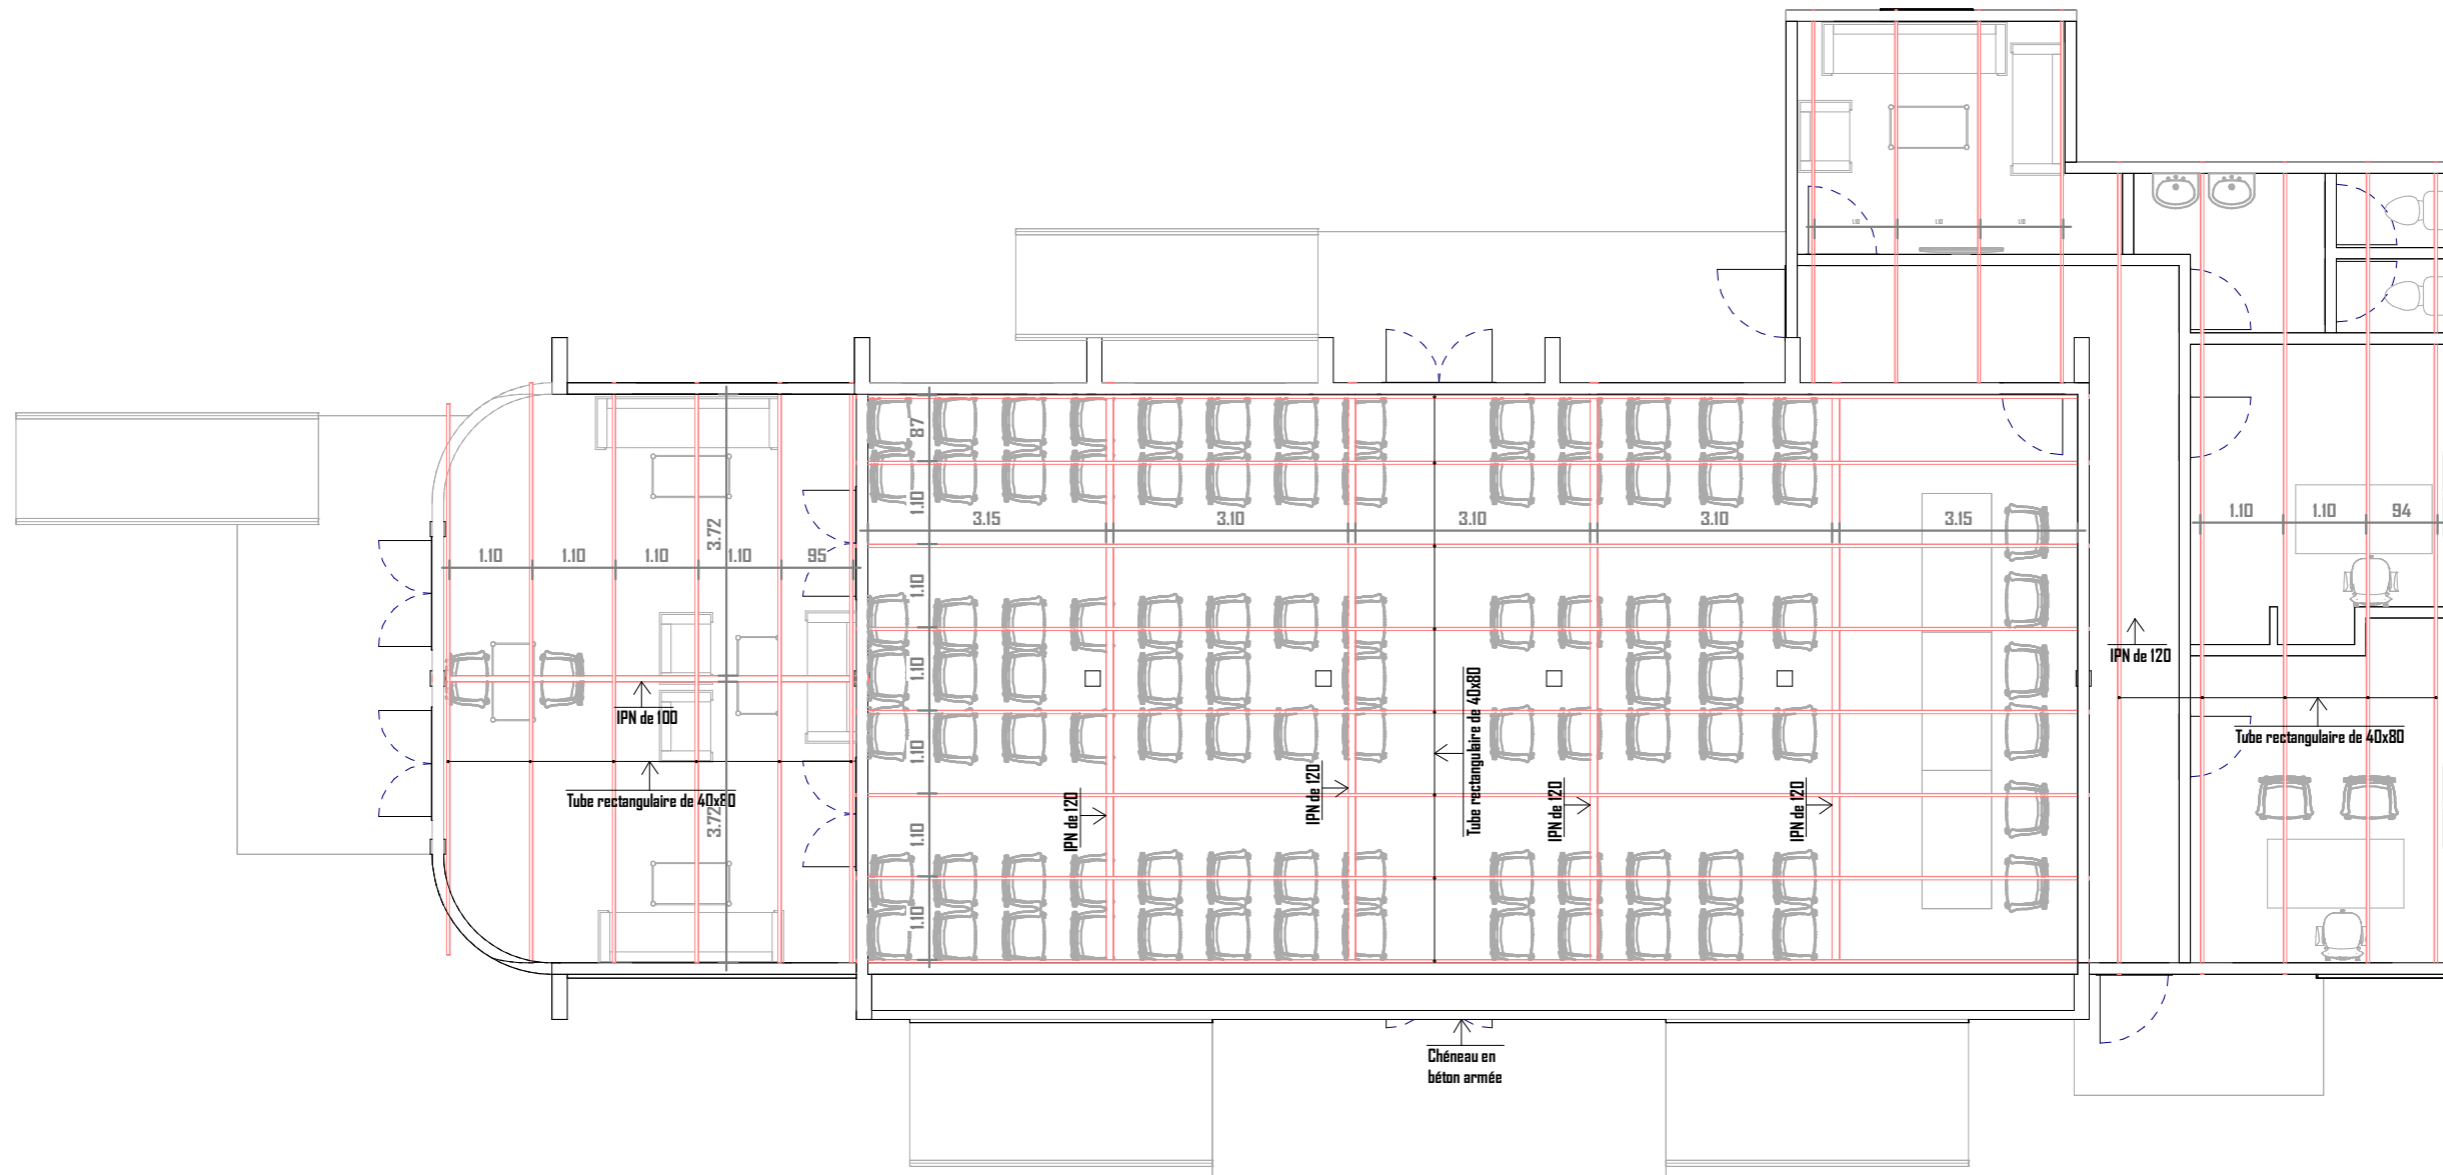

06 BP 9755 Ouagadougou 06

Tel : 25 41 13 80

Mail : info@era-concept.com

N°	Description	Date


PROJET DE FINITION DE LA SALLE DE CONFERENCE DU HAUT-COMMISSARIAT DU KOURITENGA

PLAN DE CHARPENTE

Date :	Janvier 2025
Dessiné par :	Boubacar GUELBEOGO- Honorine MIHIN- Moumini BELLA
Vérifié par :	Babribilé NAMOANO
Approuvé par :	Brice KERE

Planche N°08

Echelle: 1 : 100

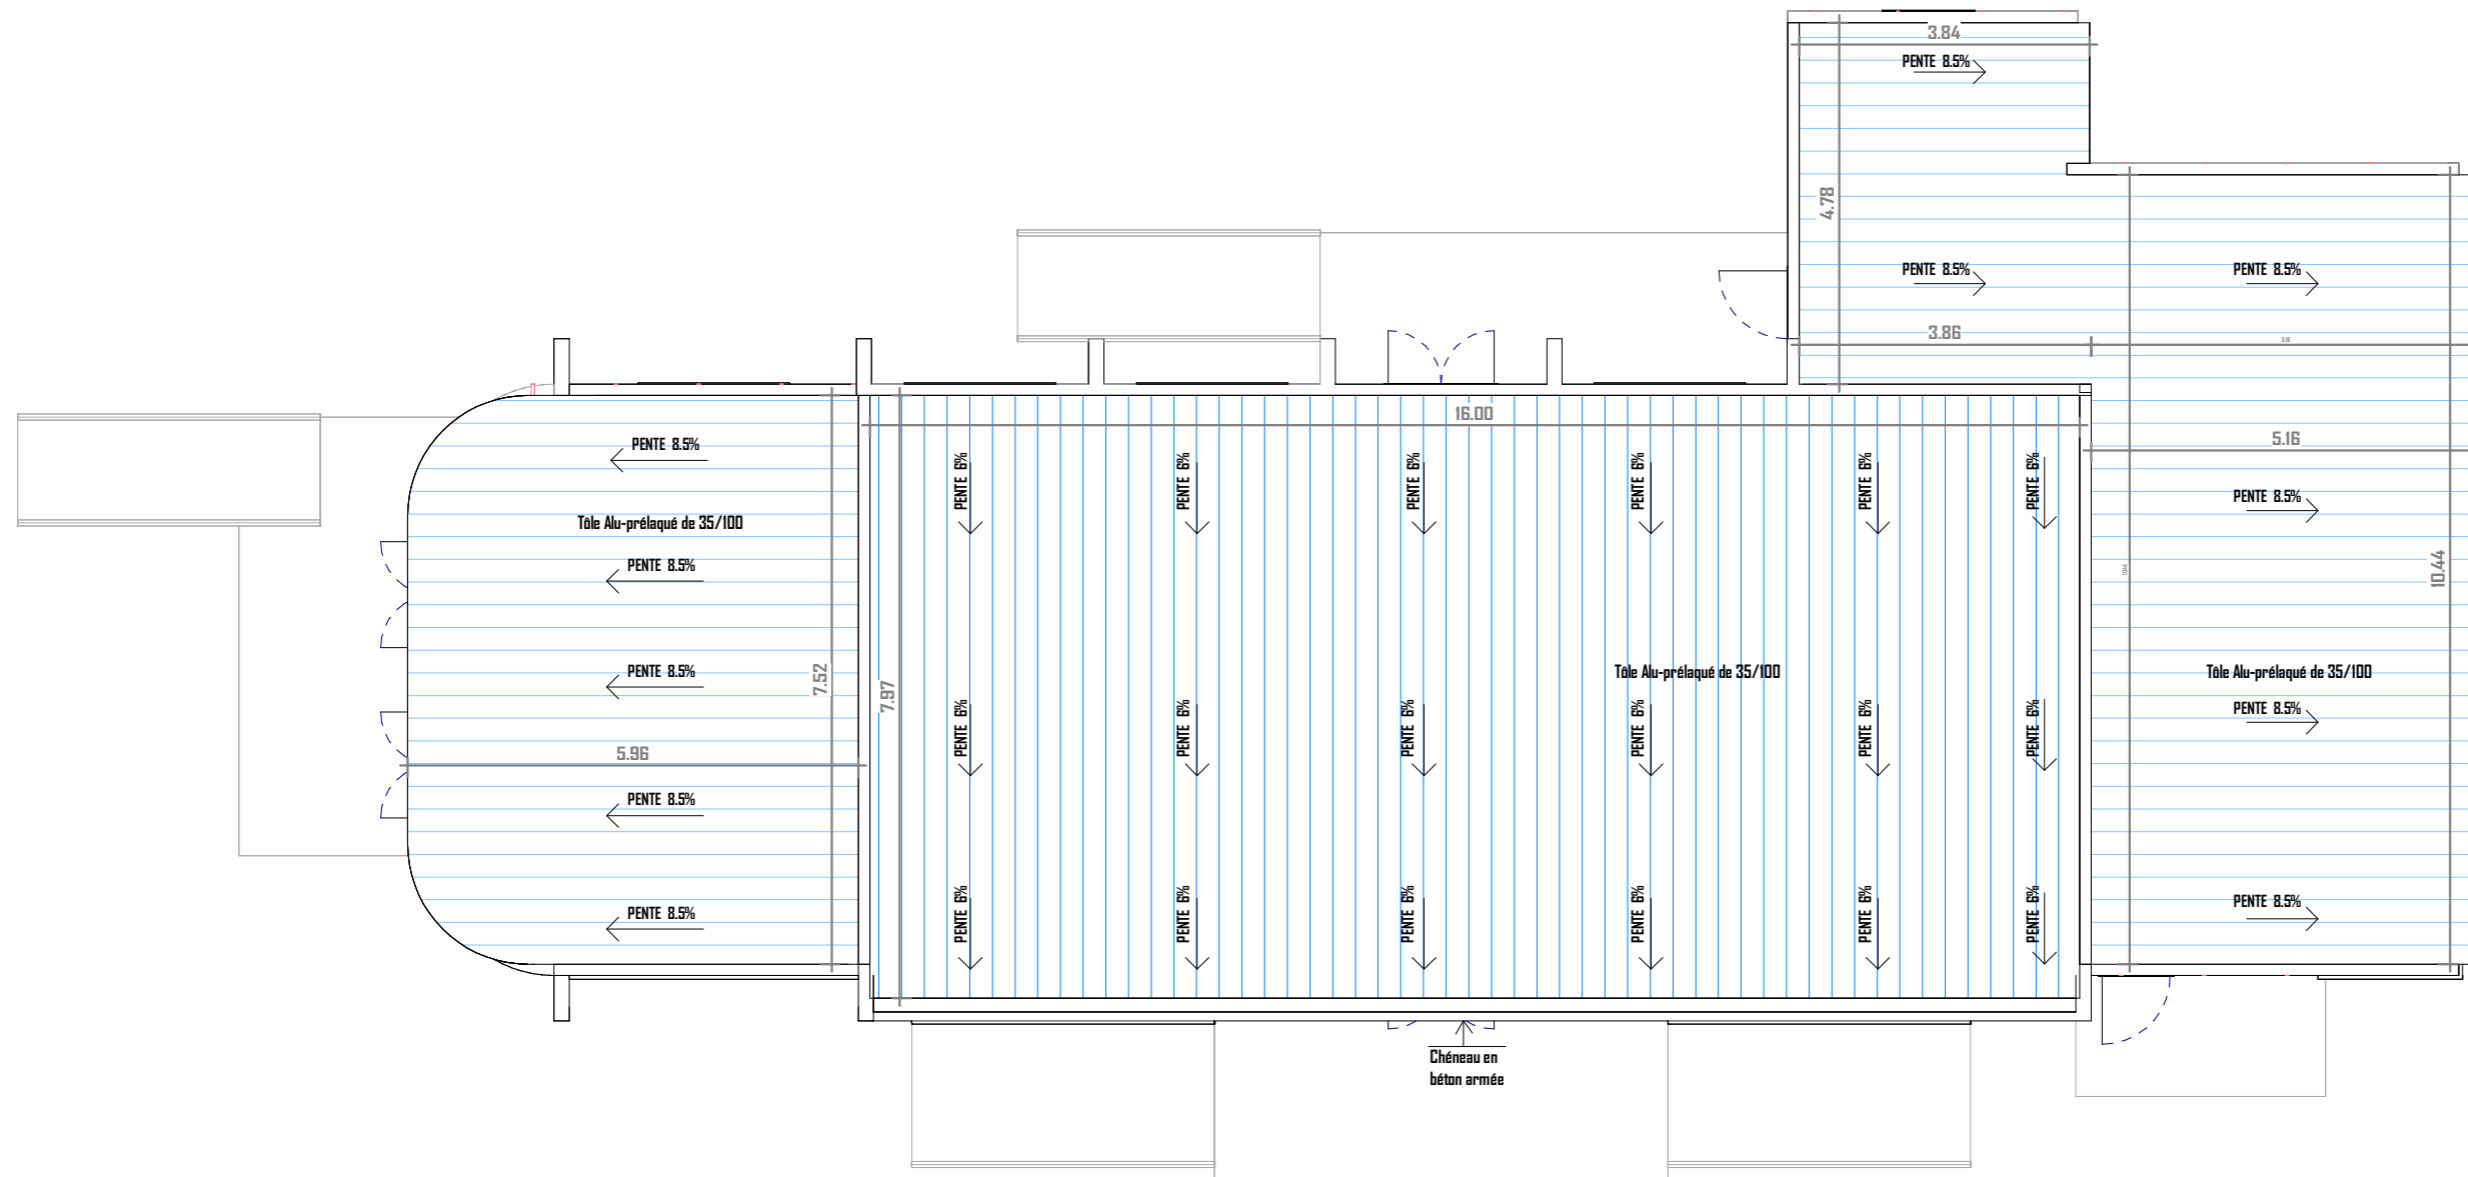

06 BP 9755 Ouagadougou 06

Tel : 25 41 13 80

Mail : info@era-concept.com


N°	Description	Date

PROJET DE FINITION DE LA SALLE DE CONFERENCE DU HAUT-COMMISSARIAT DU KOURITENGA

PLAN DE TOITURE

Date :	Janvier 2025
Dessiné par :	Boubacar GUELBEOGO- Honorine MIHIN- Moumini BELLA
Vérifié par :	Babribilé NAMOANO
Approuvé par :	Brice KERE

Planche N°09
Echelle: 1:100

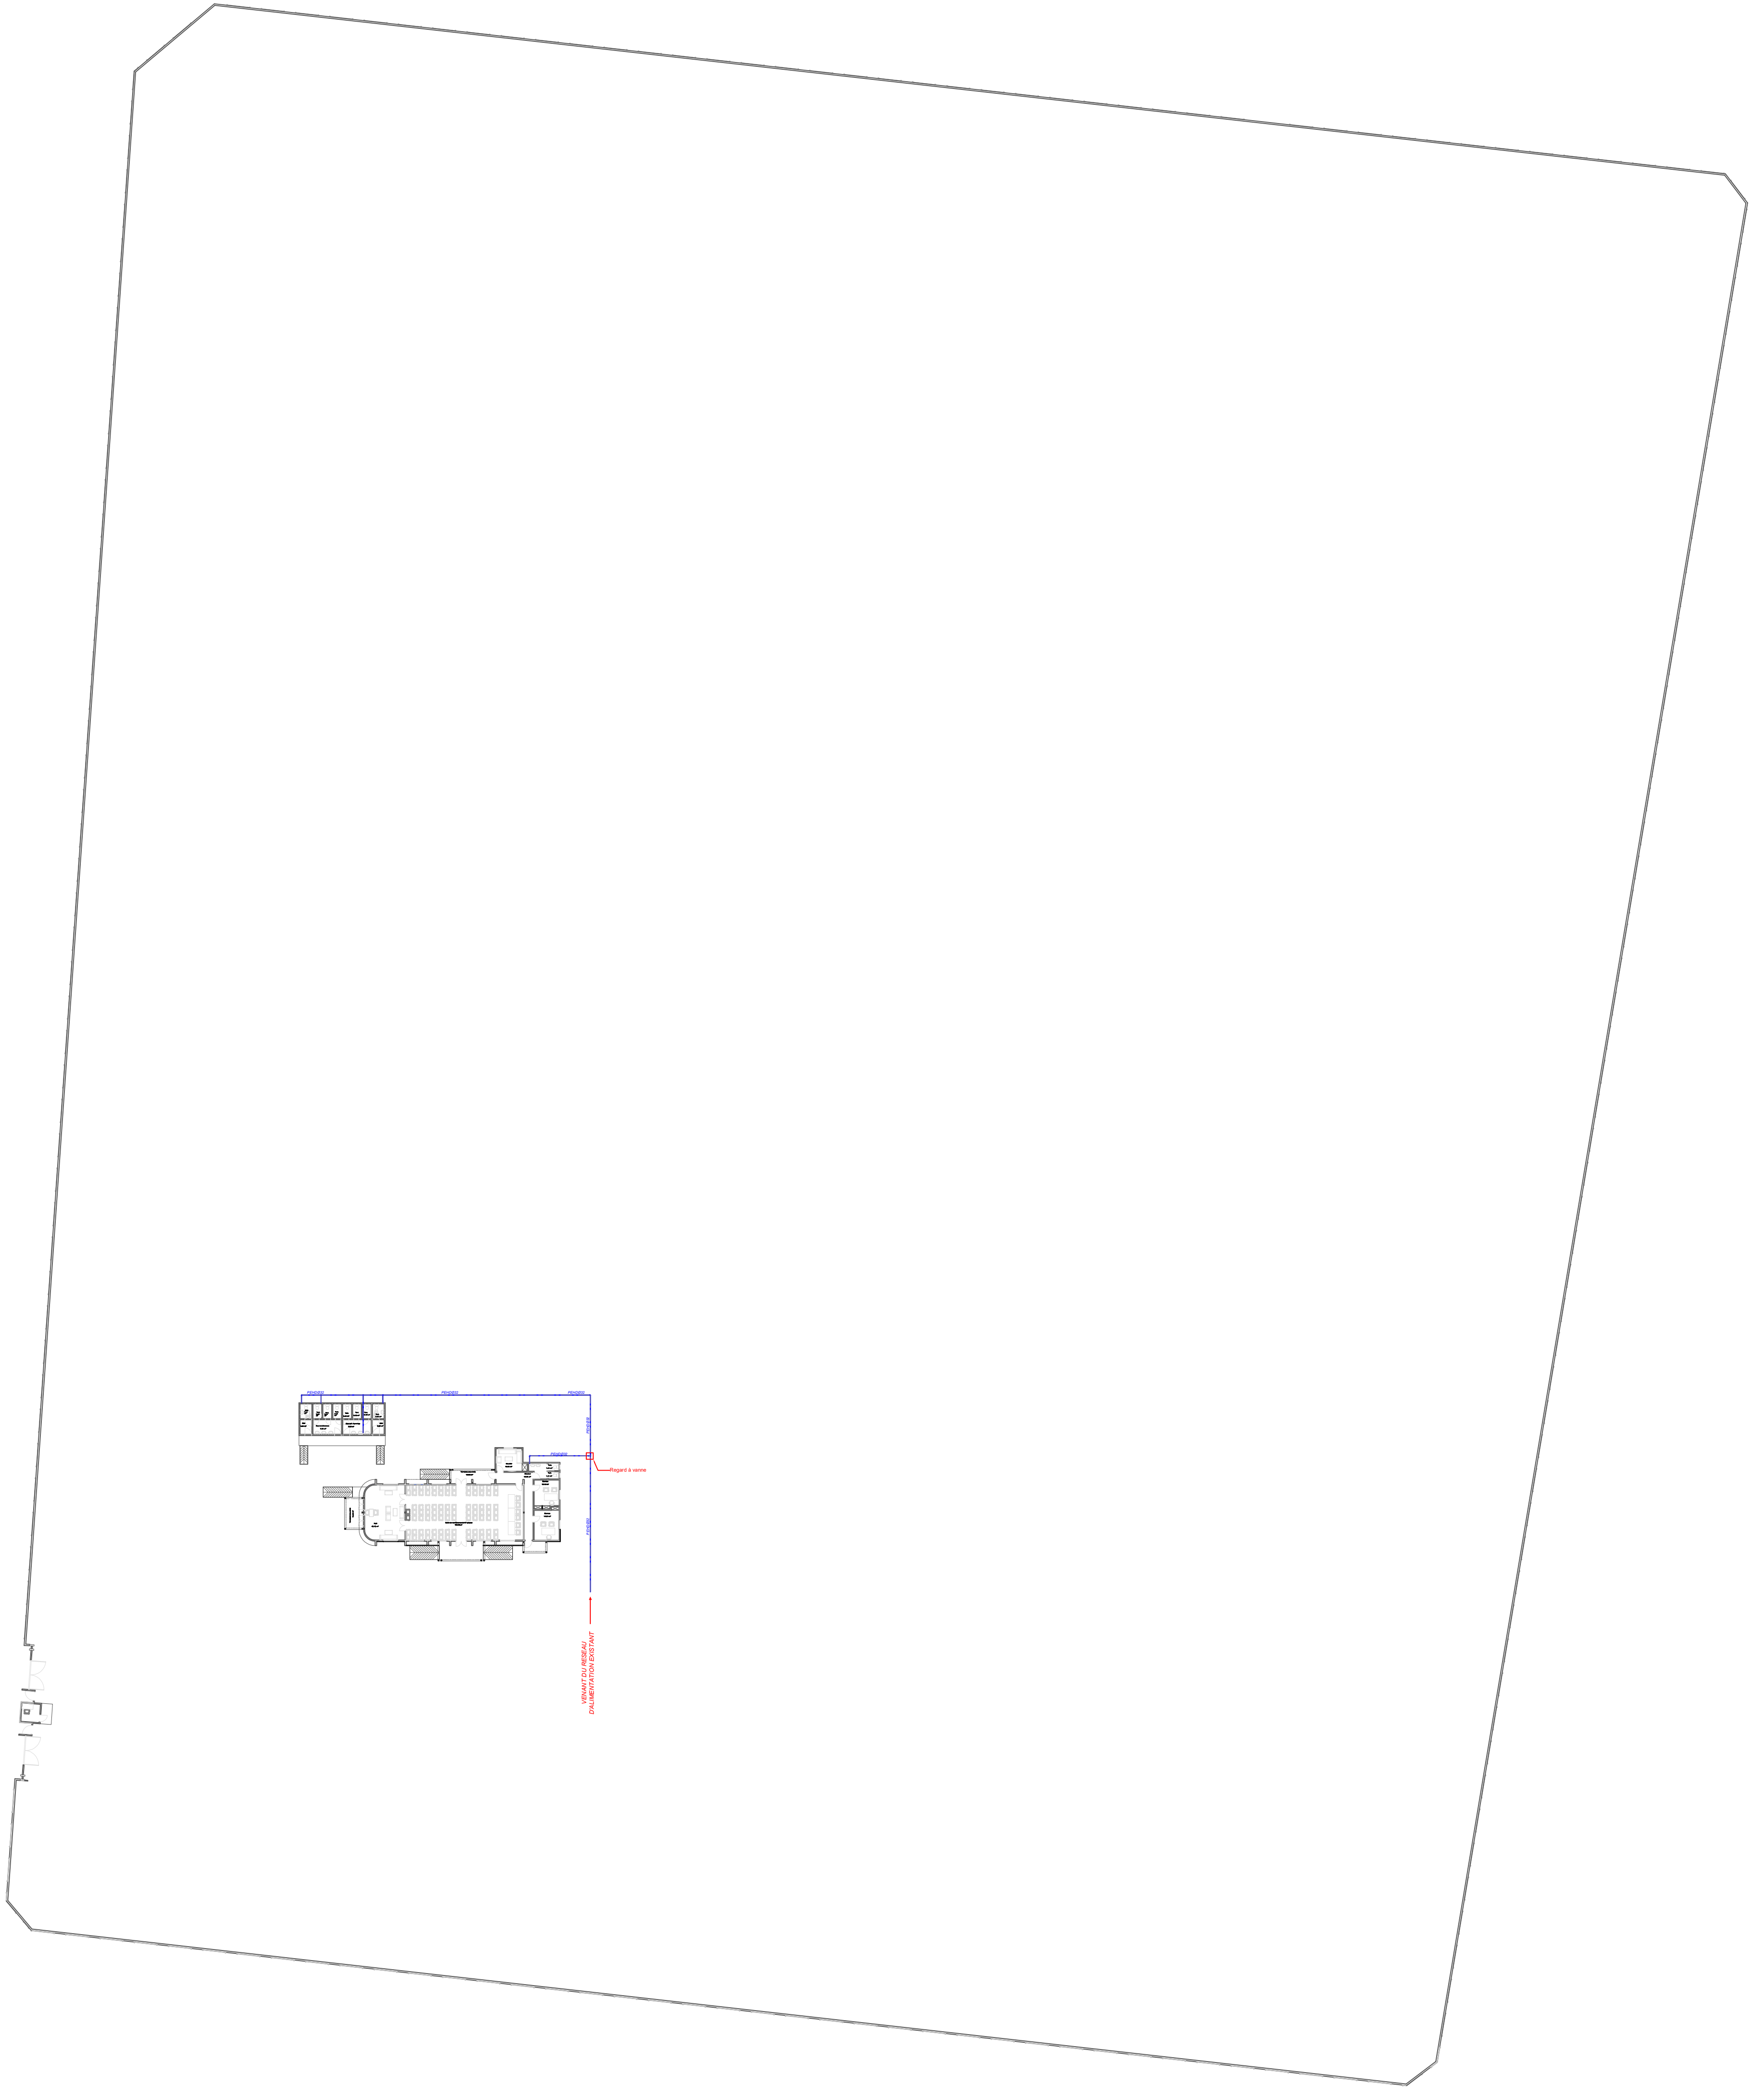


06 BP 9755 Ouagadougou 06
 Tel : 25 41 13 80
 Mail : info@era-concept.com

N°	Description	Date

**PROJET DE FINITION DE LA SALLE DE
 CONFERENCE DU HAUT
 COMMISSARIAT DE KOURITENGA**

PLAN D'ENSEMBLE D'ALIMENTATION EN EAU FROIDE SANITAIRE	
Date :	Janvier 2026
Déssiné par :	Boubacar GUELBEOGO Honorine MIHIN Moumini BELLA
Vérifié par :	Babribilé NAMOANO
Approuvé :	Brice KERE
Planche N°	Echelle : 1/100

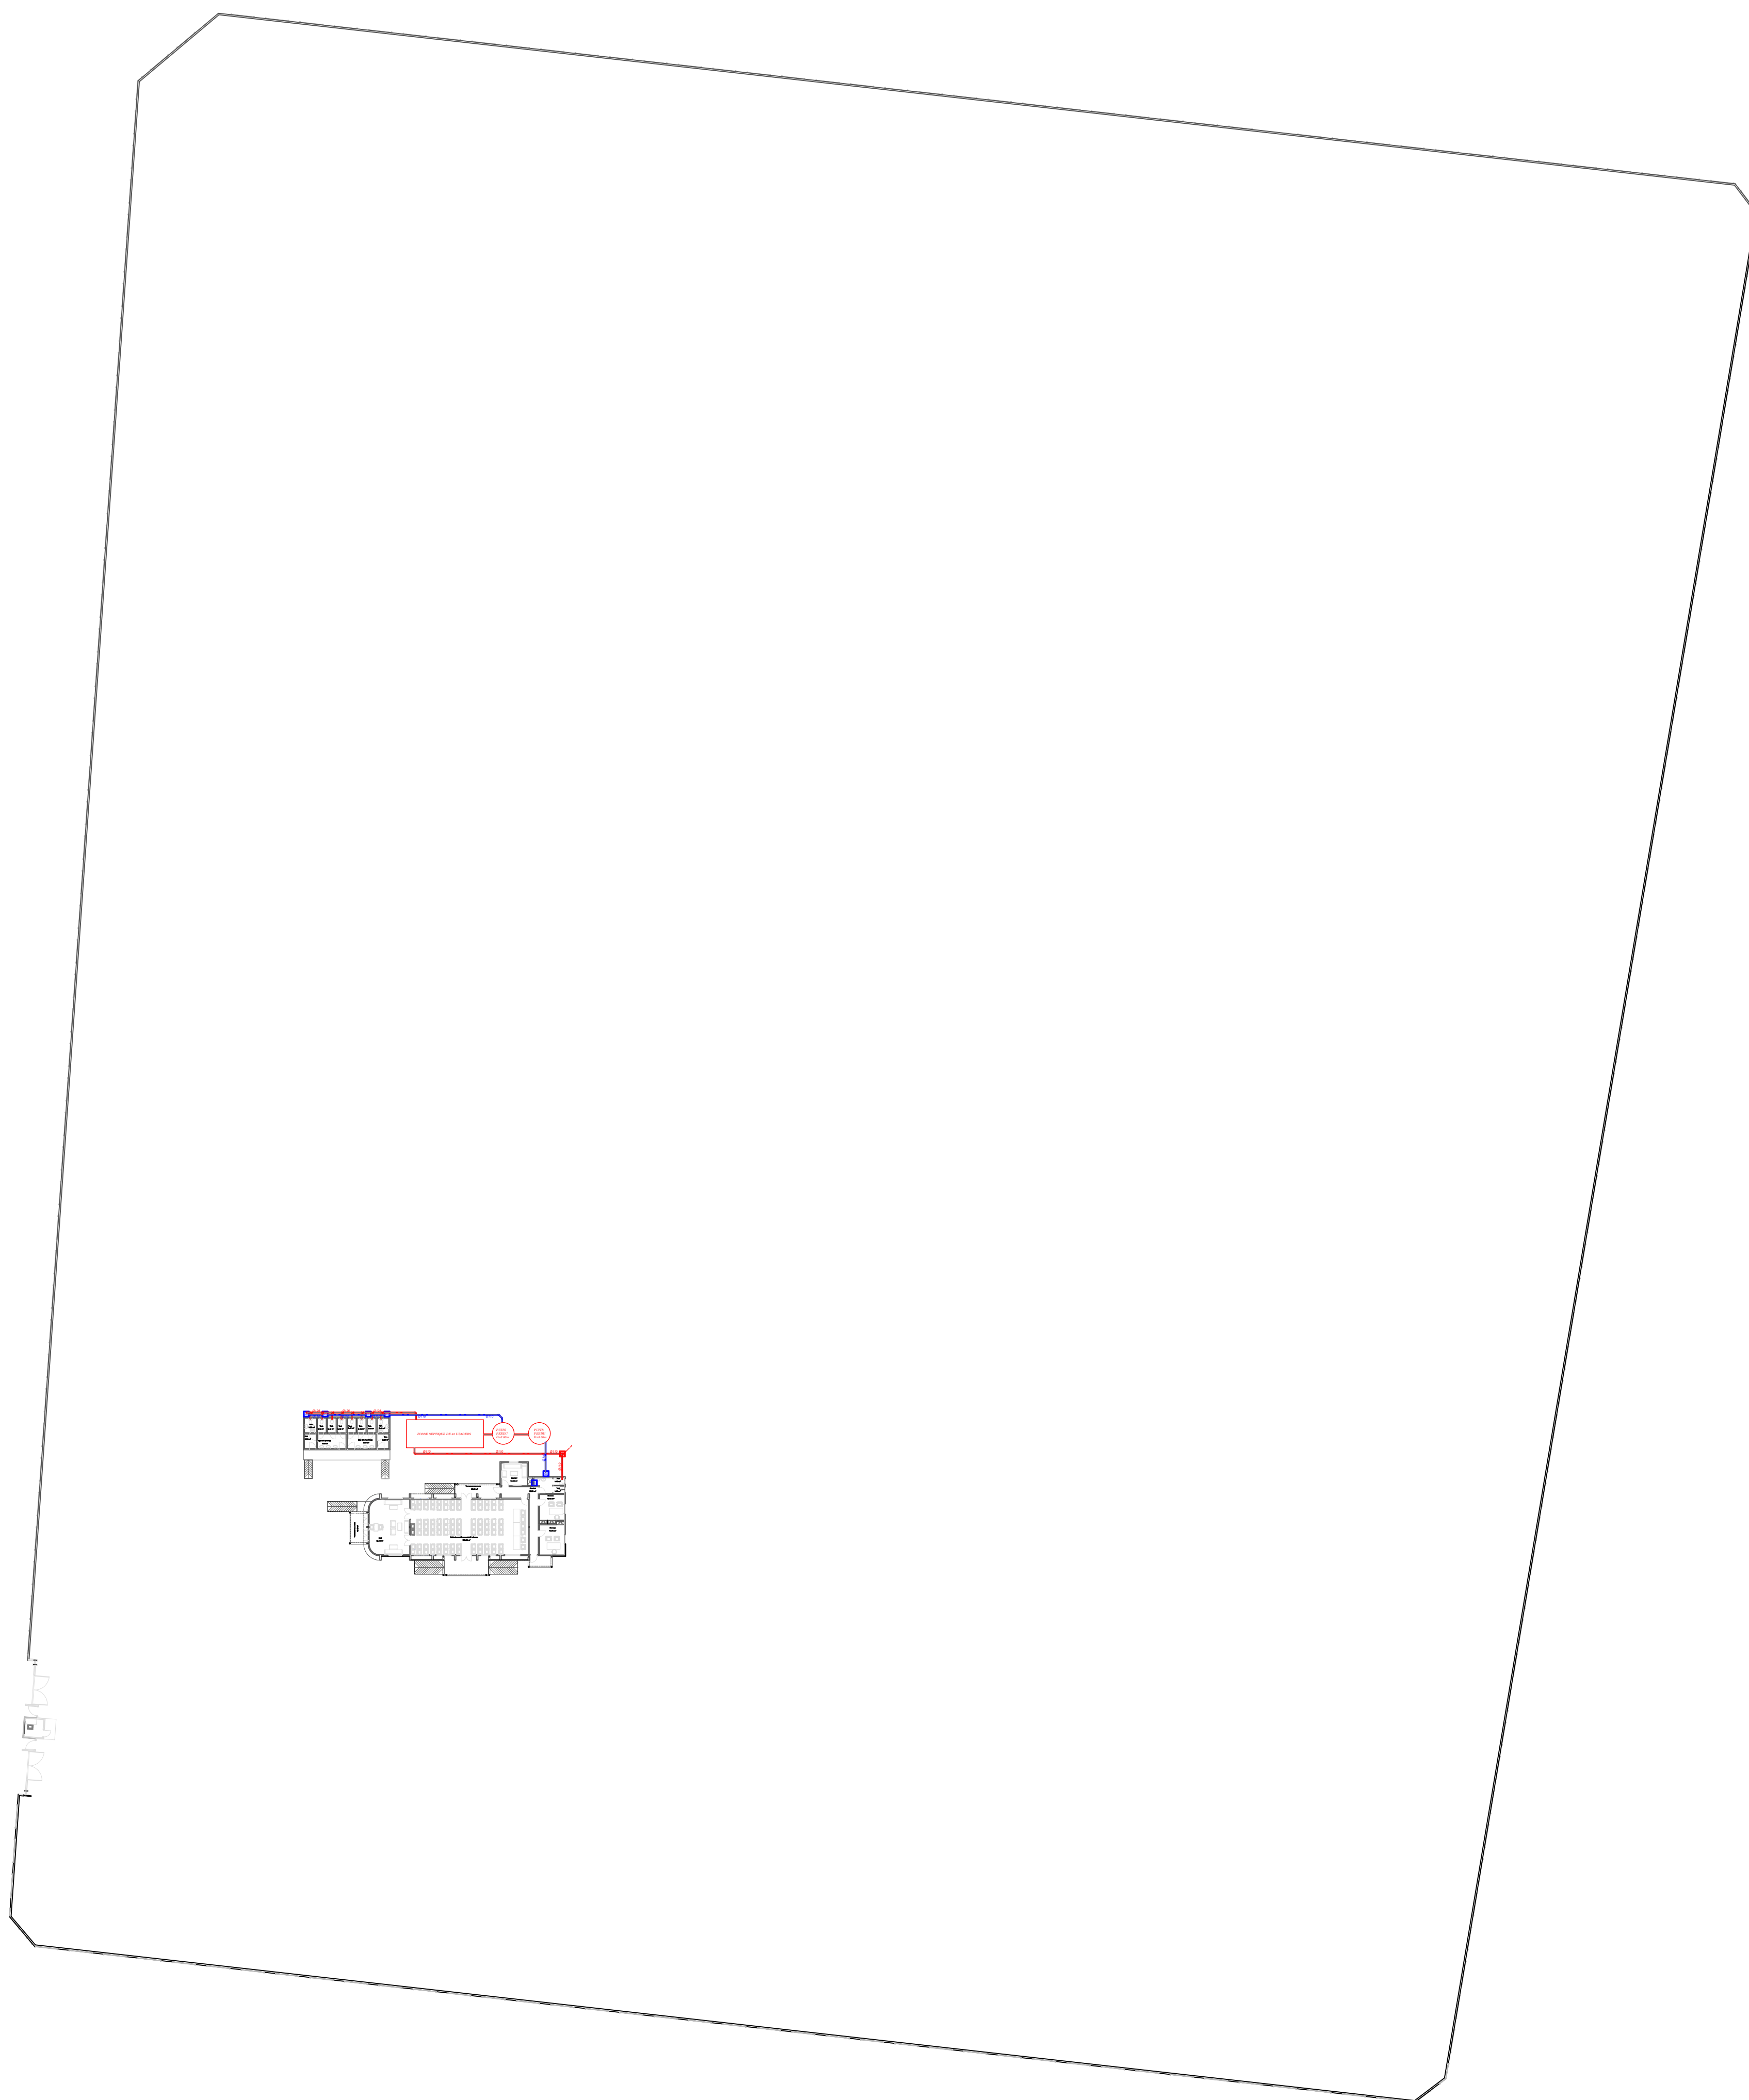


06 BP 9755 Ouagadougou 06
 Tel : 25 41 13 80
 Mail : info@era-concept.com

N°	Description	Date

**PROJET DE FINITION DE LA SALLE DE
 CONFERENCE DU HAUT
 COMMISSARIAT DE KOURITENGA**

PLAN D'ENSEMBLE D'EVACUATION DES EAUX USEES-EAUX VANNES ET EAUX PLUVIALES	
Date :	Janvier 2026
Déssiné par :	Boubacar GUELBEBO Honorine MIHIN Maumini BELLA
Vérifié par :	Babribilé NAMDANO
Approuvé:	Brice KERE
Planche N°	Echelle : 1/100

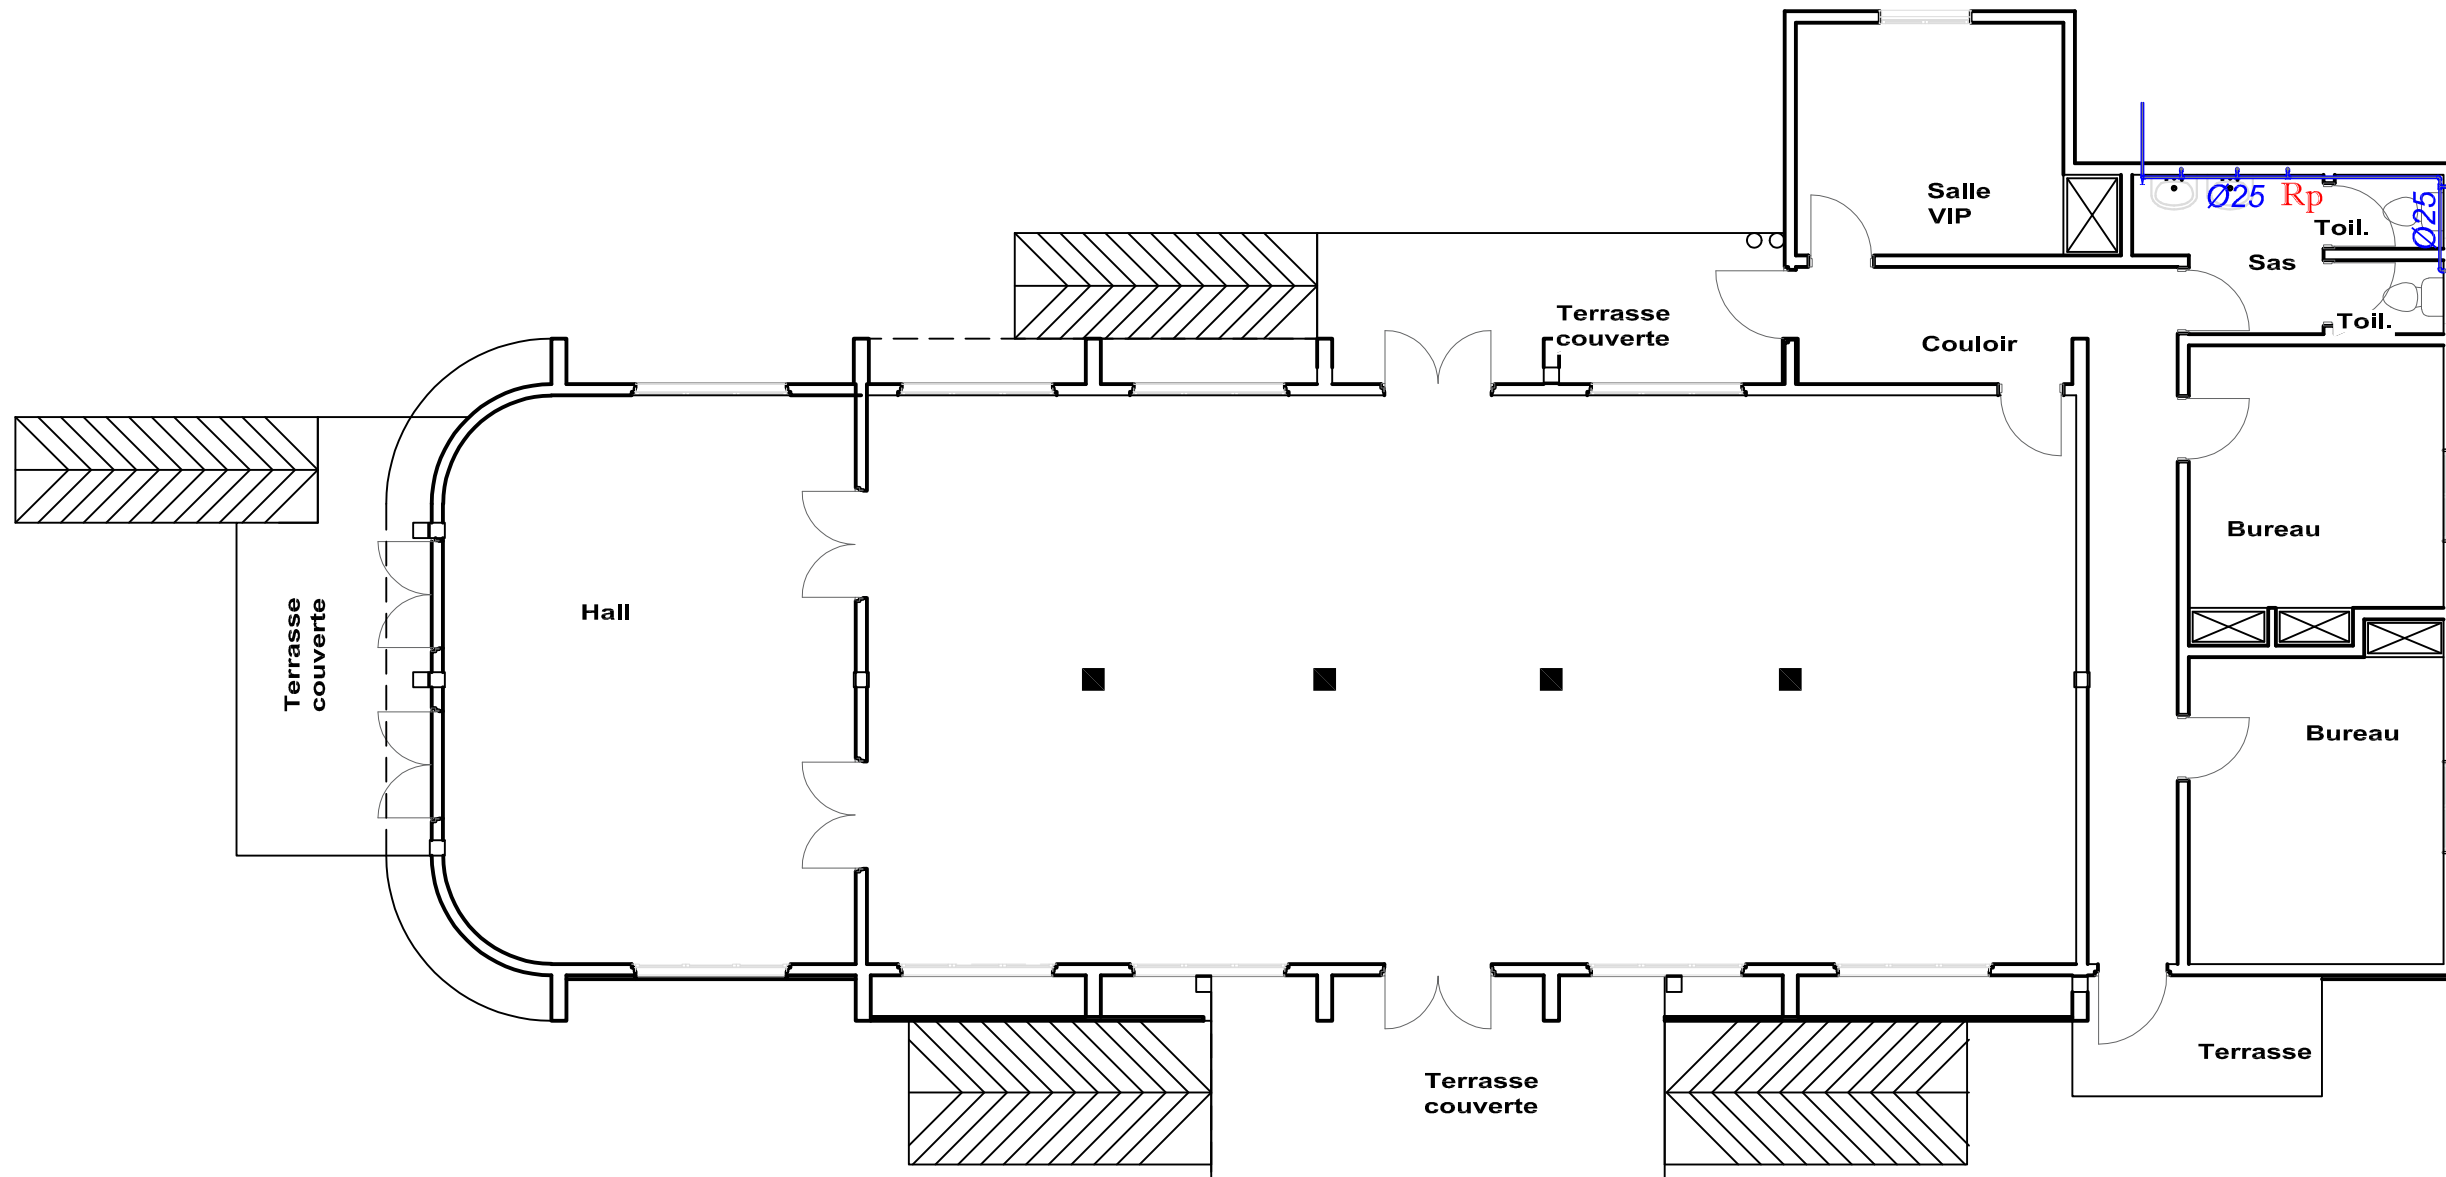

LEGENDE

- Réseau Eau Froid Sanitaire (EFS) en tube PPR
- Réseau Eaux Pluviales (EP) en tube PVC EVACUATION
- Réseau Eaux Vannes (EV) en tube PVC EVACUATION
- Réseau Eaux Usées (EU) en tube PVC EVACUATION
- CEP Regard des eaux usées de section 40x40 cm²
- Regard des eaux usées de section 40x40 cm²
- RECEPTACLE D'EVACUATION DES EAUX PLUVIALES
- Rp Lyre galvanisée et Robinet de puisage de section variable



06 BP 9755 Ouagadougou 06
 Tel : 25 41 13 80
 Mail : info@era-concept.com

N°	Description	Date


**PROJET DE FINITION DE LA
 SALLE DE CONFERENCE DU
 HAUT-COMMISSARIAT DE
 KOURITENGA**

PLAN DE PLOMBERIE RESEAU D'ALIMENTATION SALLE DE CONFERENCE

Date :	Janvier 2026
Dessiné par :	Boubacar GUELBEOGO - Honorine MIHIN Moumini BELLA
Vérifié par :	Babribilé NAMDANO
Approuvé par :	Brice KERE

PLANCHE N°10

Echelle : 1/100

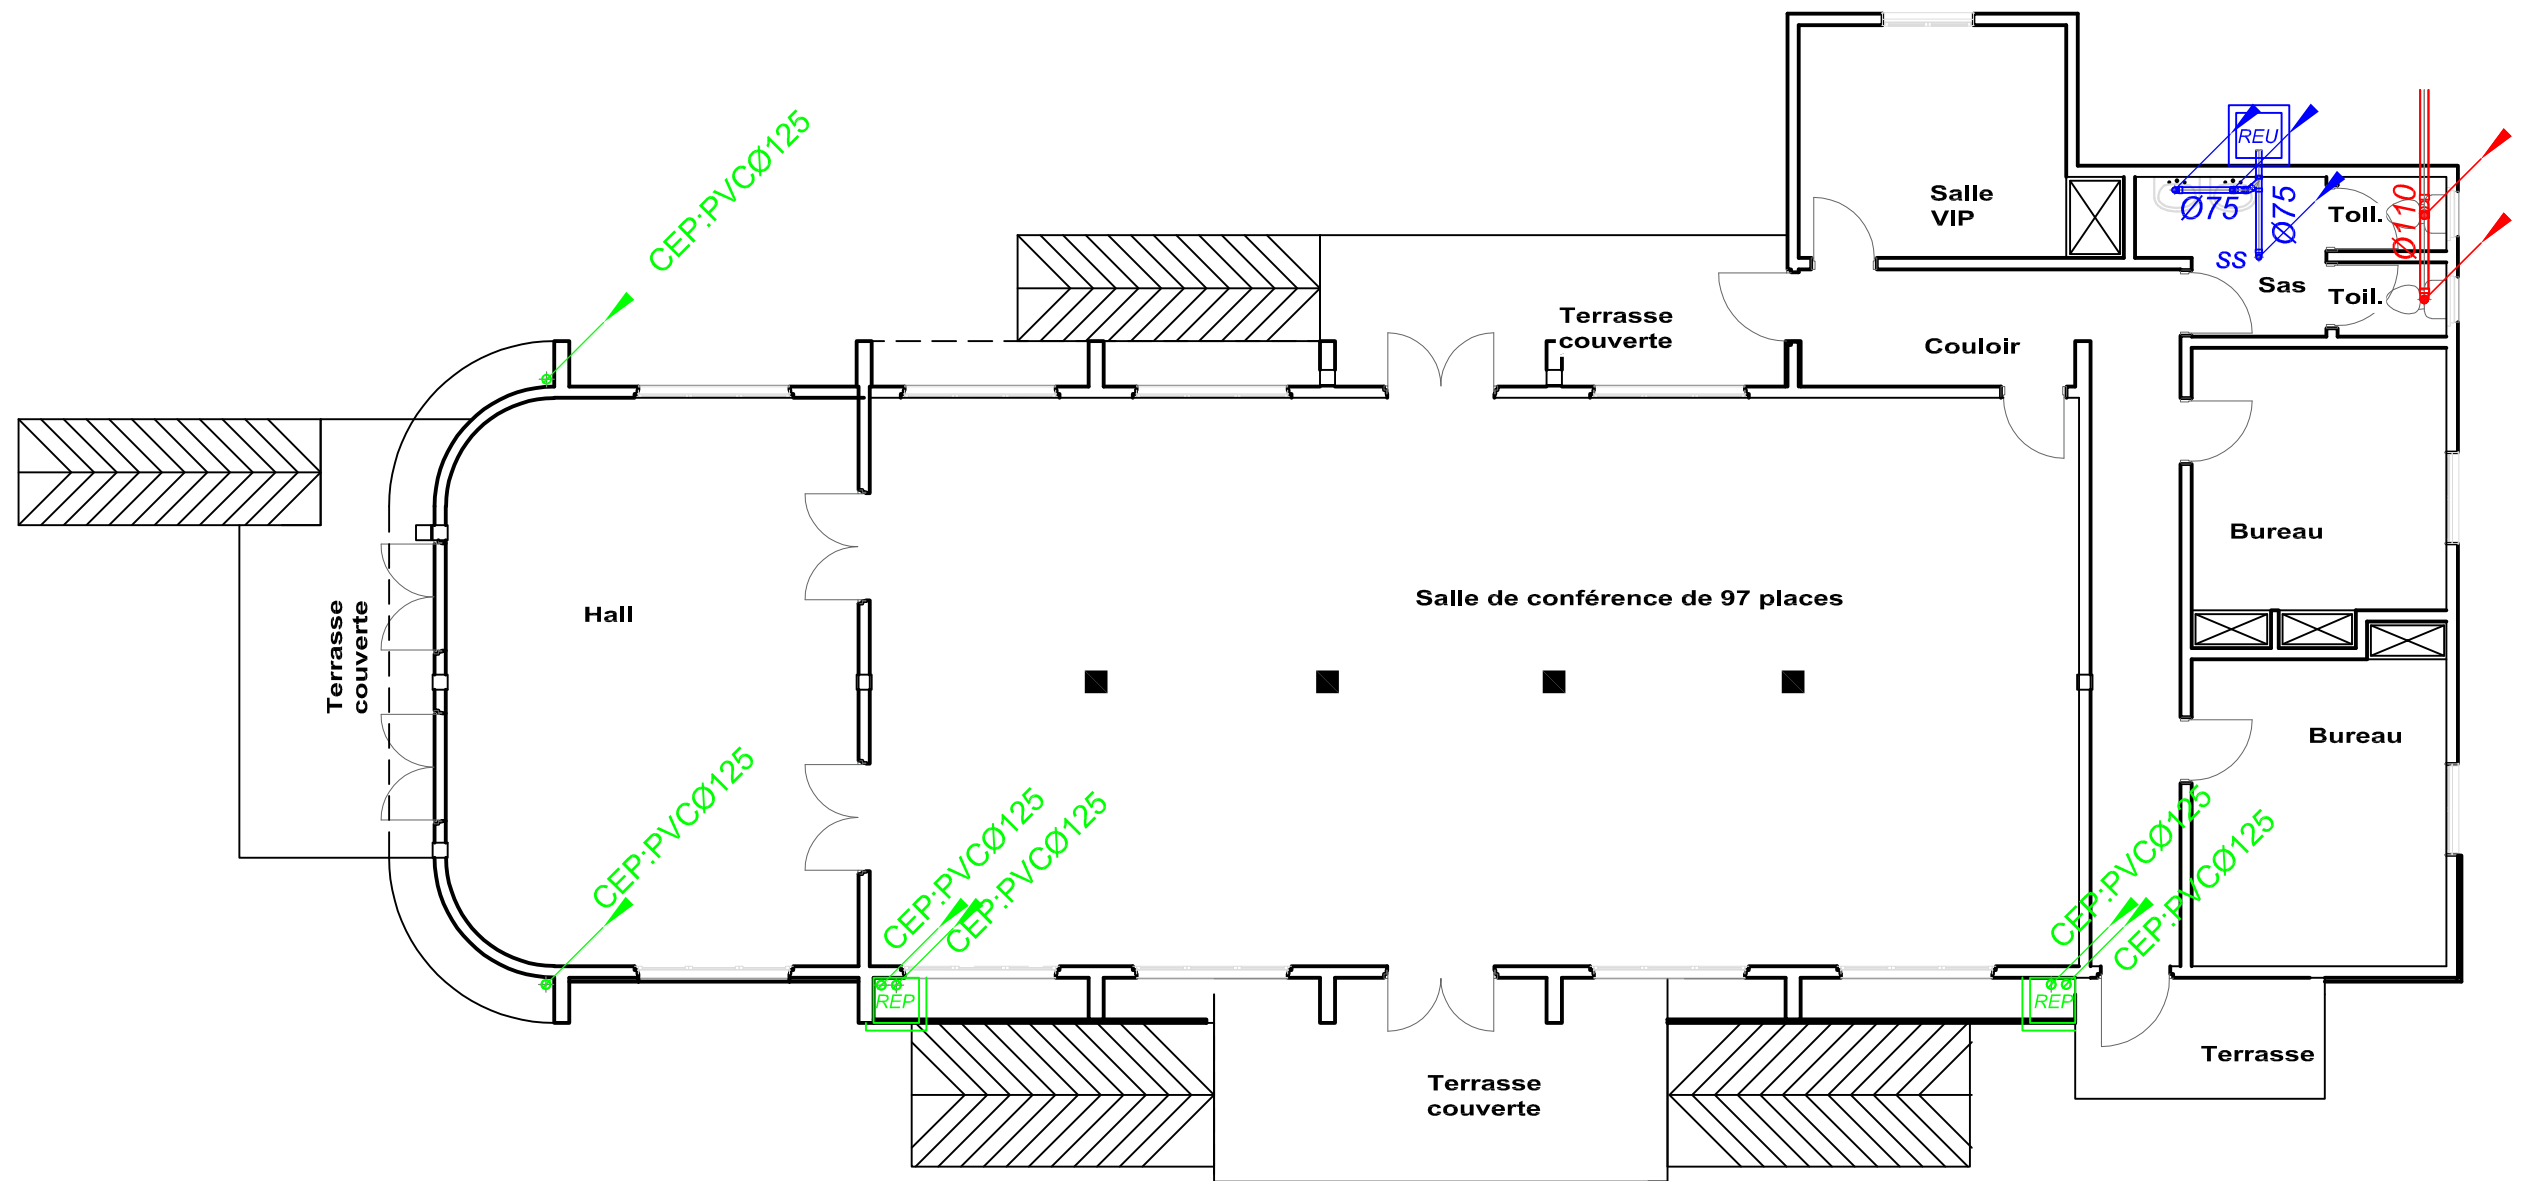

LEGENDE

- Réseau Eau Froid Sanitaire (EFS) en tube PPR
- Réseau Eaux Pluviales (EP) en tube PVC EVACUATION
- Réseau Eaux Vannes (EV) en tube PVC EVACUATION
- Réseau Eaux Usées (EU) en tube PVC EVACUATION
- CEP Regard des eaux usées de section 40x40 cm²
- Regard des eaux usées de section 40x40 cm²
- RECEPTACLE D'EVACUATION DES EAUX PLUVIALES
- Rp: Lyre galvanisée et Robinet de puisage de section variable




06 BP 9755 Ouagadougou 06
 Tel : 25 41 13 80
 Mail : info@era-concept.com

N°	Description	Date

**PROJET DE FINITION DE LA
 SALLE DE CONFERENCE DU
 HAUT-COMMISSARIAT DE
 KOURITENGA**

PLAN DE PLOMBERIE RESEAU D'EVACUATION SALLE DE CONFERENCE		PLANCHE N°11
Date :	Janvier 2026	
Dessiné par :	Boubacar GUELBEOGO - Honorine MIHIN Moumini BELLA	
Vérifié par :	Babribilé NAMDANO	
Approuvé par :	Brice KERE	Echelle : 1/100

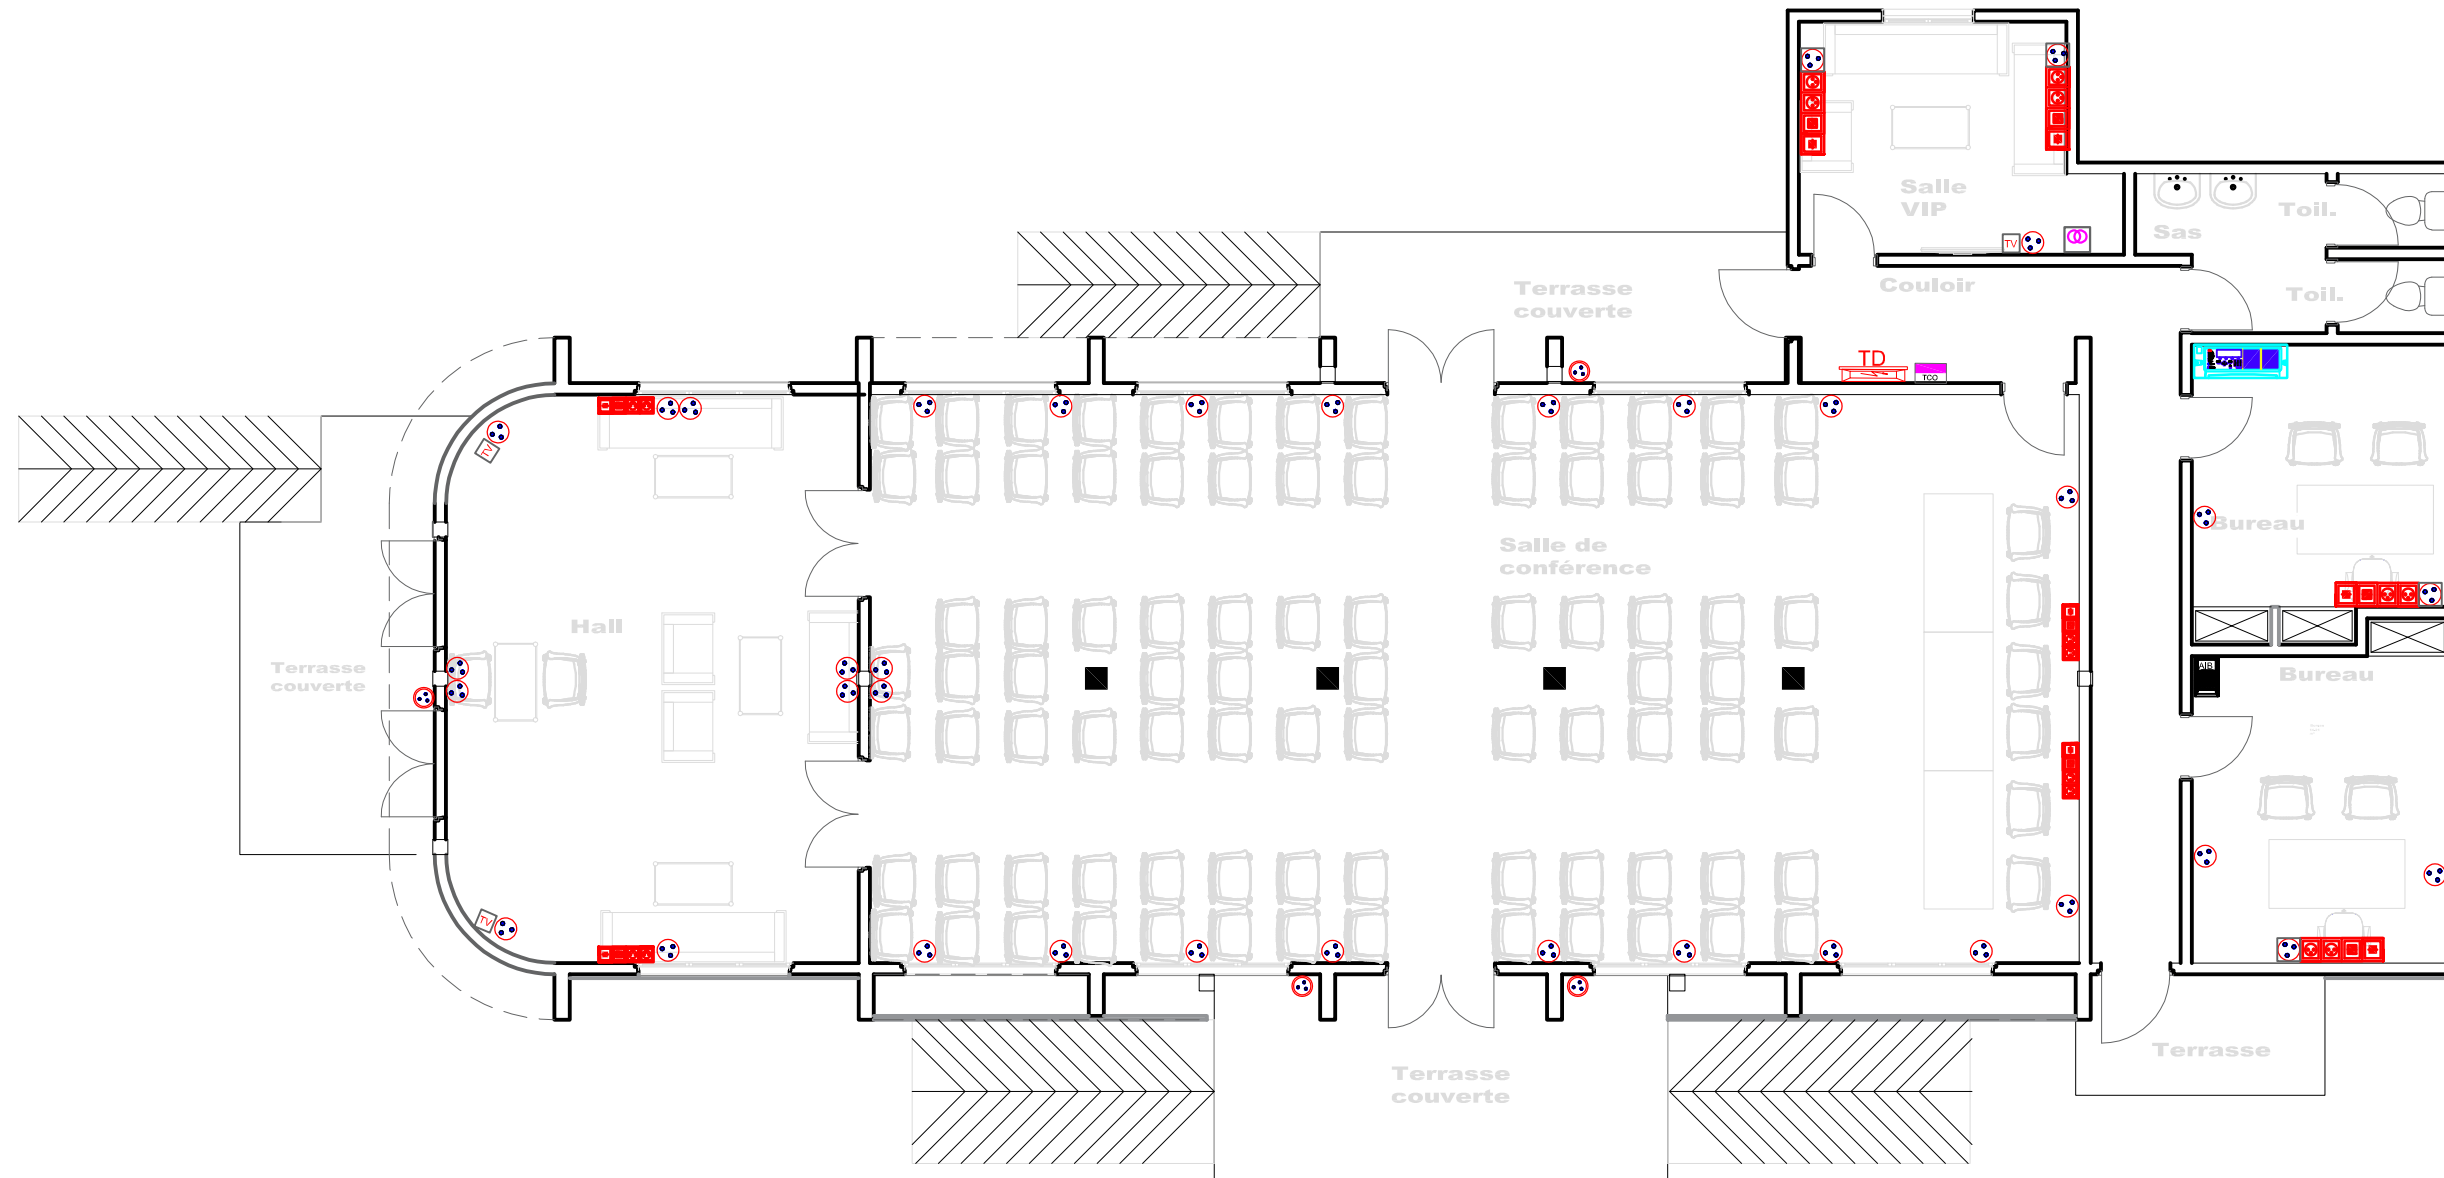

LEGENDE	
	Prise de courant 2P+T normale
	Prise de courant 2P+T étanche
	Poste de travail comprenant: 1 prise de courant 2P+T normale, 2 prises de courant ondulé avec détrompeur et deux prises de courant RJ45




06 BP 9755 Ouagadougou 06
 Tel : 25 41 13 80
 Mail : info@era-concept.com

N°	Description	Date

**PROJET DE FINITION DE LA
 SALLE DE CONFERENCE DU
 HAUT-COMMISSARIAT DE
 KOURITENGA**

PLAN D'ELECTRICITE PRISE DE COURANT ONDULE, TELEPHONE-INFORMATIQUE	
Date :	Janvier 2026
Dessiné par :	Boubacar GUELBEOGO - Honorine MIHIN Moumini BELLA
Vérifié par :	Babribilé NAMDANO
Approuvé par :	Brice KERE
PLANCHE N°12	
Echelle : 1/100	

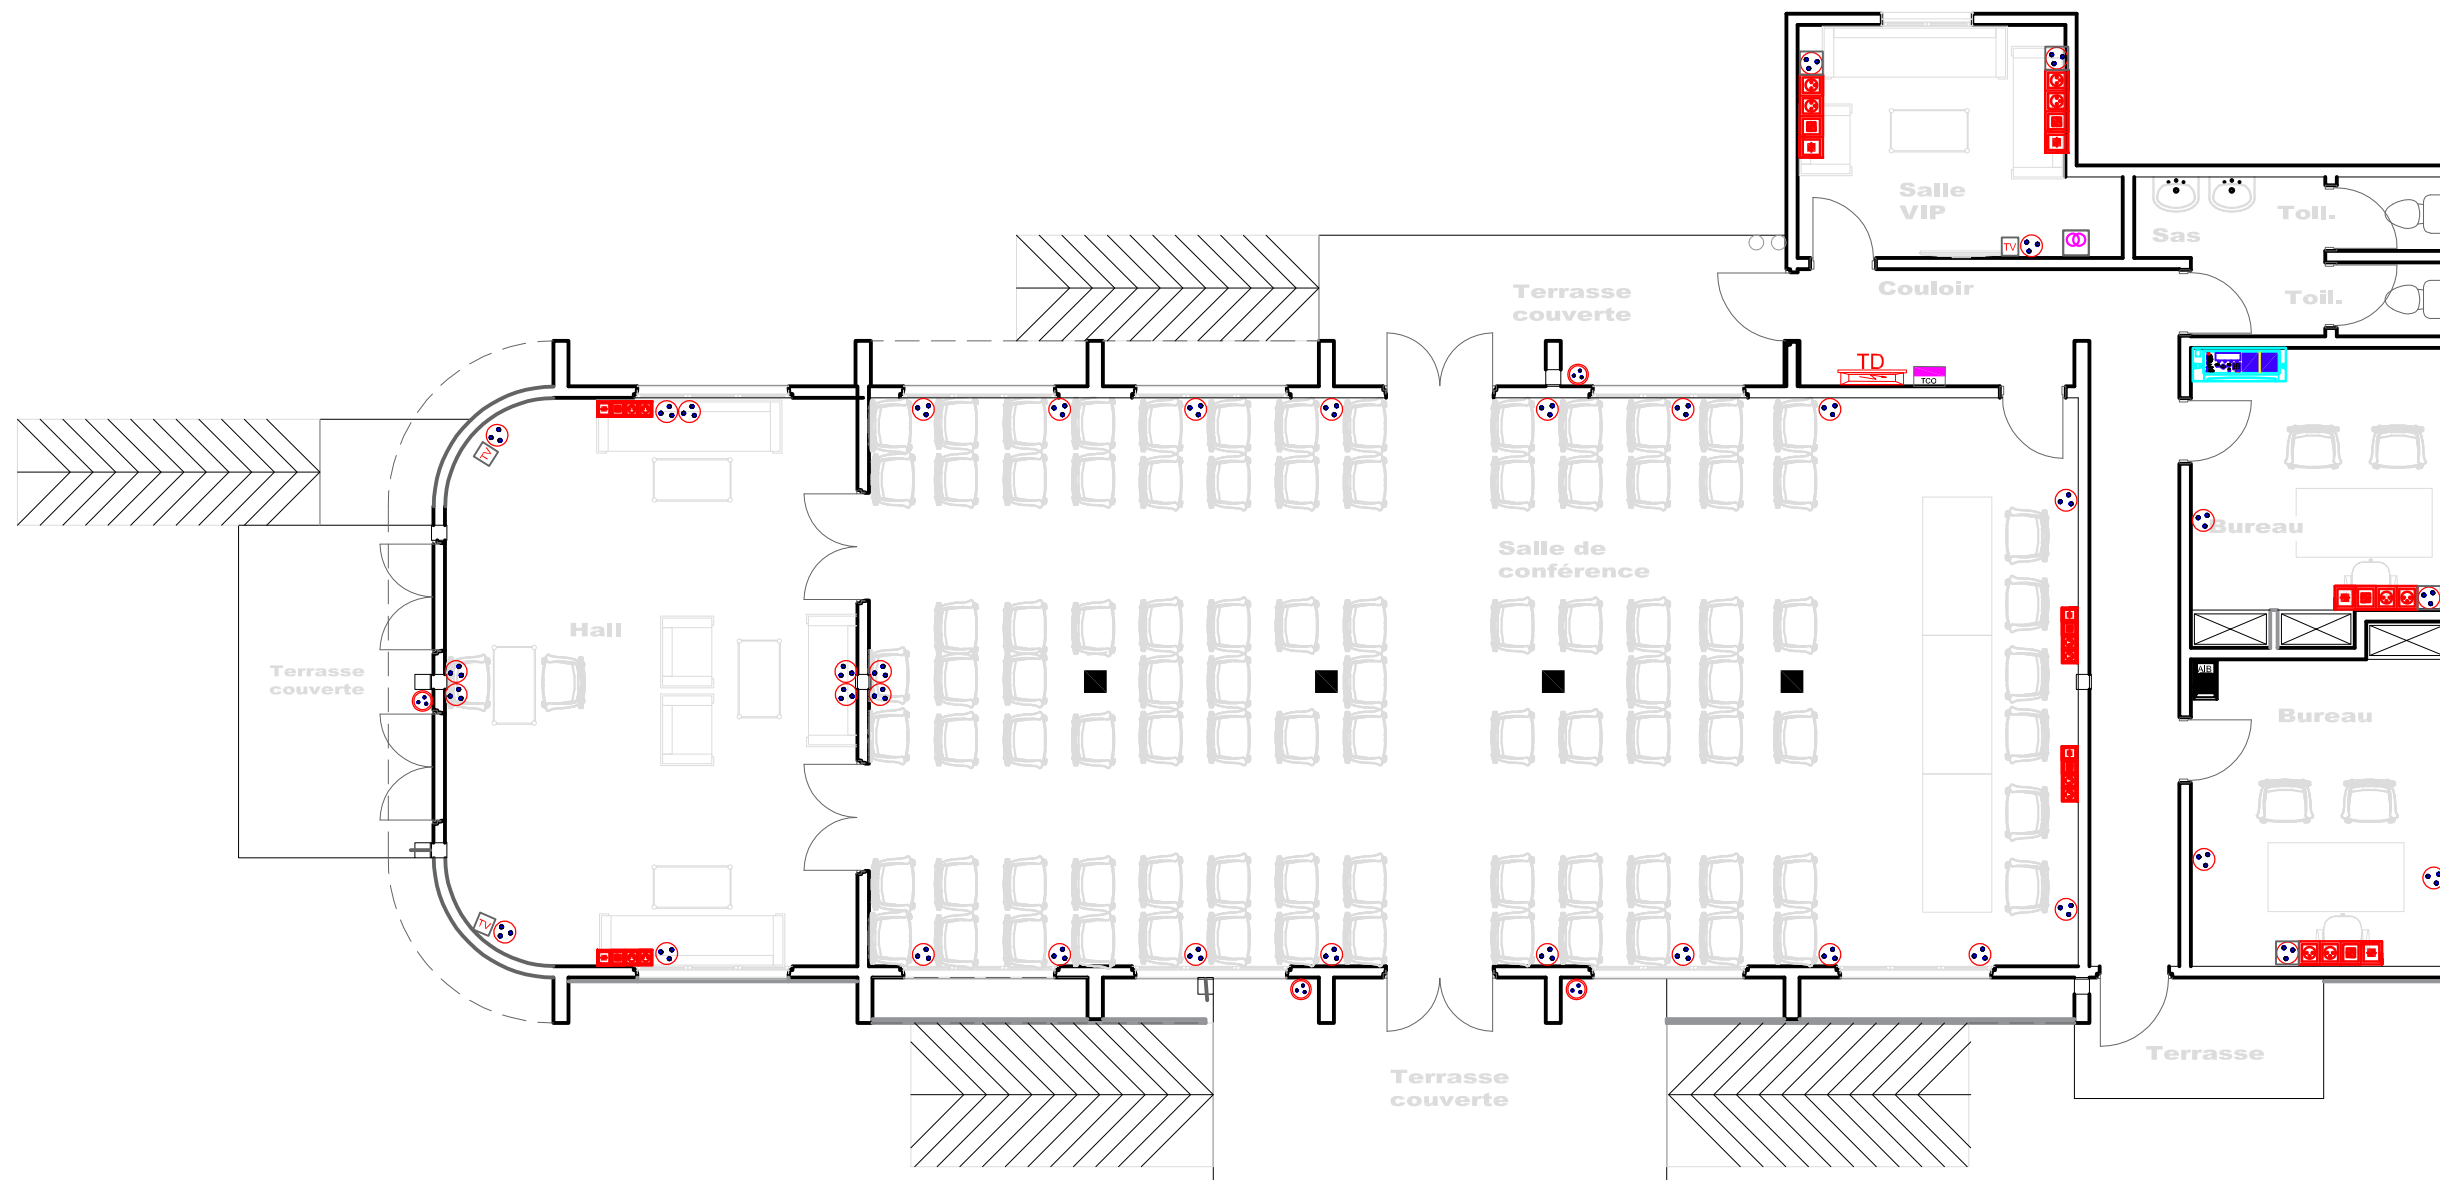

LEGENDE	
	A / - ELECTRICITE Prise de courant 2P+T normale
	Prise de courant 2P+T étanche
	Poste de travail comprenant: 1 prise de courant 2P+T normale, 2 prises de courant ondulé avec détrompeur et deux prises de courant RJ45



06 BP 9755 Ouagadougou 06
 Tel : 25 41 13 80
 Mail : info@era-concept.com


N°	Description	Date

**PROJET DE FINITION DE LA
 SALLE DE CONFERENCE DU
 HAUT-COMMISSARIAT DE
 KOURITENGA**

PLAN D'ELECTRICITE PRISE COURANT ET MISE A LA TERRE	
Date :	Janvier 2026
Dessiné par :	Boubacar GUELBEOGO - Honorine MIHIN Moumini BELLA
Vérifié par :	Babribilé NAMDANO
Approuvé par :	Brice KERE

PLANCHE N°13

Echelle : 1/100

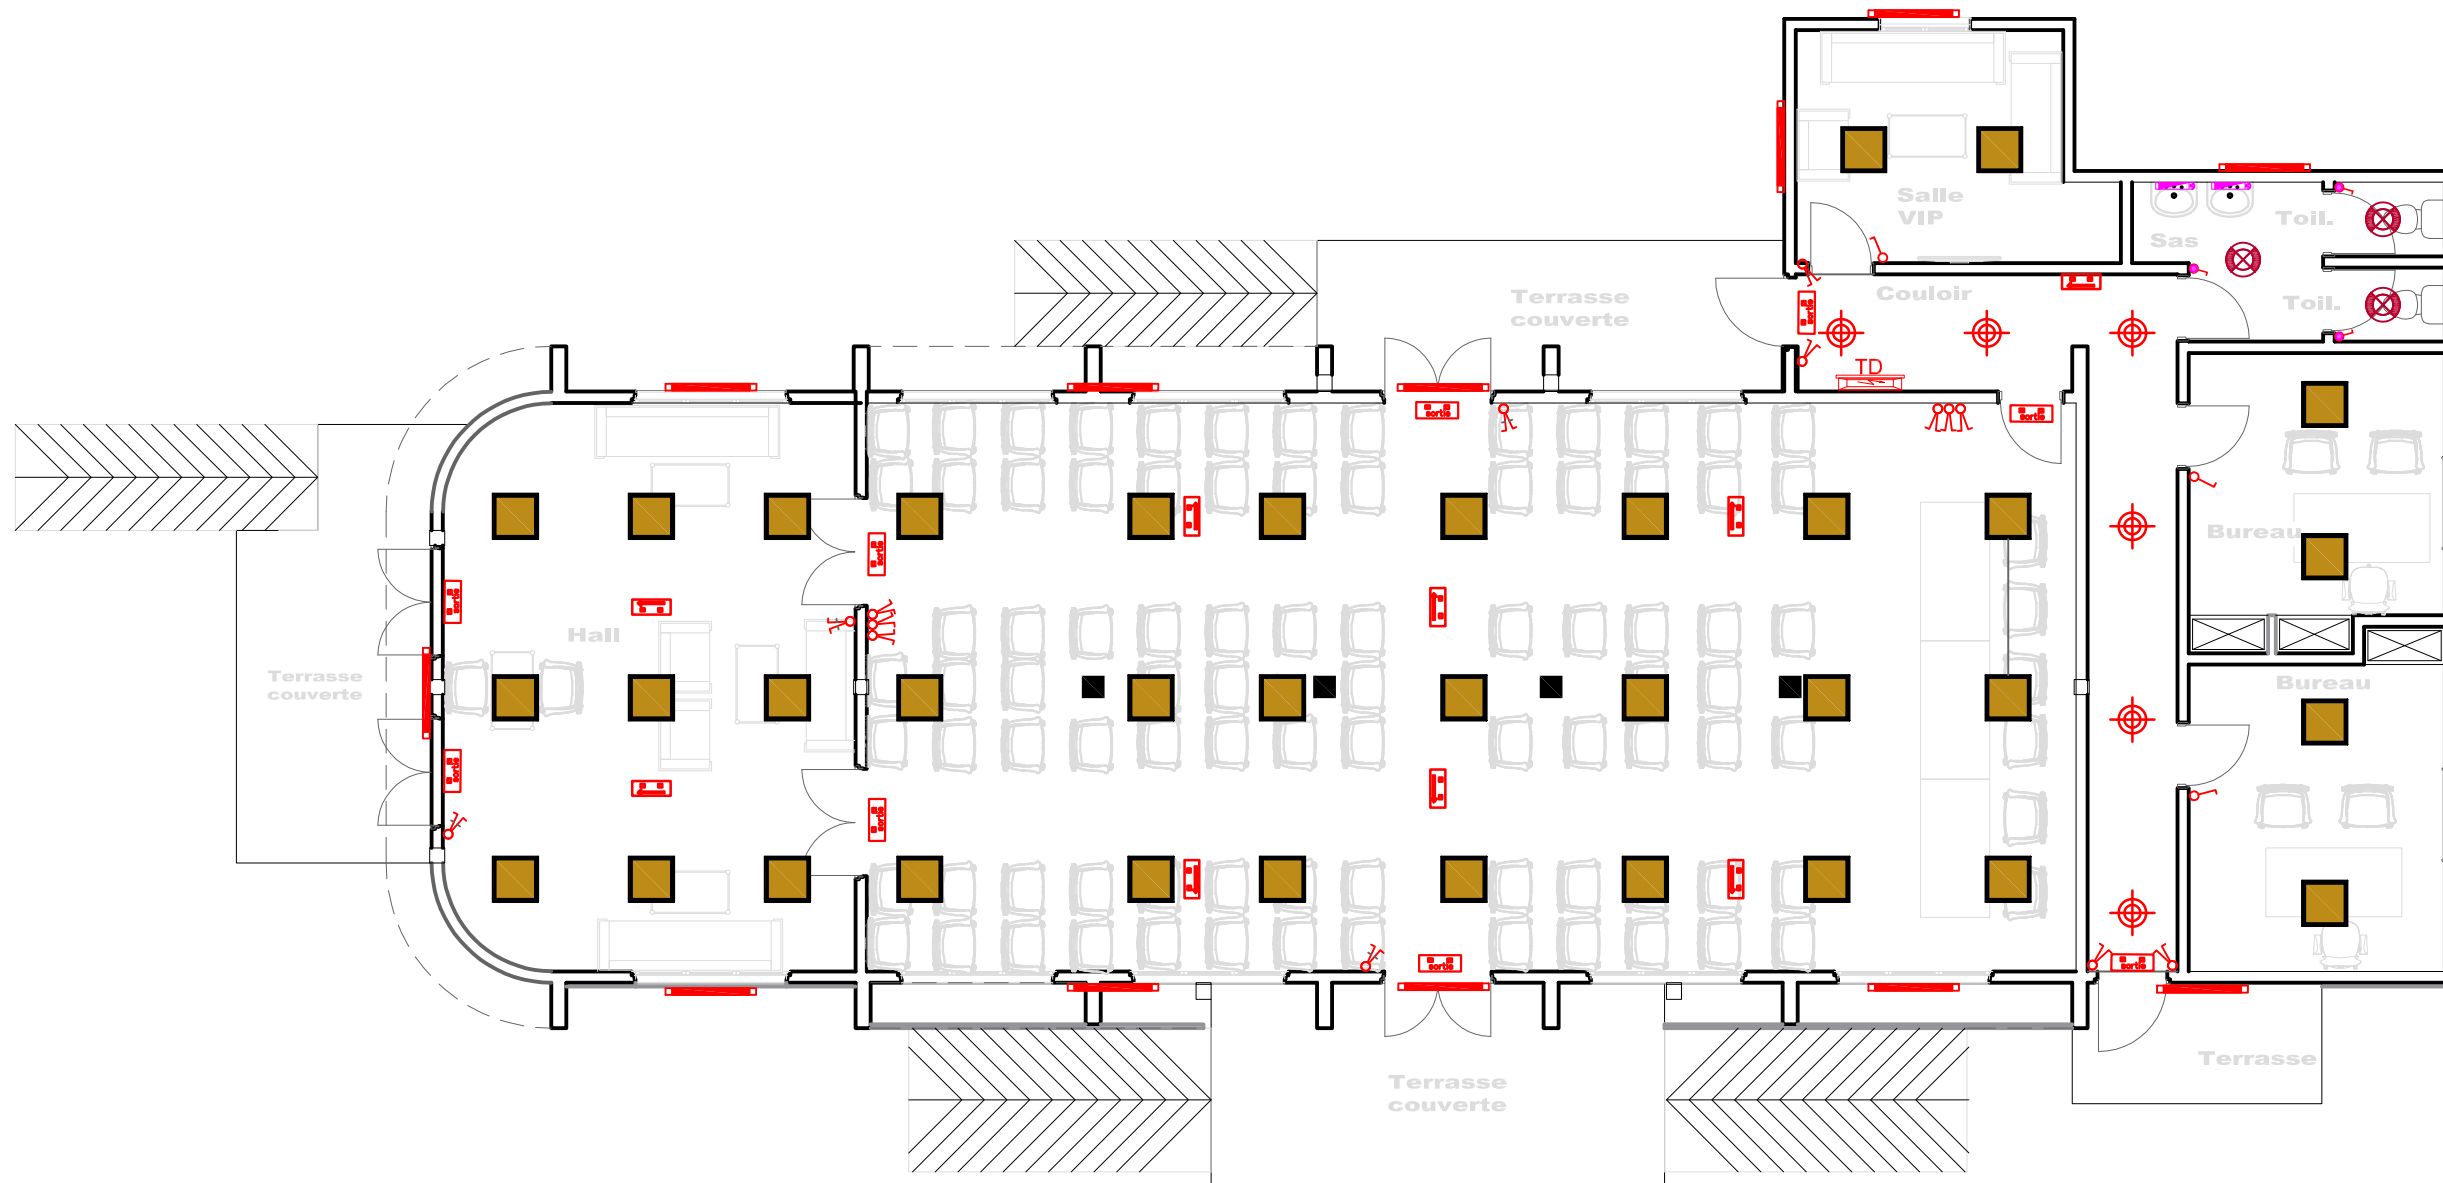

LEGENDE	
A / - ELECTRICITE	
	Tableau Divisionnaire
	Luminaire carré 60x60 à grilles apparent ou encastré avec lampe LED 20W
	Réglette complète 120 avec lampe LED 20W
	Réglette étanche 120 avec lampe LED 20W
	Spot encastré circulaire à LED 24W
	Hublot étanche avec lampe LED 24W
	Applique sanitaire avec interrupteur et lampe LED
	Interrupteur va et vient
	Interrupteur double va et vient
	Interrupteur double allumage
	Interrupteur simple allumage
	Bouton poussoir
	Interrupteur étanche simple allumage
	Interrupteur étanche va et vient



06 BP 9755 Ouagadougou 06
 Tel : 25 41 13 80
 Mail : info@era-concept.com


N°	Description	Date



**PROJET DE FINITION DE LA
 SALLE DE CONFERENCE DU
 HAUT-COMMISSARIAT DE
 KOURITENGA**

PLAN D'ELECTRICITE ECLAIRAGE	
Date :	Janvier 2026
Dessiné par :	Boubacar GUELBEOGO - Honorine MIHIN Moumini BELLA
Vérifié par :	Babribilé NAMDANO
Approuvé par :	Brice KERE

PLANCHE N°14

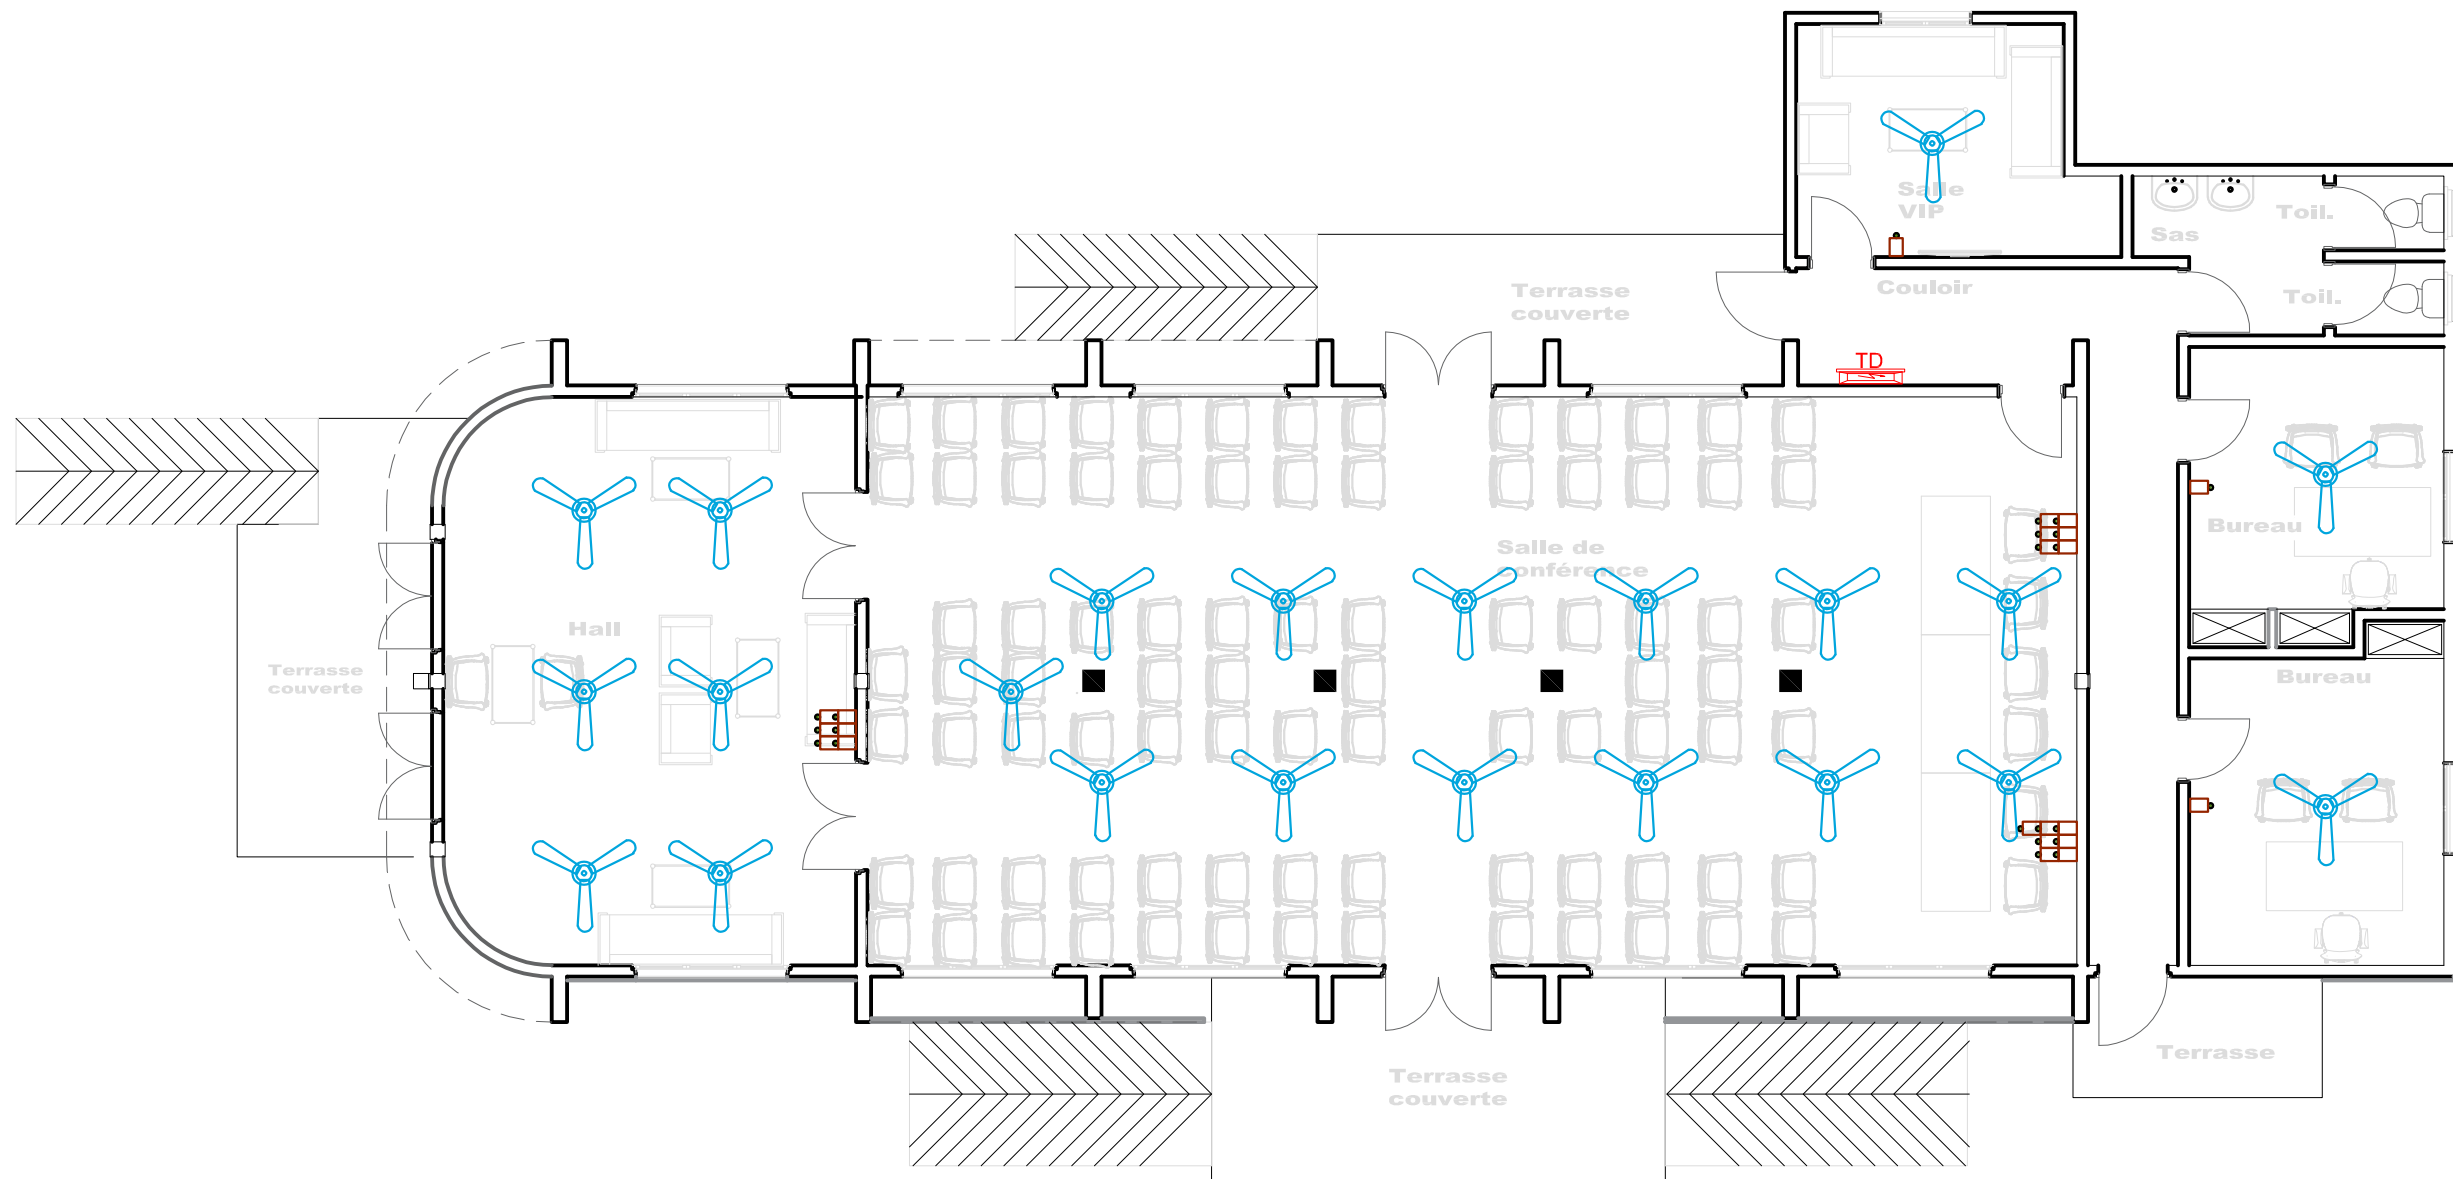Echelle : 1/100



LEGENDE	
A / - ELECTRICITE	
	-BRASSEUR
	-Rhéostat




06 BP 9755 Ouagadougou 06
 Tel : 25 41 13 80
 Mail : info@era-concept.com

N°	Description	Date

**PROJET DE FINITION DE LA
 SALLE DE CONFERENCE DU
 HAUT-COMMISSARIAT DE
 KOURITENGA**

PLAN D'ELECTRICITE VENTILATION	
Date :	Janvier 2026
Dessiné par :	Boubacar GUELBEOGO - Honorine MIHIN Moumini BELLA
Vérifié par :	Babribilé NAMDANO
Approuvé par :	Brice KERE

PLANCHE N°15
 Echelle : 1/100

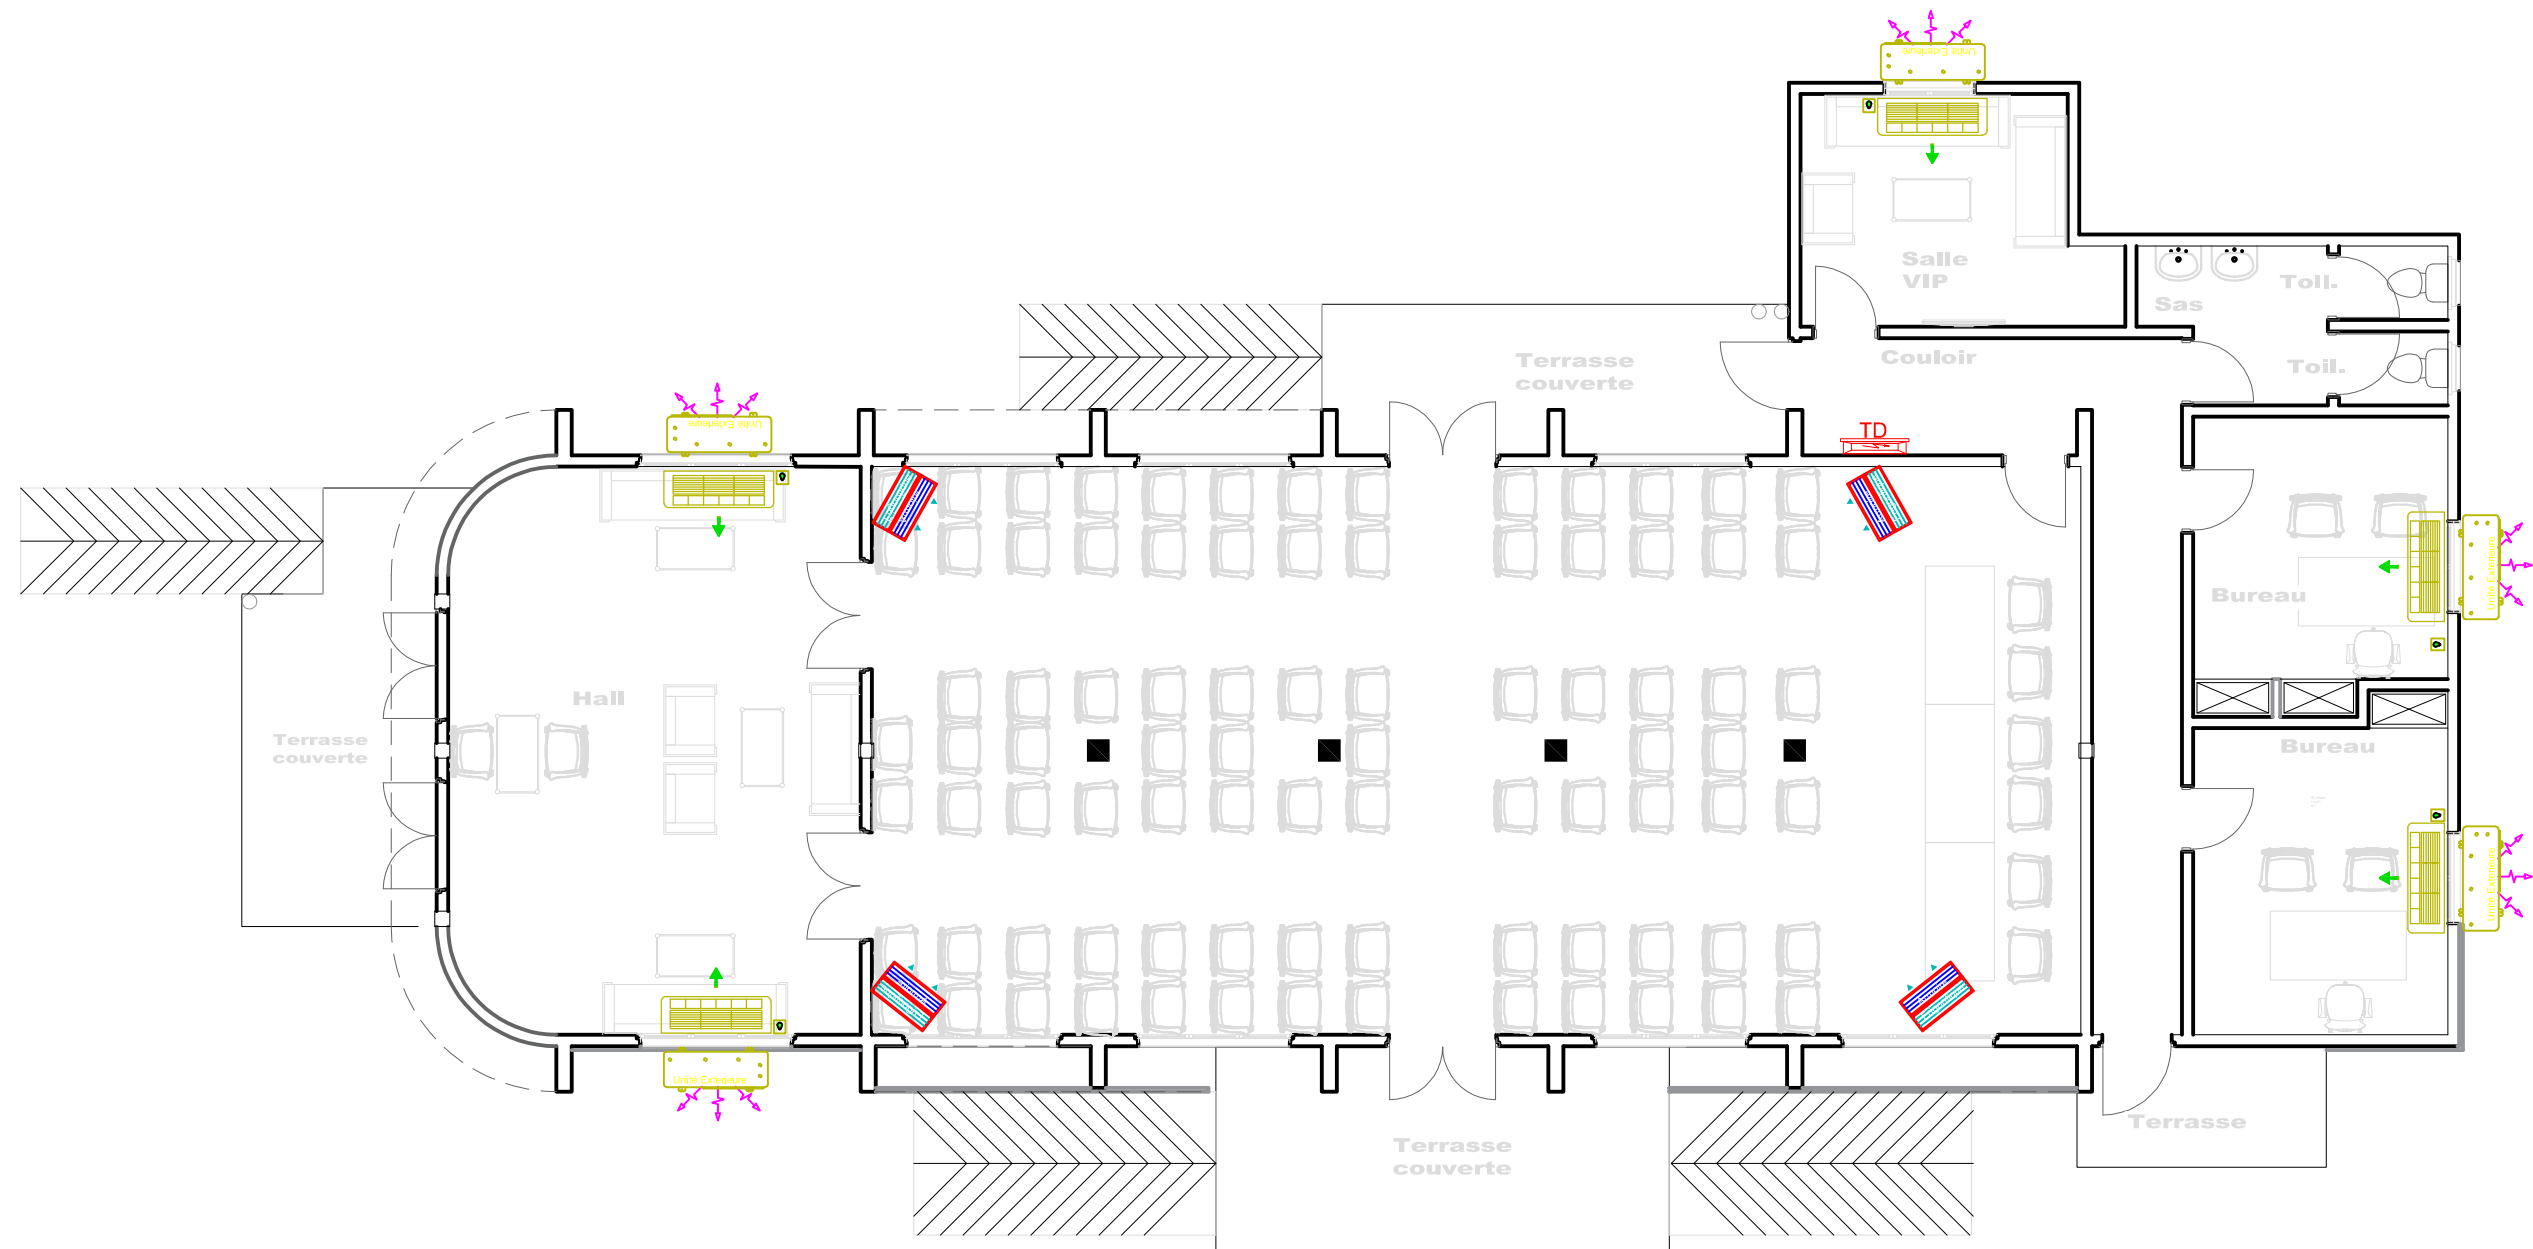

A / - ELECTRICITE	
LEGENDE	
	Climatiseur split INVERTER
	Dismatic
	Unité extérieures split système
	Armoire frigorifique 5CV
	Armoire de brassage Informatique




06 BP 9755 Ouagadougou 06
 Tel : 25 41 13 80
 Mail : info@era-concept.com

N°	Description	Date

**PROJET DE FINITION DE LA
 SALLE DE CONFERENCE DU
 HAUT-COMMISSARIAT DE
 KOURITENGA**

PLAN D'ELCECTRICITE CLIMATISATION	
Date :	Janvier 2026
Dessiné par :	Boubacar GUELBEDEGO - Honorine MIHIN Moumini BELLA
Vérifié par :	Babribilé NAMDANO
Approuvé par :	Brice KERE

PLANCHE N°16
 Echelle : 1/100

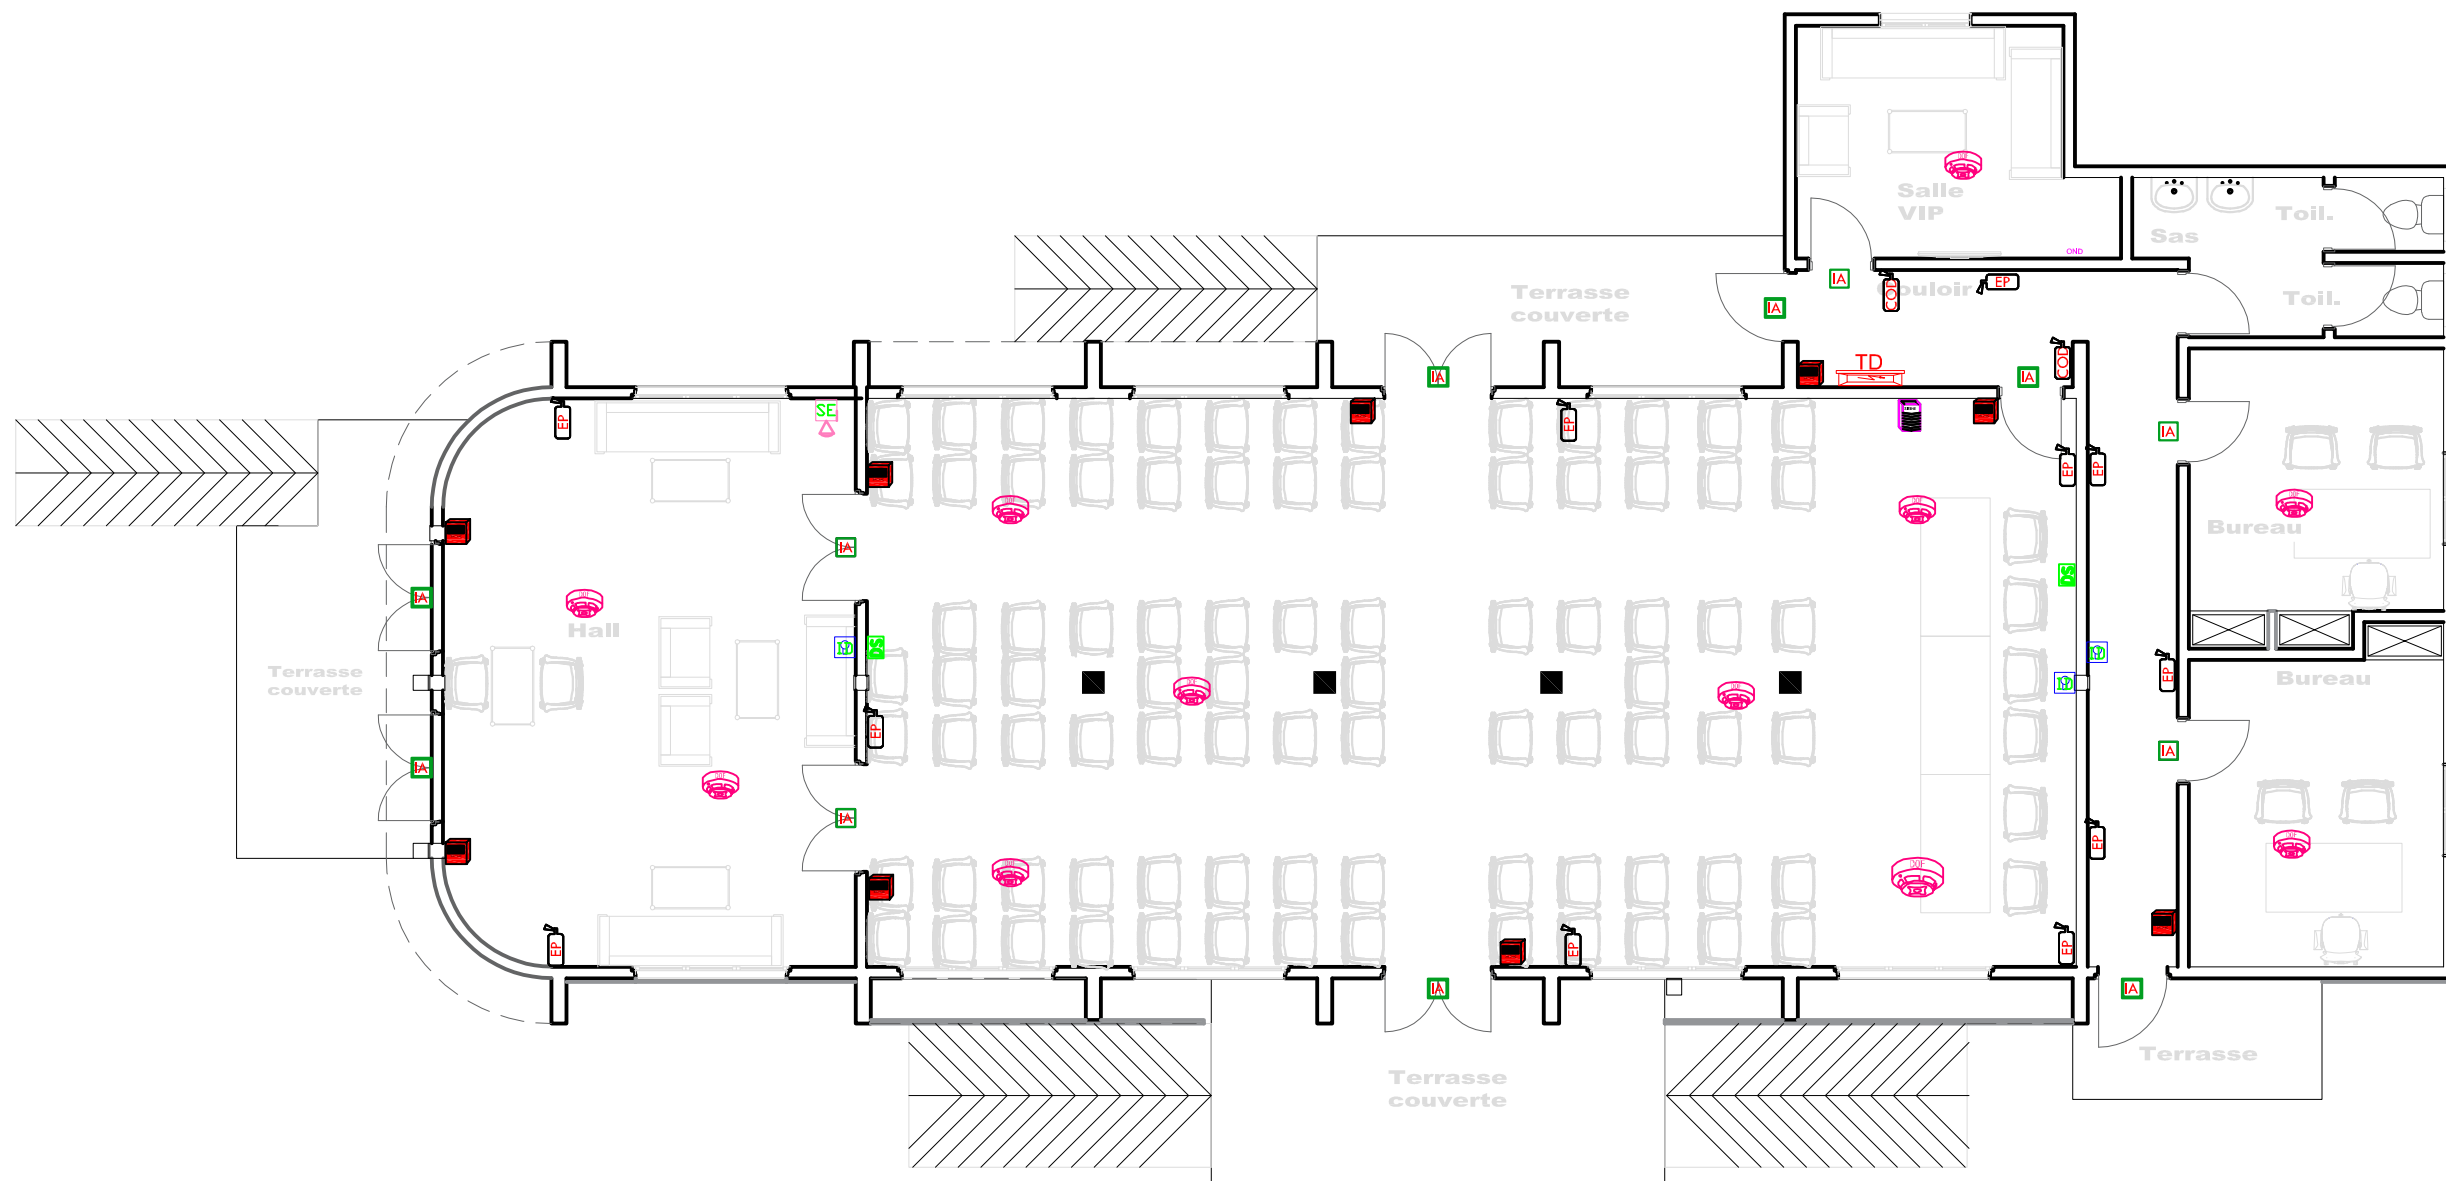

A / - ELECTRICITE	
LEGENDE	
	Armoire de brassage Informatique
	Autocommutateur
	Coffret Courant Ondulé
	Onduleur
	Centrale alarme incendie
	Détecteur optique de fumée
	Indicateur d'action
	Declencheur Manuel conventionnel de fumée
	Avertisseur sonore
	Bloc autonome d'éclairage de sécurité
	Bloc autonome d'éclairage d'ambiance
	Extincteur portatif au CO2 6KG
	Extincteur portatif à Eau Pulvérisée 6L



06 BP 9755 Ouagadougou 06

Tel : 25 41 13 80

Mail : info@era-concept.com

N°	Description	Date


**PROJET DE FINITION DE LA
SALLE DE CONFERENCE DU
HAUT-COMMISSARIAT DE
KOURITENGA**

PLAN D'ELECTRICITE DETECTION INCENDIE ET SECURITE

Date :	Janvier 2026
Dessiné par :	Boubacar GUELBEOGO - Honorine MIHIN Moumini BELLA
Vérifié par :	Babribilé NAMDANO
Approuvé par :	Brice KERE

PLANCHE N°17

Echelle : 1/100

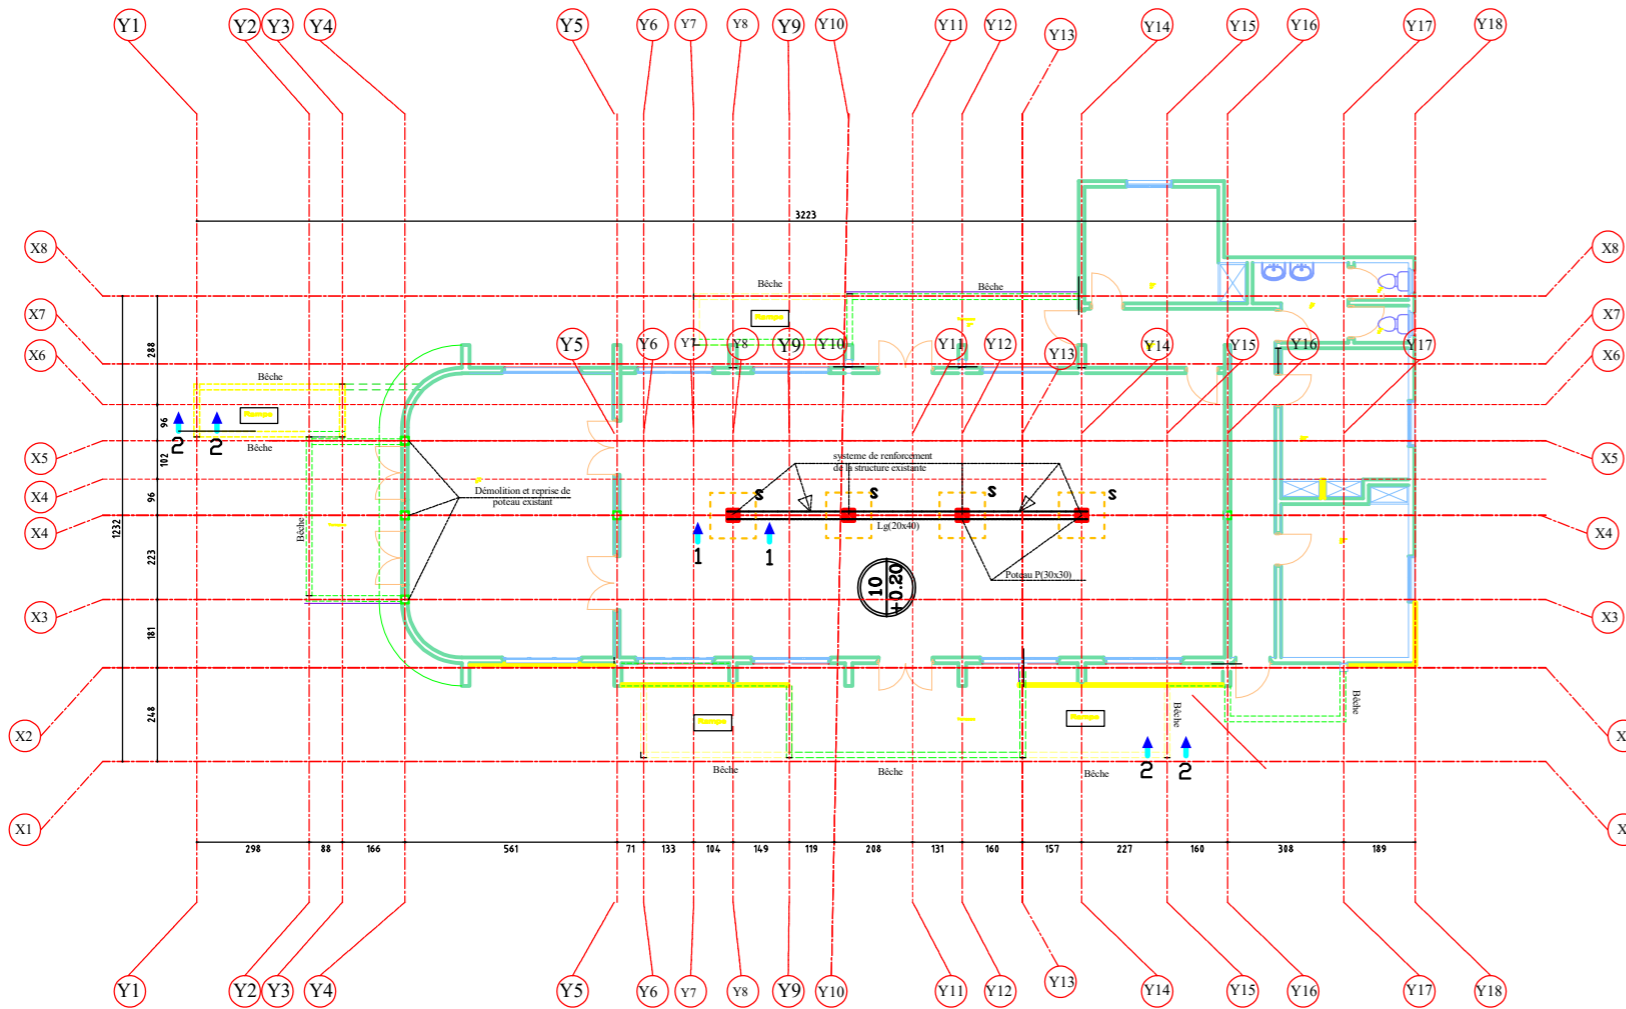

**SALLE DE CONFERENCE
(Renforcement de la
structure existante)**

LEGENDE POTEAUX


Désignation	section	
	a(cm)	b(cm)
P1(Existant)	20	20
P	30	30

LEGENDE SEMELLES



Désignation	section		
	a(cm)	b(cm)	h(cm)
S	120	120	25

Hypothèses :


- Ancrage des semelles: 1.00m
- contrainte admissible du sol: 1.5 bar
- Fissuration Préjudiciable

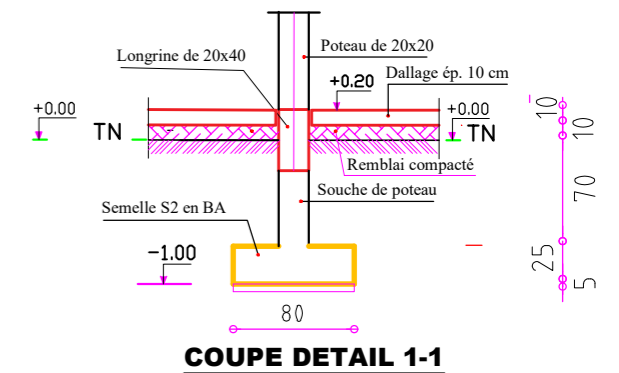

COUPE DETAIL 1-1

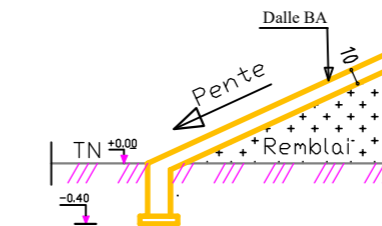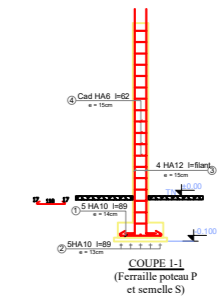

**BECHE
COUPE DETAIL 2-2
(Coffrage)**

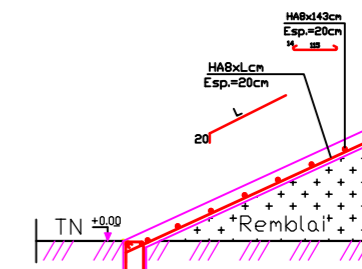

**BECHE
COUPE DETAIL 2-2
(Ferrillage)**

N°	MODIFICATIONS :	Date :	Non :
2			
1			
BURKINA FASO La Patrie ou la Mort, nous vaincrons			
PROJET DE FINITION DE LA SALLE DE CONFERENCE DU HAUT COMMISSARIAT DE KOURITENGA			
Maître D'Ouvrage: MINISTERE DE L'ADMISTRATION TERRITORIALE ET DE LA MOBILITE (MATM)		Date :	Non :
Financement: ENABEL		Maître d'oeuvre:	Janv. 2026 ERA CONCEPT
		Etudes techniques:	Janv. 2026 Laurent TAMINI
PLAN D'EXECUTION DES OUVRAGES : COFFRAGE FONDATION		N° Planche : 1/1 Echelles: Var Fichier :	