


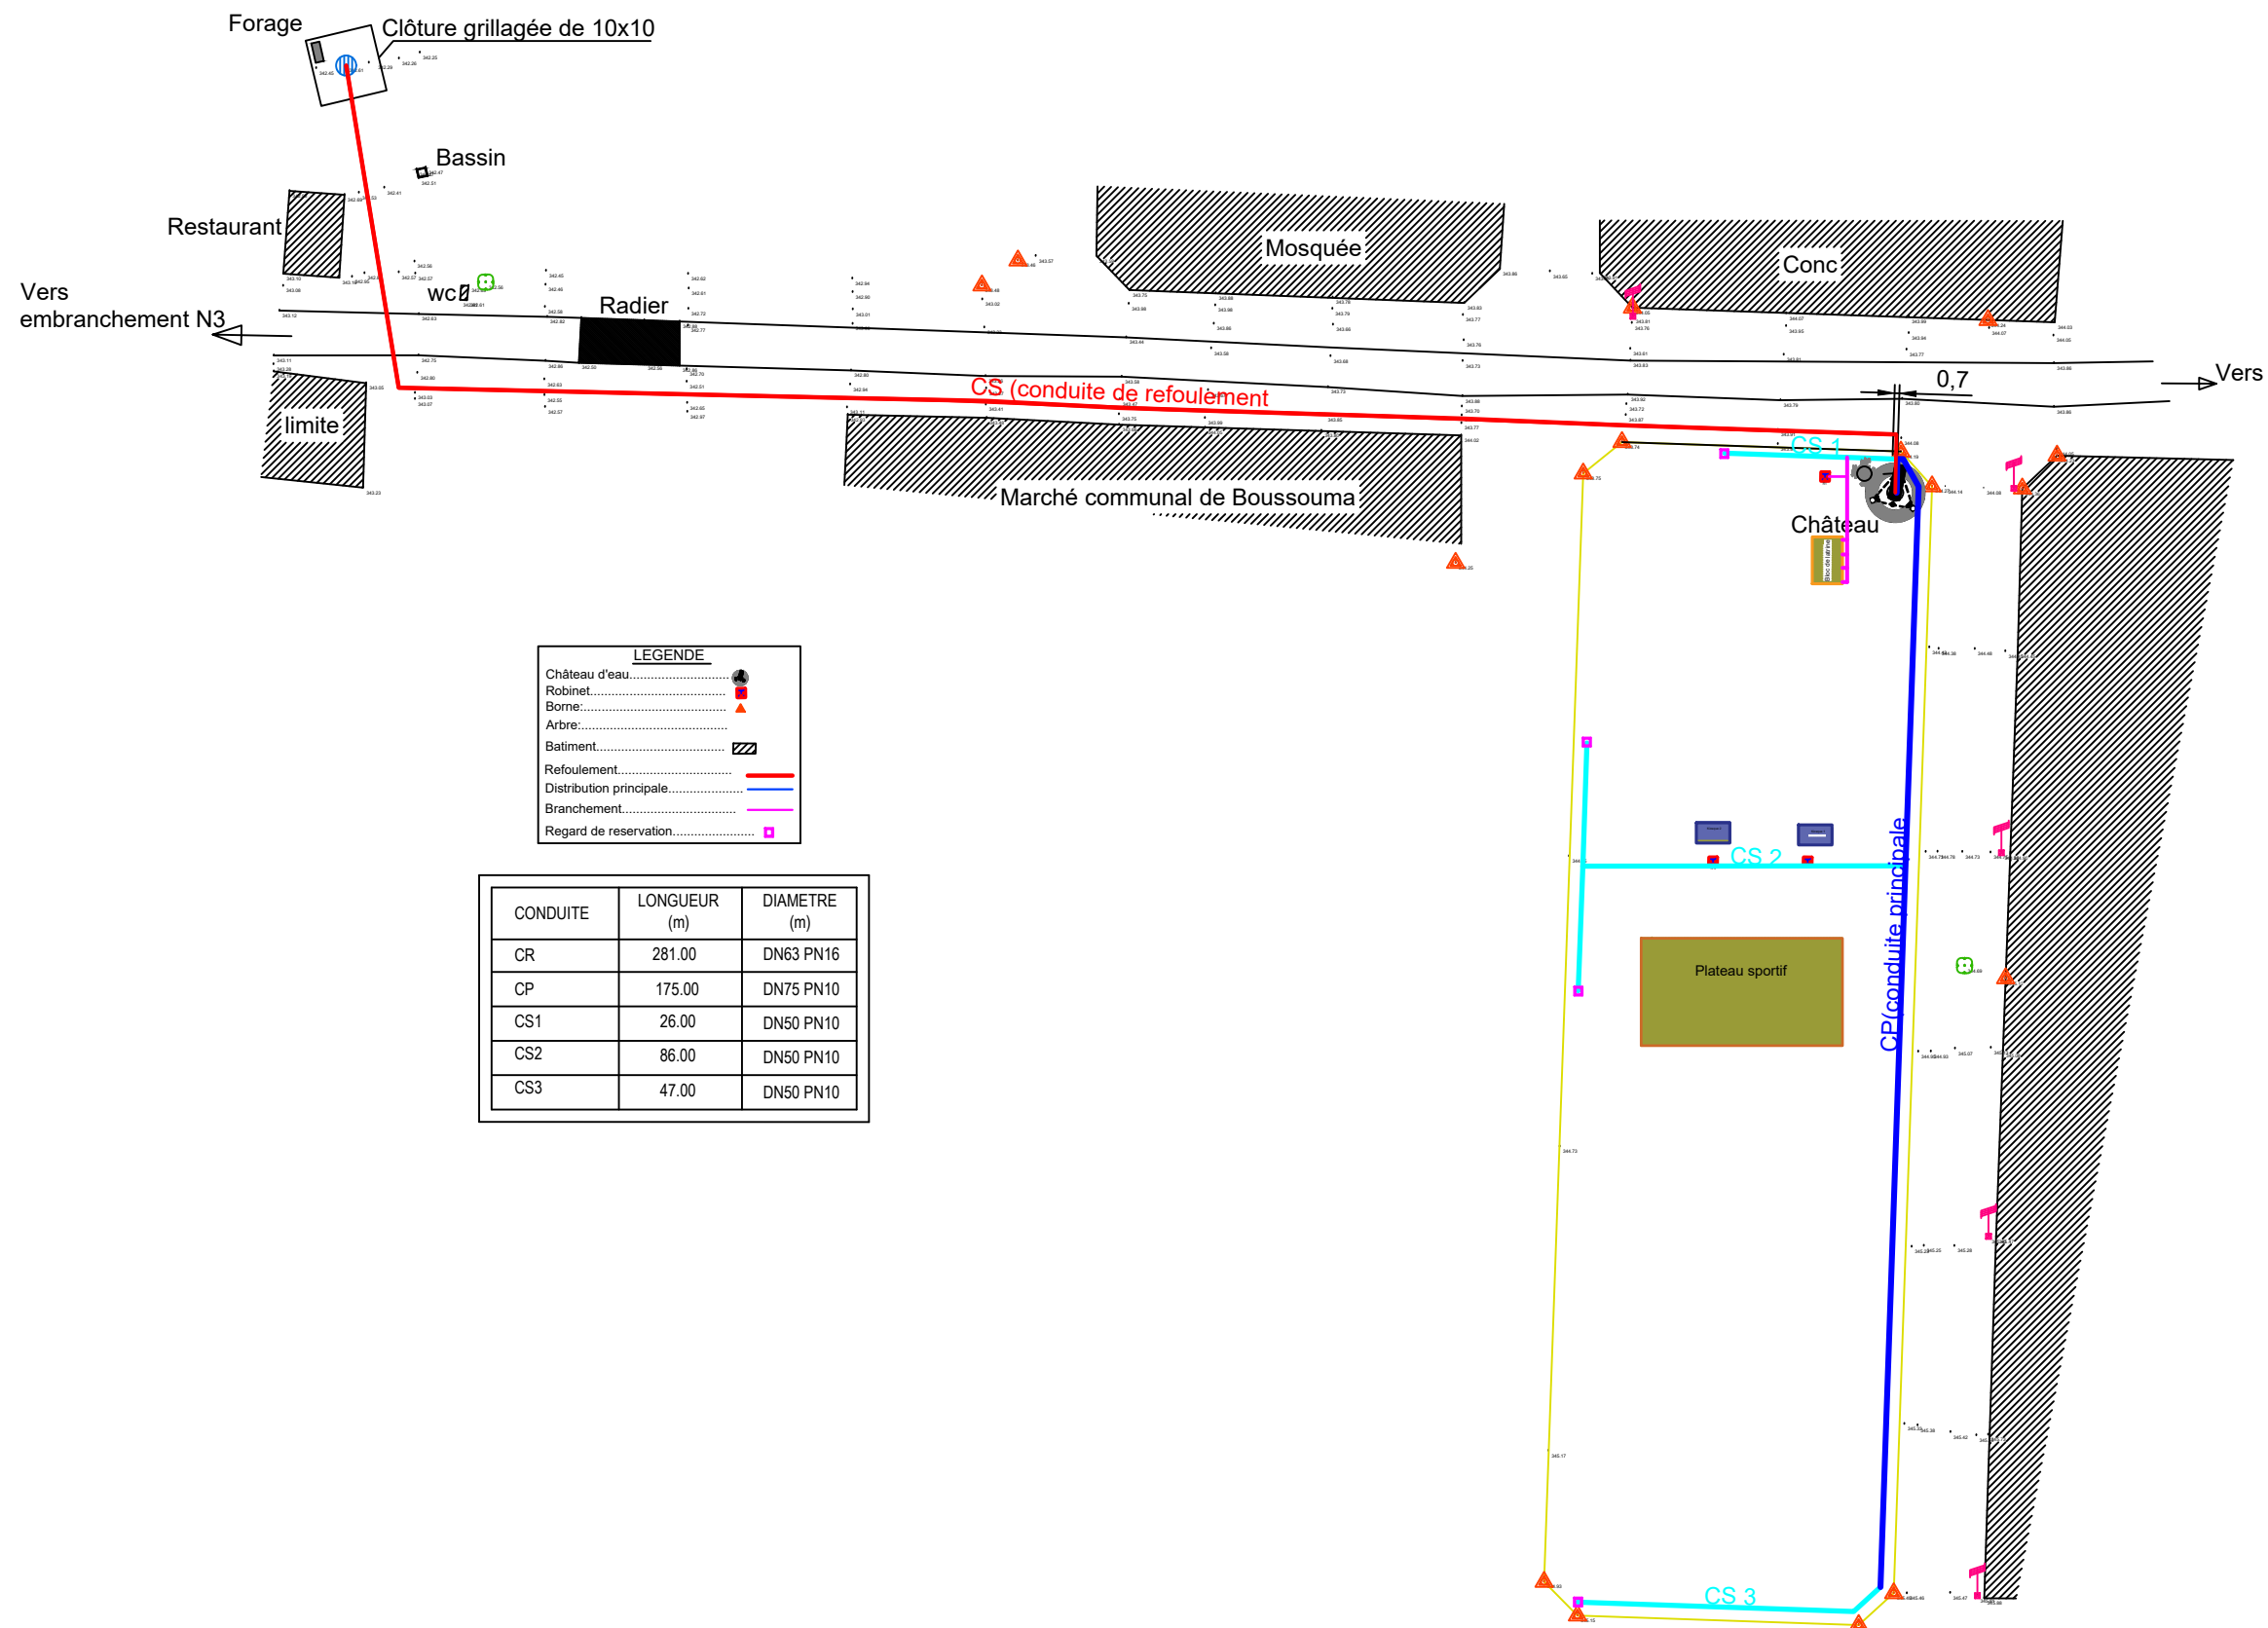

BURKINA FASO



La Patrie ou la mort, Nous Vaincrons

MAITRE D'OUVRAGE



Agence Belge de Développement

BP 138 Ouagadougou
T + 226 25 33 31 54 | burkinafaso@enabel.b

BUREAU D'ETUDES



**Générale de
l'Ingénierie pour le
Développement**

06 BP 9271 Ouagadougou 06
Tél : (+226) 65 87 46 46 Email : gidconseils@yahoo.fr
BURKINA FASO

Etudes et suivi-contrôle des travaux d'alimentation en eau des jardins nutritifs, des centres d'innovation et la réalisation de 04 forages équipés de PMH dans les communes d'intervention du Portefeuille Thématique Climat Sahel (PTCS) – volet Burkina Faso

-Lot 1 : Etudes et suivi-contrôle des travaux d'alimentation en eau des jardins nutritifs, des centres d'innovation dans les communes d'intervention du PTCS - volet Burkina Faso

POSTE D'EAU AUTONOME (PEA) DU CENTRE DE LOISIR DE BOUSSOUMA
(commune de Boussouma, province du Sandbondtenga, région des Koulés)

Août 2026


Plan N°: BOUS-1

Rapport définitif



TITRE : Plan de masse

ECHELLE : 1 / 1 000

COUPE A A 1200

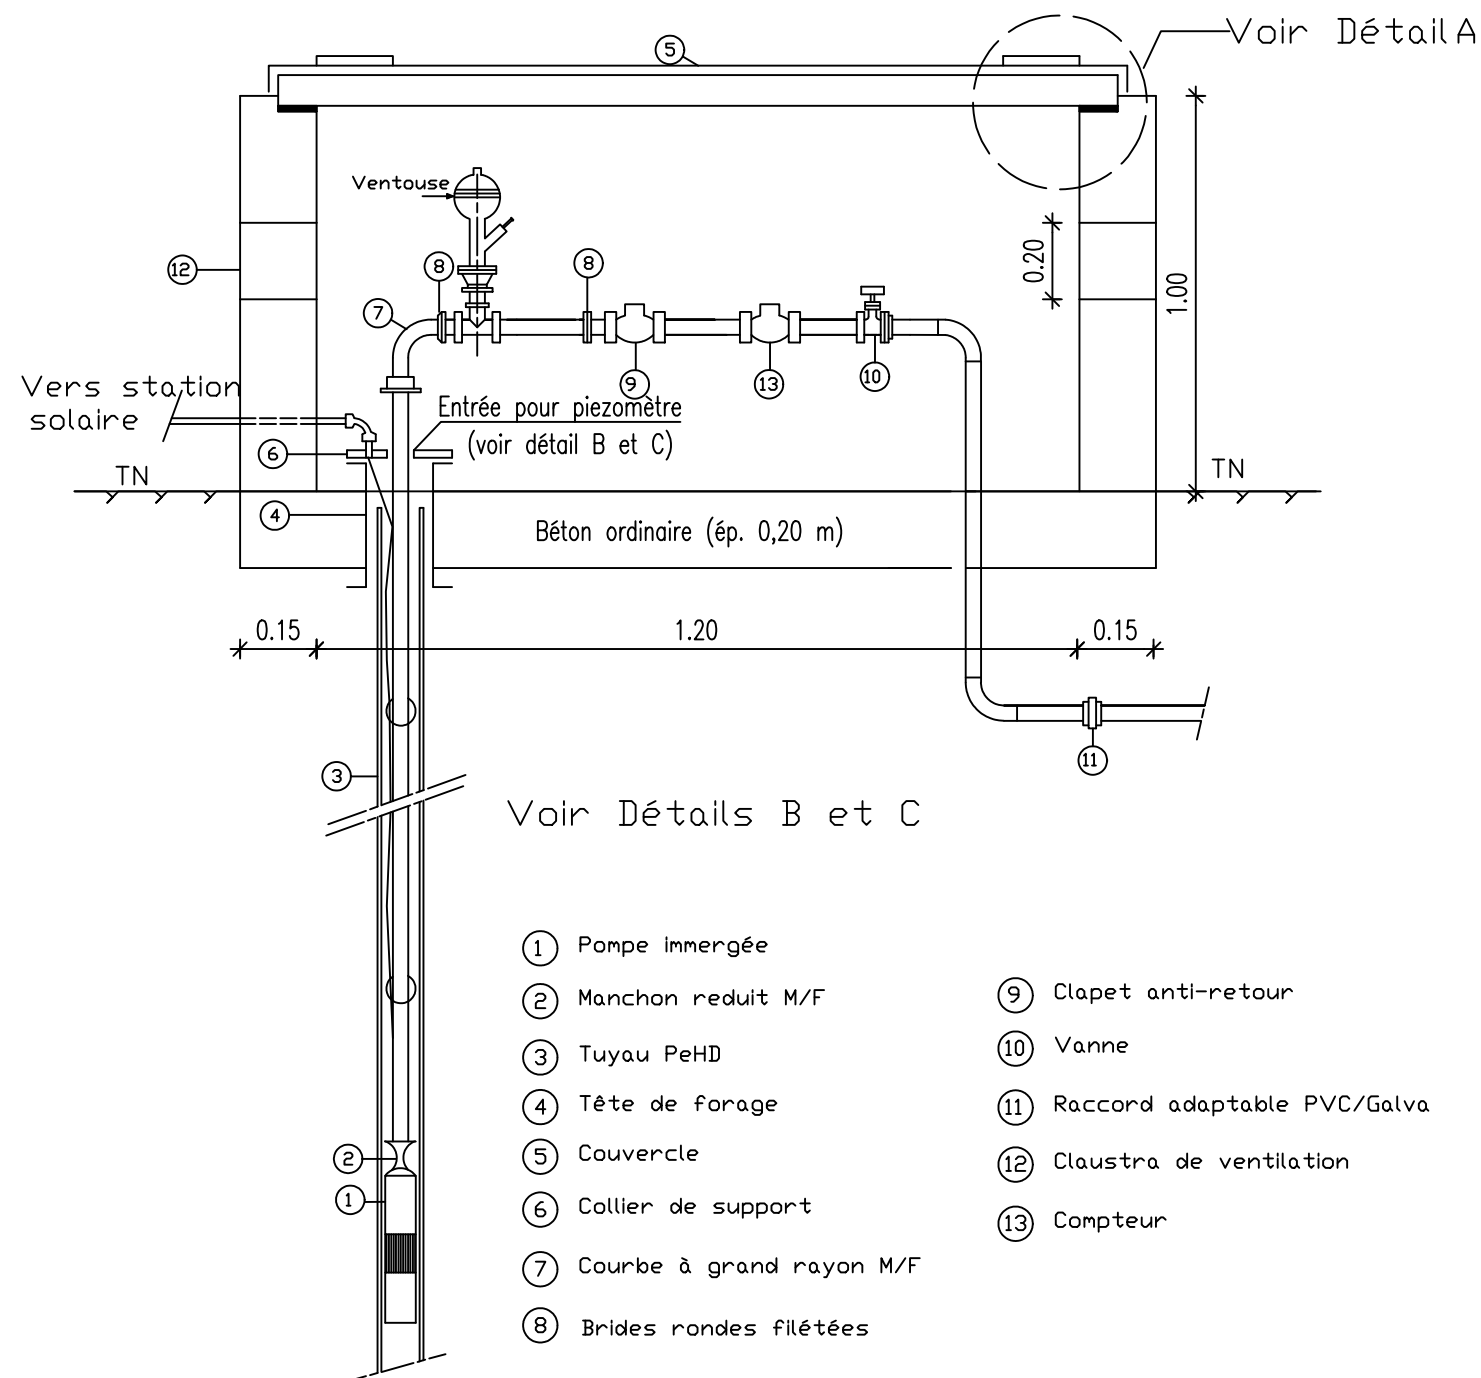


DETAIL A

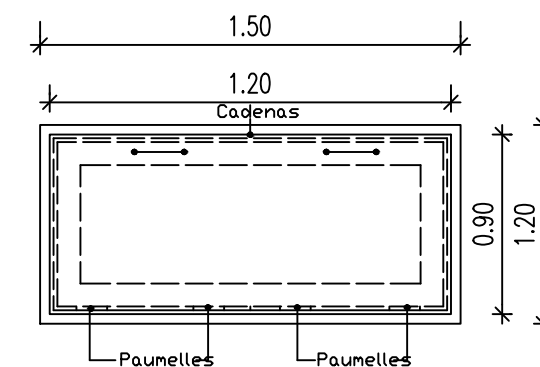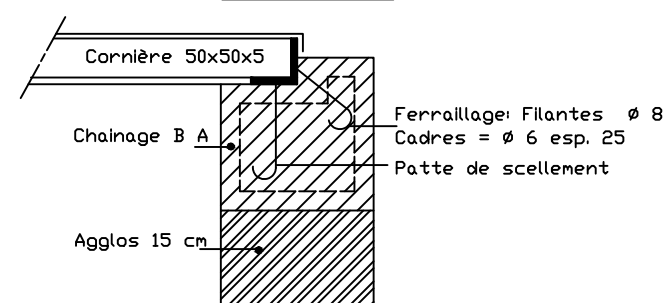


VUE DE DESSUS

DETAIL B 1100

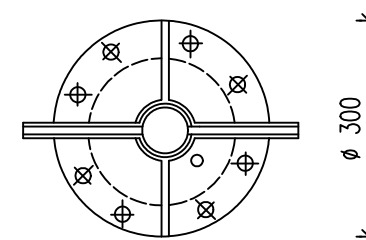

DETAIL C 1100

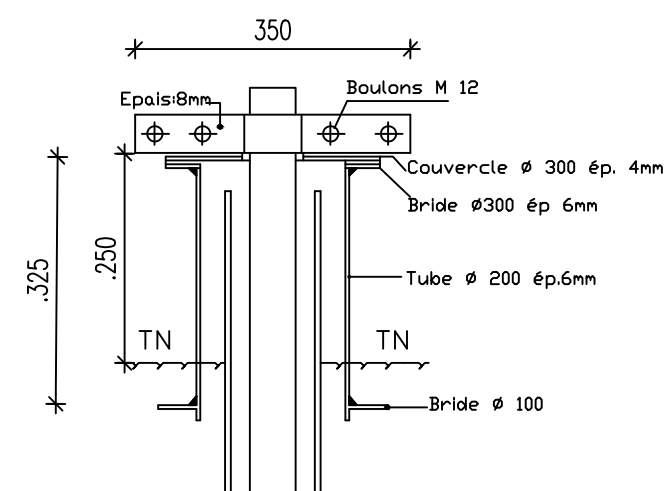

BURKINA FASO



La Patrie ou la mort, Nous Vaincrons

MAITRE D'OUVRAGE



Agence Belge de Développement

BP 138 Ouagadougou
T + 226 25 33 31 54 | burkinafaso@enabel.b

BUREAU D'ETUDES



Générale de
l'Ingénierie pour le
Développement

06 BP 9271 Ouagadougou 06
Tél : (+226) 65 87 46 46 Email : gidconseils@yahoo.fr
BURKINA FASO

Etudes et suivi-contrôle des travaux d'alimentation en eau des jardins nutritifs, des centres d'innovation et la réalisation de 04 forages équipés de PMH dans les communes d'intervention du Portefeuille Thématique Climat Sahel (PTCS) – volet Burkina Faso

-Lot 1 : Etudes et suivi-contrôle des travaux d'alimentation en eau des jardins nutritifs, des centres d'innovation dans les communes d'intervention du PTCS - volet Burkina Faso

POSTE D'EAU AUTONOME (PEA) DU CENTRE DE LOISIR DE BOUSSOUMA
(commune de Boussouma, province du Sandbondtenga, région des Koulés)


Août 2026

Plan N°: BOUS-2


Rapport définitif

TITRE : Regard de tête de forage


ECHELLE : 1 / 100

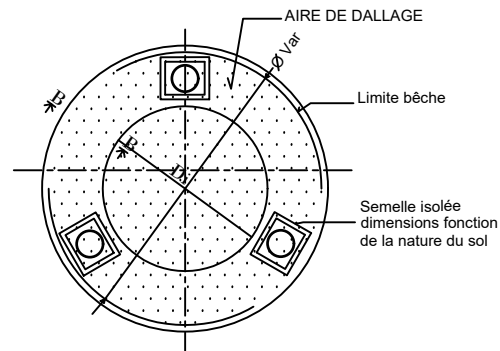


VUE EN PLAN-FONDATION

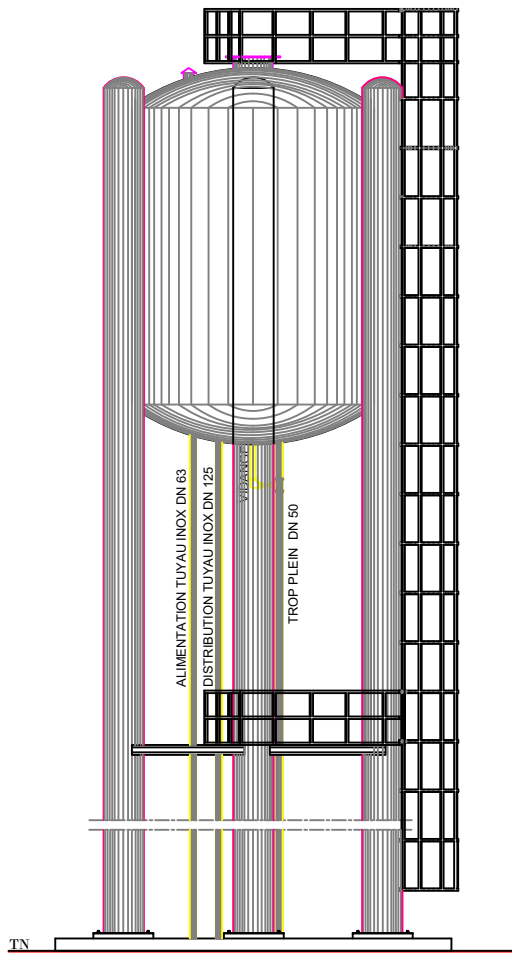


VUE DE FACE

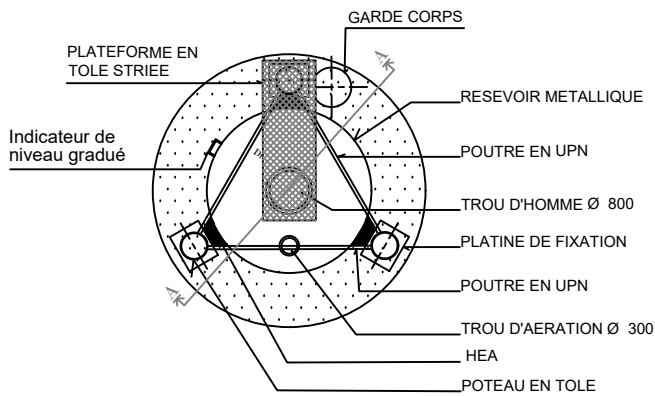

VUE DE DESSUS

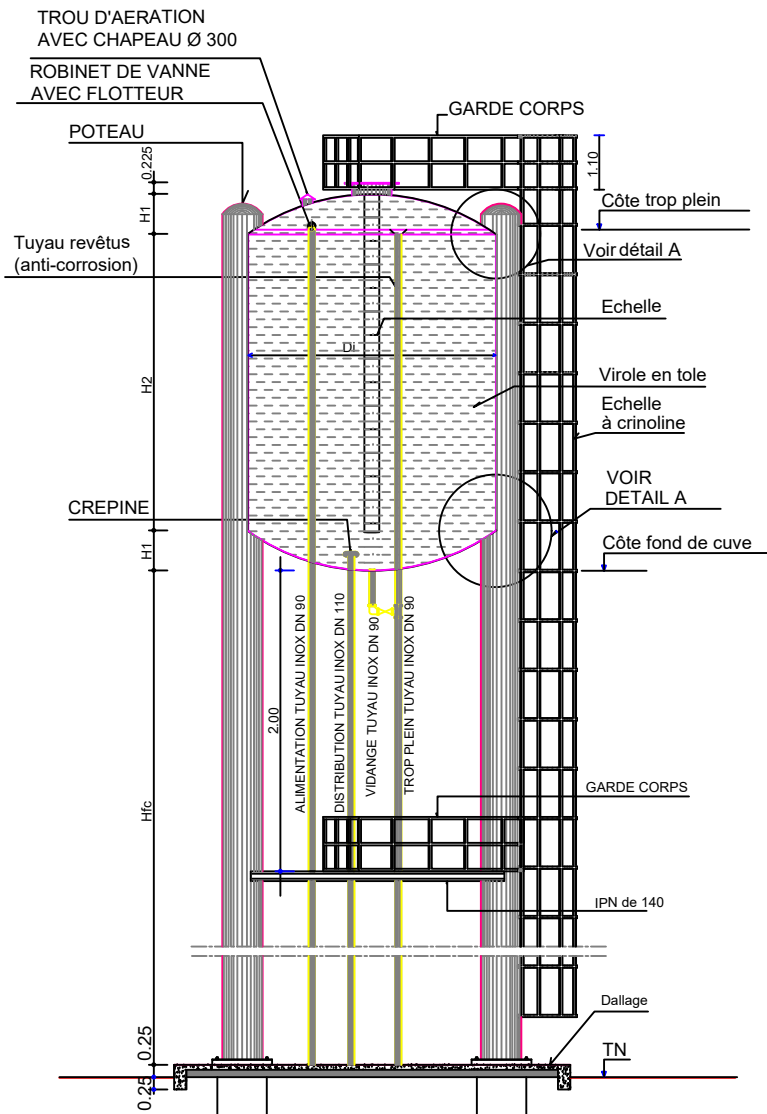

COUPE A - A

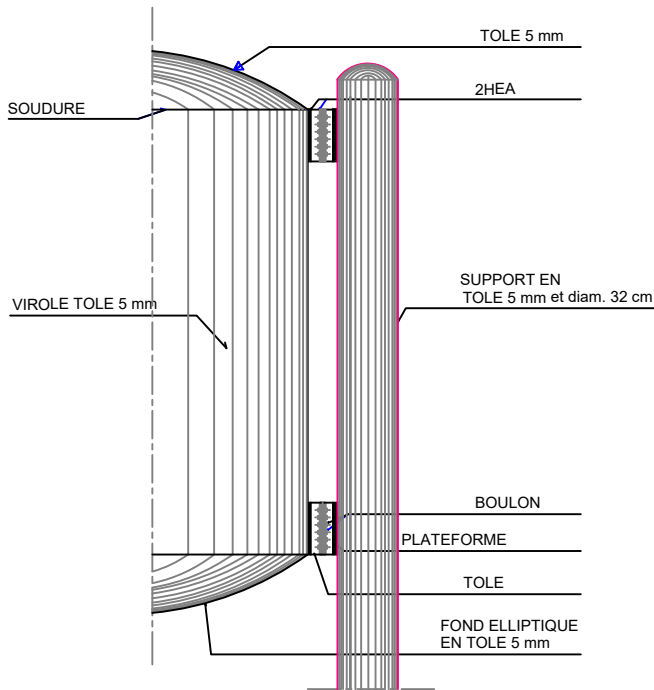

DETAIL A

Capacité	H1 (m)	H2 (m)	Di (m)	Hfc (m)
10 m3	0.30	2.20	2.40	10.00

BURKINA FASO



La Patrie ou la mort, Nous Vaincrons

MAITRE D'OUVRAGE



Agence Belge de Développement

BP 138 Ouagadougou
T + 226 25 33 31 54 | burkinafaso@enabel.b

BUREAU D'ETUDES



Générale de
l'Ingénierie pour le
Développement


06 BP 9271 Ouagadougou 06
Tél : (+226) 65 87 46 46 Email : gidconseils@yahoo.fr
BURKINA FASO

Etudes et suivi-contrôle des travaux d'alimentation en eau des jardins nutritifs, des centres d'innovation et la réalisation de 04 forages équipés de PMH dans les communes d'intervention du Portefeuille Thématique Climat Sahel (PTCS) – volet Burkina Faso


-Lot 1 : Etudes et suivi-contrôle des travaux d'alimentation en eau des jardins nutritifs, des centres d'innovation dans les communes d'intervention du PTCS - volet Burkina Faso

POSTE D'EAU AUTONOME (PEA) DU CENTRE DE LOISIR DE BOUSSOUMA
(commune de Boussouma, province du Sandbondtenga, région des Koulisé)


Août 2026	Plan N°: BOUS-3	ECHELLE : 1 / 100
Rapport définitif	TITRE : Château d'eau métallique de 10 m3	

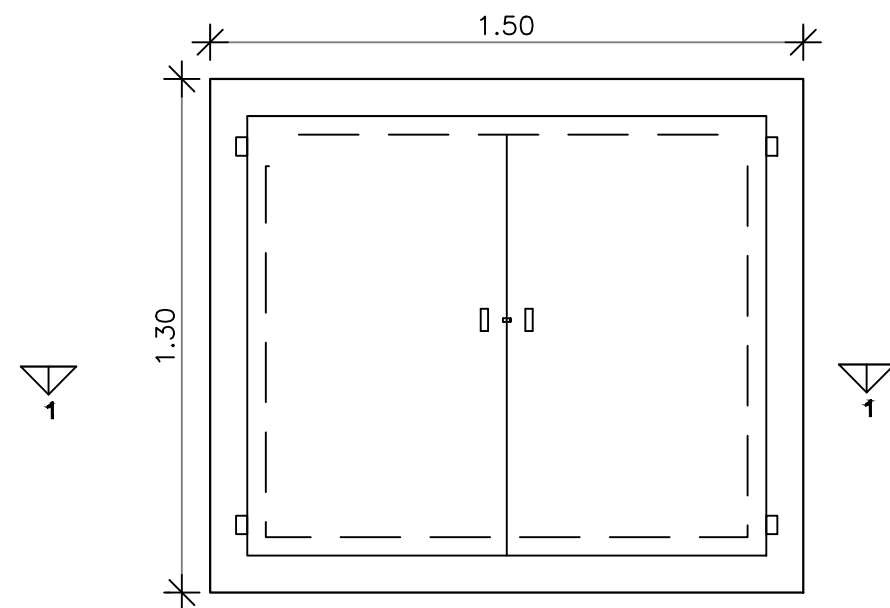

VUE EN PLAN

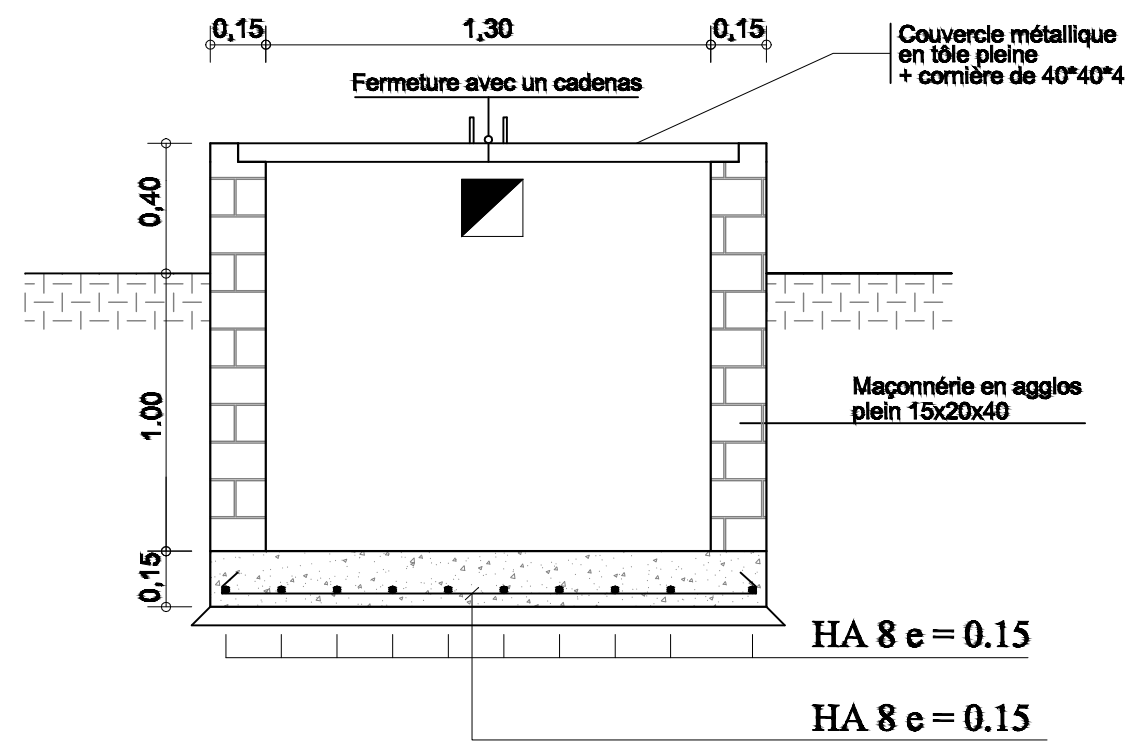

COUPE 1 - 1

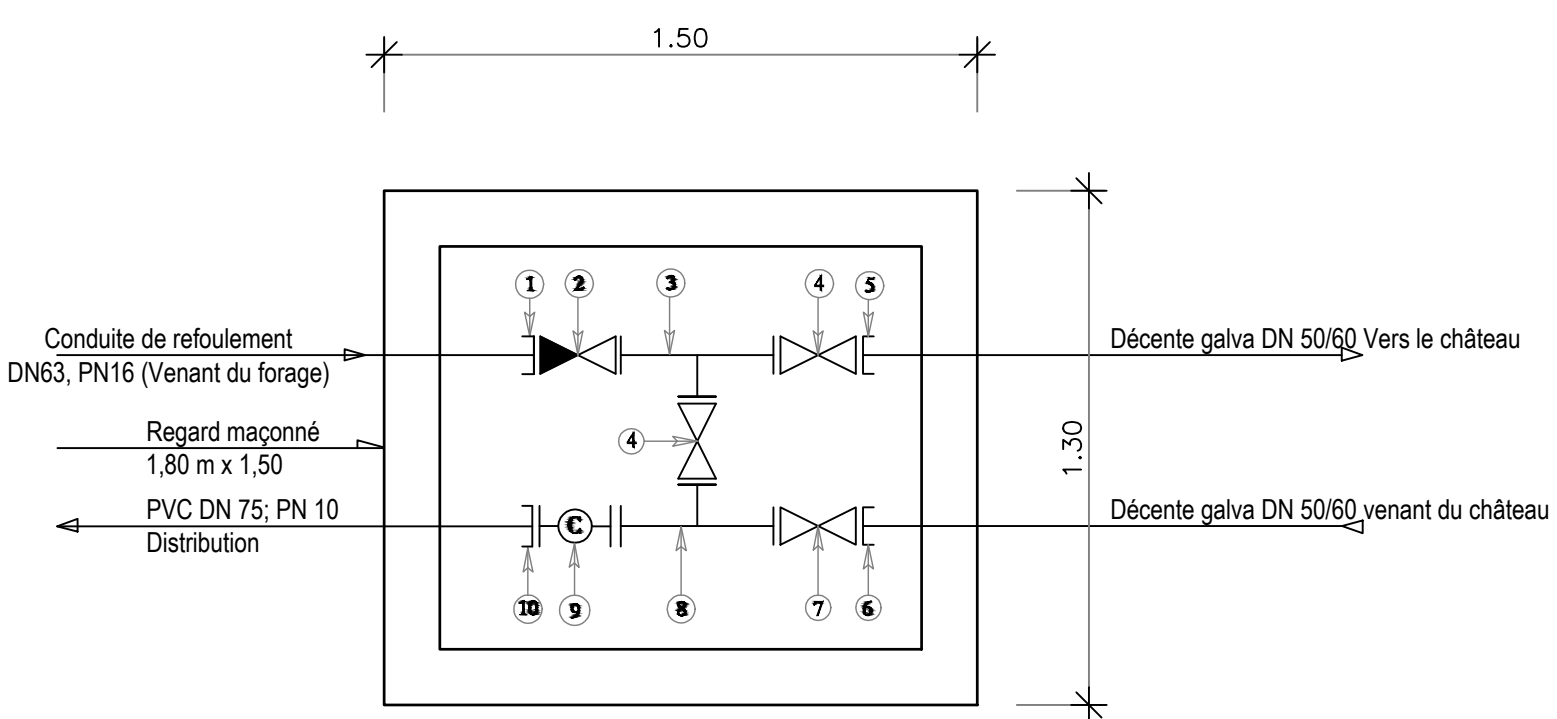

SCHEMA DES PIECES DU BY-PASS

Pièces N°	Désignation	Matériaux	Quantité
1	Adaptateur à bride DN63	Fonte	01
2	Clapet anti-retour DN63	Fonte	01
3	Té fonte égal à brides DN63	Fonte	01
4	Robinet vanne à brides DN63	Fonte	02
5	Bride à souder DN63	Galva	01
6	Bride à souder DN63	Galva	01
7	Robinet vanne à brides DN63	Fonte	01
8	Té fonte égal à brides DN 63/63/63	Fonte	01
9	Compteur à bride DN 63	Fonte	01
10	Adaptateur à bride DN63 avec reducteur DN 75/63	Fonte	01

BURKINA FASO



La Patrie ou la mort, Nous Vaincrons

MAITRE D'OUVRAGE



Agence Belge de Développement

BP 138 Ouagadougou
T + 226 25 33 31 54 | burkinafaso@enabel.b

BUREAU D'ETUDES



Générale de
l'Ingénierie pour le
Développement

06 BP 9271 Ouagadougou 06
Tél : (+226) 65 87 46 46 Email : gidconseils@yahoo.fr
BURKINA FASO

Etudes et suivi-contrôle des travaux d'alimentation en eau des jardins nutritifs, des centres d'innovation et la réalisation de 04 forages équipés de PMH dans les communes d'intervention du Portefeuille Thématique Climat Sahel (PTCS) – volet Burkina Faso



-Lot 1 : Etudes et suivi-contrôle des travaux d'alimentation en eau des jardins nutritifs, des centres d'innovation dans les communes d'intervention du PTCS - volet Burkina Faso

POSTE D'EAU AUTONOME (PEA) DU CENTRE DE LOISIR DE BOUSSOUMA
(commune de Boussouma, province du Sandbondtenga, région des Koulés)


Août 2026 Plan N°: BOUS-4 ECHELLE : 1 / 100

Rapport définitif TITRE : Regard de by pass au pied du château d'eau

DALLETE DE FERMETURE DU REGARD

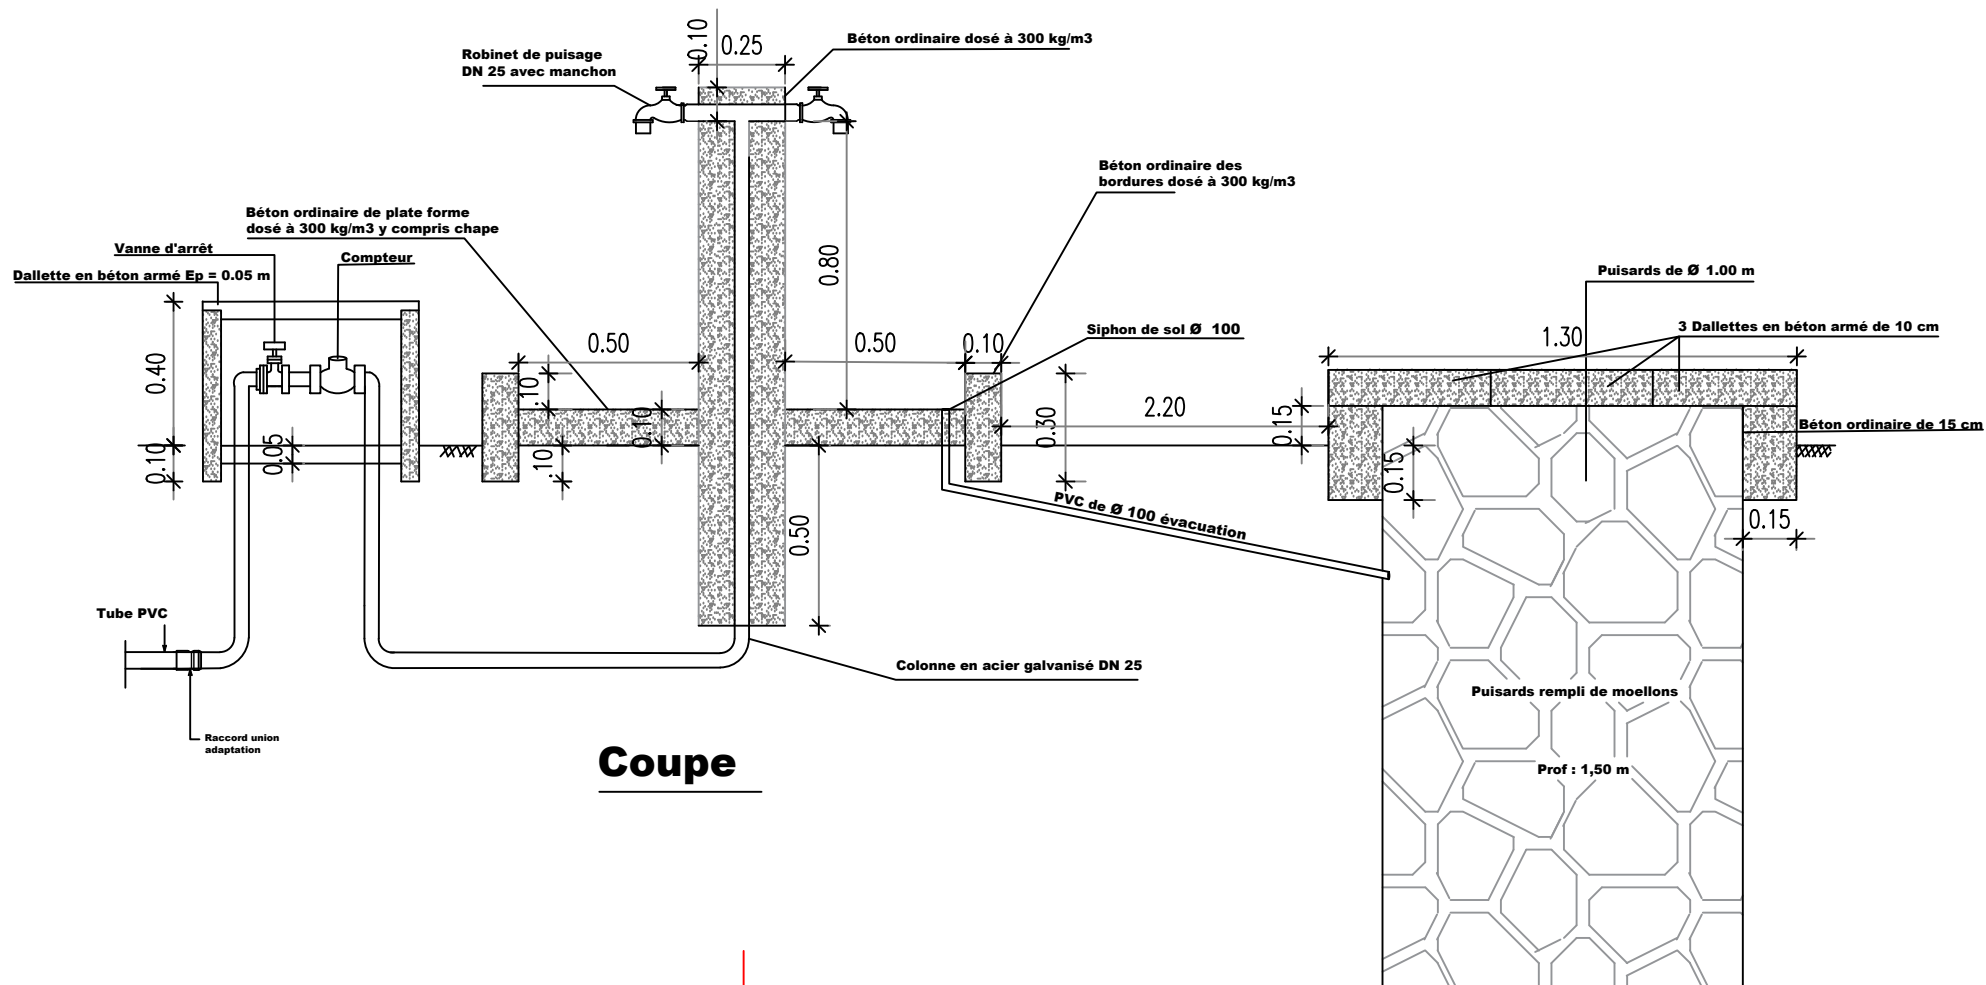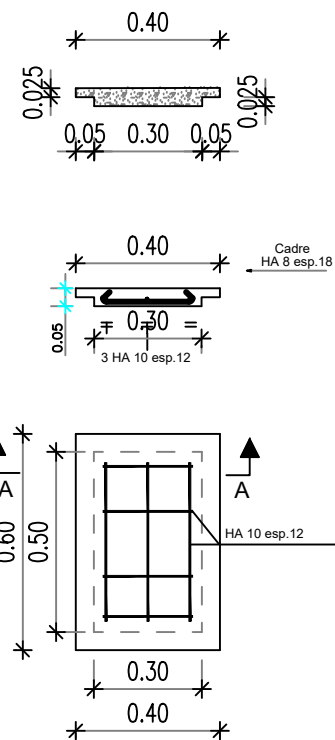


Coupe

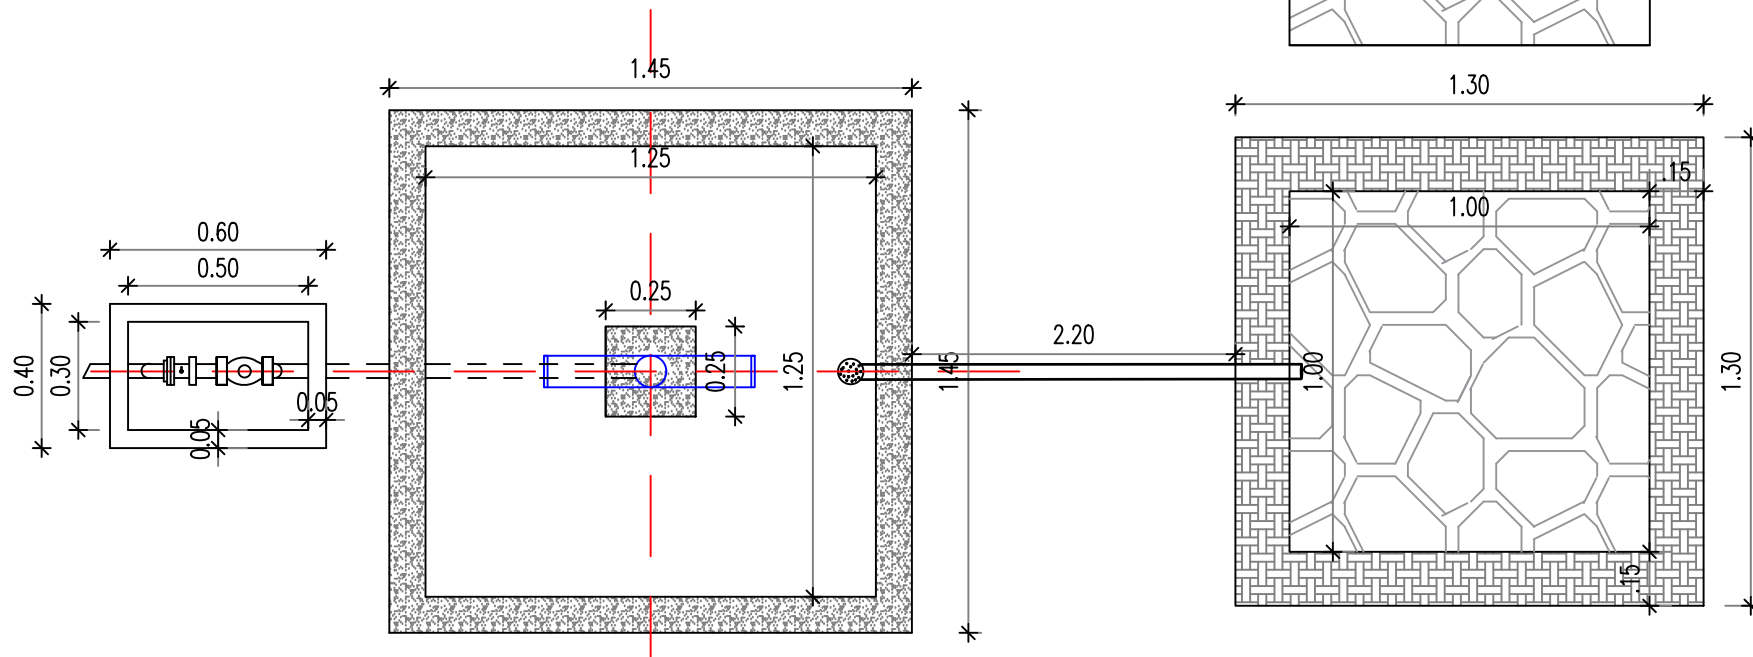

Vue en plan

DALLETE SUR PUISARD

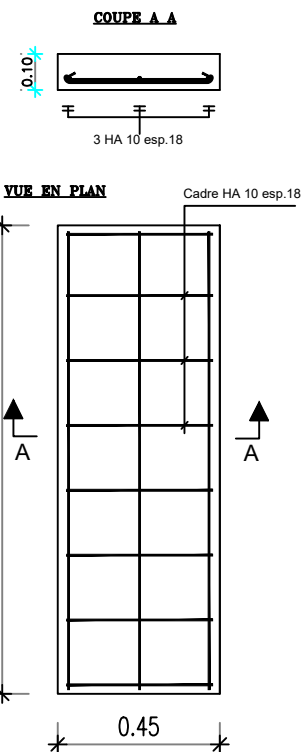

BURKINA FASO



La Patrie ou la mort, Nous Vaincrons

MAITRE D'OUVRAGE



Agence Belge de Développement

BP 138 Ouagadougou
T + 226 25 33 31 54 | burkinafaso@enabel.b

BUREAU D'ETUDES



Générale de
l'Ingénierie pour le
Développement

06 BP 9271 Ouagadougou 06
Tél : (+226) 65 87 46 46 Email : gidconseils@yahoo.fr
BURKINA FASO

Etudes et suivi-contrôle des travaux d'alimentation en eau des jardins nutritifs, des centres d'innovation et la réalisation de 04 forages équipés de PMH dans les communes d'intervention du Portefeuille Thématique Climat Sahel (PTCS) – volet Burkina Faso

-Lot 1 : Etudes et suivi-contrôle des travaux d'alimentation en eau des jardins nutritifs, des centres d'innovation dans les communes d'intervention du PTCS - volet Burkina Faso

POSTE D'EAU AUTONOME (PEA) DU CENTRE DE LOISIR DE BOUSSOUMA
(commune de Boussouma, province du Sandbondtenga, région des Koulésé)


Août 2026

Plan N°: BOUS-5



ECHELLE : 1 / 100

Rapport définitif



TITRE : Robinet de puisage

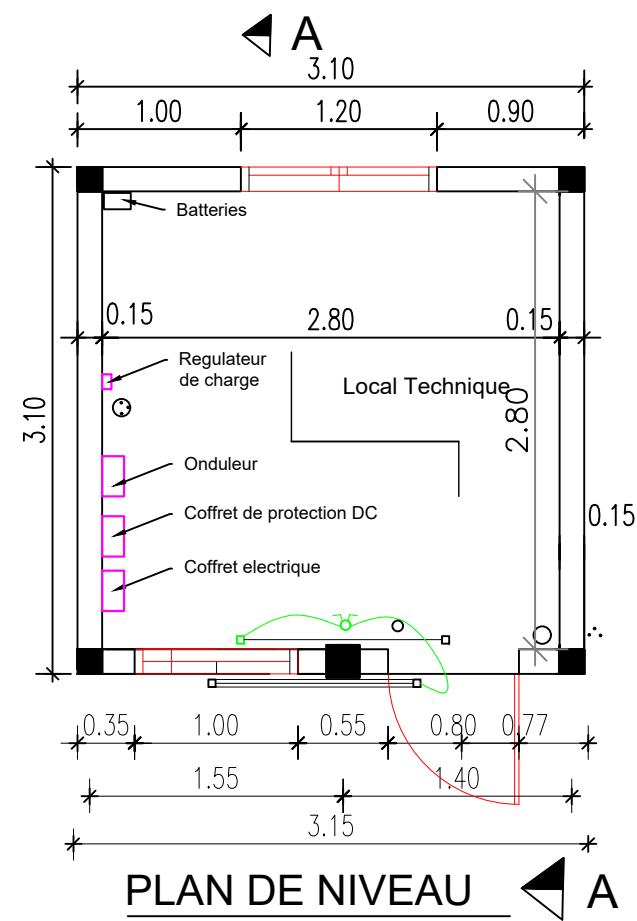

PLAN DE NIVEAU

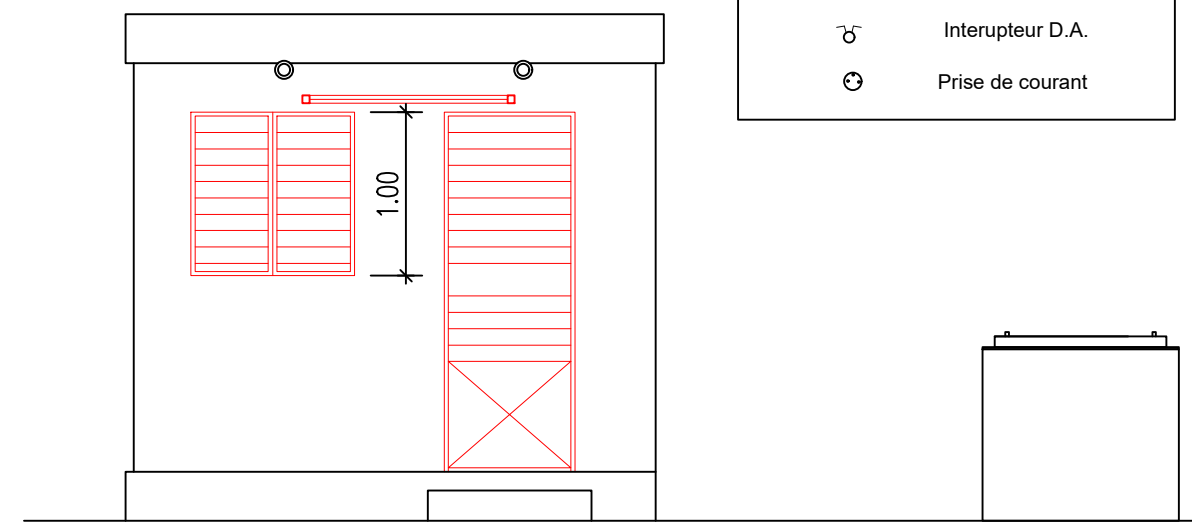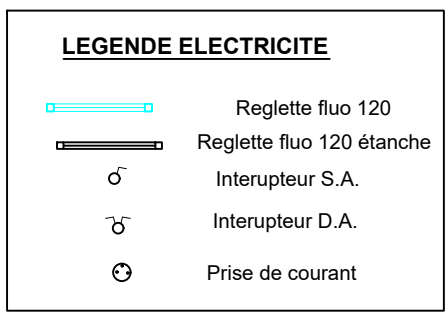

FACADE PRINCIPALE

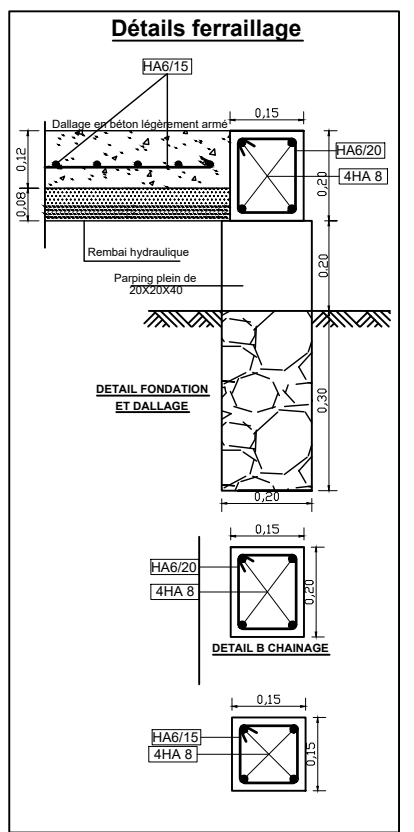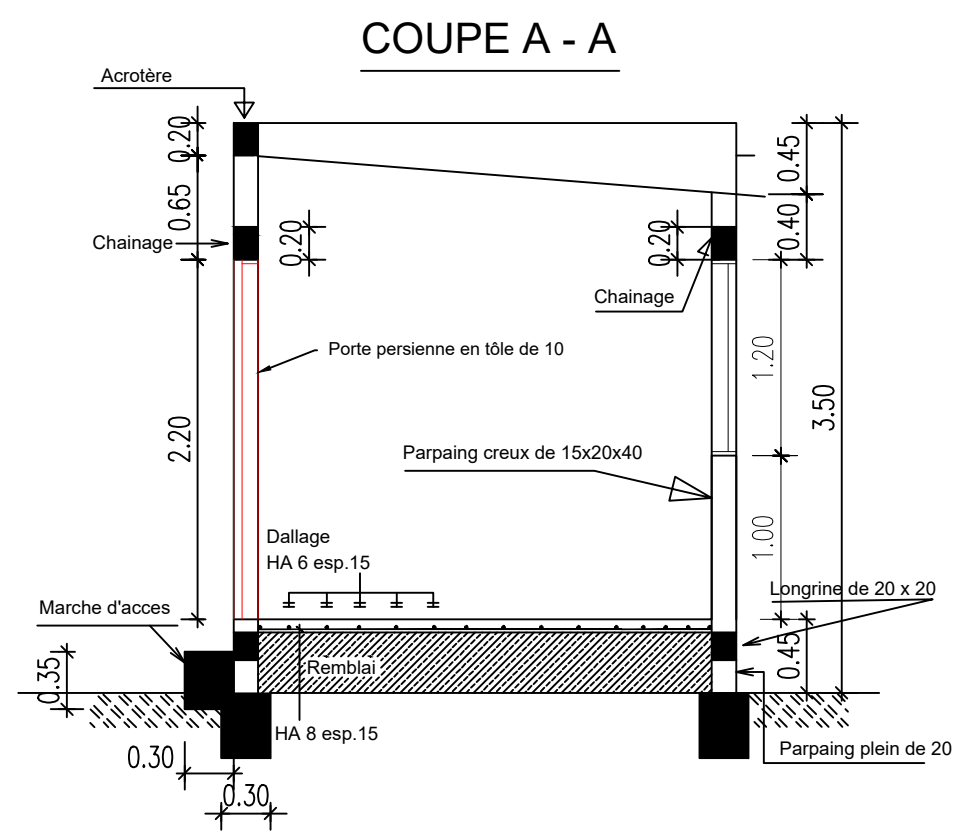

DETAIL A POTEAU

BURKINA FASO



La Patrie ou la mort, Nous Vaincrons

MAITRE D'OUVRAGE



Agence Belge de Développement

BP 138 Ouagadougou
T + 226 25 33 31 54 | burkinafaso@enabel.b

BUREAU D'ETUDES



Générale de
l'Ingénierie pour le
Développement

06 BP 9271 Ouagadougou 06
Tél : (+226) 65 87 46 46 Email : gidconseils@yahoo.fr
BURKINA FASO

Etudes et suivi-contrôle des travaux d'alimentation en eau des jardins nutritifs, des centres d'innovation et la réalisation de 04 forages équipés de PMH dans les communes d'intervention du Portefeuille Thématique Climat Sahel (PTCS) – volet Burkina Faso

-Lot 1 : Etudes et suivi-contrôle des travaux d'alimentation en eau des jardins nutritifs, des centres d'innovation dans les communes d'intervention du PTCS - volet Burkina Faso

POSTE D'EAU AUTONOME (PEA) DU CENTRE DE LOISIR DE BOUSSOUMA
(commune de Boussouma, province du Sandbondtenga, région des Koulésé)


Août 2026

Plan N°: BOUS-6


Rapport définitif

TITRE : Local technique

ECHELLE : 1 / 100

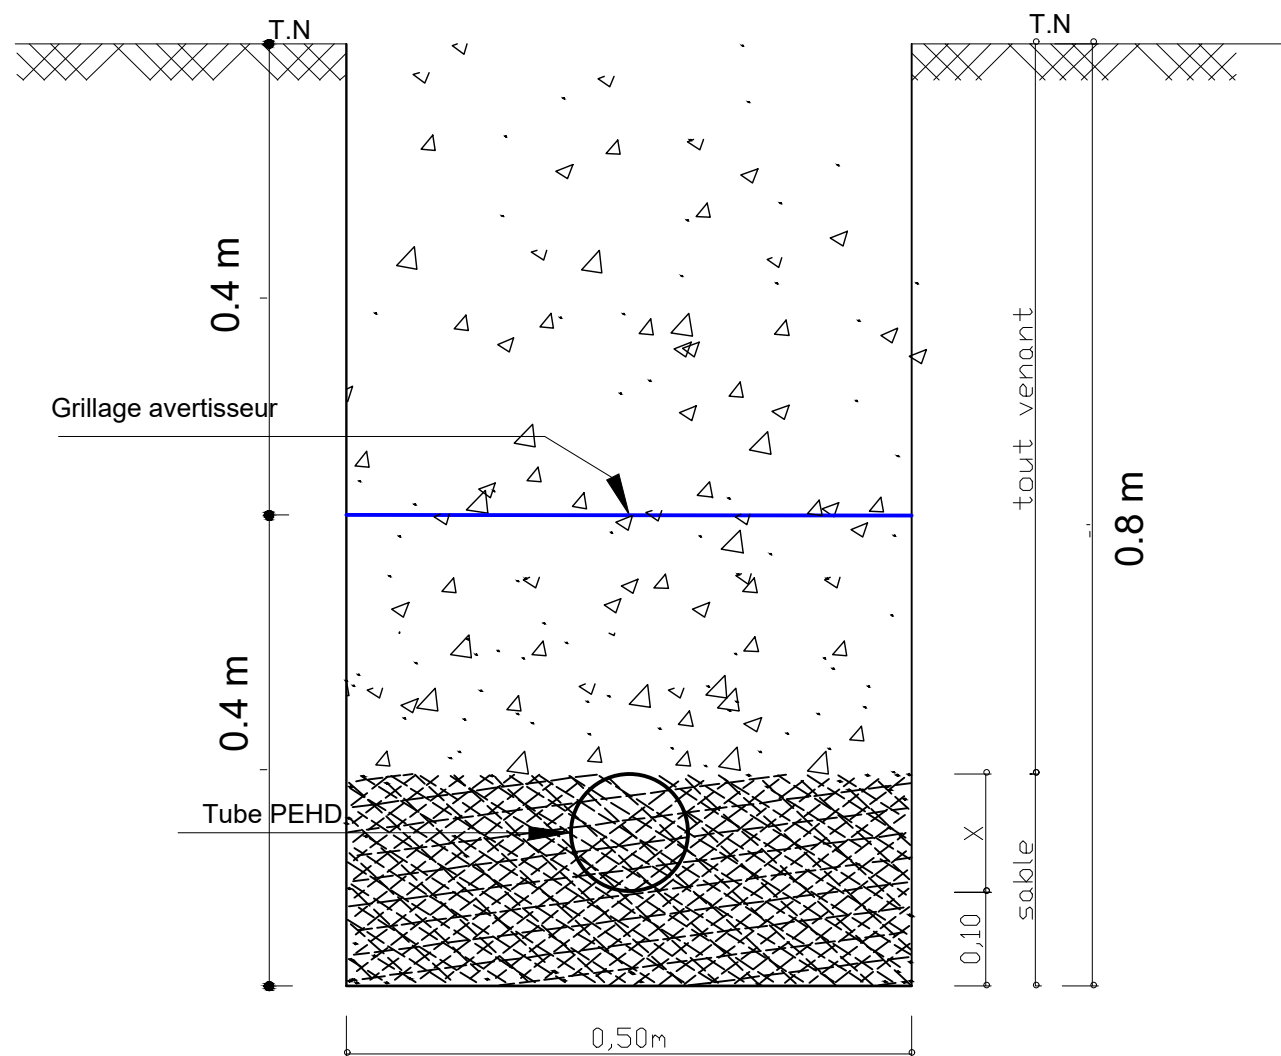

Pose en terrain pierreux

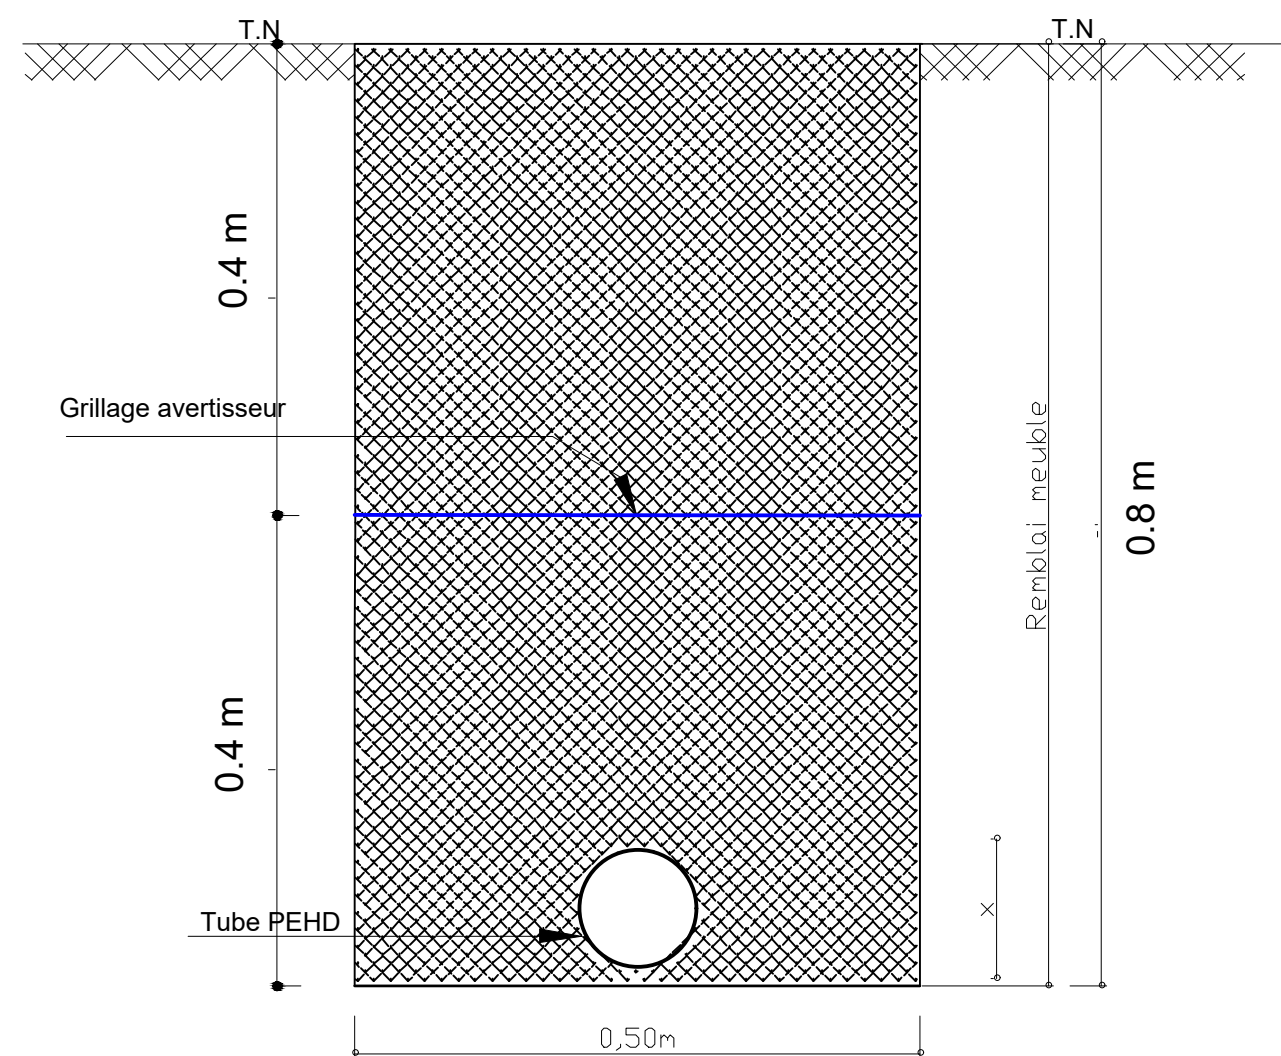

Pose en terrain normal

BURKINA FASO



La Patrie ou la mort, Nous Vaincrons

MAITRE D'OUVRAGE



Agence Belge de Développement

BP 138 Ouagadougou
T + 226 25 33 31 54 | burkinafaso@enabel.b

BUREAU D'ETUDES



**Générale de
l'Ingénierie pour le
Développement**

06 BP 9271 Ouagadougou 06
Tél : (+226) 65 87 46 46 Email : gidconseils@yahoo.fr
BURKINA FASO

Etudes et suivi-contrôle des travaux d'alimentation en eau des jardins nutritifs, des centres d'innovation et la réalisation de 04 forages équipés de PMH dans les communes d'intervention du Portefeuille Thématique Climat Sahel (PTCS) – volet Burkina Faso

-Lot 1 : Etudes et suivi-contrôle des travaux d'alimentation en eau des jardins nutritifs, des centres d'innovation dans les communes d'intervention du PTCS - volet Burkina Faso

POSTE D'EAU AUTONOME (PEA) DU CENTRE DE LOISIR DE BOUSSOUMA
(commune de Boussouma, province du Sandbondtenga, région des Koulssé)



Août 2026

Plan N°: BOUS-7


ECHELLE : 1 / 100

Rapport définitif

TITRE : Tranchée

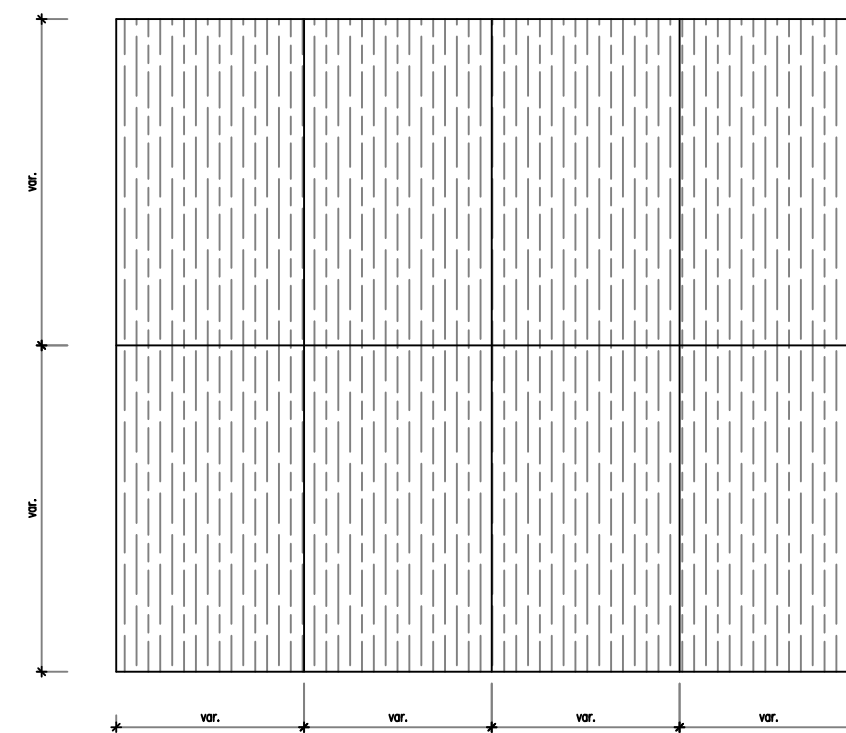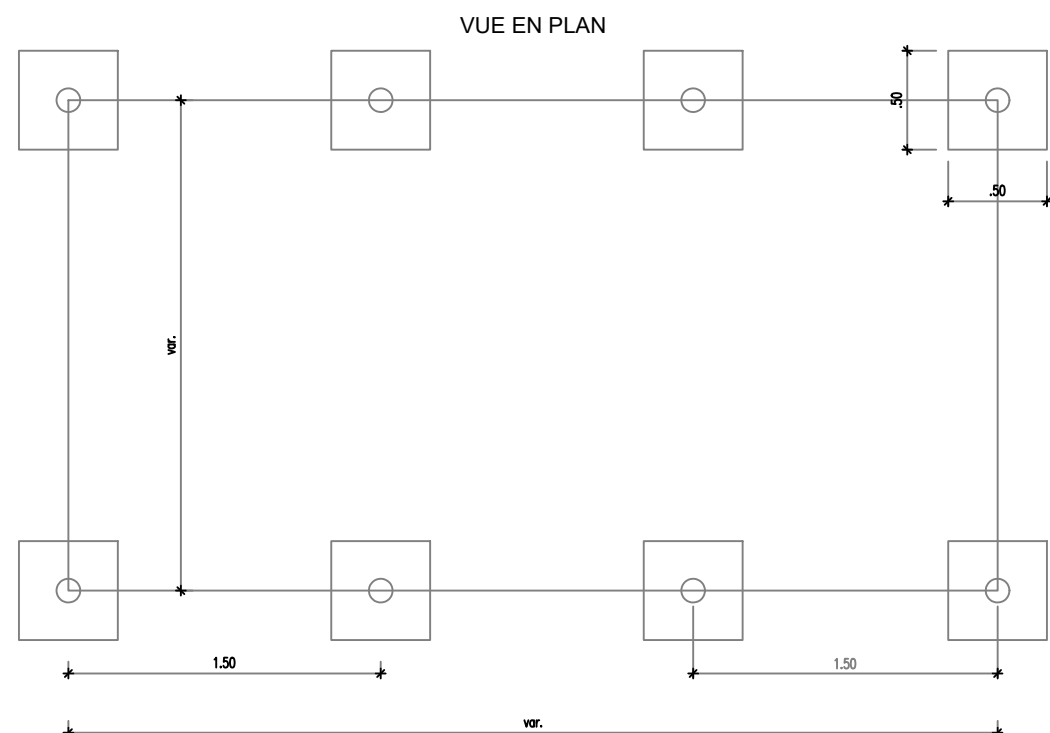

DISPOSITION DES PANNEAUX

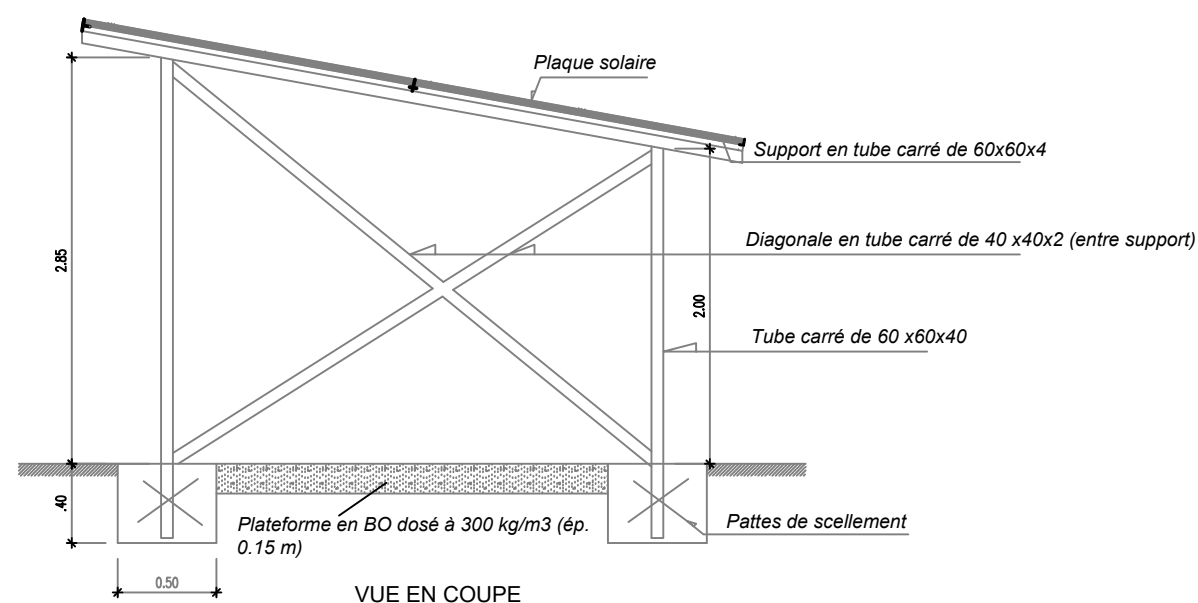

BURKINA FASO



La Patrie ou la mort, Nous Vaincrons

MAITRE D'OUVRAGE



Agence Belge de Développement

BP 138 Ouagadougou
T + 226 25 33 31 54 | burkinafaso@enabel.b

BUREAU D'ETUDES



Générale de
l'Ingénierie pour le
Développement

06 BP 9271 Ouagadougou 06
Tél : (+226) 65 87 46 46 Email : gidconseils@yahoo.fr
BURKINA FASO

Etudes et suivi-contrôle des travaux d'alimentation en eau des jardins nutritifs, des centres d'innovation et la réalisation de 04 forages équipés de PMH dans les communes d'intervention du Portefeuille Thématique Climat Sahel (PTCS) – volet Burkina Faso

-Lot 1 : Etudes et suivi-contrôle des travaux d'alimentation en eau des jardins nutritifs, des centres d'innovation dans les communes d'intervention du PTCS - volet Burkina Faso

POSTE D'EAU AUTONOME (PEA) DU CENTRE DE LOISIR DE BOUSSOUMA
(commune de Boussouma, province du Sandbondtenga, région des Koulisé)




Août 2026

Plan N°: BOUS-8

Rapport définitif

TITRE : Champ solaire

ECHELLE : 1 / 100

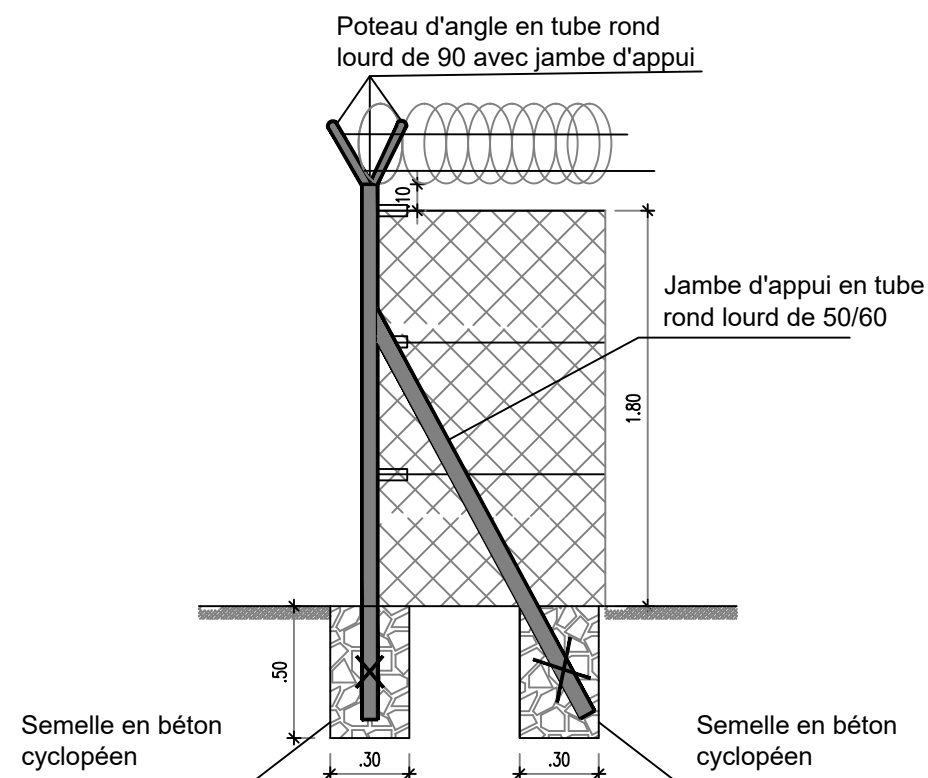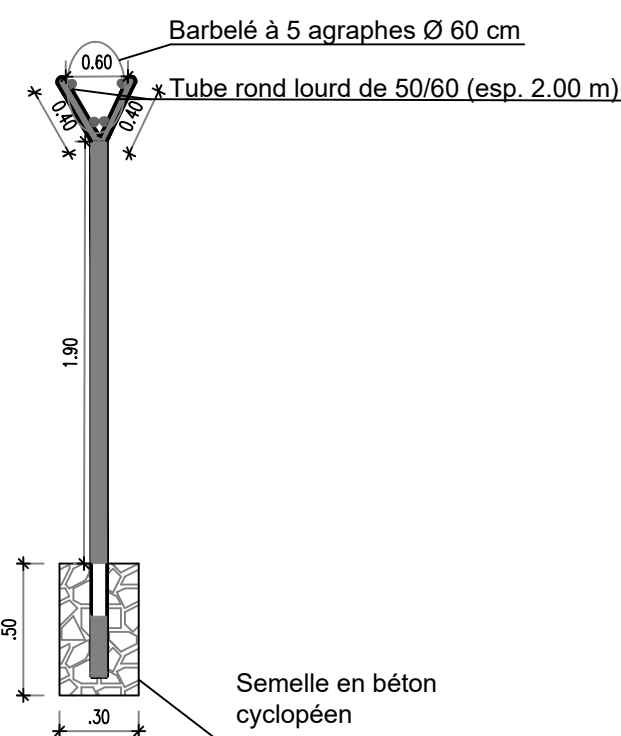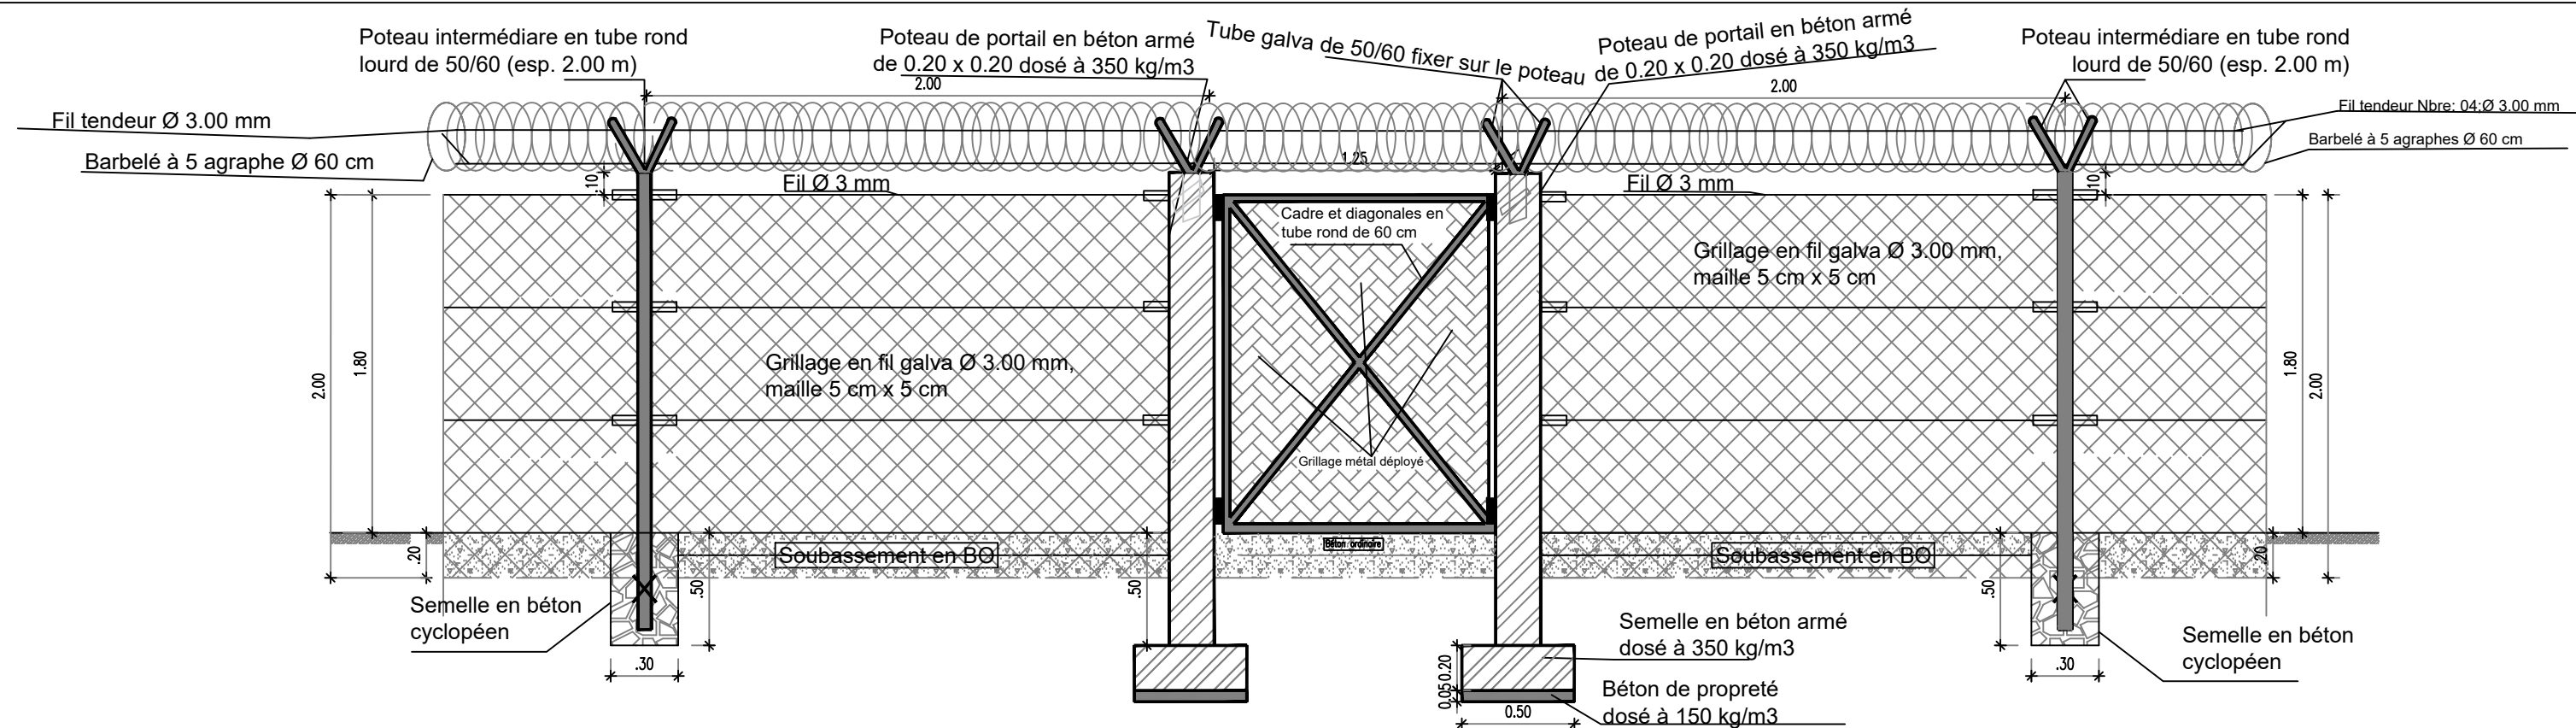

BURKINA FASO



La Patrie ou la mort, Nous Vaincrons

MAITRE D'OUVRAGE



Agence Belge de Développement

BP 138 Ouagadougou
T + 226 25 33 31 54 | burkinafaso@enabel.b

BUREAU D'ETUDES



Générale de
l'Ingénierie pour le
Développement

06 BP 9271 Ouagadougou 06
Tél : (+226) 65 87 46 46 Email : gidconseils@yahoo.fr
BURKINA FASO

Etudes et suivi-contrôle des travaux d'alimentation en eau des jardins nutritifs, des centres d'innovation et la réalisation de 04 forages équipés de PMH dans les communes d'intervention du Portefeuille Thématique Climat Sahel (PTCS) – volet Burkina Faso

-Lot 1 : Etudes et suivi-contrôle des travaux d'alimentation en eau des jardins nutritifs, des centres d'innovation dans les communes d'intervention du PTCS - volet Burkina Faso

POSTE D'EAU AUTONOME (PEA) DU CENTRE DE LOISIR DE BOUSSOUMA
(commune de Boussouma, province du Sandbondtenga, région des Koulés)




Août 2026

Plan N°: BOUS-9

Rapport définitif

TITRE : Clôture grillagée

ECHELLE : 1 / 100

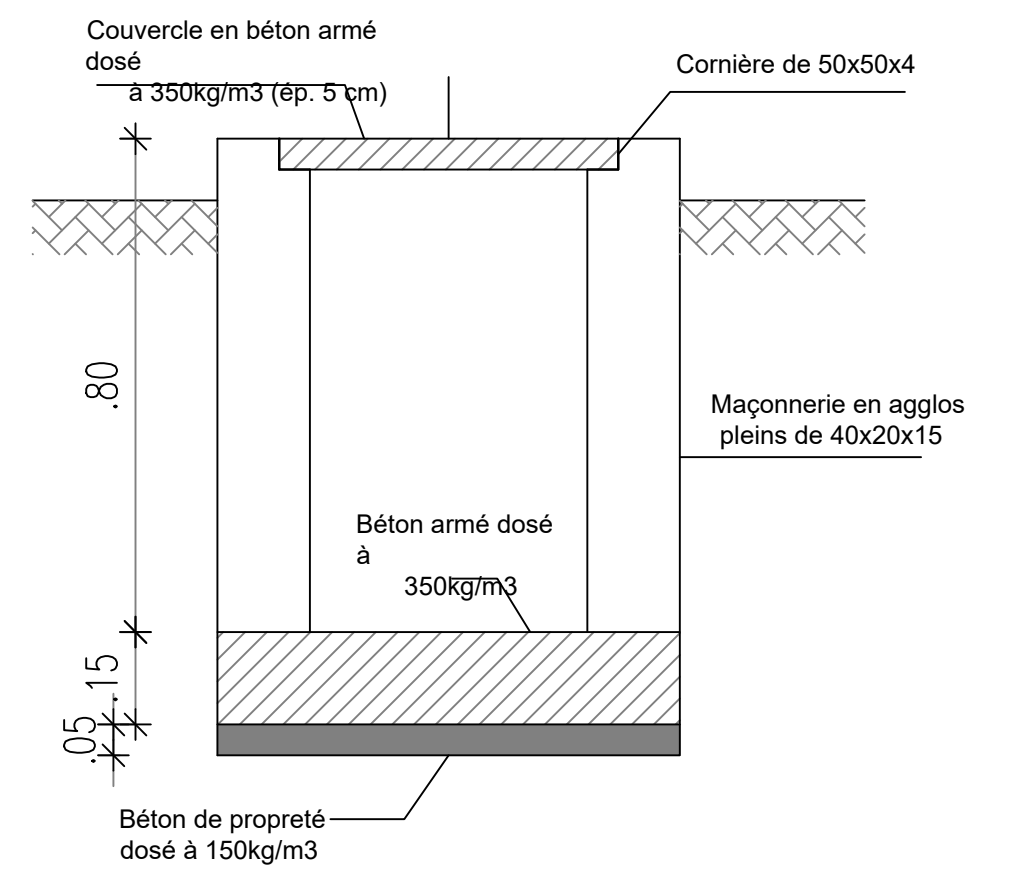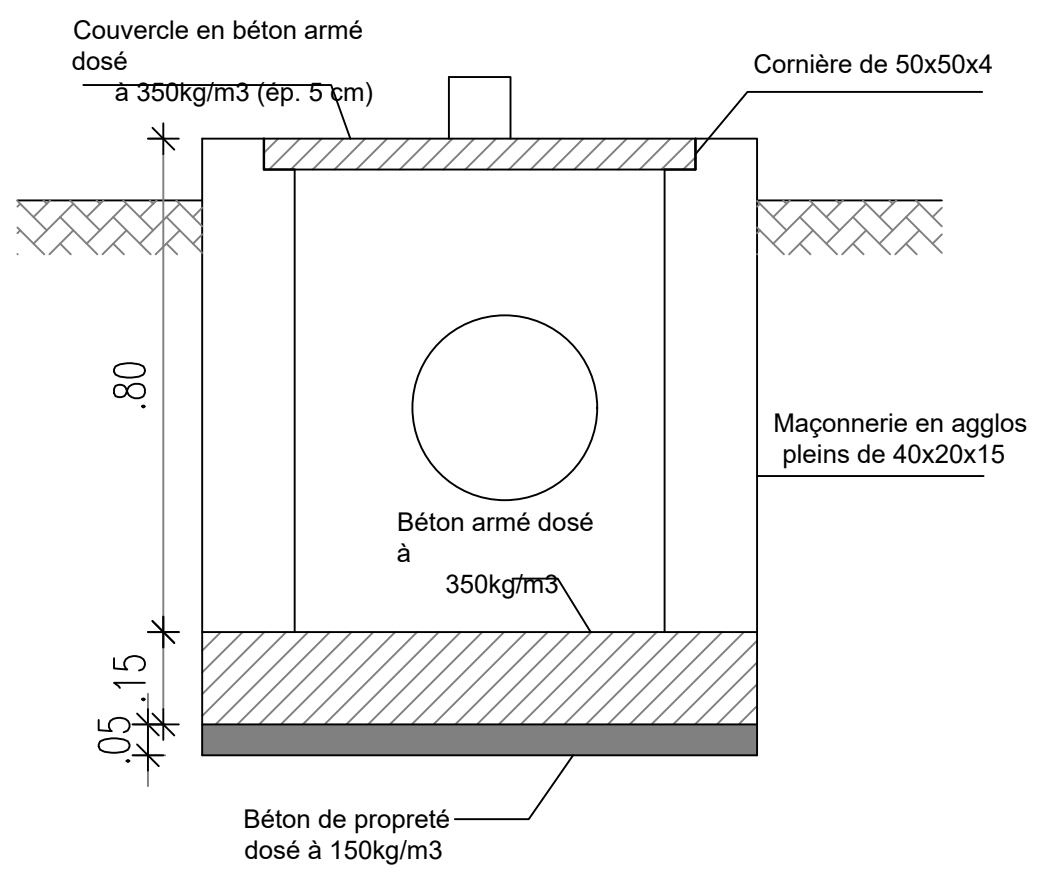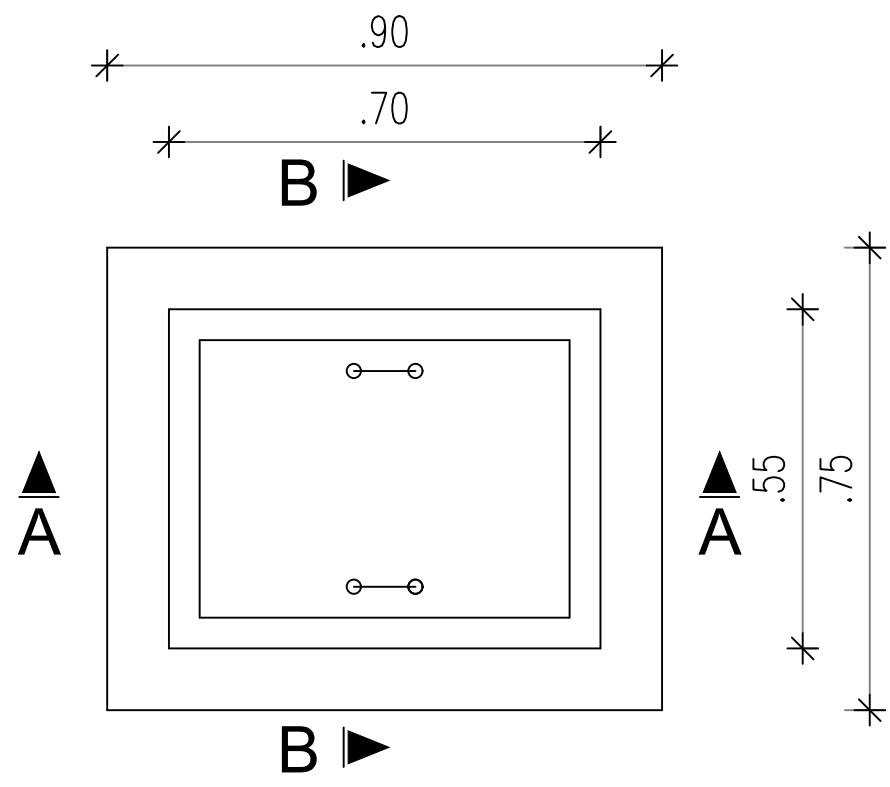

BURKINA FASO



La Patrie ou la mort, Nous Vaincrons

MAITRE D'OUVRAGE



Agence Belge de Développement

BP 138 Ouagadougou
T + 226 25 33 31 54 | burkinafaso@enabel.b

BUREAU D'ETUDES



Générale de
l'Ingénierie pour le
Développement

06 BP 9271 Ouagadougou 06
Tél : (+226) 65 87 46 46 Email : gidconseils@yahoo.fr
BURKINA FASO

Etudes et suivi-contrôle des travaux d'alimentation en eau des jardins nutritifs, des centres d'innovation et la réalisation de 04 forages équipés de PMH dans les communes d'intervention du Portefeuille Thématique Climat Sahel (PTCS) – volet Burkina Faso

-Lot 1 : Etudes et suivi-contrôle des travaux d'alimentation en eau des jardins nutritifs, des centres d'innovation dans les communes d'intervention du PTCS - volet Burkina Faso

POSTE D'EAU AUTONOME (PEA) DU CENTRE DE LOISIR DE BOUSSOUMA
(commune de Boussouma, province du Sandbondtenga, région des Koulssé)

Août 2026

Plan N°: BOUS-10

ECHELLE : 1 / 100

Rapport définitif

TITRE : Regard de reservation de vannes